




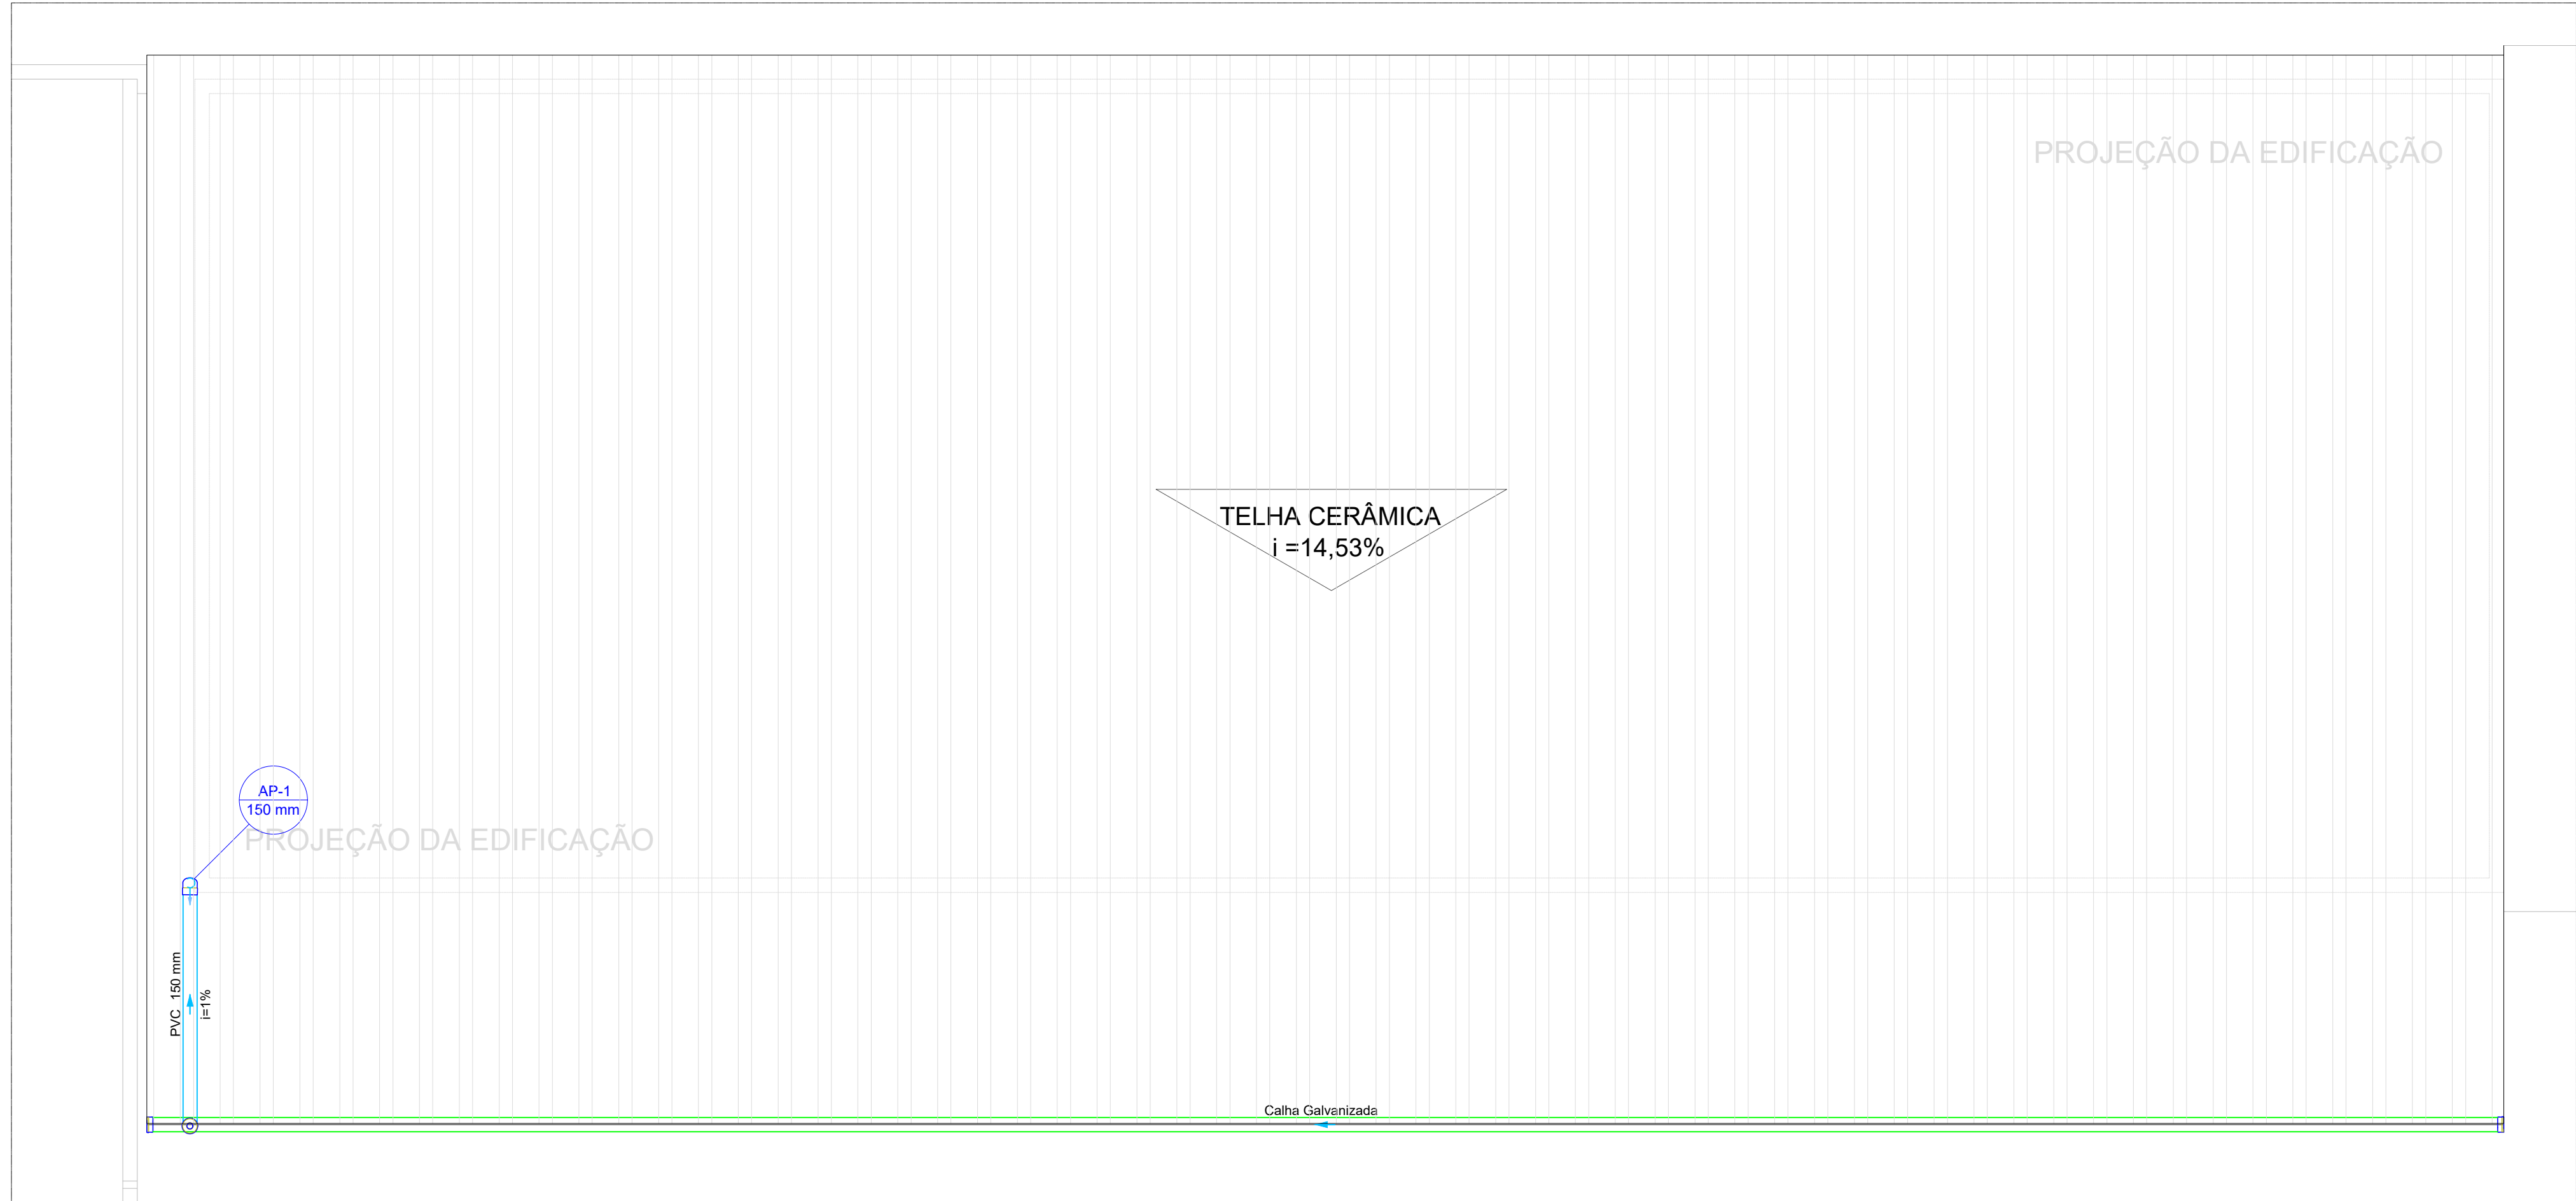


01 PLANTA DE COBERTA
ESCALA 1/50

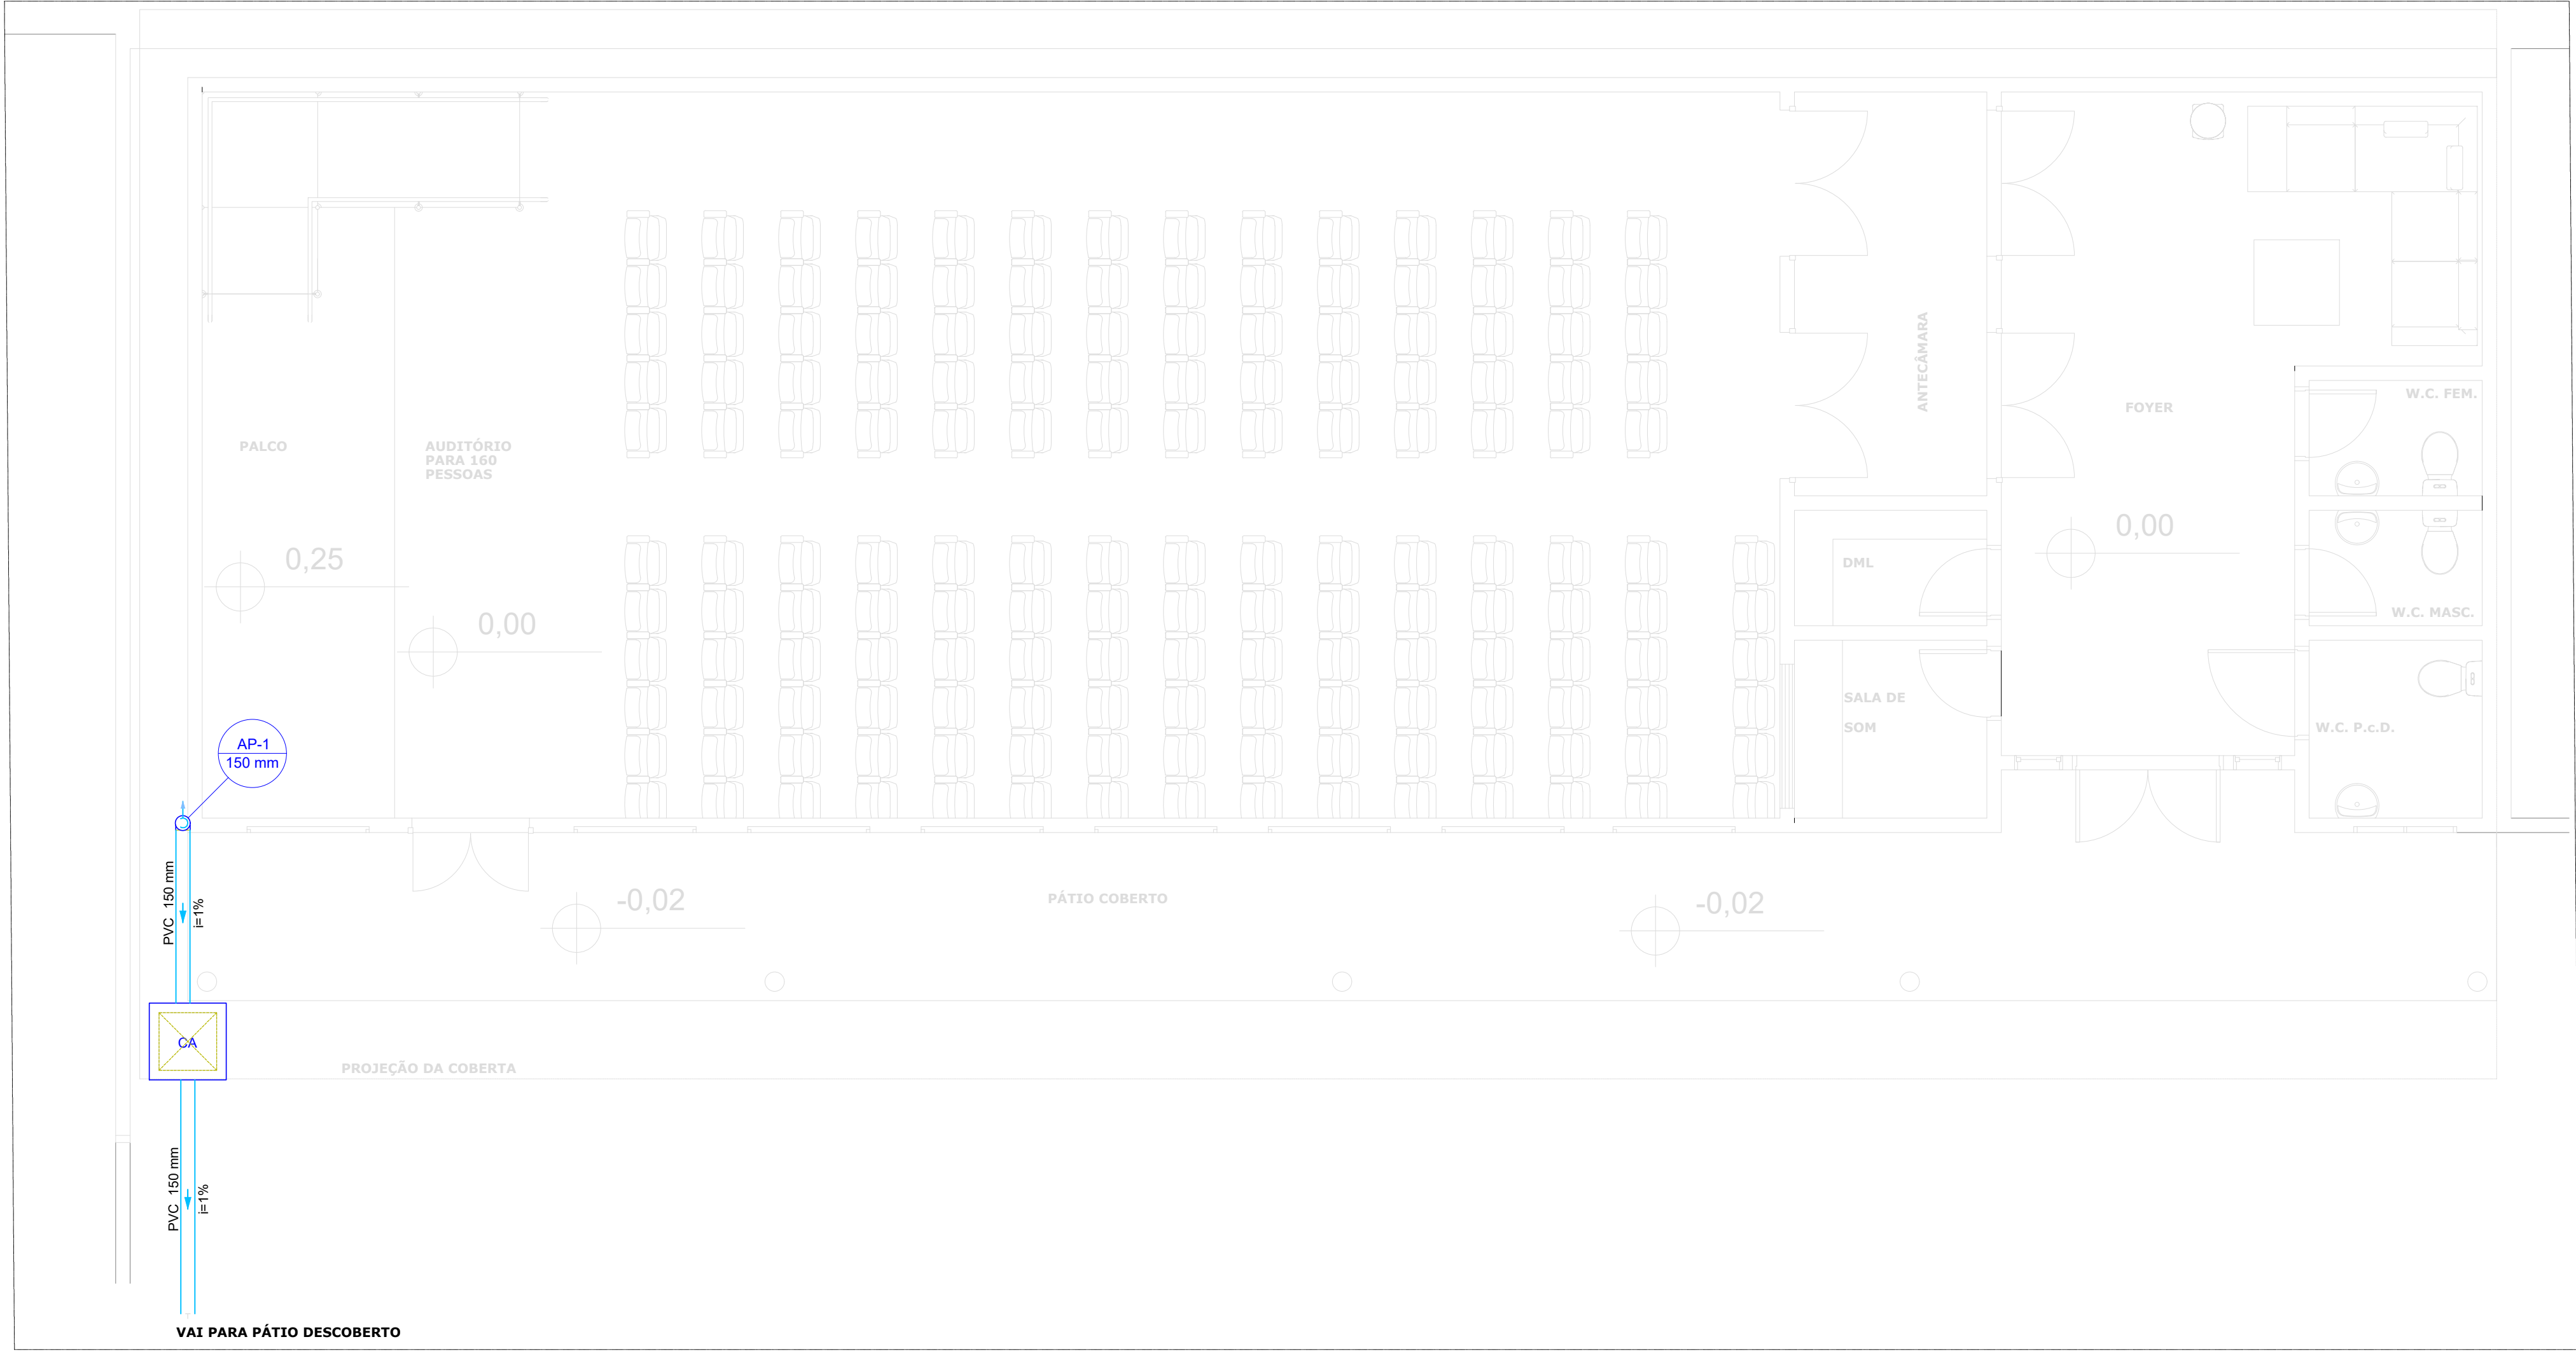


02 PLANTA BAIXA
ESCALA 1/50

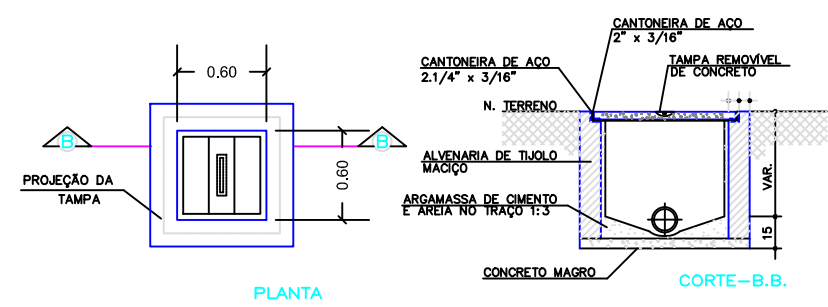

03 DETALHE DA CAIXA
SEM ESCALA

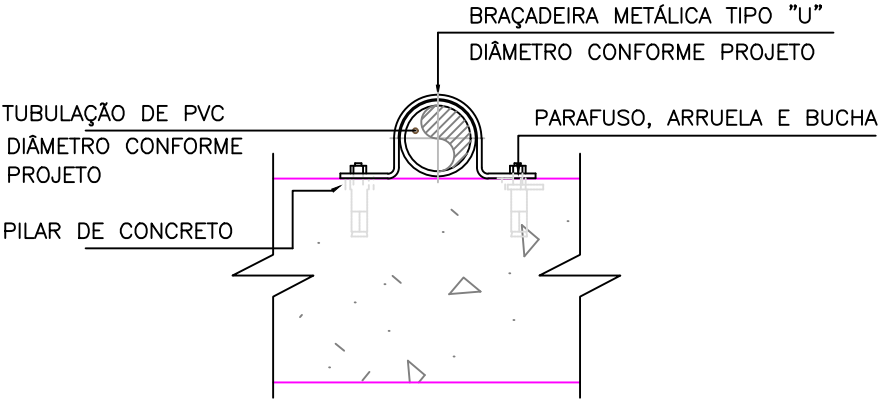


04 DETALHE DA FIXAÇÃO DE DESCIDAS
SEM ESCALA

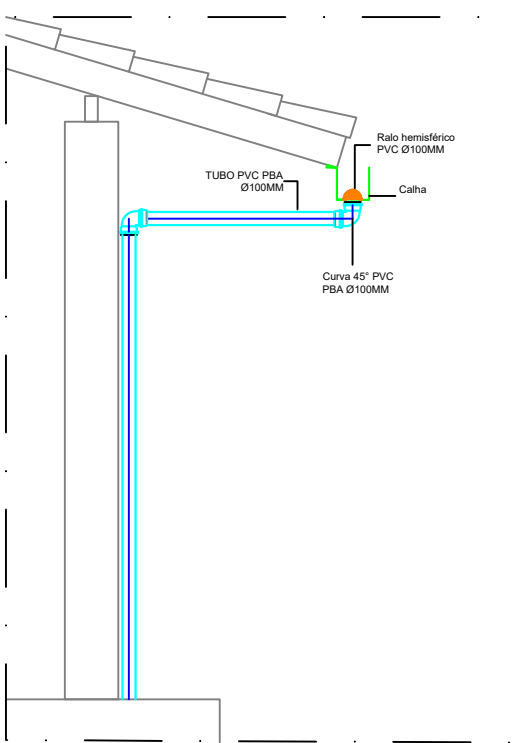

05 DETALHE DO RALO
SEM ESCALA

Lista de materiais		
Pluvial - Coberta		
Calha metálica		
Cabeceira semi-circular		
150 mm	2 pç	
Calha galvanizada		
N°26 - Corte 0,33m	24.55 m	
PVC Acessórios		
Ralo abacaxi		
150mm	1 pç	
PVC Esgoto		
Anel de borracha		
150mm - 6"	1 pç	
Joelho 45		
150 mm	1 pç	
Tubo rígido c/ ponta lisa		
150 mm - 6"	8.73 m	
Pluvial - Planta Baixa		
Caixas de Passagem		
Caixa de passagem com fundo de brita e tampa de concreto CA- 60x60cm	1 pç	
PVC Esgoto		
Anel de borracha		
150mm - 6"	1 pç	
Joelho 90		
150 mm	1 pç	
Tubo rígido c/ ponta lisa		
150 mm - 6"	4.21 m	

Legenda de condutos
Pluvial

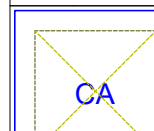Legenda
 Cabeceira semi-circular
 Joelho 45- desce
 Ralos pluviais
 Caixa de areia pluvial simples
 Joelho 90- coluna

APROVAÇÃO:			
PROPRIETÁRIO		FISCALIZAÇÃO	
Mário Lúcio Amaral Nunes C.R. 1.235.652		Joaquim Barros C.R. 1.235.652	
MARIA LUANA AMARAL NUNES - ARQUITETA E URBANISTA - CAU: A252060-3			
	PREFEITURA MUNICIPAL DE MILHÃ-CE		DESENHO: 01/01
	PRANCHAS: 01/01		
	PROJETO PARA A CONSTRUÇÃO DE AUDITÓRIO NA ESCOLA CLEONICE PINHEIRO BEZERRA ROSA NO MUNICÍPIO DE MILHÃ-CE		
DRENAGEM DE ÁGUAS PLUVIAIS PLANTA DE COBERTA, PLANTA BAIXA E DETALHES GERAIS			
LOCAL:	RUA PEDRO JOSE DE OLIVEIRA, MILHÃ-CE		
PROJETISTA:	MARIA LUANA AMARAL NUNES - ARQUITETA E URBANISTA - CAU: A252060-3	ESCALA:	
PROPRIETÁRIO:	PREFEITURA MUNICIPAL DE CARIDADE	INDICADA:	
DESENHISTA:	STEPHANIE GOMES	DATA:	
ARQUIVO:	AP- REF.AUD.ESC.CLE, MILHÃ - RD.DWG	JANEIRO/2024	

