





ANEXO 2

DIAGRAMAS


1. EMEF Nossa Senhora do Amparo
2. EEIF Zilda Oliveira Aguiar
3. CMEI Pingo de Gente
4. CMEI José Martins Barros
5. EEIF Antônio Costa
6. CMEI Pequenos Brilhantes
7. Centro Emergencial - Alexandre Tubarão
8. UBS Francisco Rodrigues
9. Centro de Especialidades - José Rodrigues - Amor Azul
10. Prefeitura Municipal de Senador Sá
11. Mercado Público de Senador Sá
12. Parque Solar Municipal de Senador Sá

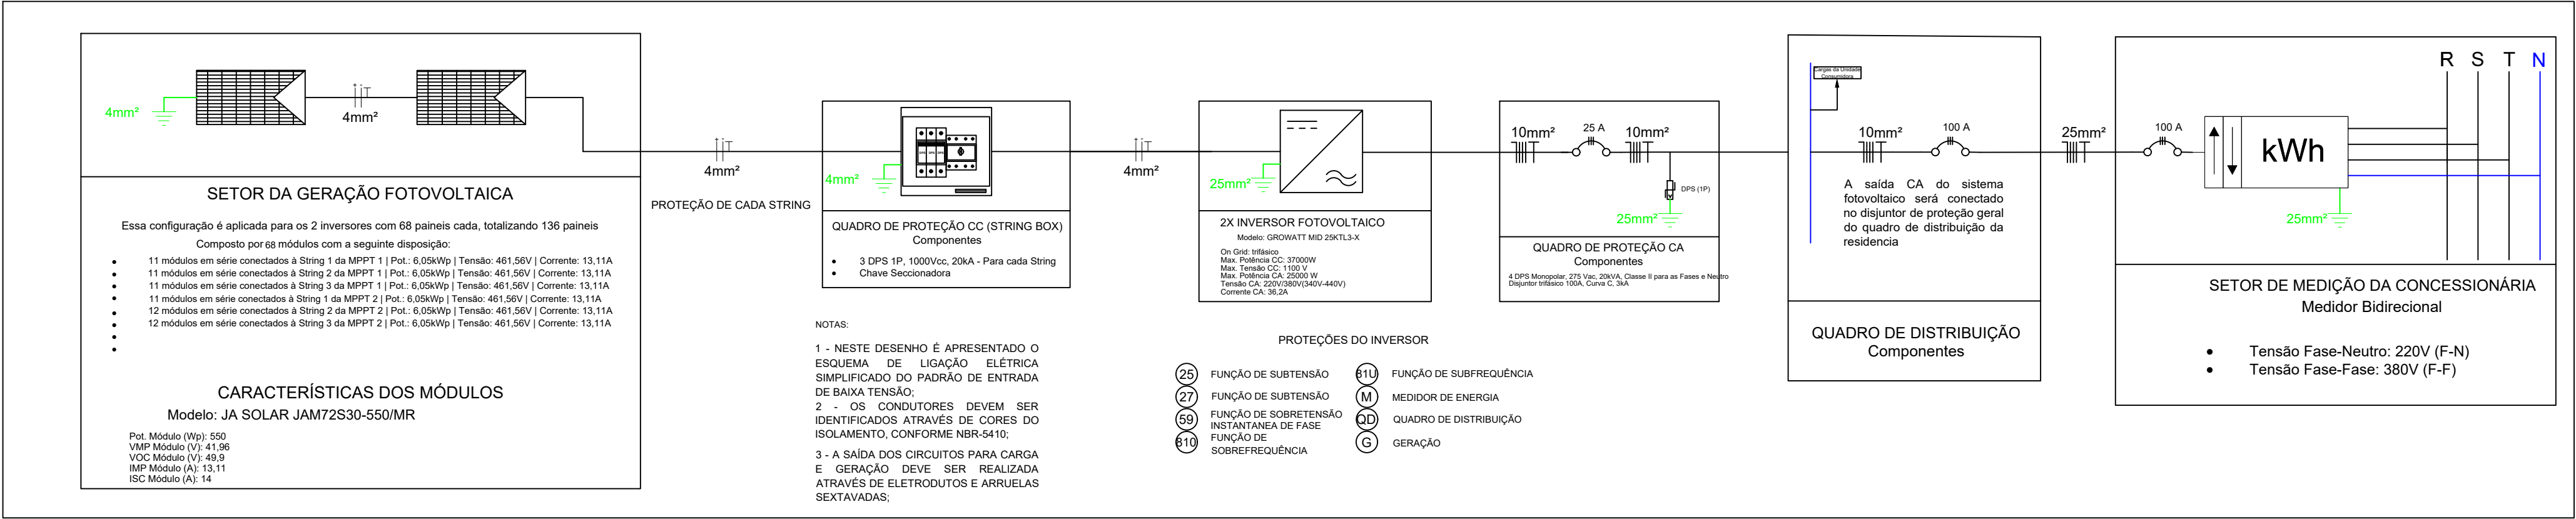


Projeto Elétrico Fotovoltaico
SEMESCALA

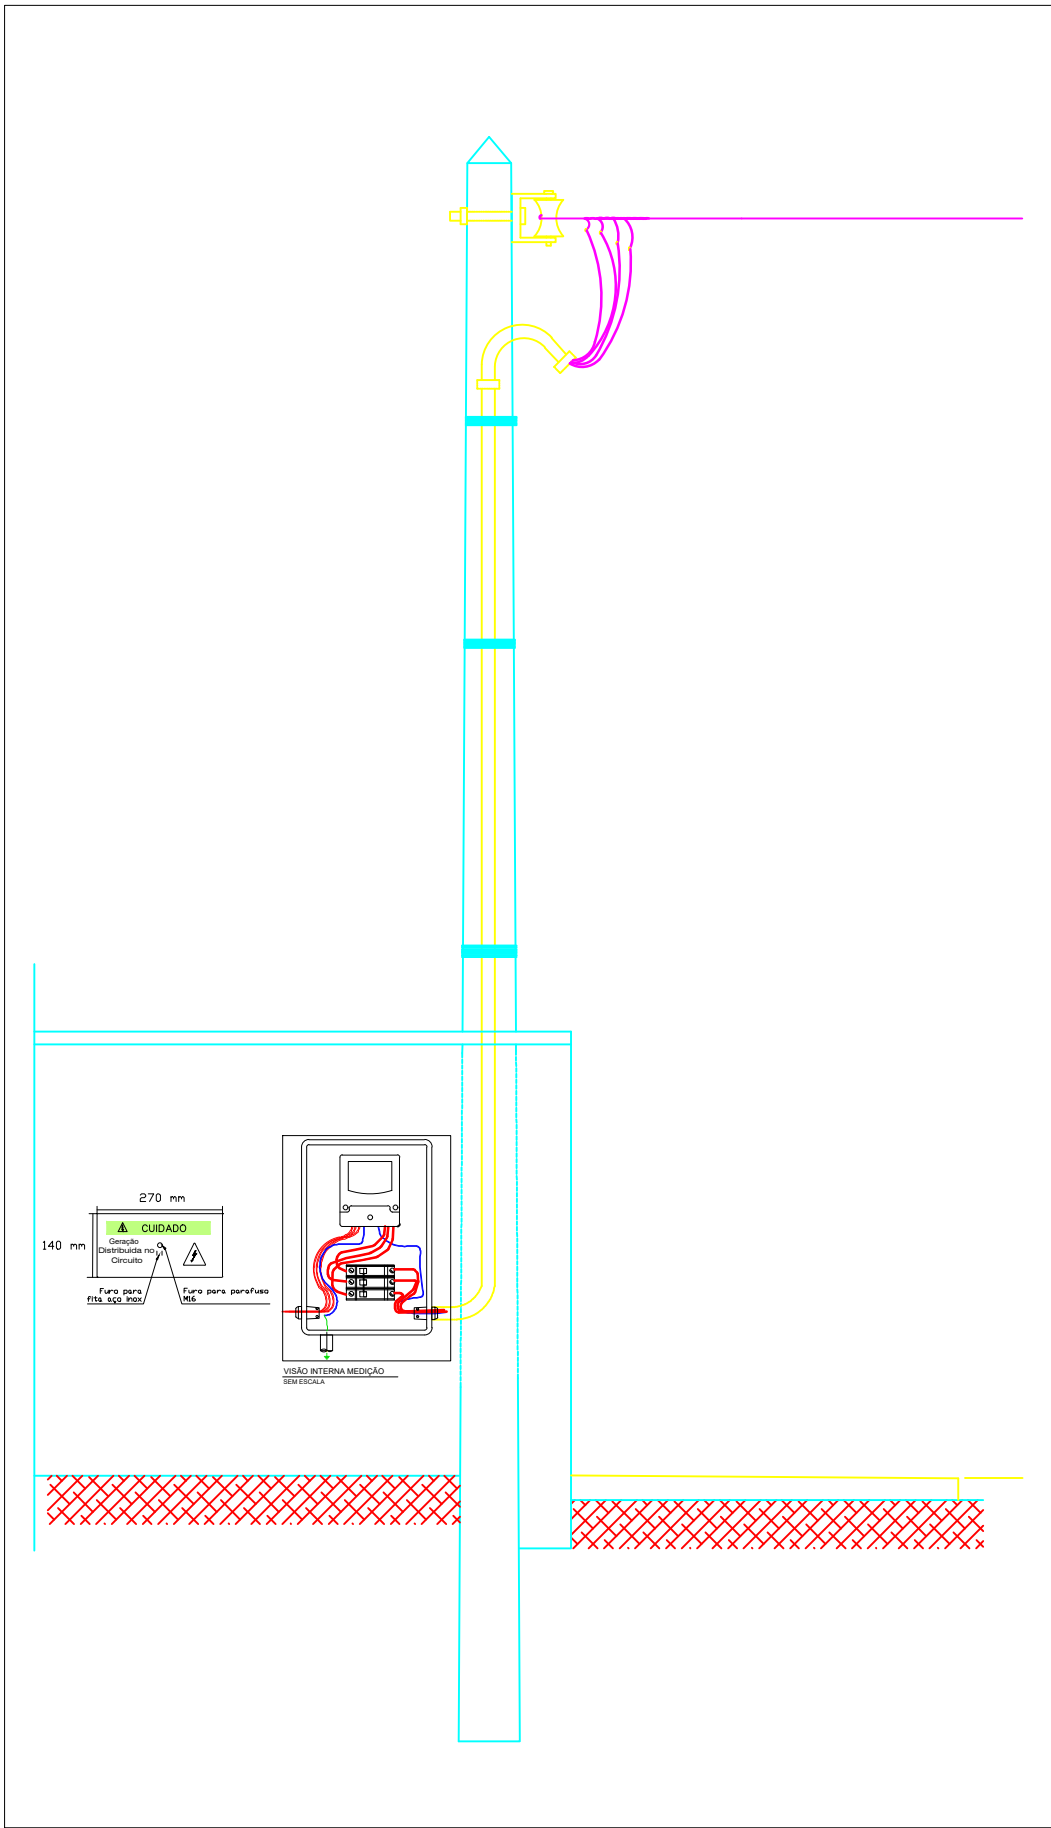


Padrão de Entrada
SEMESCALA

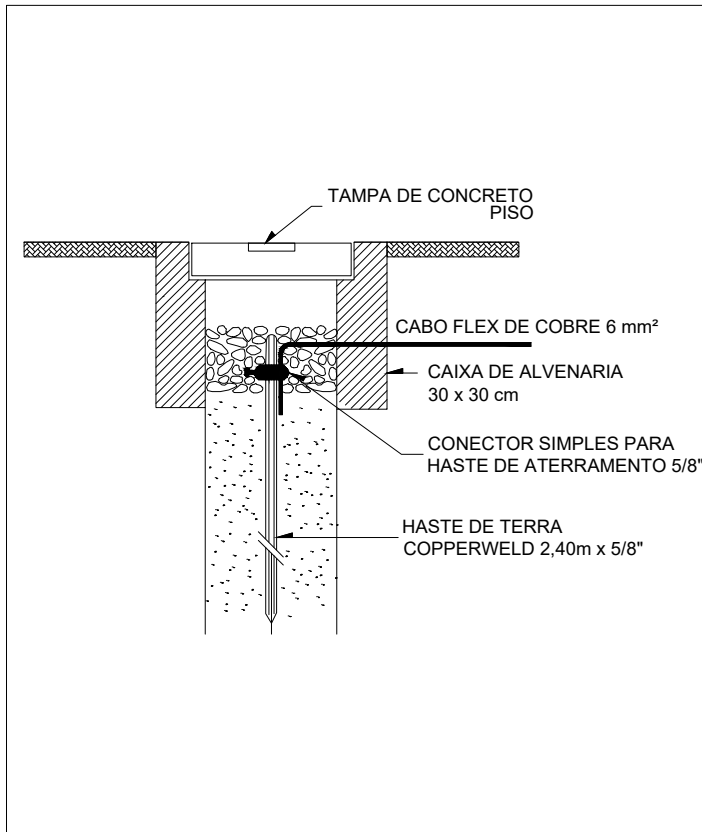


Esquema de Aterramento
SEMESCALA

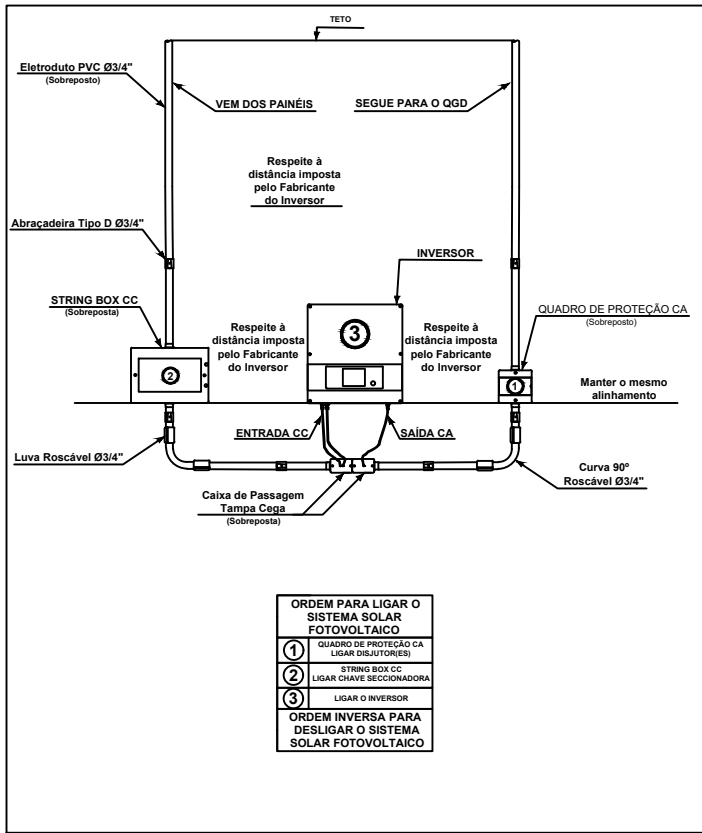

Inversor e Proteções
SEMESCALA

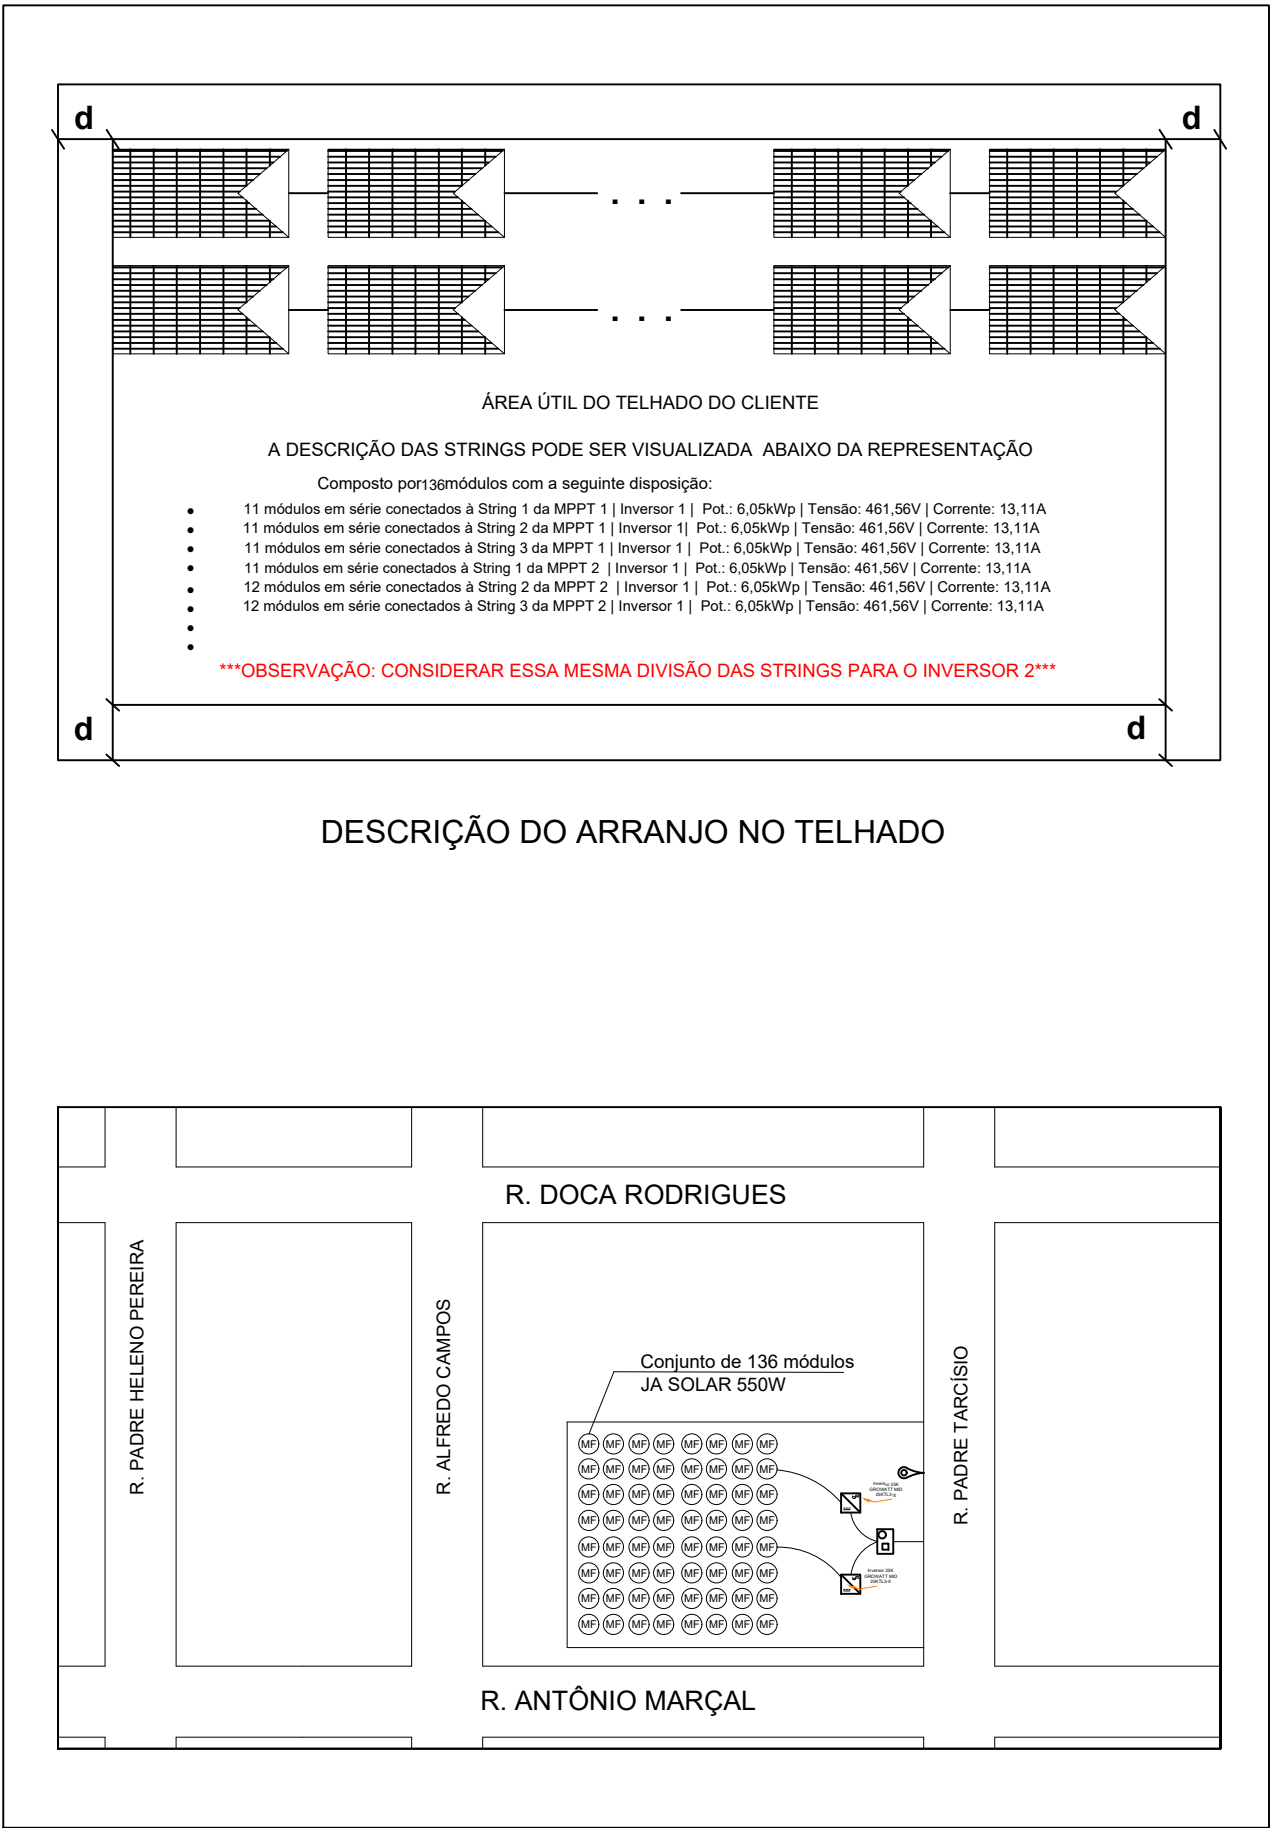

Planta de Situação
SEMESCALA

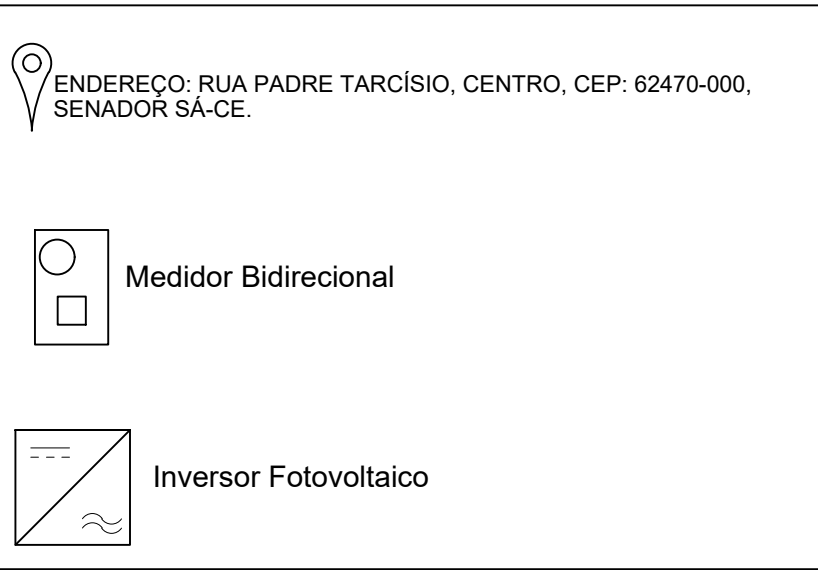

Legenda da Planta de Situação
SEMESCALA

CLIENTE:

EMEF NOSSA SENHORA DO AMPARO

RESPONSÁVEL TÉCNICO:


CREA:

ASSINATURA DO RESPONSÁVEL TÉCNICO:


PRANCHA:

Diagrama Elétrico Fotovoltaico
Padrão de Entrada
Esquema de Aterramento
Inversor e Proteções
Planta de Situação


PREFEITURA SENADOR SÁ ACELERA

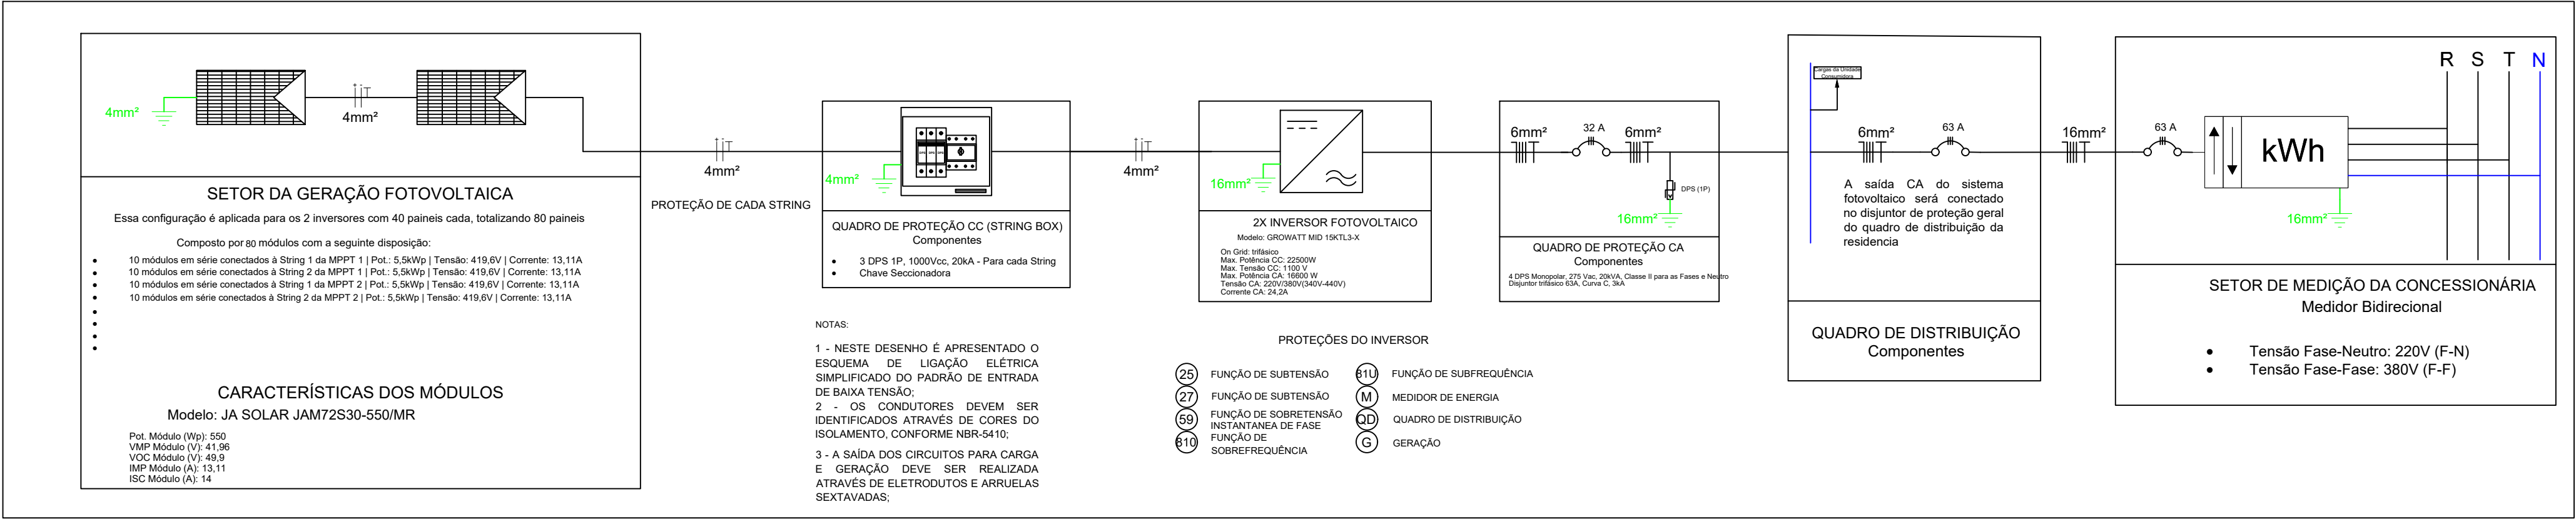


Projeto Elétrico Fotovoltaico
SEMESCALA

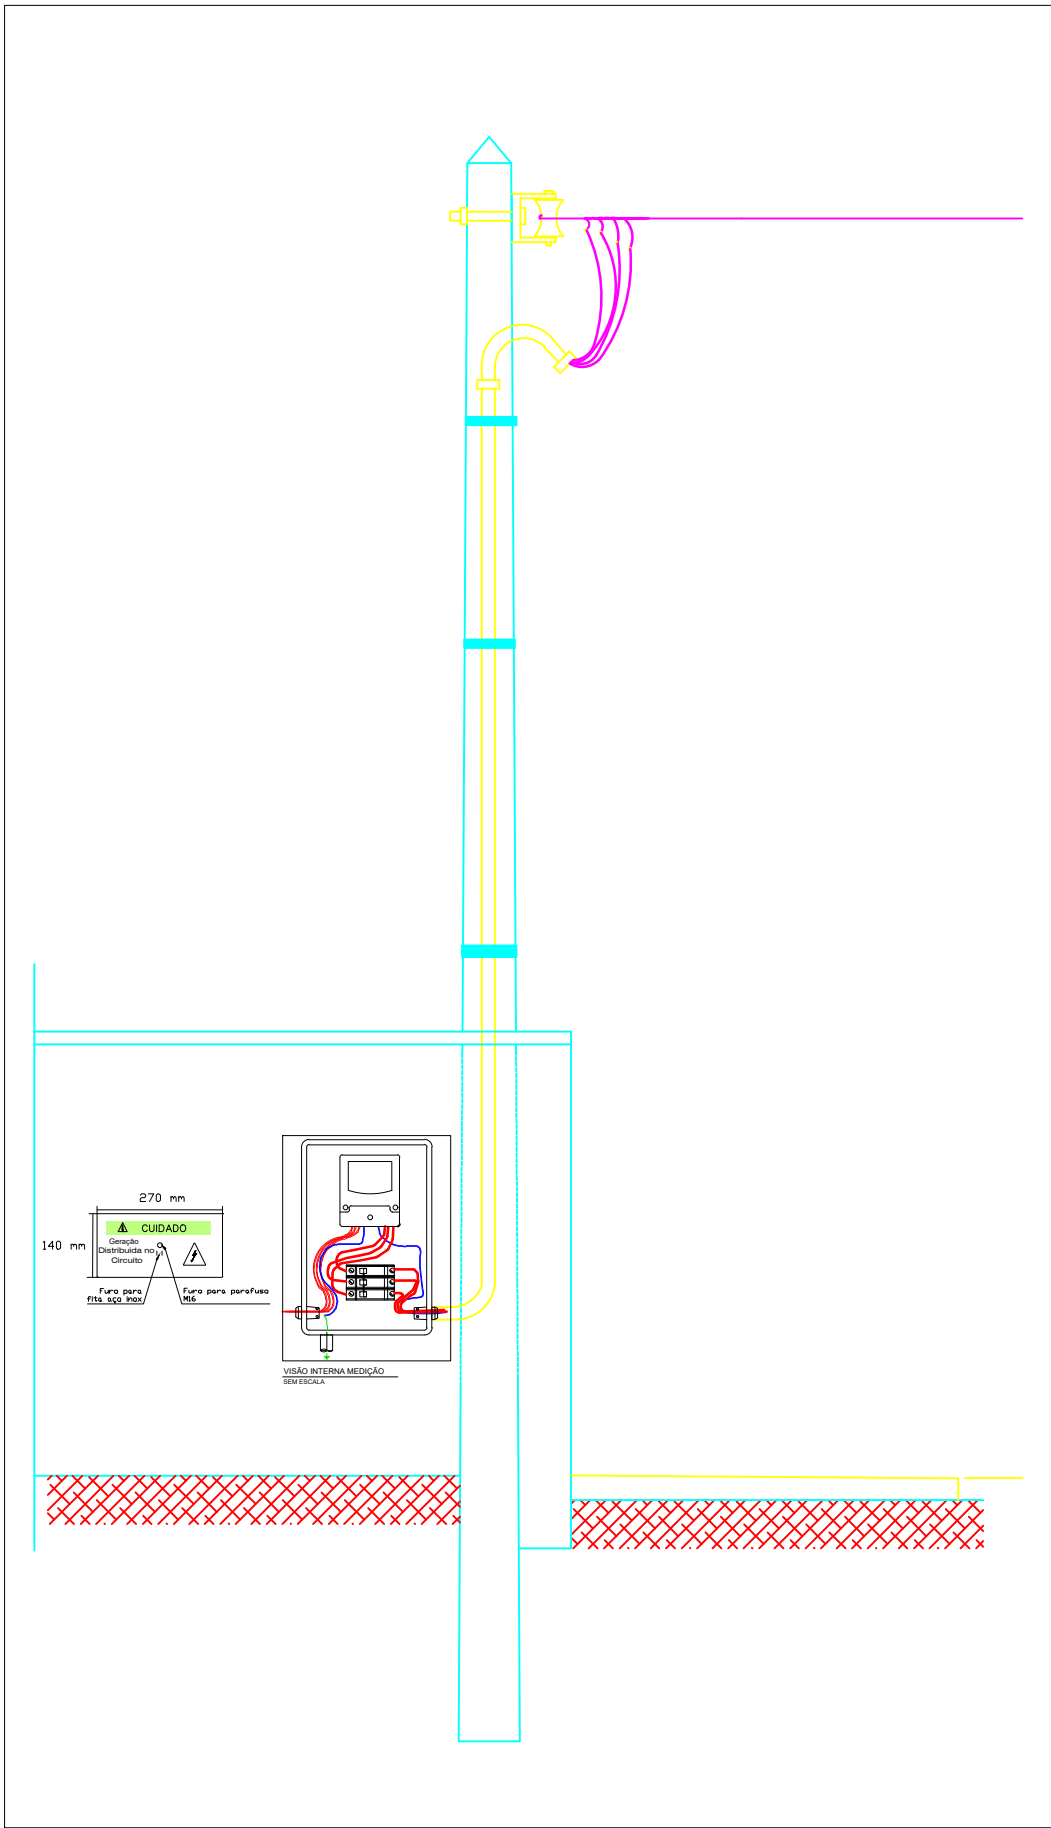


Padrão de Entrada
SEMESCALA

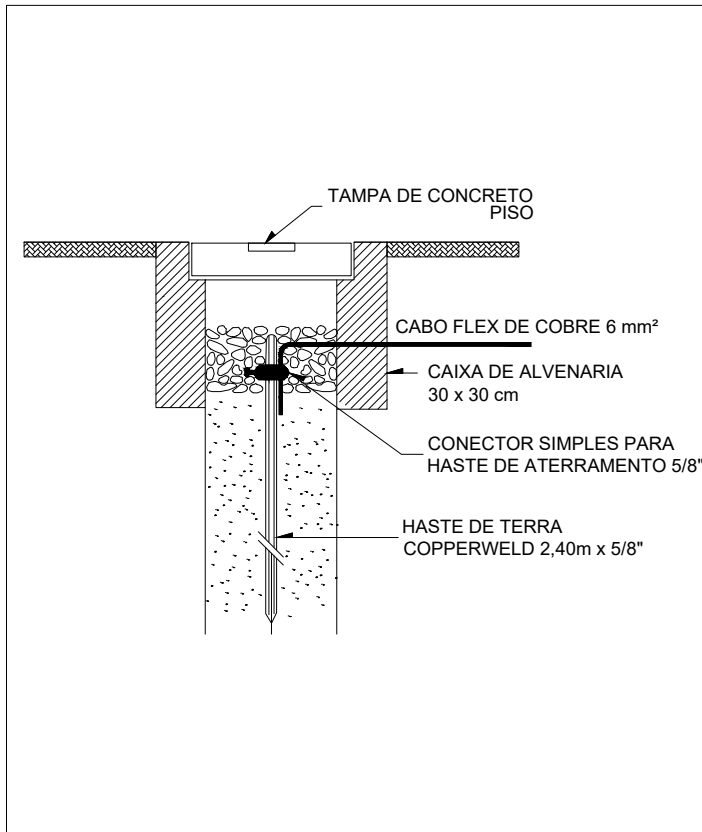


Esquema de Aterramento
SEMESCALA

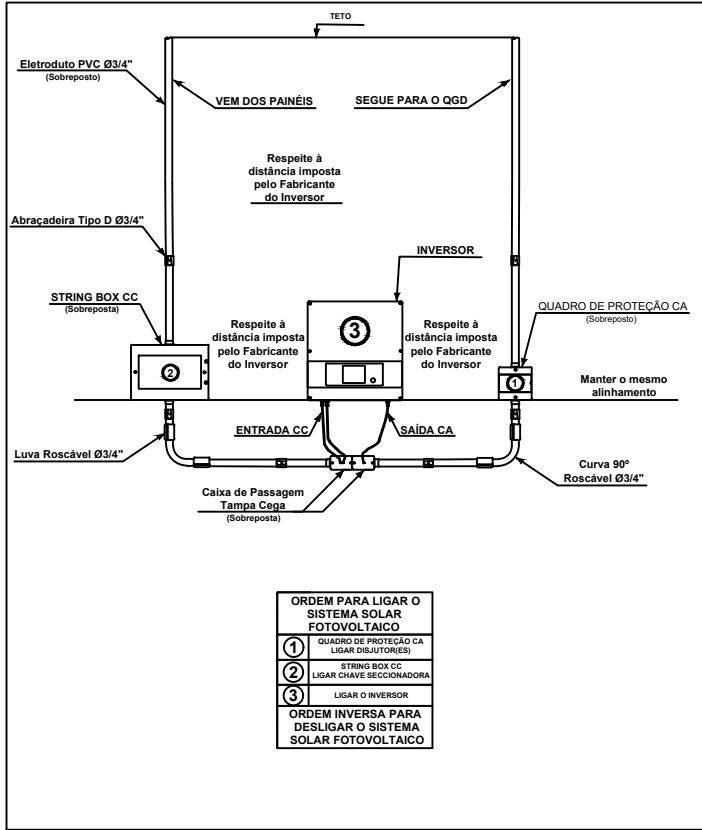

Inversor e Proteções
SEMESCALA

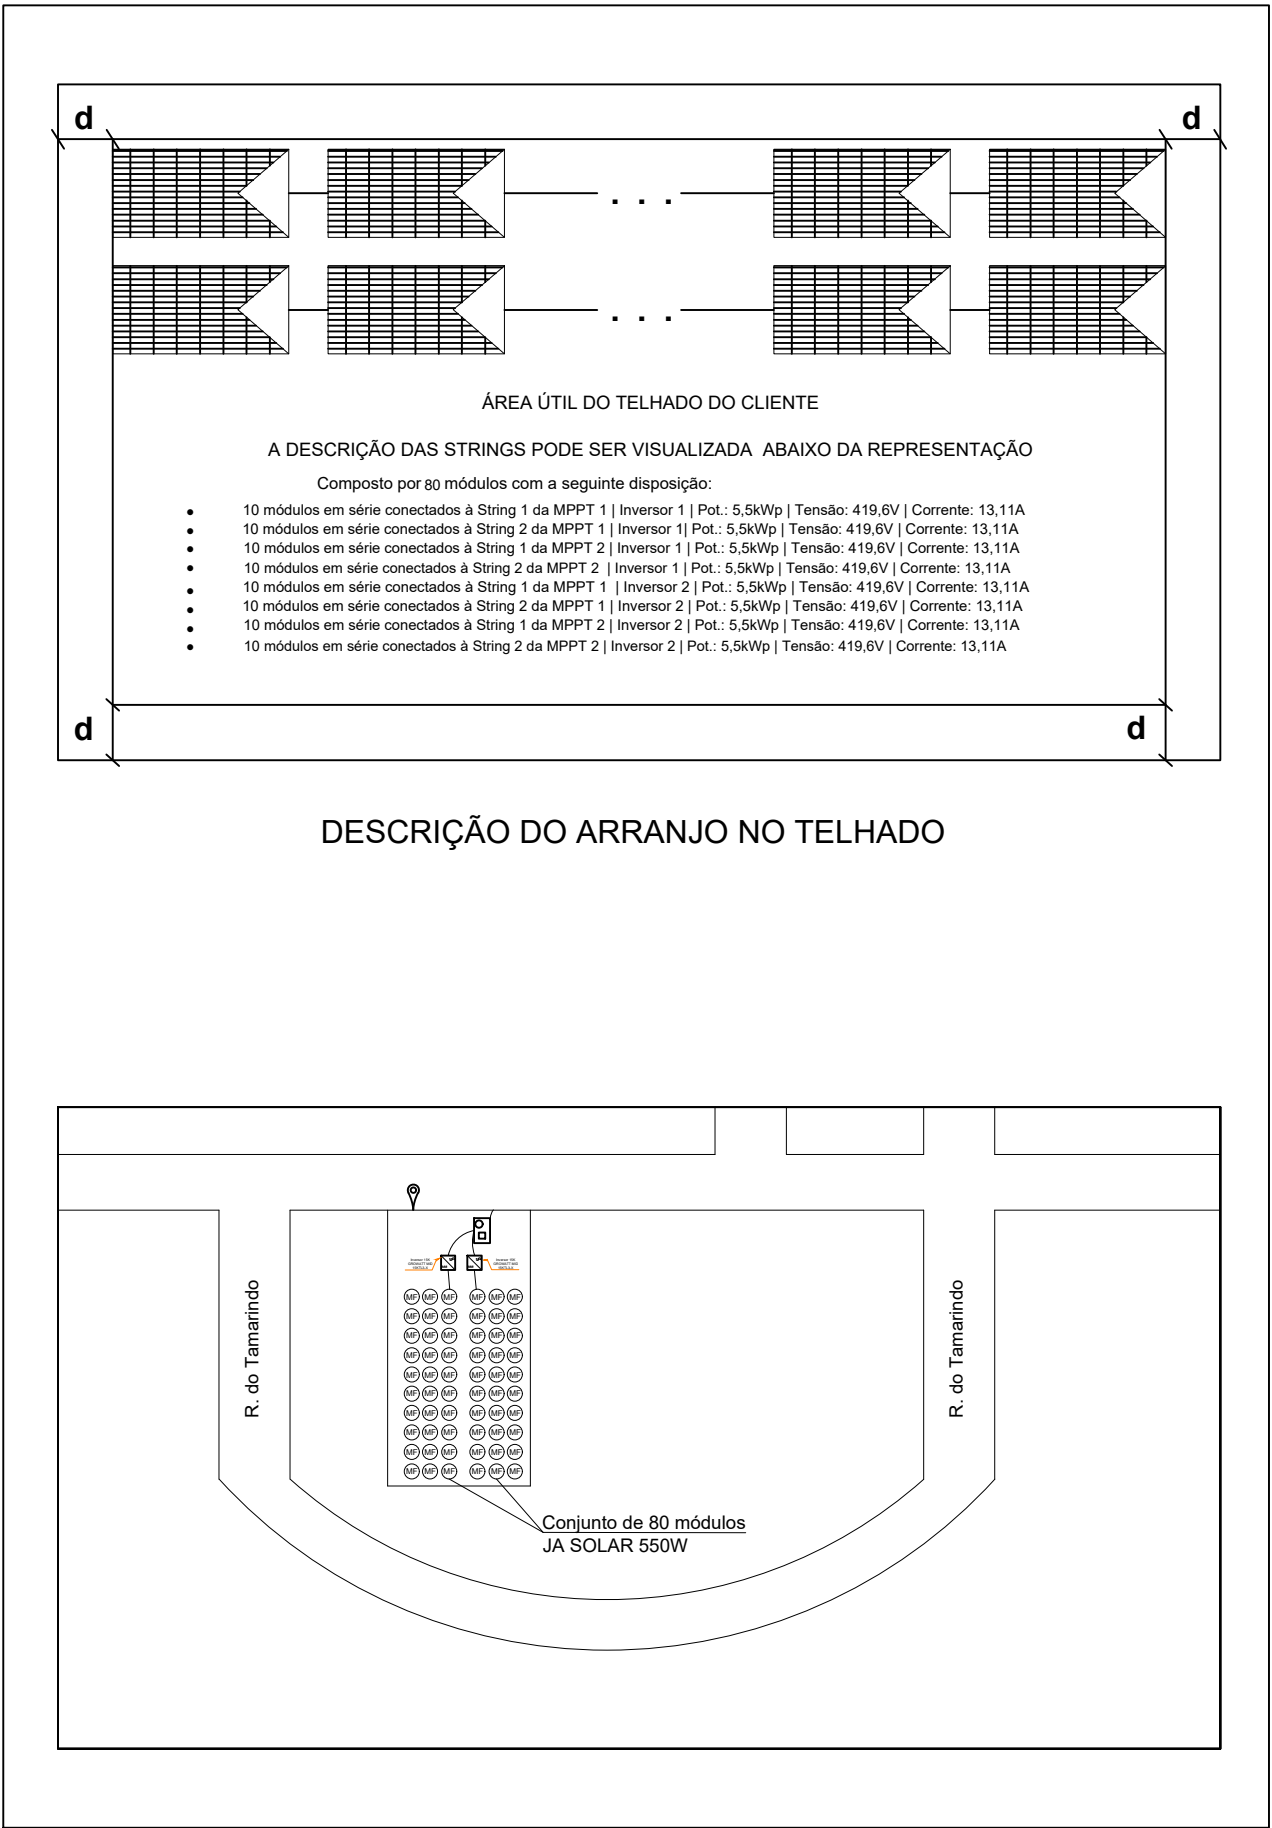

Planta de Situação
SEMESCALA

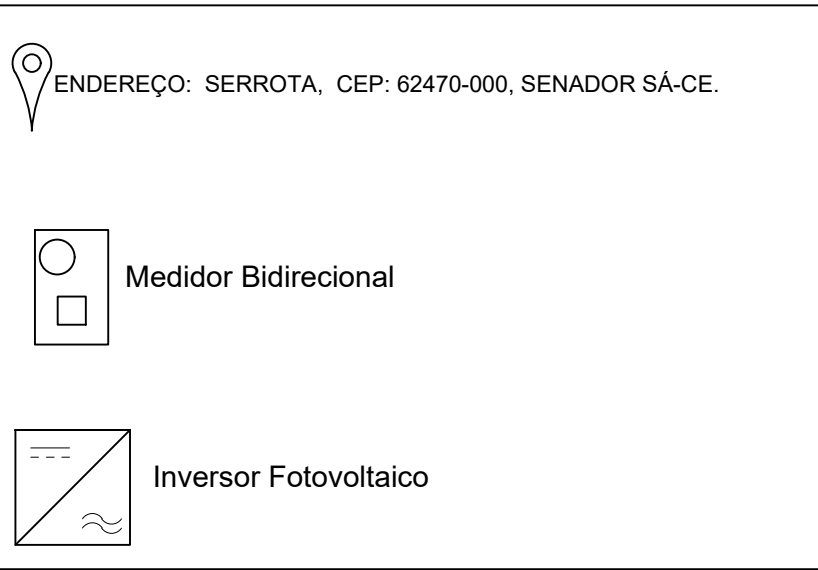

Legenda da Planta de Situação
SEMESCALA

CLIENTE:
EEIF ZILDA OLIVEIRA AGUIAR


RESPONSÁVEL TÉCNICO:

CREA:


ASSINATURA DO RESPONSÁVEL TÉCNICO:

PRANCHA:
Diagrama Elétrico Fotovoltaico
Padrão de Entrada
Esquema de Aterramento
Inversor e Proteções
Planta de Situação


PREFEITURA
SENADOR SÁ
ACELERA

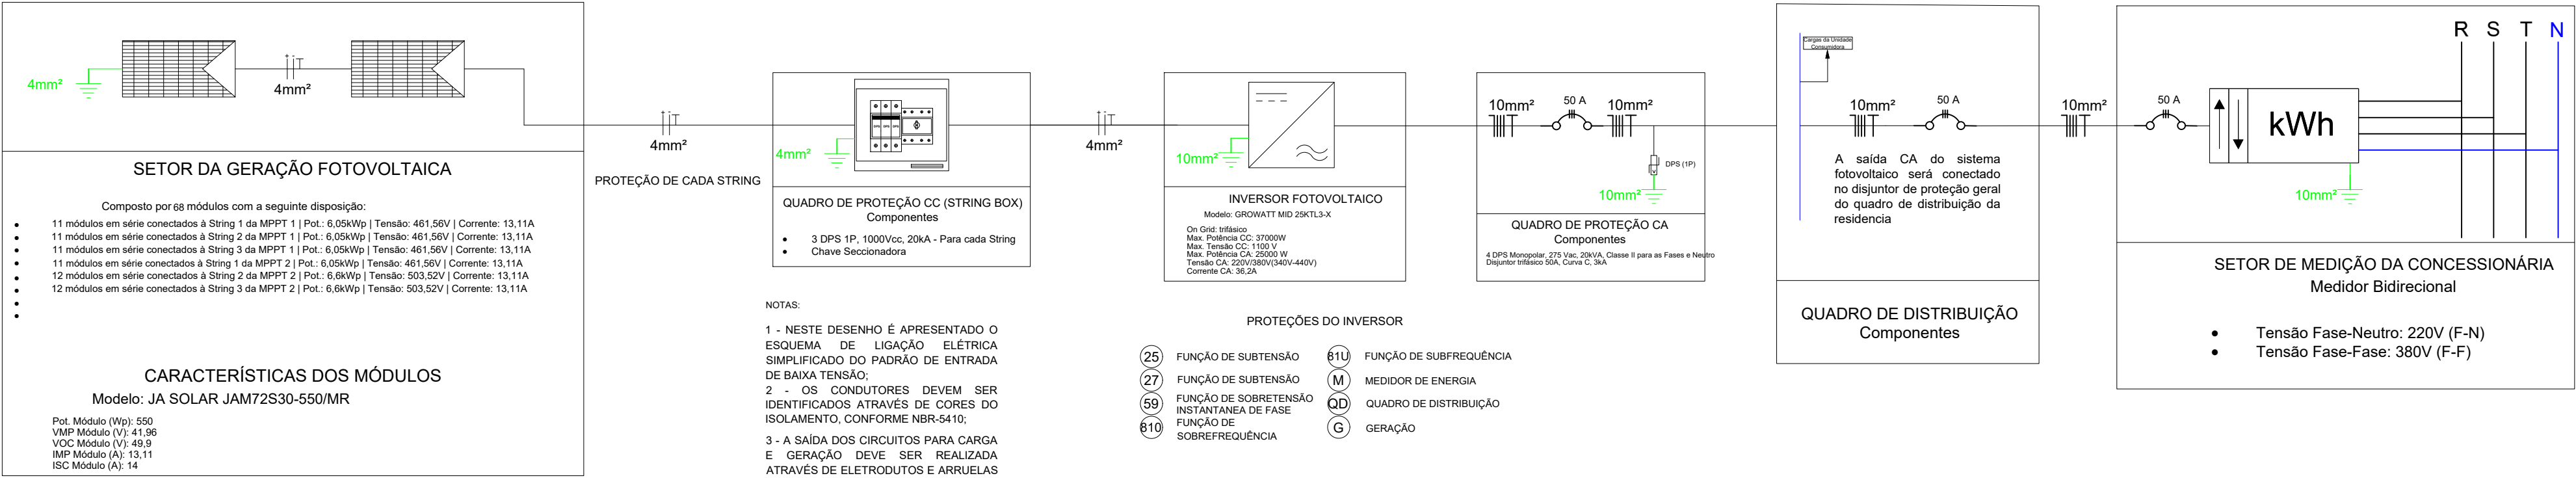


Projeto Elétrico Fotovoltaico
SEMESCALA

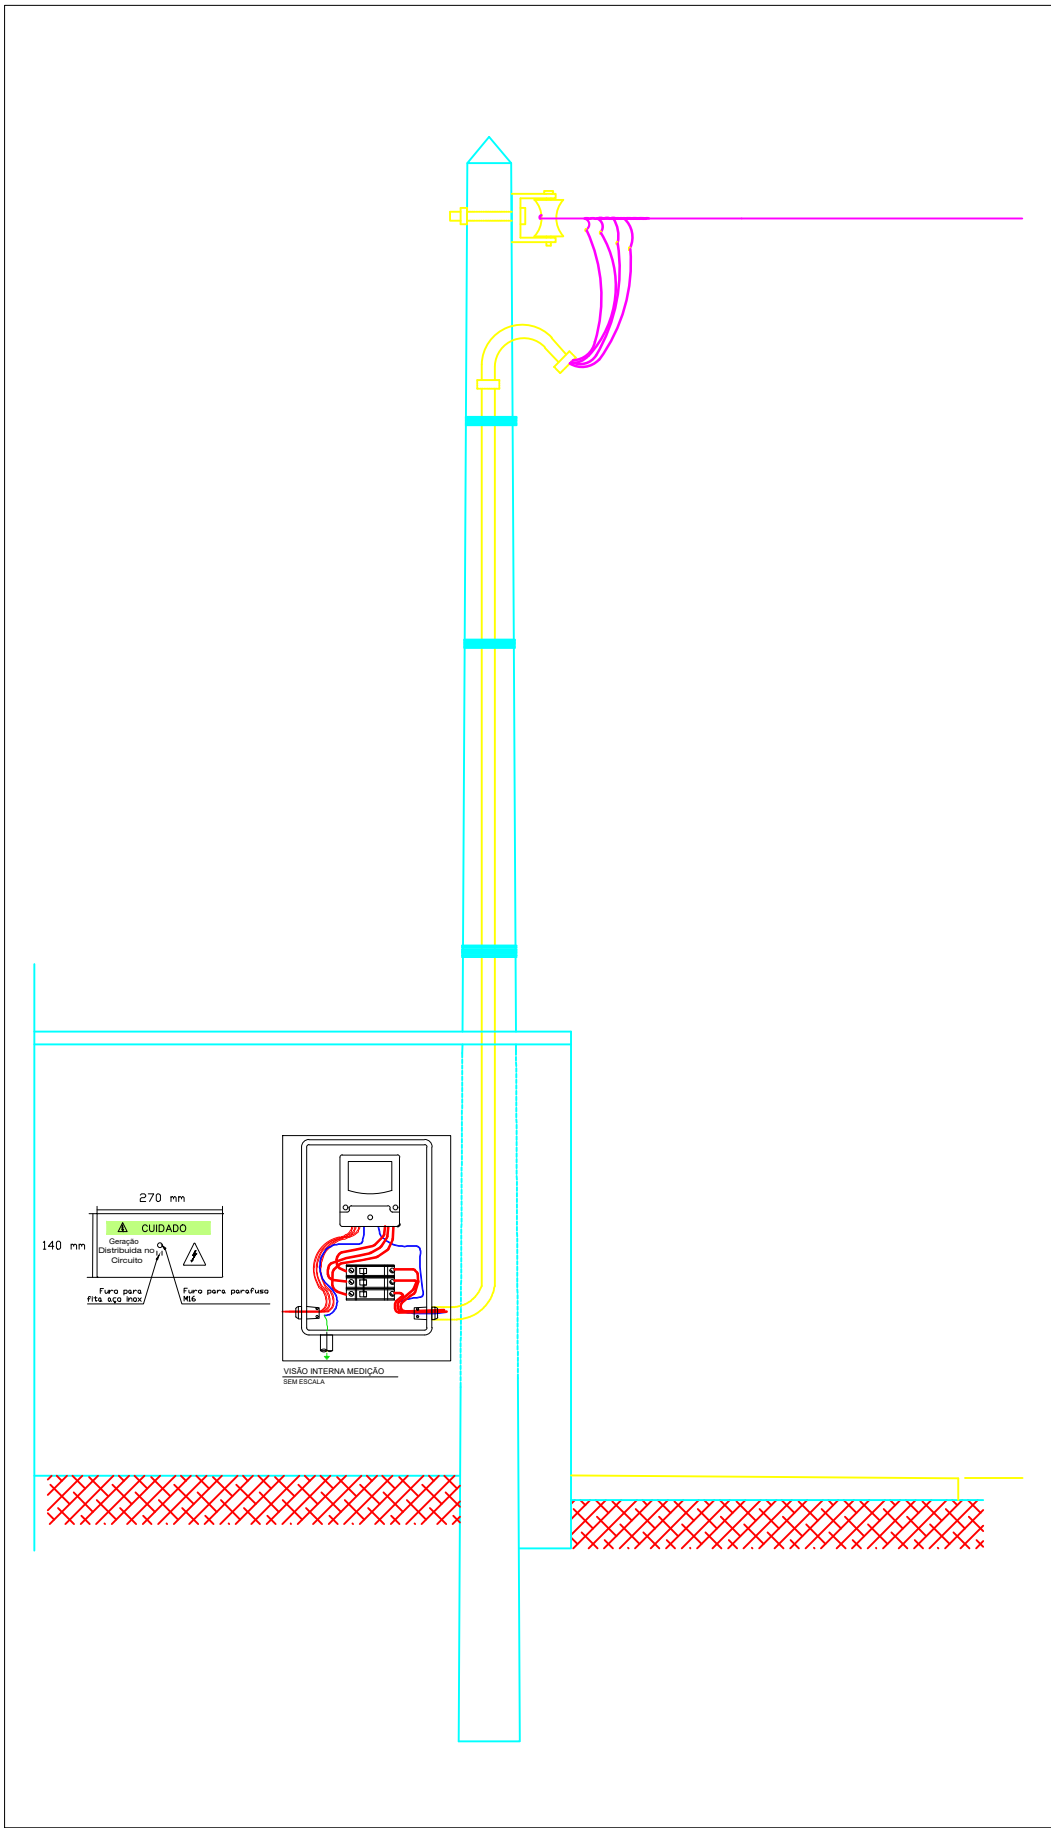


Padrão de Entrada
SEMESCALA

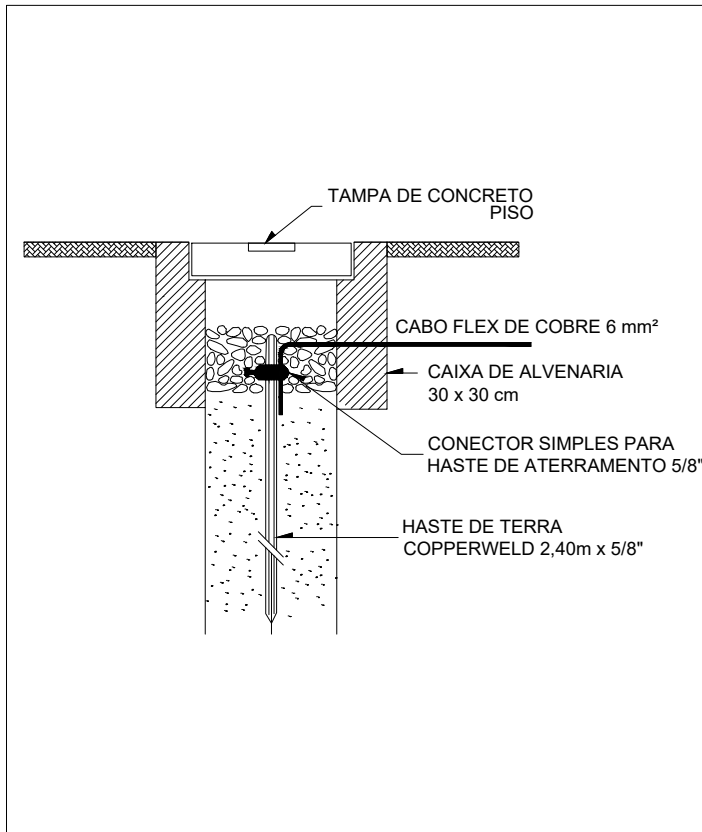


Esquema de Aterramento
SEMESCALA

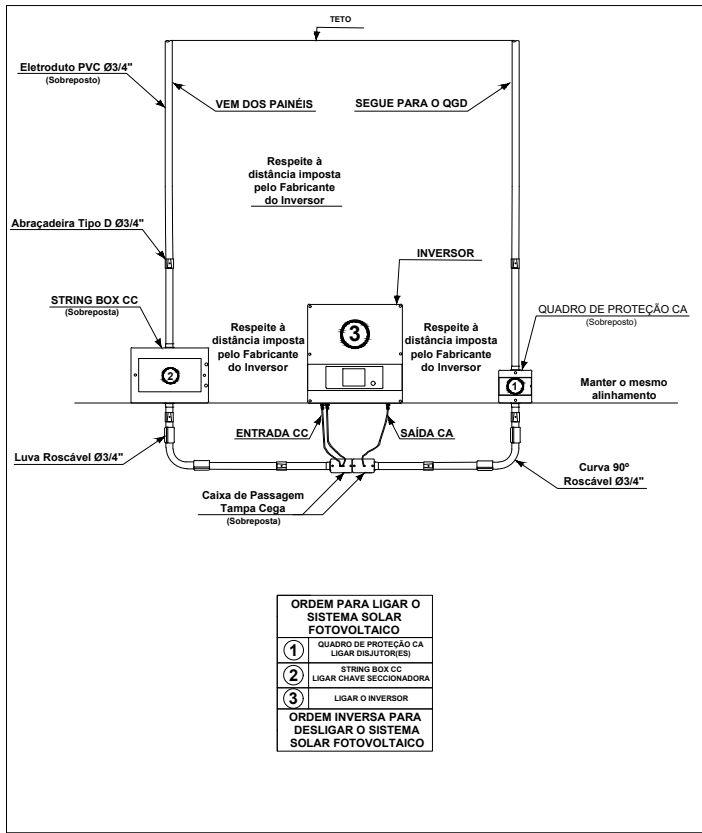

Inversor e Proteções
SEMESCALA

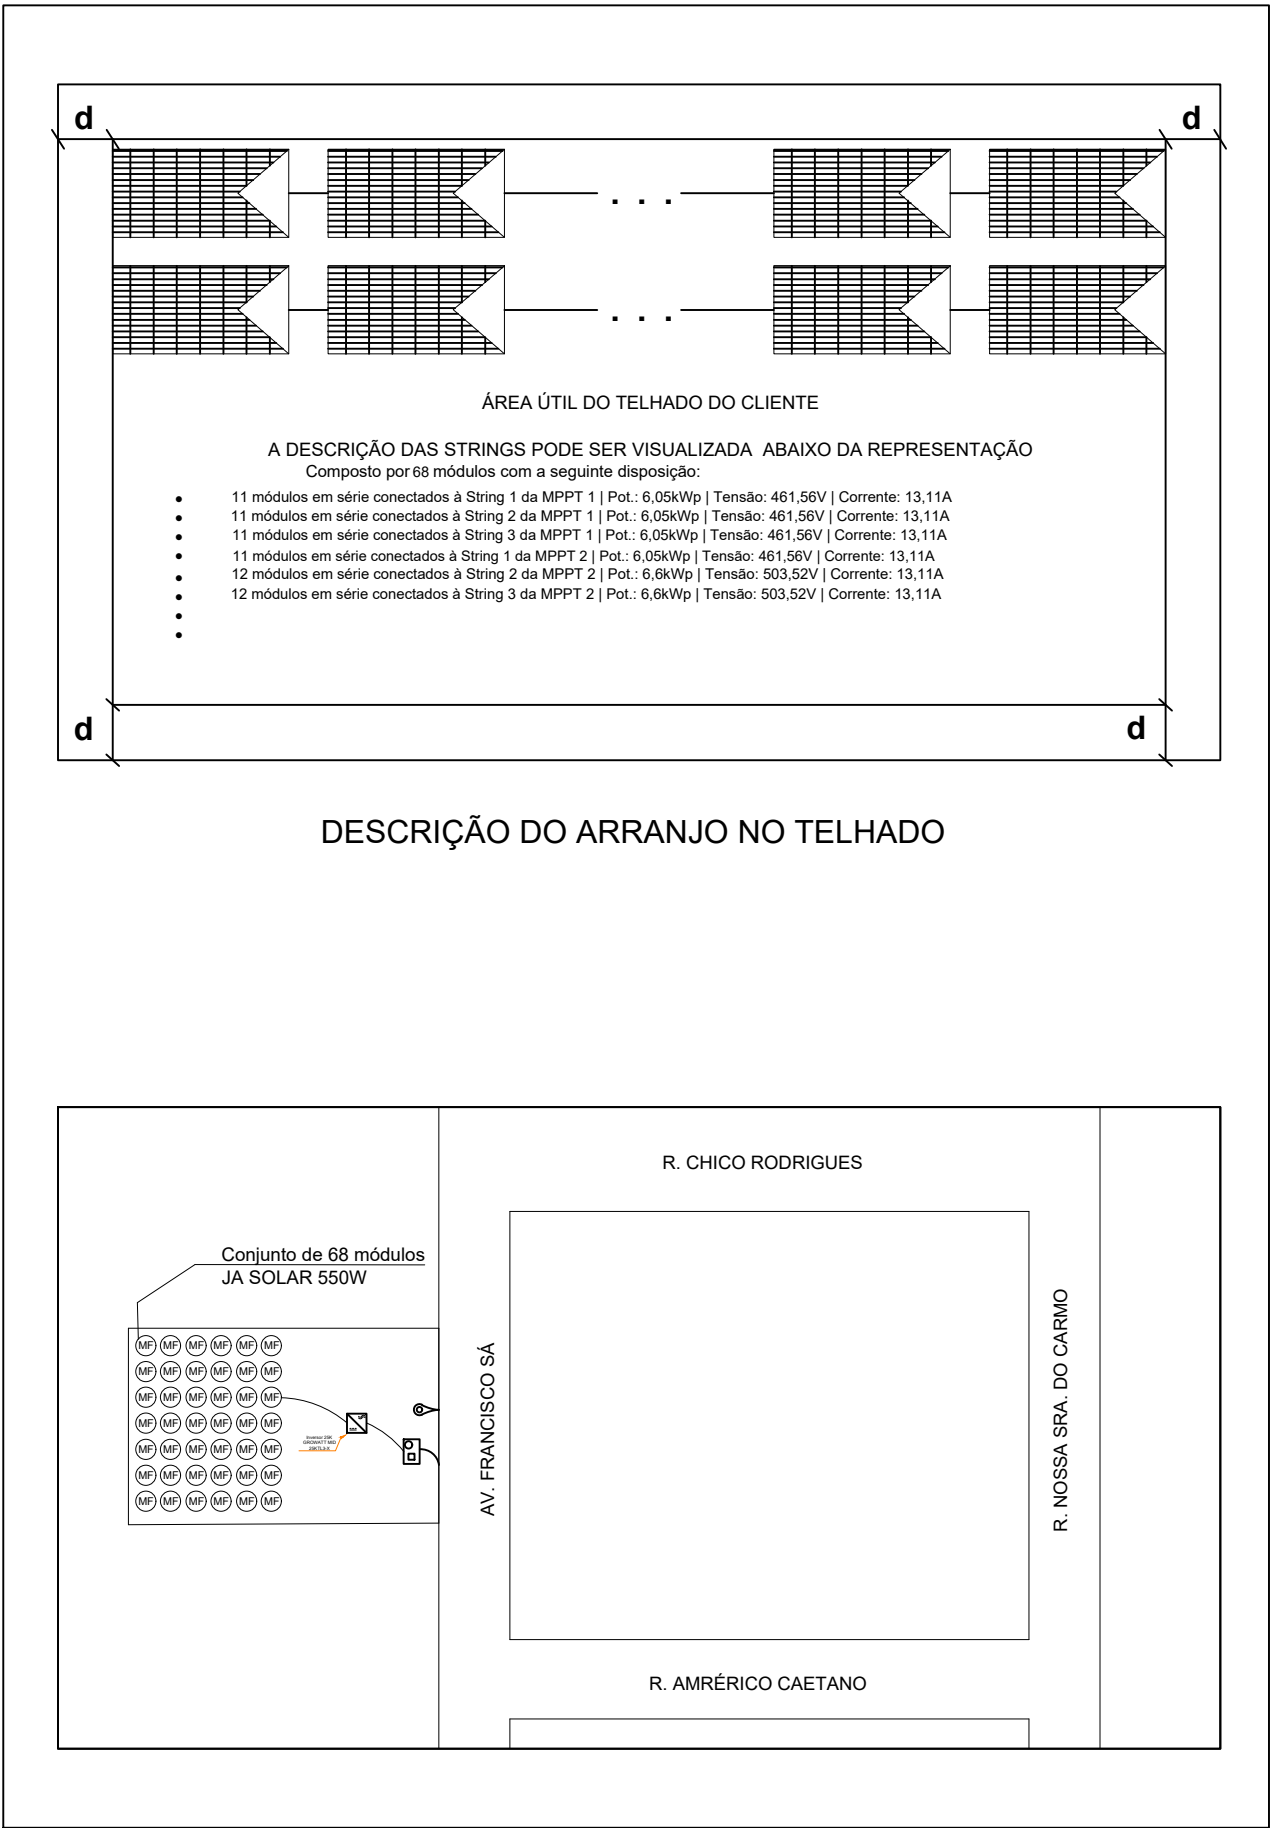

Planta de Situação
SEMESCALA

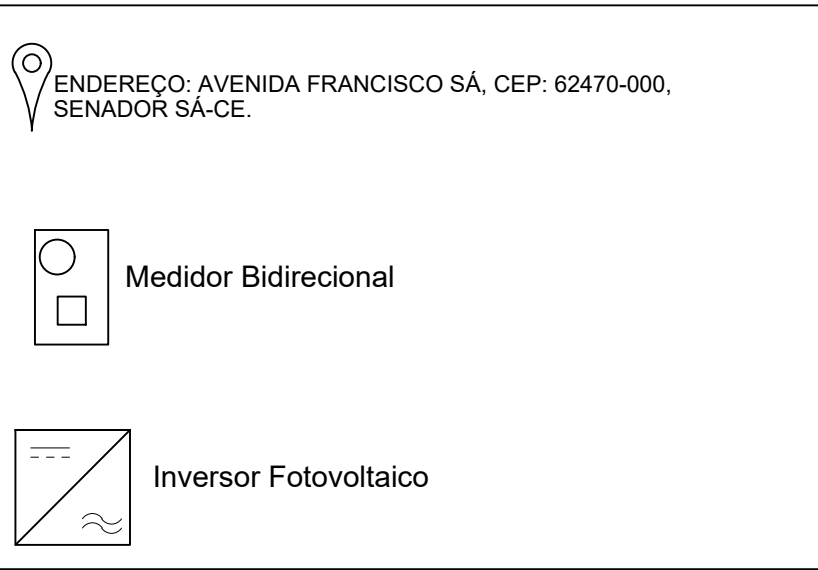

Legenda da Planta de Situação
SEMESCALA

CLIENTE:
CMEI PINGO DE GENTE


RESPONSÁVEL TÉCNICO:

CREA:

ASSINATURA DO RESPONSÁVEL TÉCNICO:






PRANCHA:
Diagrama Elétrico Fotovoltaico
Padrão de Entrada
Esquema de Aterramento
Inversor e Proteções
Planta de Situação



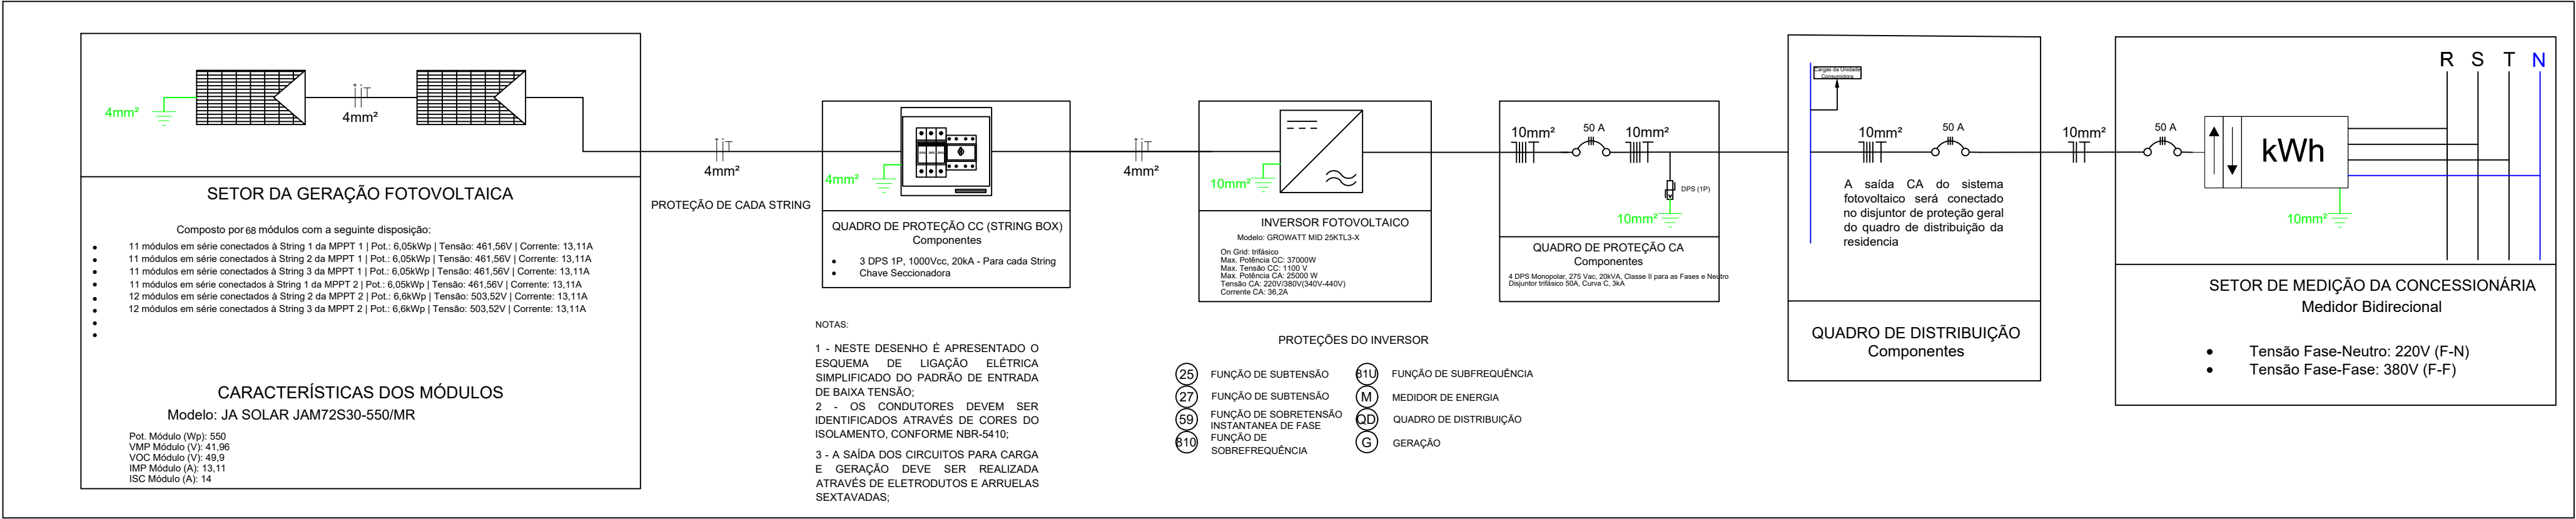

Projeto Elétrico Fotovoltaico

SEMESCALA

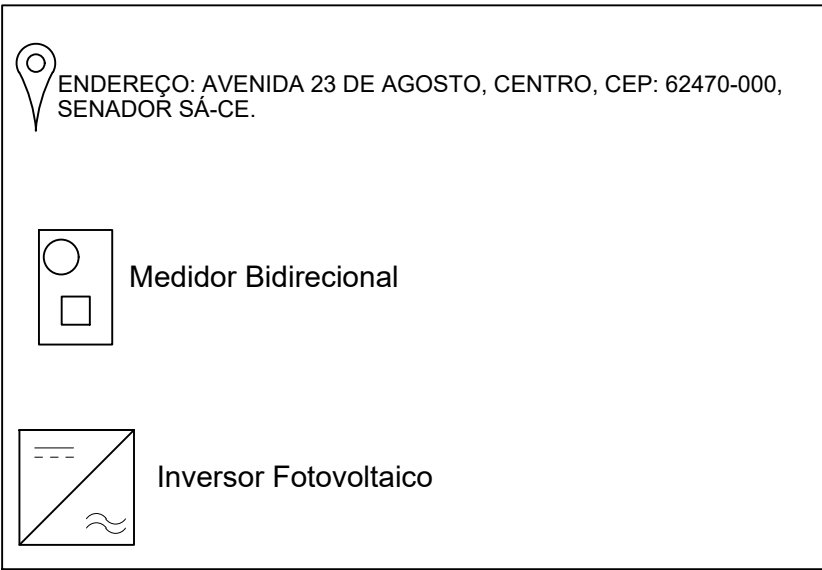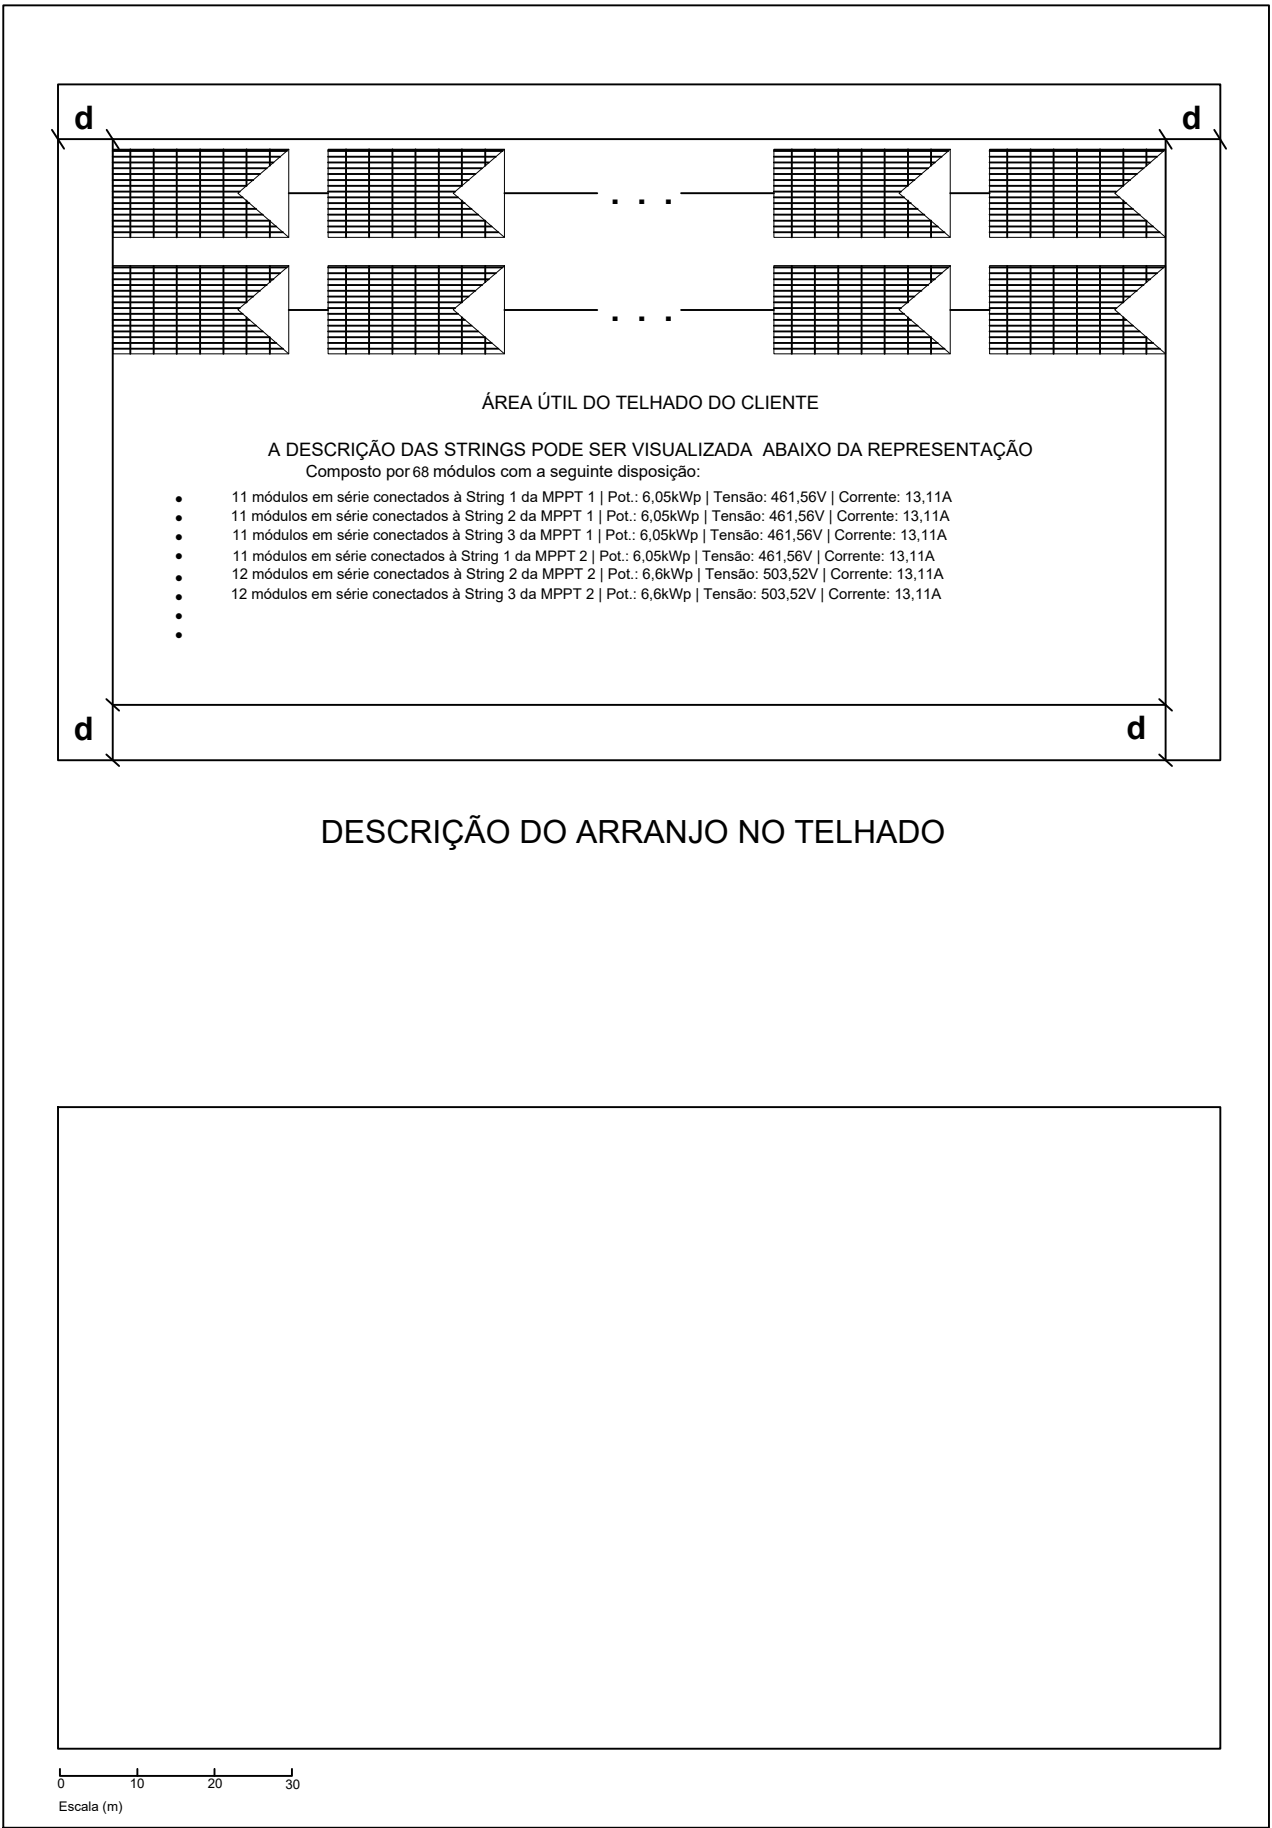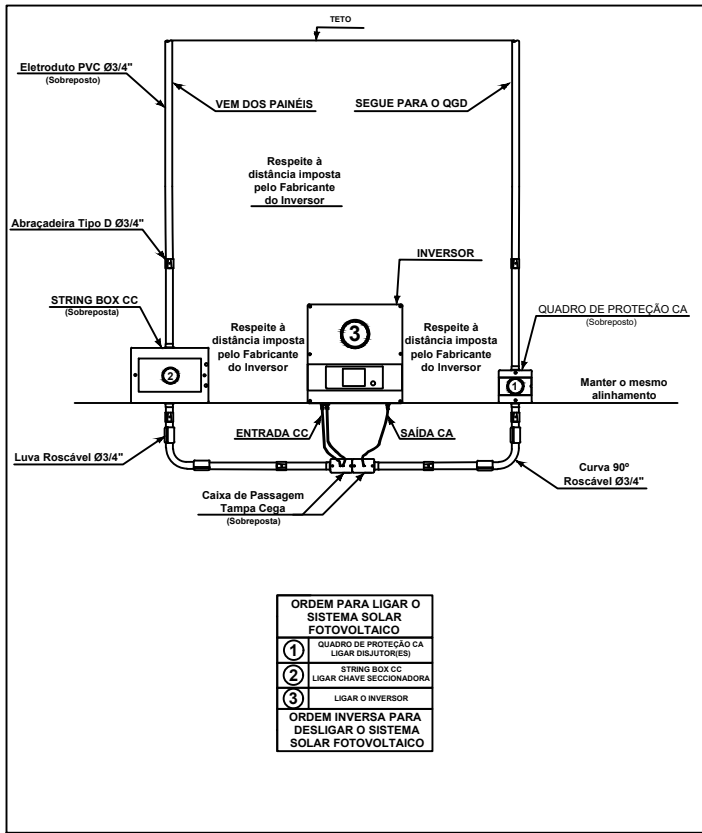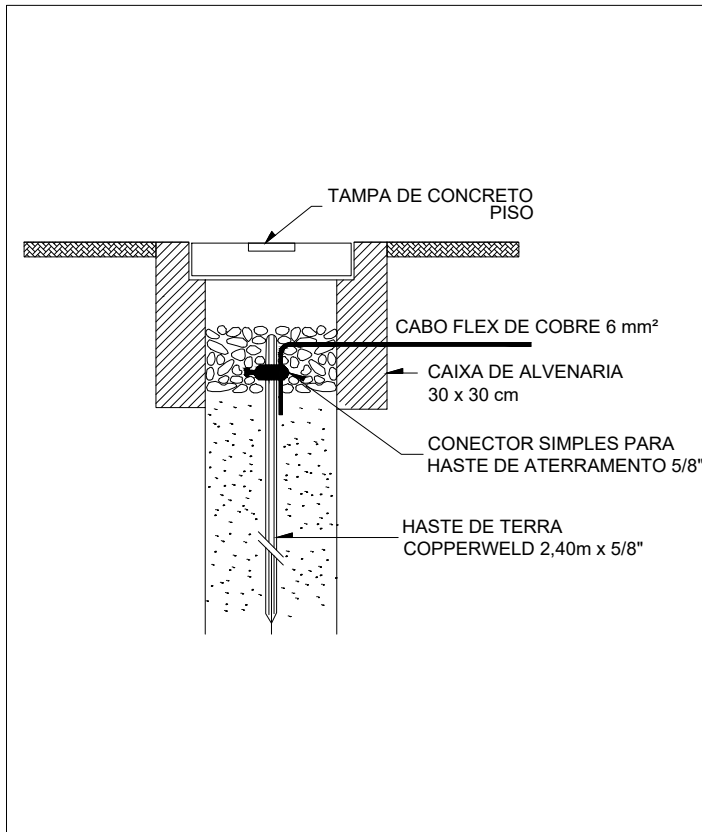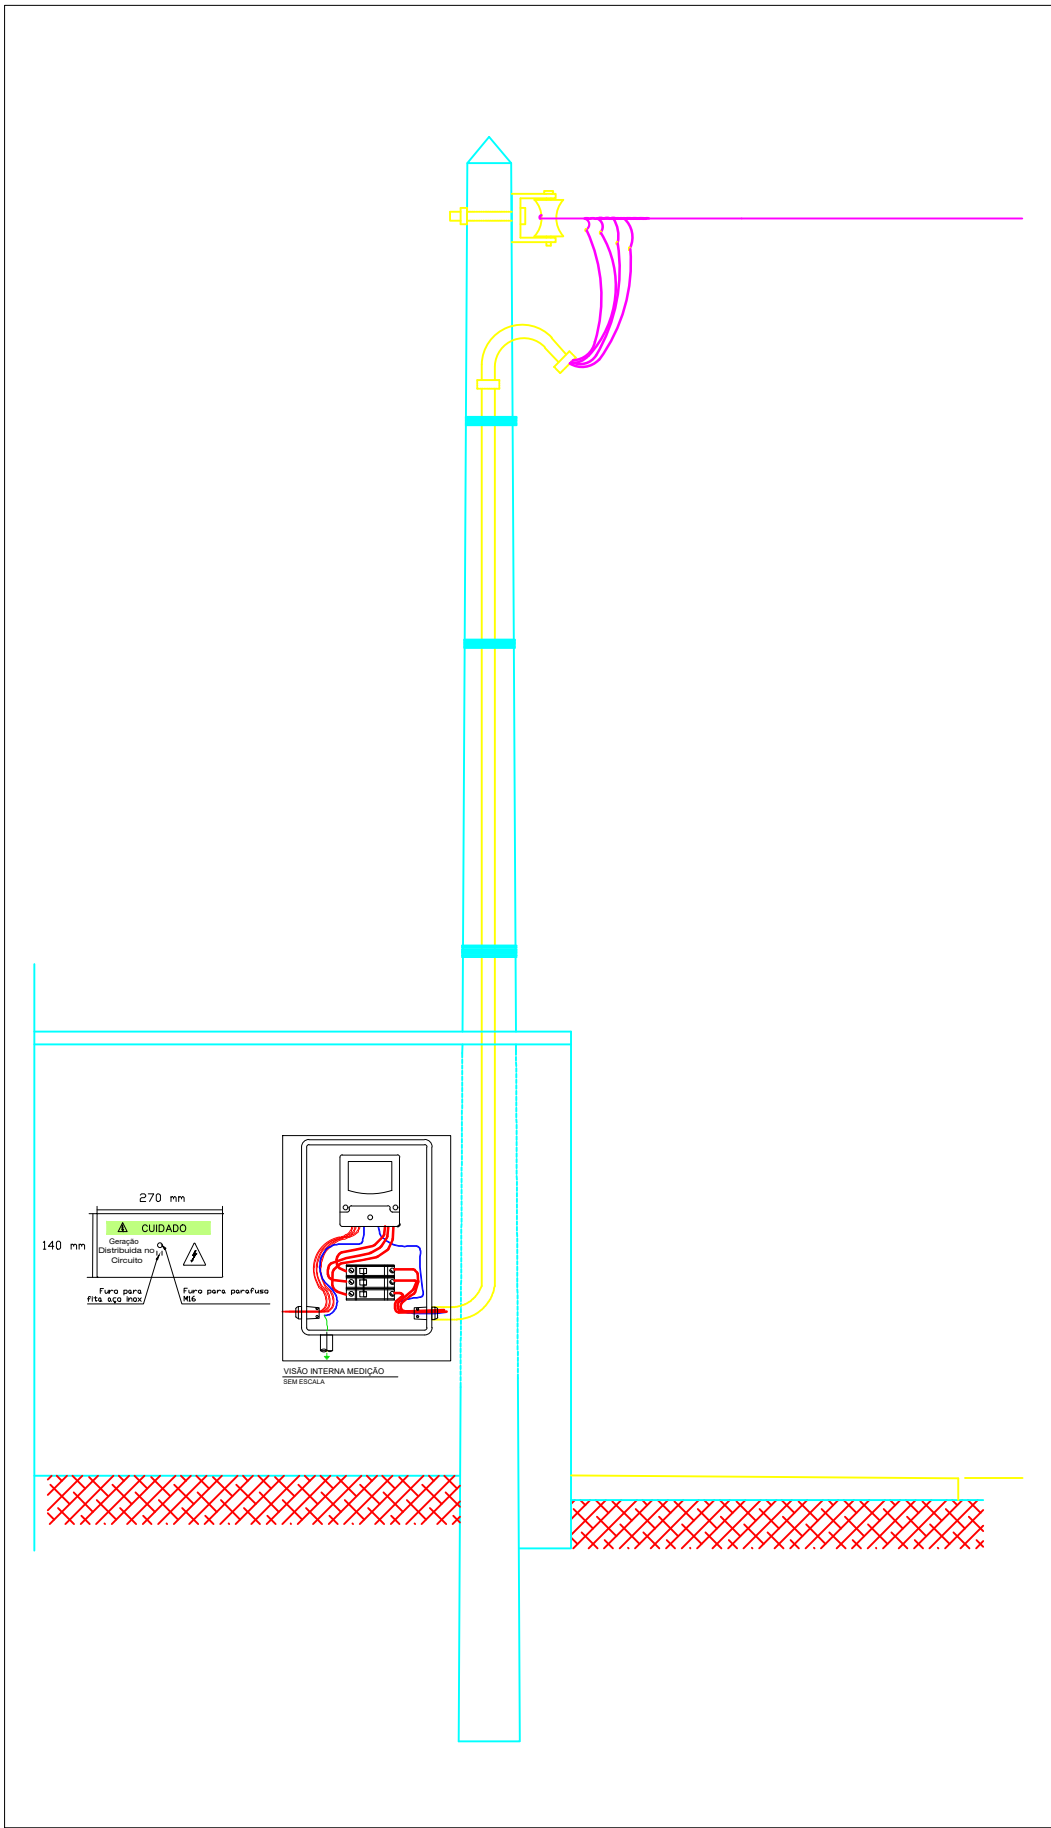

ENDEREÇO: AVENIDA 23 DE AGOSTO, CENTRO, CEP: 62470-000, SENADOR SÁ-CE.

Medidor Bidirecional

Inversor Fotovoltaico

CLIENTE:

CMEI JOSÉ MARTINS BARROS

RESPONSÁVEL TÉCNICO:



CREA:

ASSINATURA DO RESPONSÁVEL TÉCNICO:

PRANCHA:

Diagrama Elétrico Fotovoltaico
Padrão de Entrada
Esquema de Aterramento
Inversor e Proteções
Planta de Situação

PREFEITURA SENADOR SÁ ACELERA



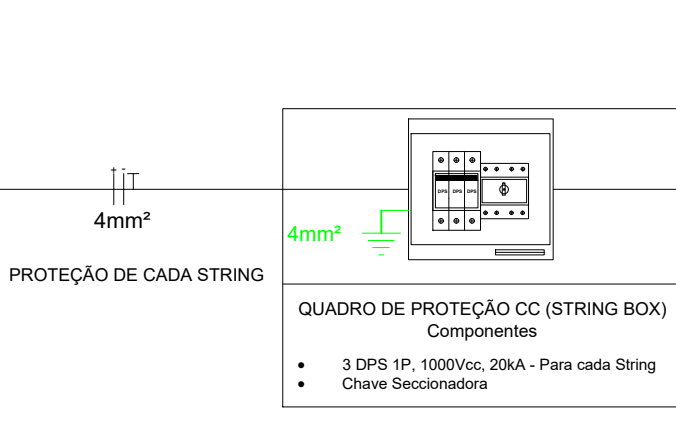
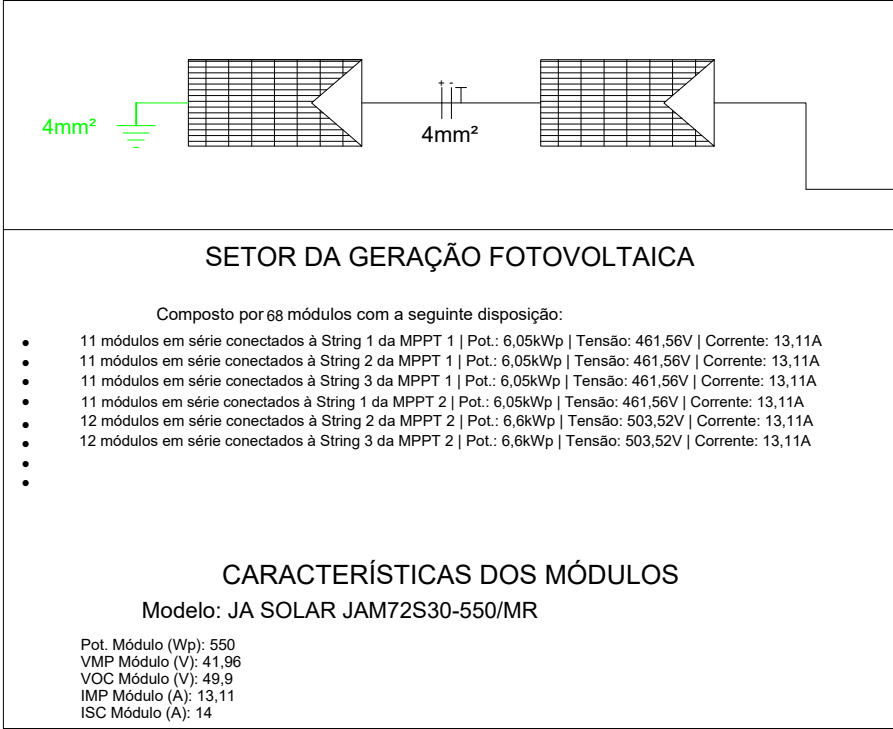


NOTAS:


1 - NESTE DESENHO É APRESENTADO O ESQUEMA DE LIGAÇÃO ELÉTRICA SIMPLIFICADO DO PADRÃO DE ENTRADA DE BAIXA TENSÃO;

2 - OS CONDUTORES DEVEM SER IDENTIFICADOS ATRAVÉS DE CORES DO ISOLAMENTO, CONFORME NBR-5410;


3 - A SAÍDA DOS CIRCUITOS PARA CARGA E GERAÇÃO DEVE SER REALIZADA ATRAVÉS DE ELETRODUTOS E ARRUELAS SEXTAVADAS;

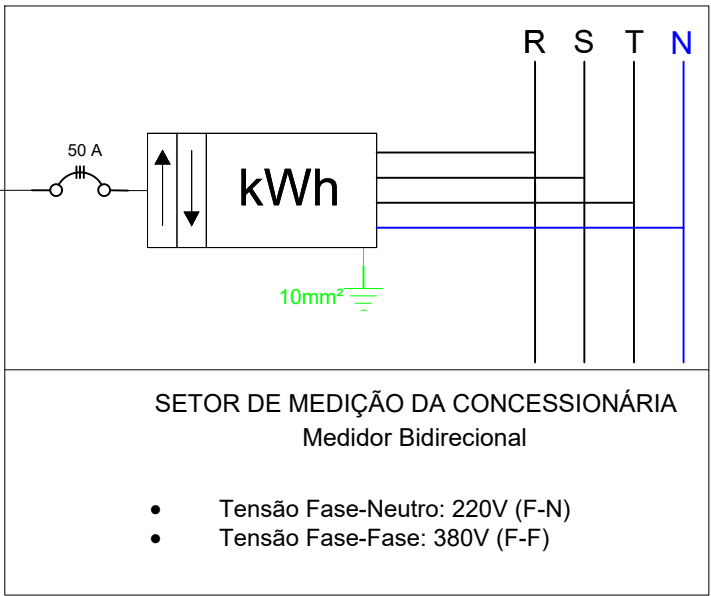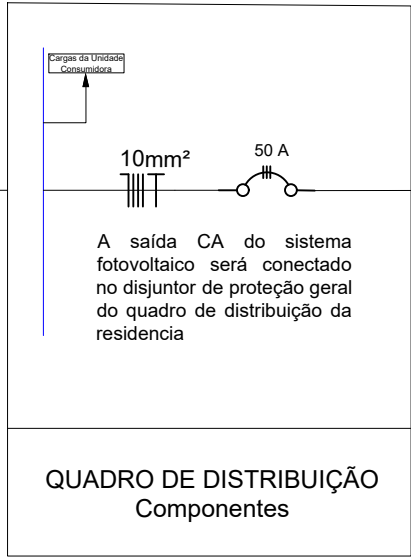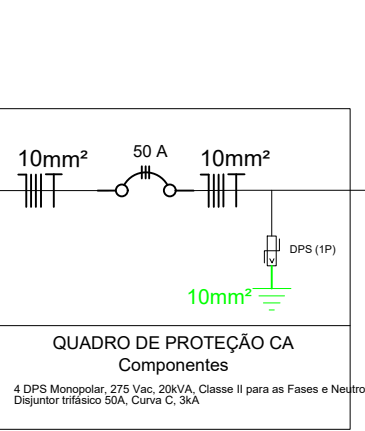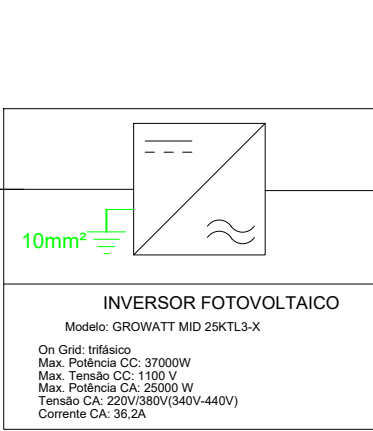


Projeto Elétrico Fotovoltaico
SEMESCALA

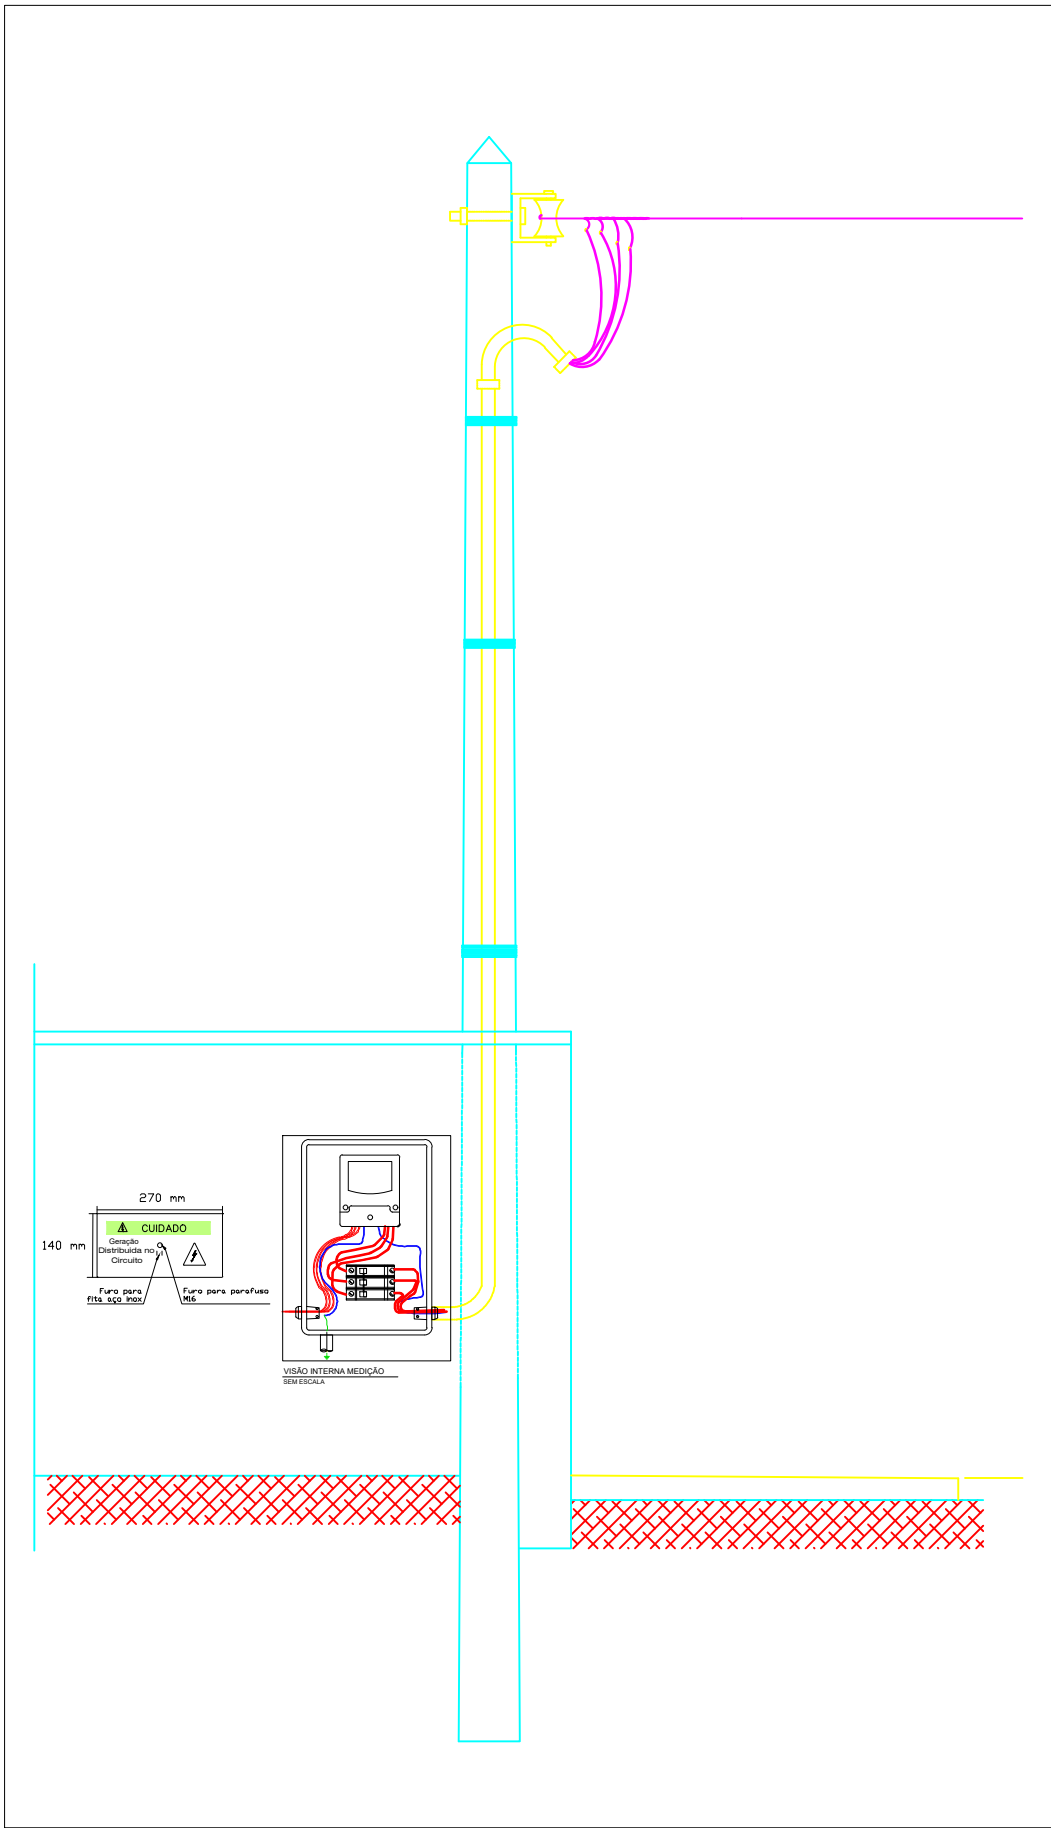


Padrão de Entrada
SEMESCALA

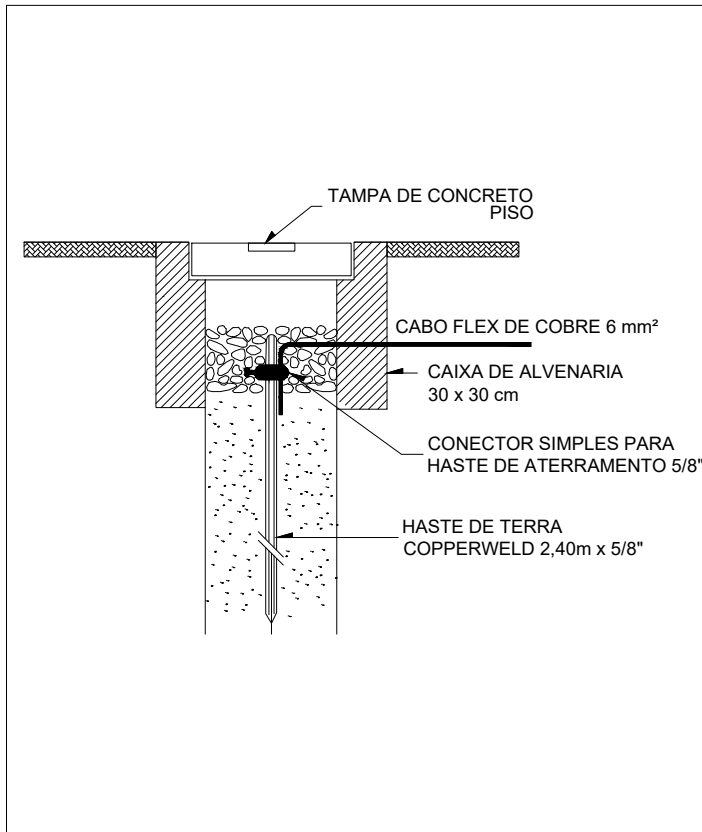


Esquema de Aterramento
SEMESCALA

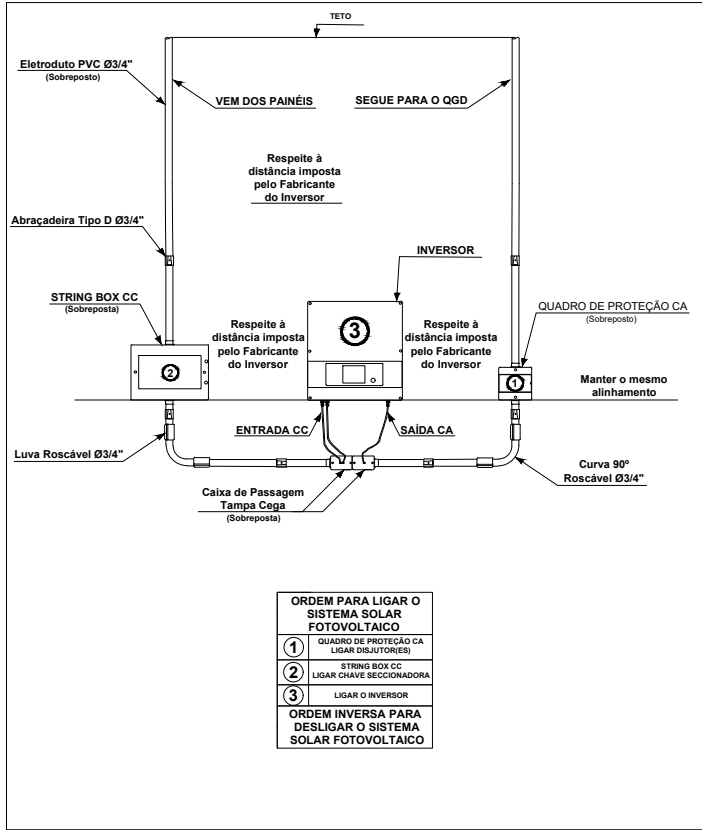

Inversor e Proteções
SEMESCALA

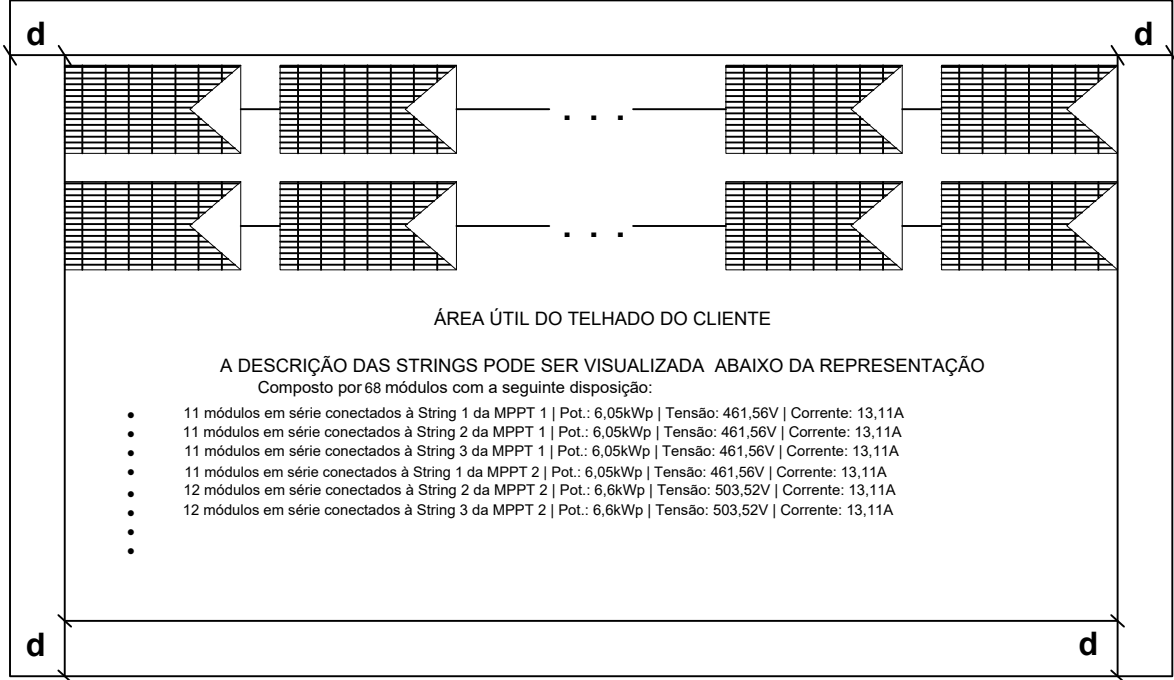

DESCRIÇÃO DO ARRANJO NO TELHADO

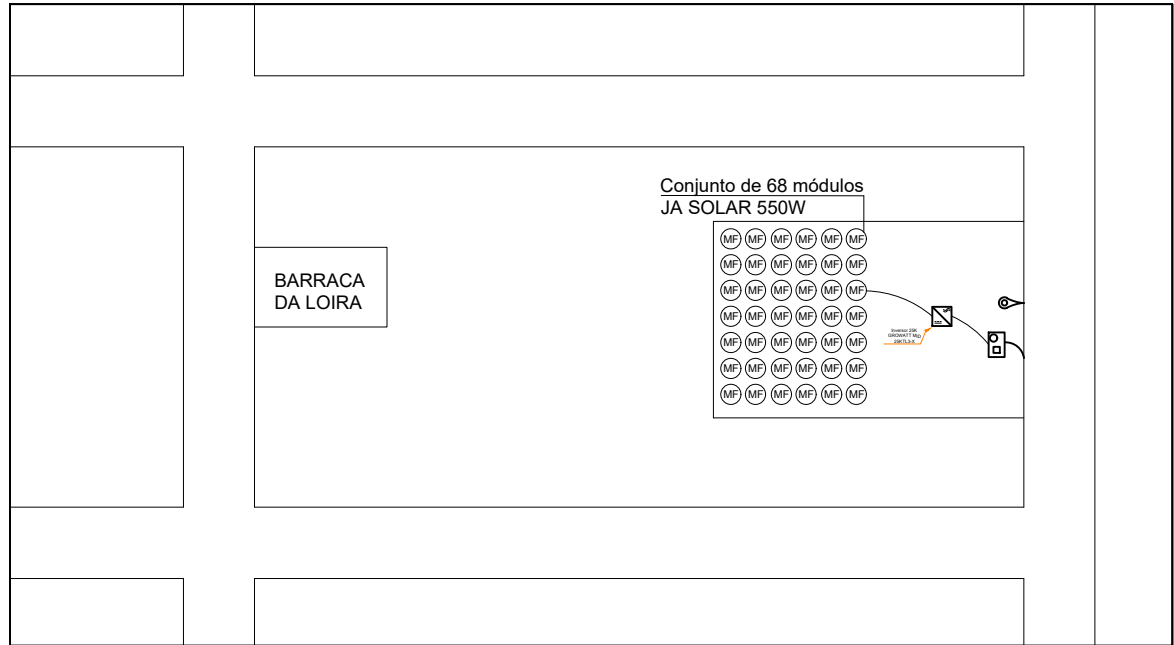

Planta de Situação
SEMESCALA

ENDEREÇO: SALÃO, CEP: 62470-000, SENADOR SÁ-CE.

Medidor Bidirecional

Inversor Fotovoltaico

Legenda da Planta de Situação
SEMESCALA

CLIENTE:
EEIF ANTÔNIO COSTA


RESPONSÁVEL TÉCNICO:

CREA:


ASSINATURA DO RESPONSÁVEL TÉCNICO:

PRANCHA:
Diagrama Elétrico Fotovoltaico
Padrão de Entrada
Esquema de Aterramento
Inversor e Proteções
Planta de Situação




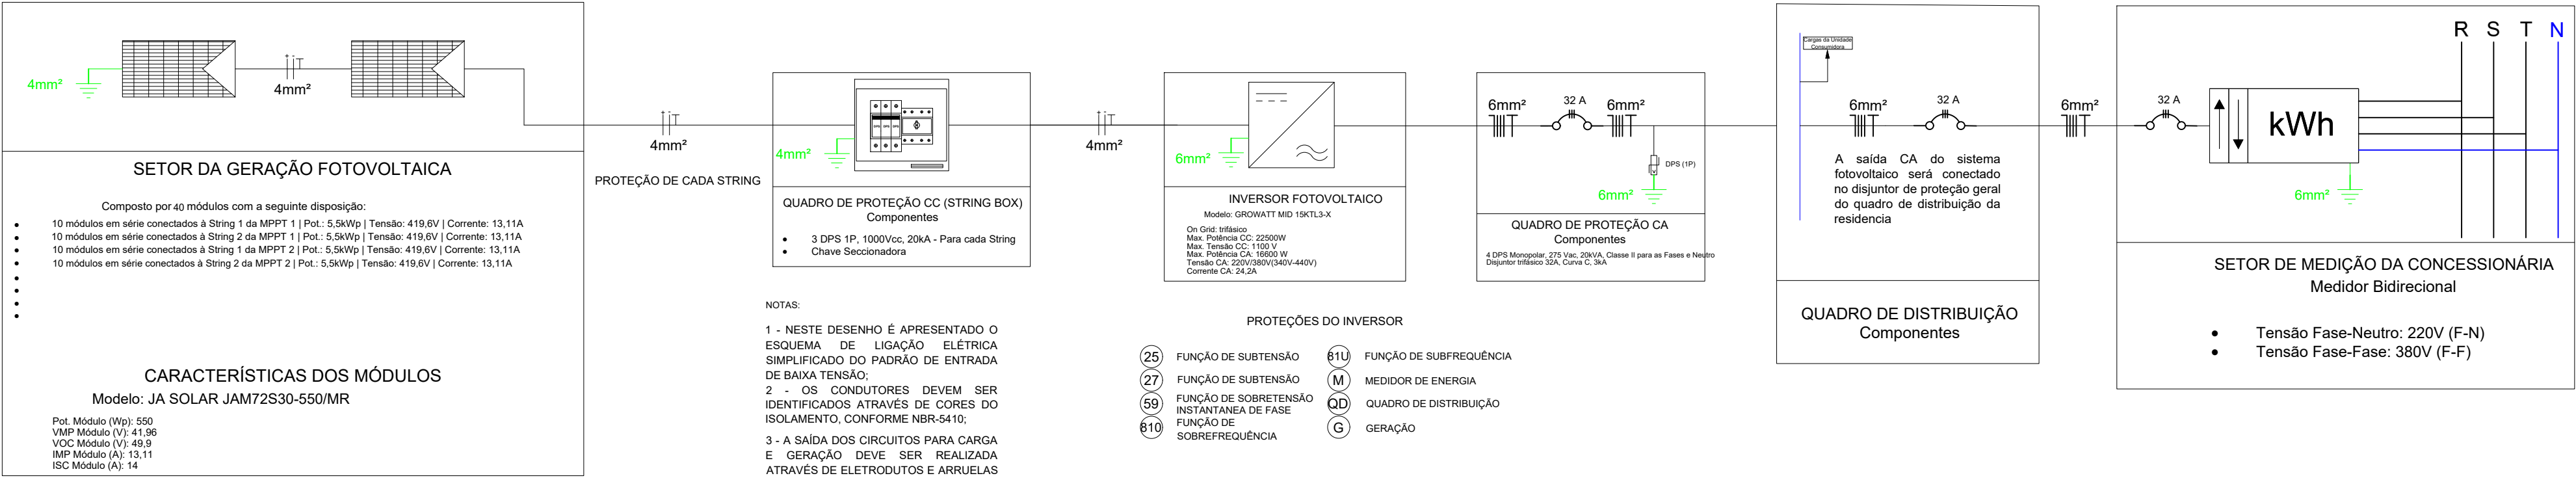


Projeto Elétrico Fotovoltaico
SEMESCALA

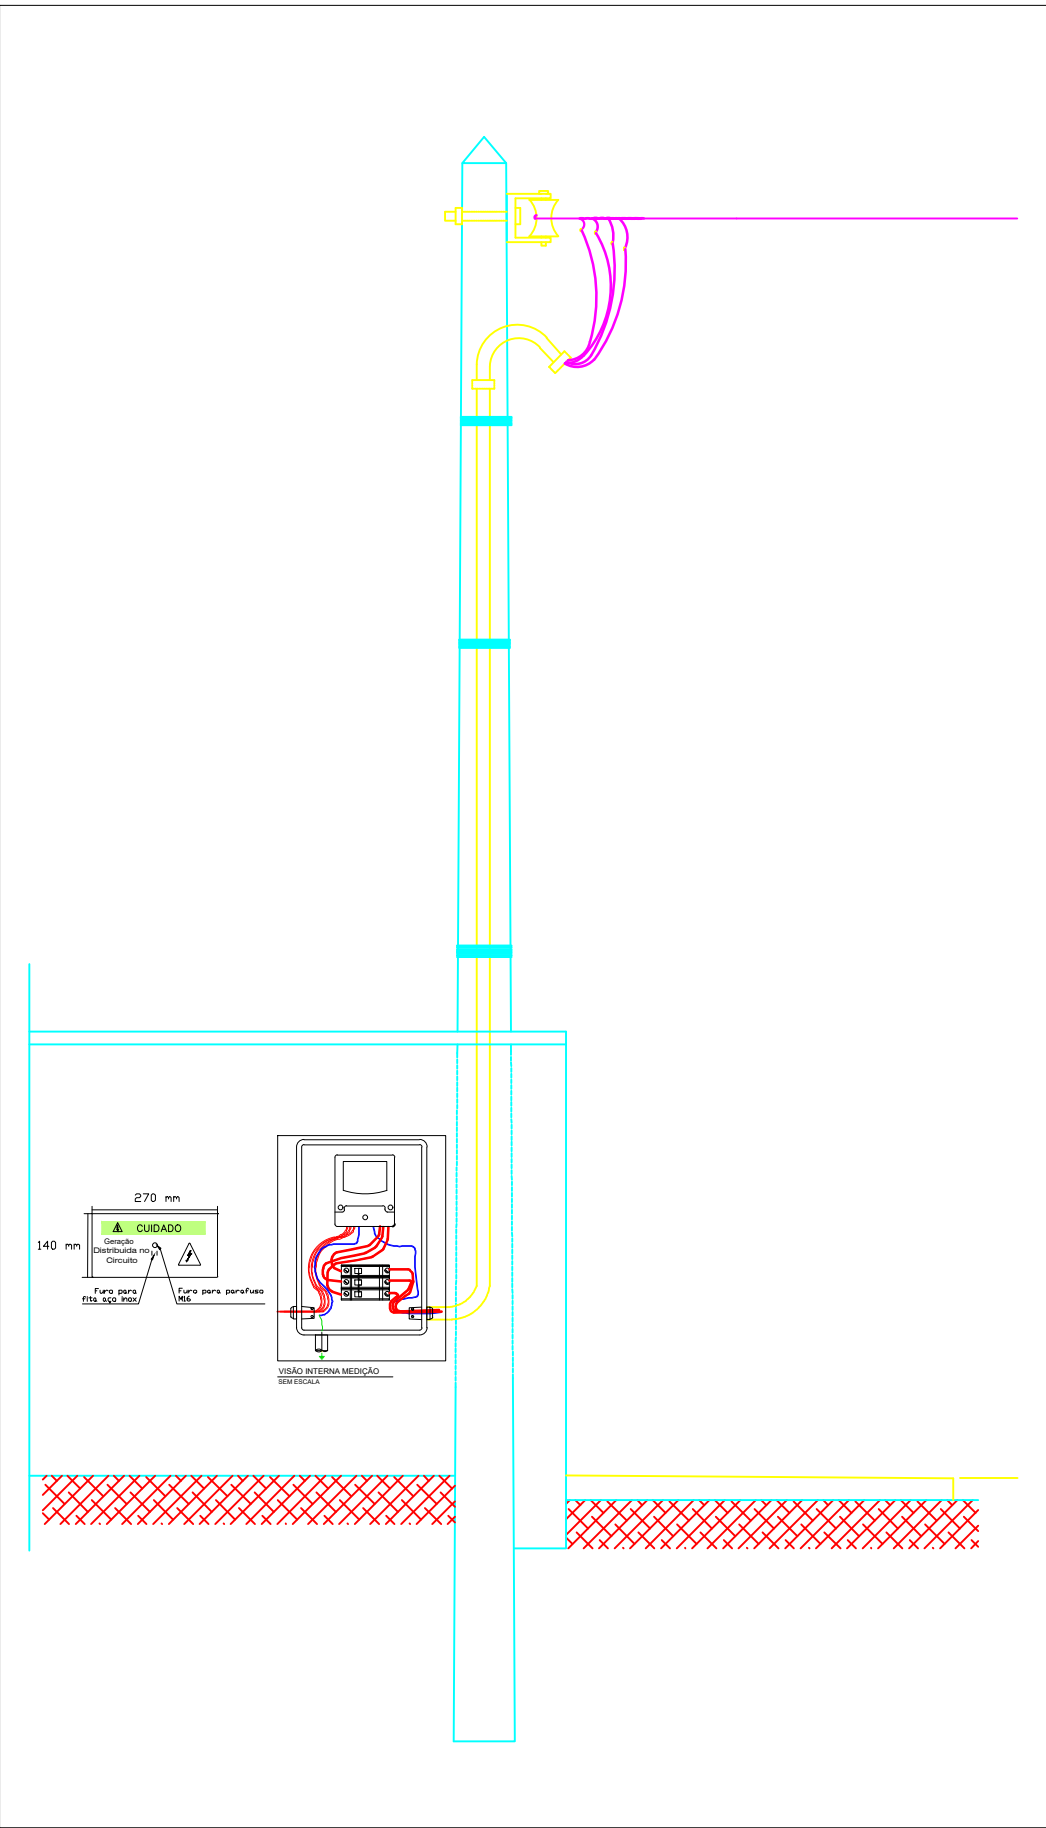


Padrão de Entrada
SEMESCALA

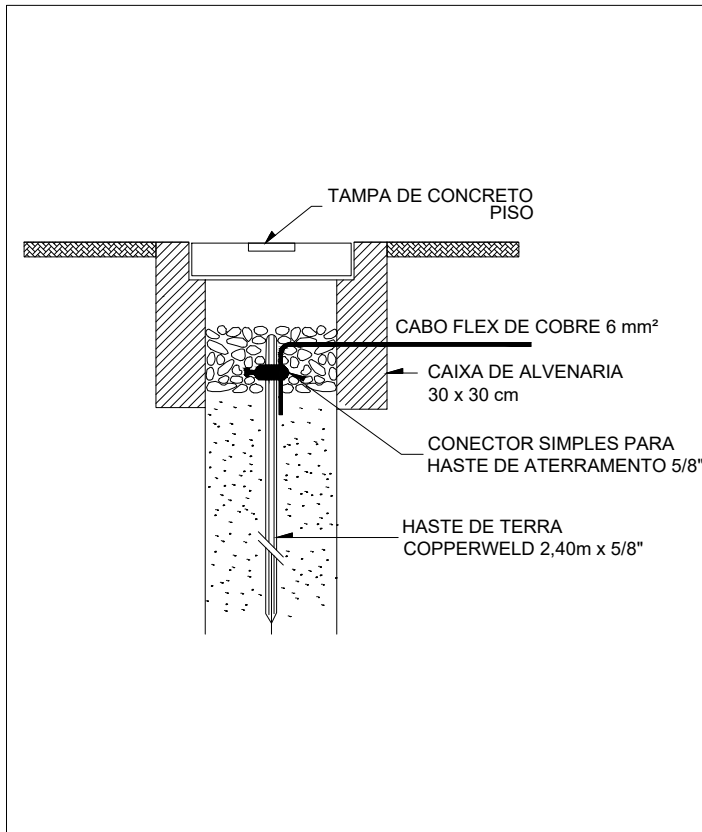


Esquema de Aterramento
SEMESCALA

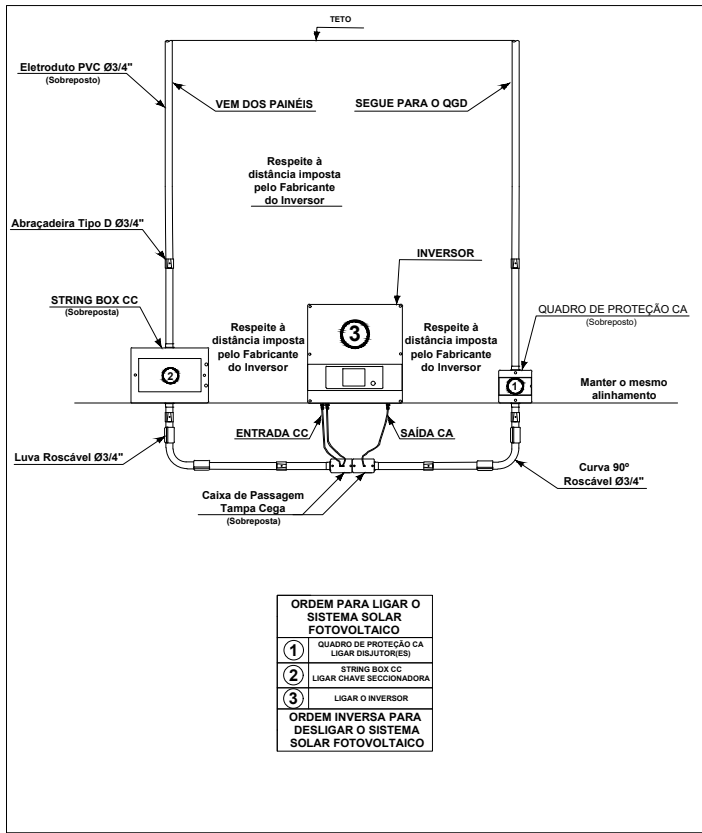


Inversor e Proteções
SEMESCALA

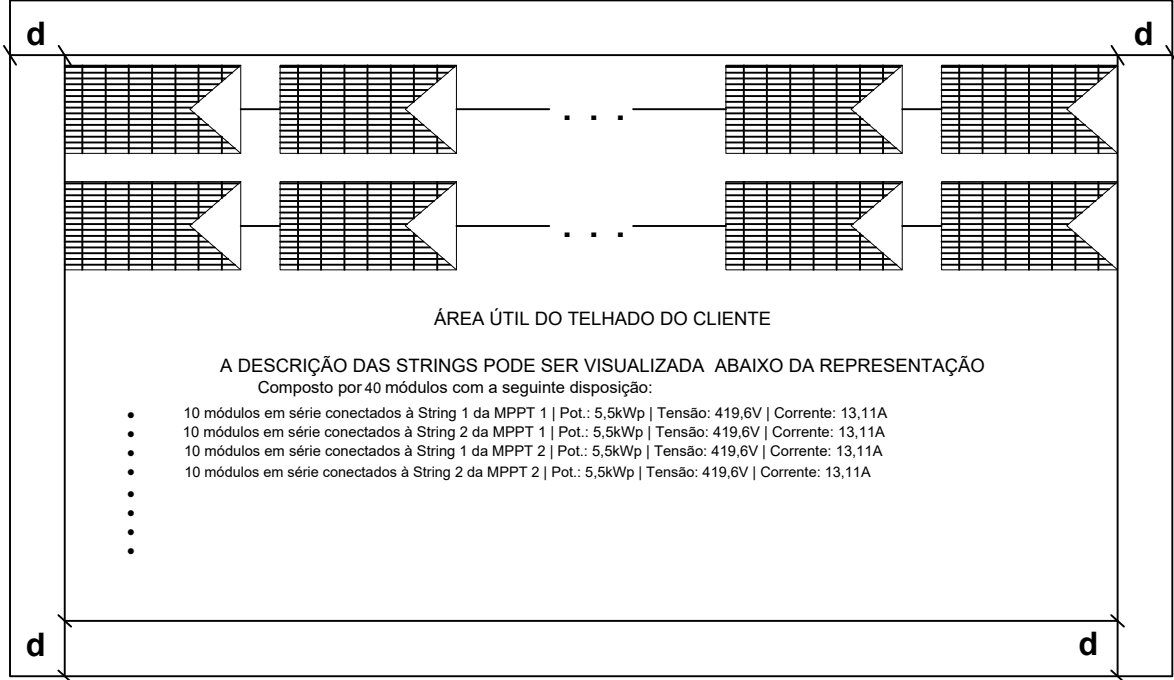

DESCRIÇÃO DO ARRANJO NO TELHADO

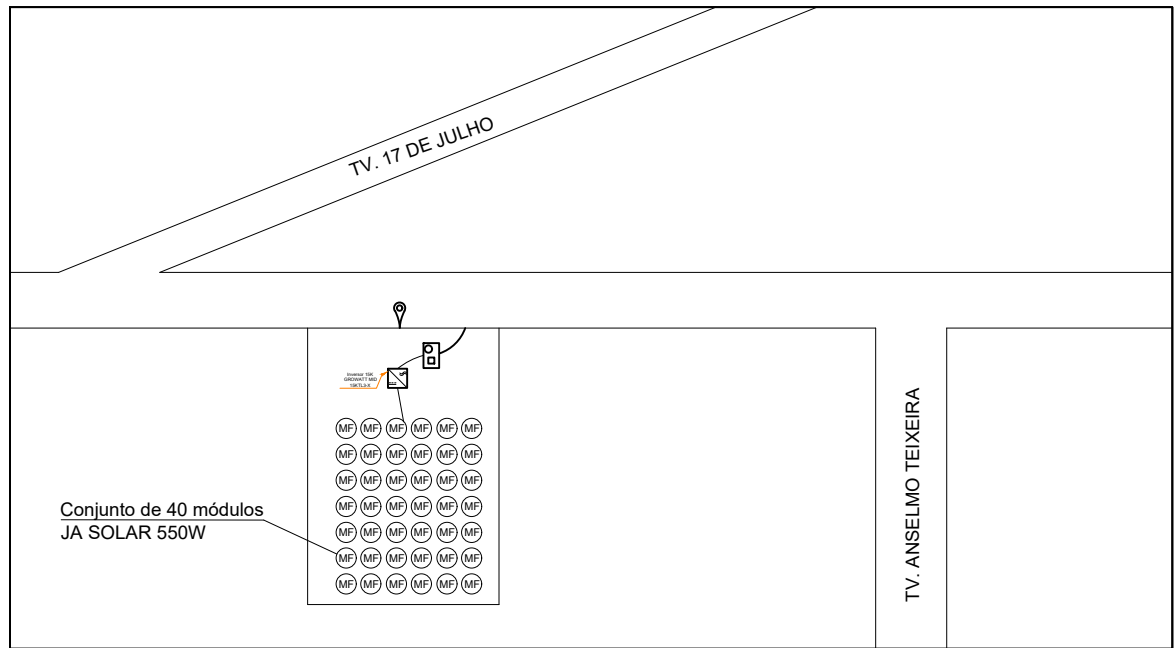

Planta de Situação
SEMESCALA

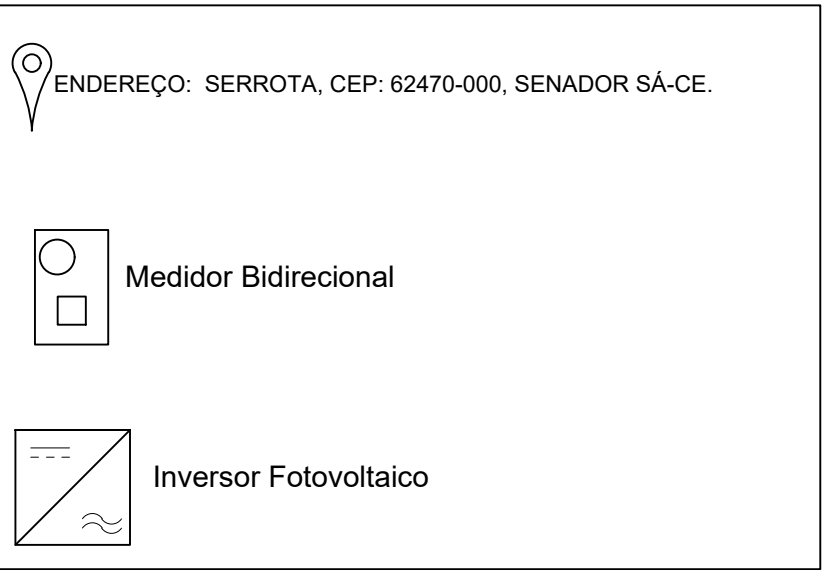

Legenda da Planta de Situação
SEMESCALA

CLIENTE:
CMEI PEQUENOS BRILHANTES


RESPONSÁVEL TÉCNICO:

CREA:


ASSINATURA DO RESPONSÁVEL TÉCNICO:

PRANCHA:
Diagrama Elétrico Fotovoltaico
Padrão de Entrada
Esquema de Aterramento
Inversor e Proteções
Planta de Situação




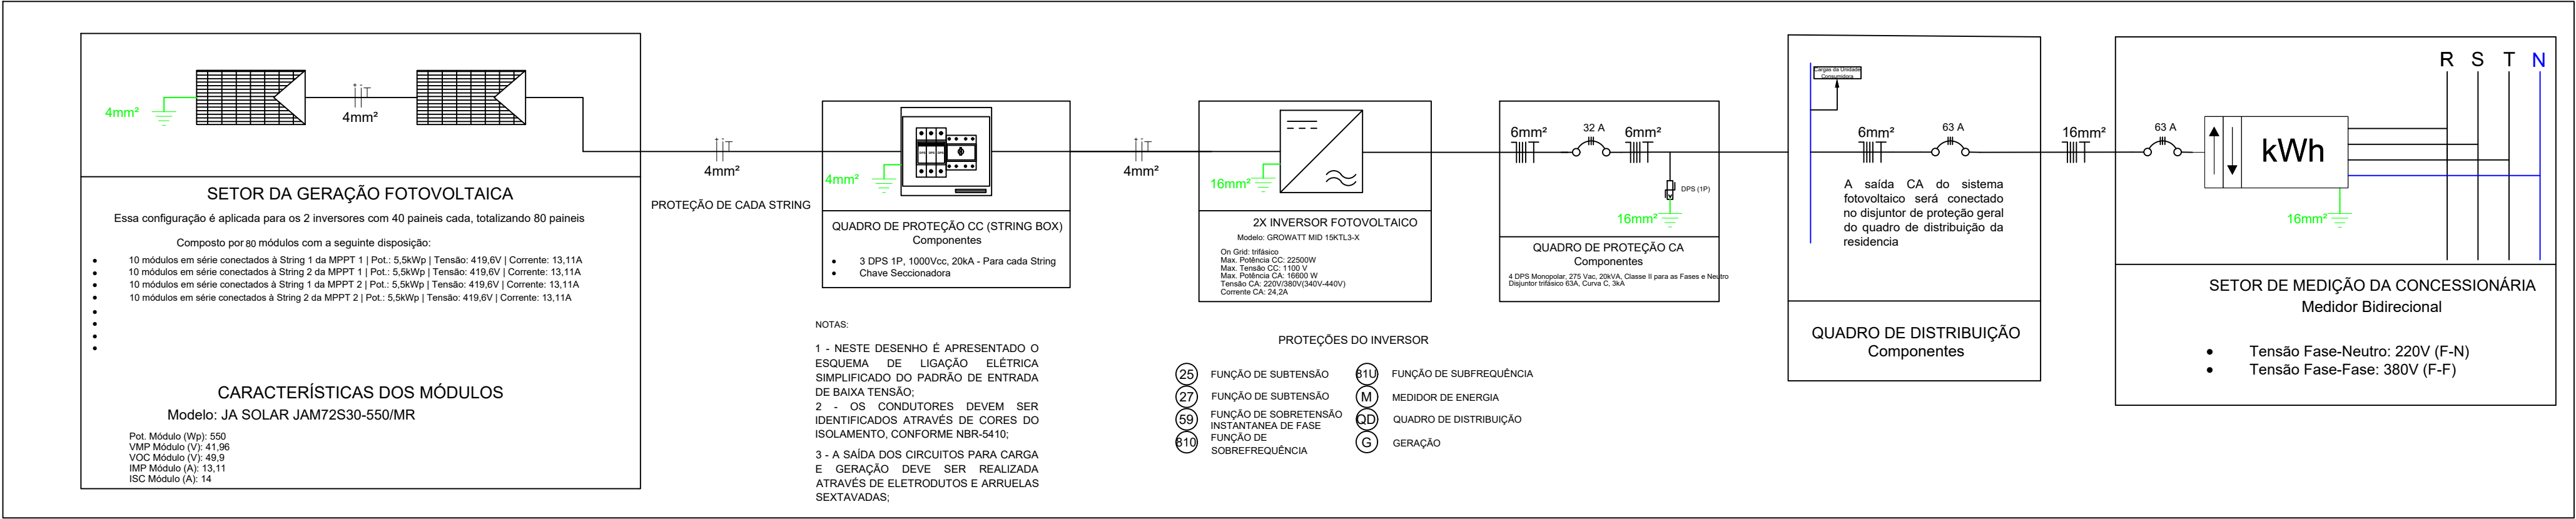


Projeto Elétrico Fotovoltaico
SEMESCALA

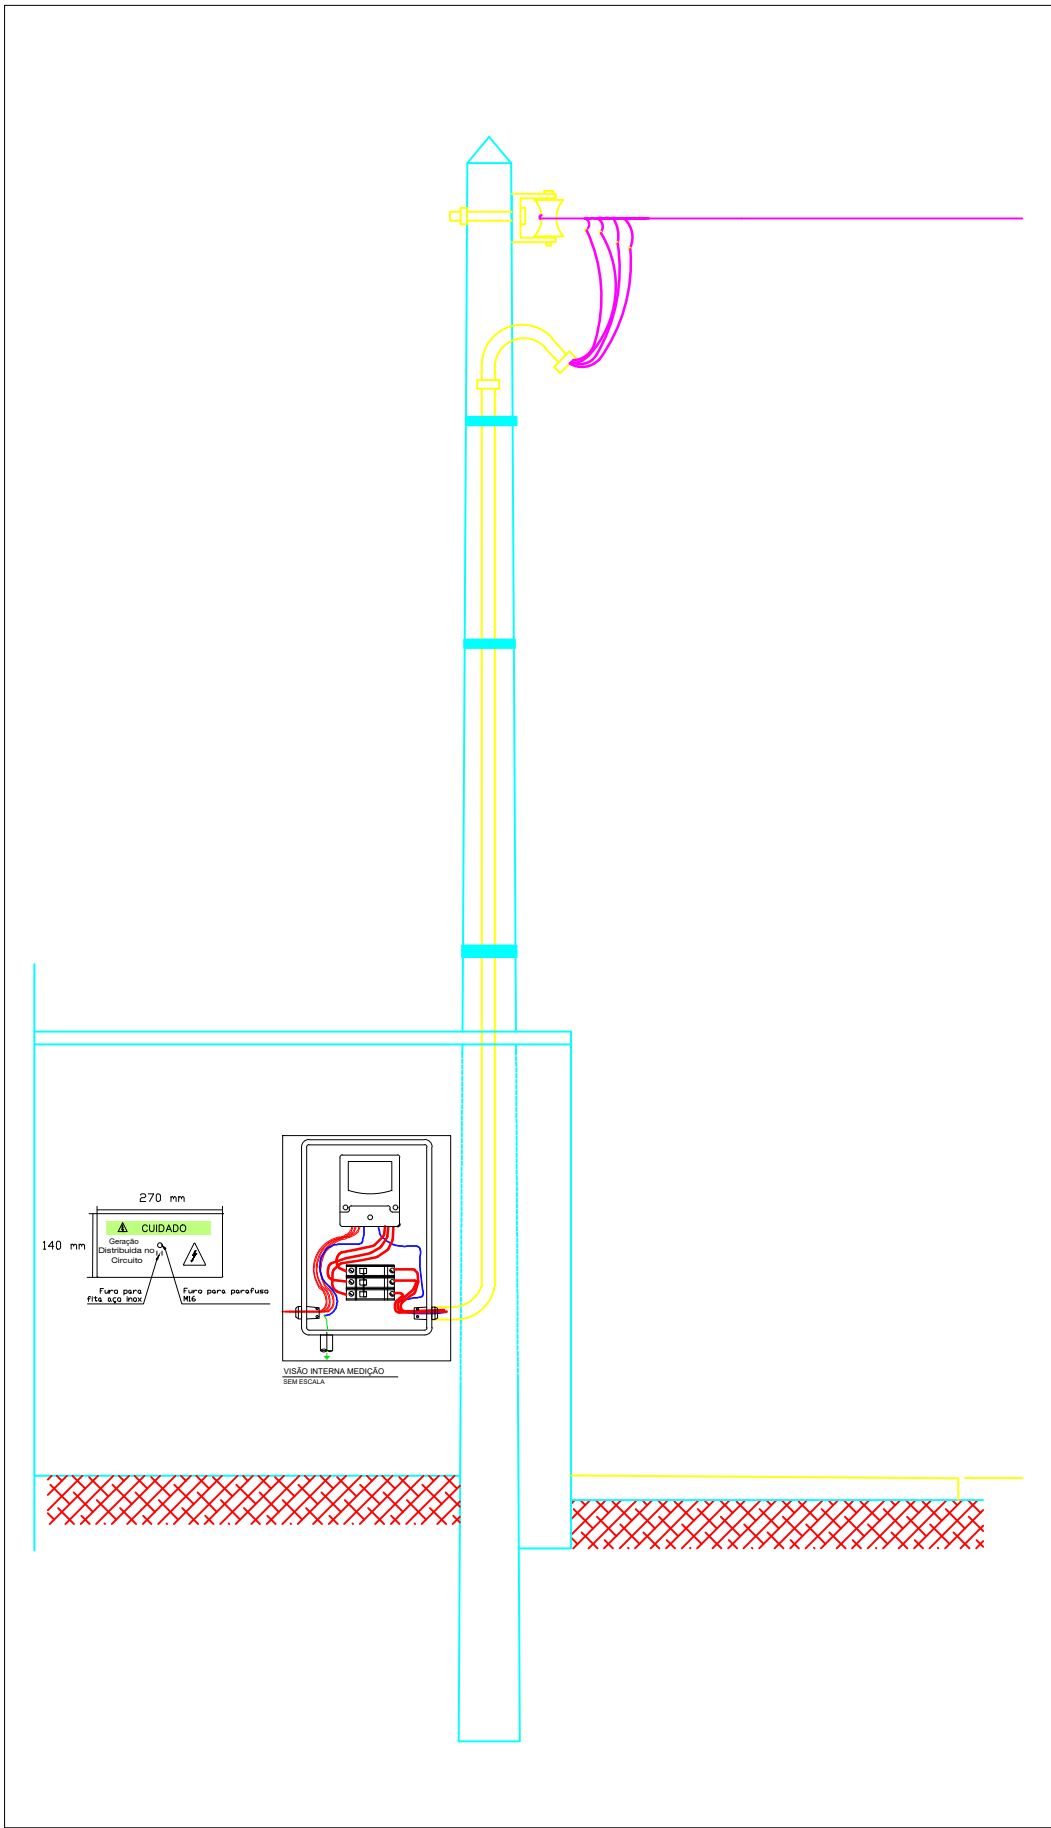


Padrão de Entrada
SEMESCALA

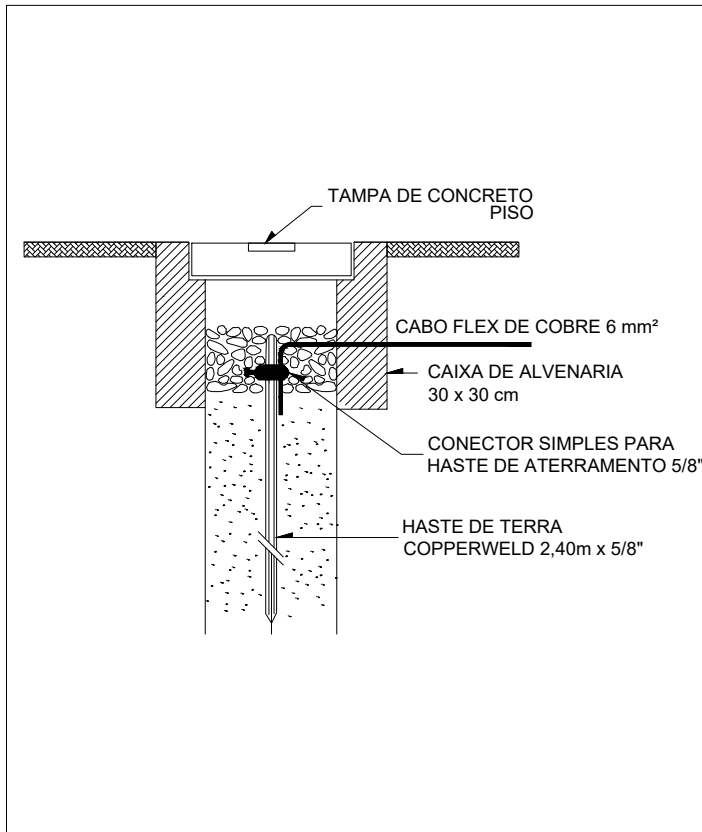


Esquema de Aterramento
SEMESCALA

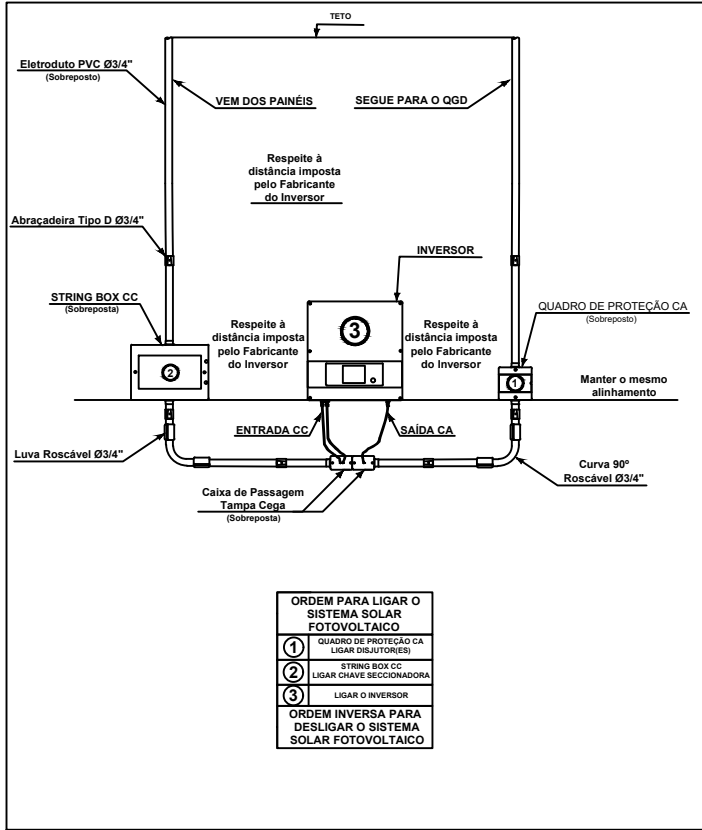

Inversor e Proteções
SEMESCALA

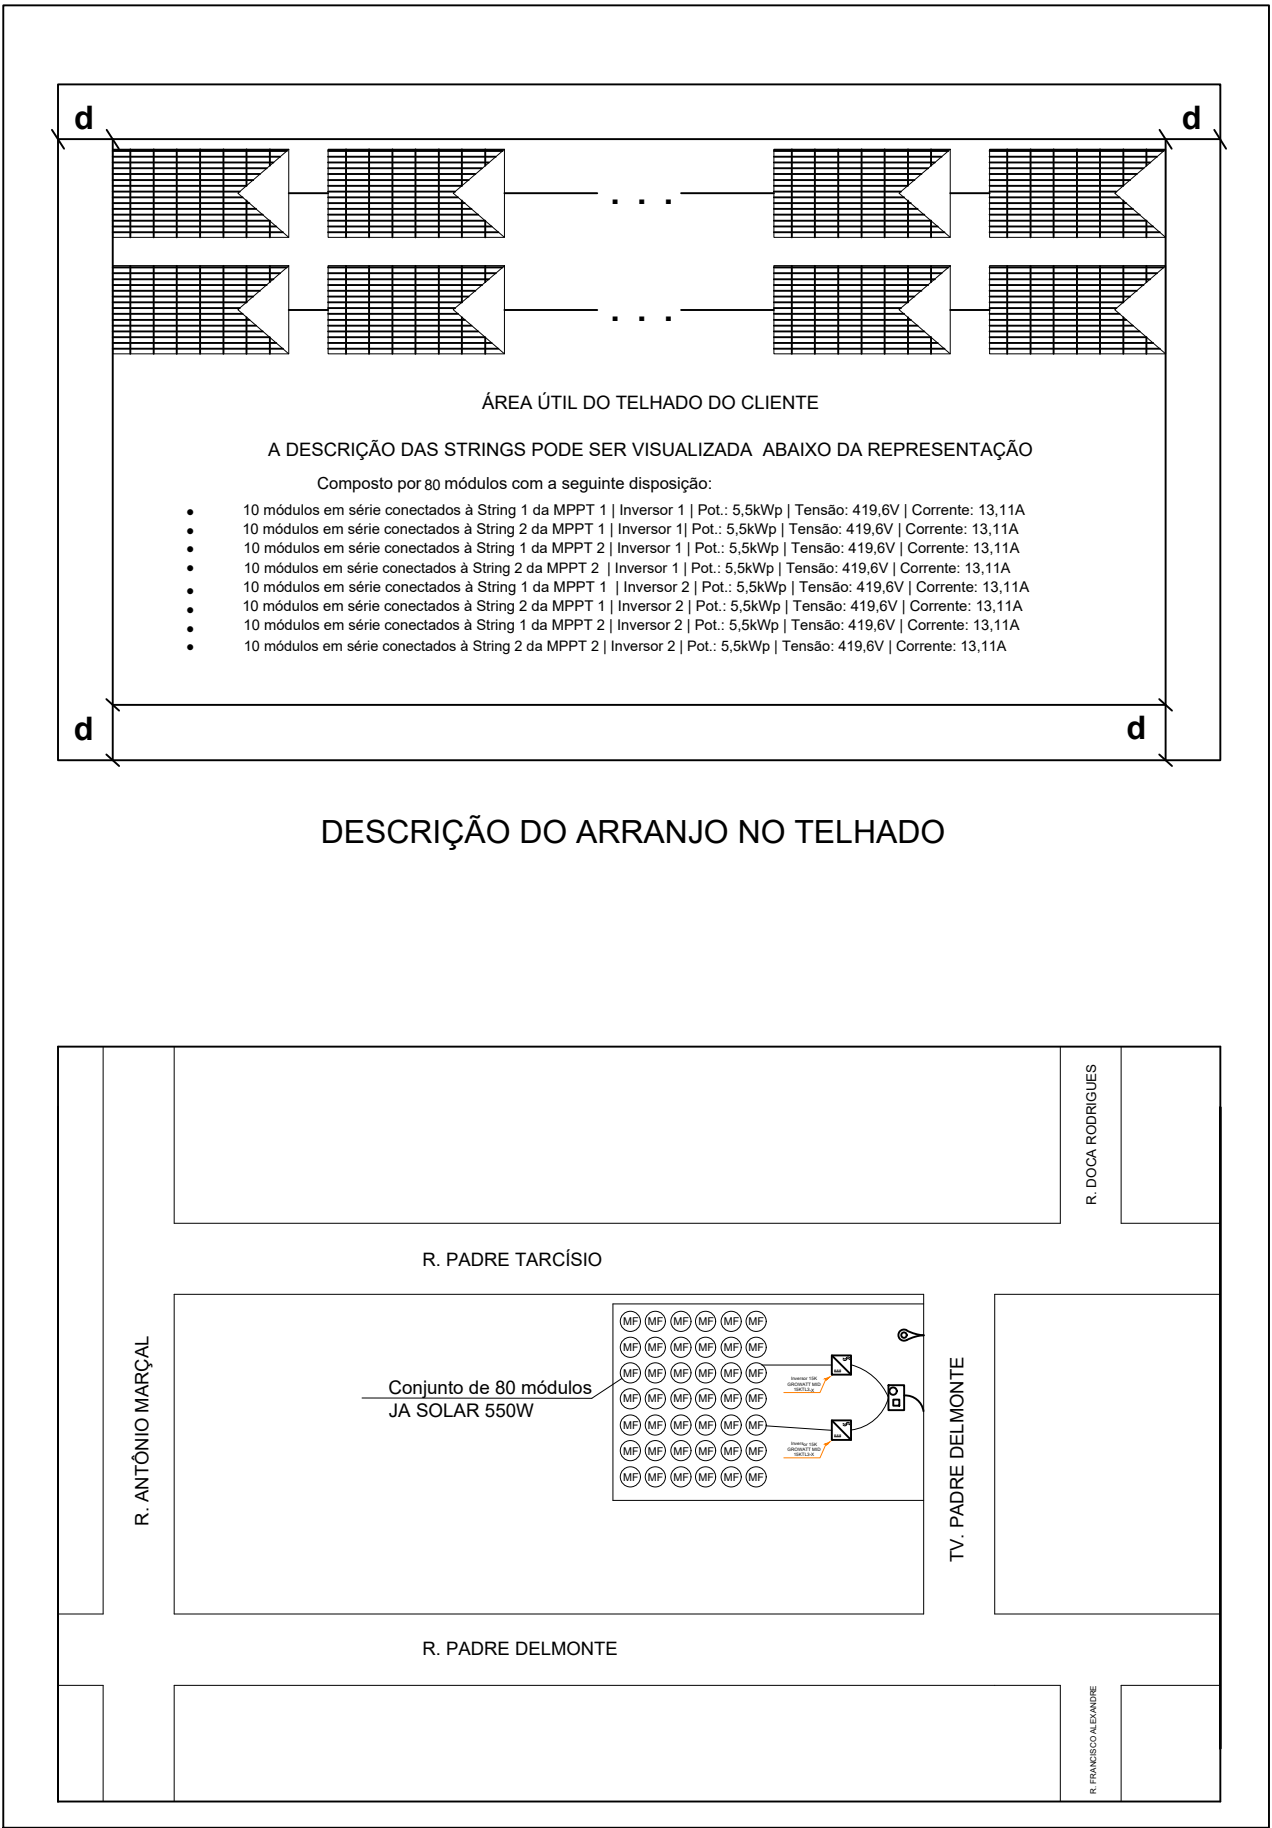

Planta de Situação
SEMESCALA

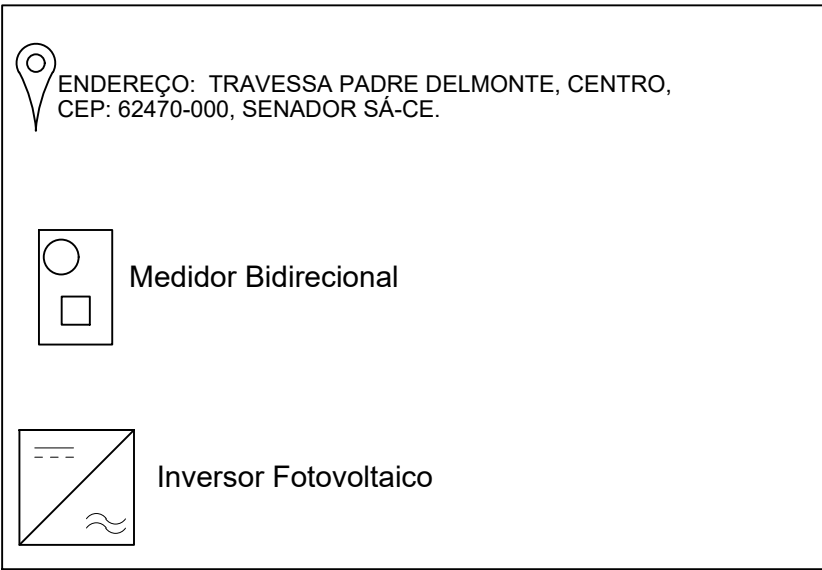

Legenda da Planta de Situação
SEMESCALA

CLIENTE:

CENTRO EMERGENCIAL ALEXANDRE TUBARÃO

RESPONSÁVEL TÉCNICO:


CREA:

ASSINATURA DO RESPONSÁVEL TÉCNICO:


PRANCHA:

Diagrama Elétrico Fotovoltaico
Padrão de Entrada
Esquema de Aterramento
Inversor e Proteções
Planta de Situação




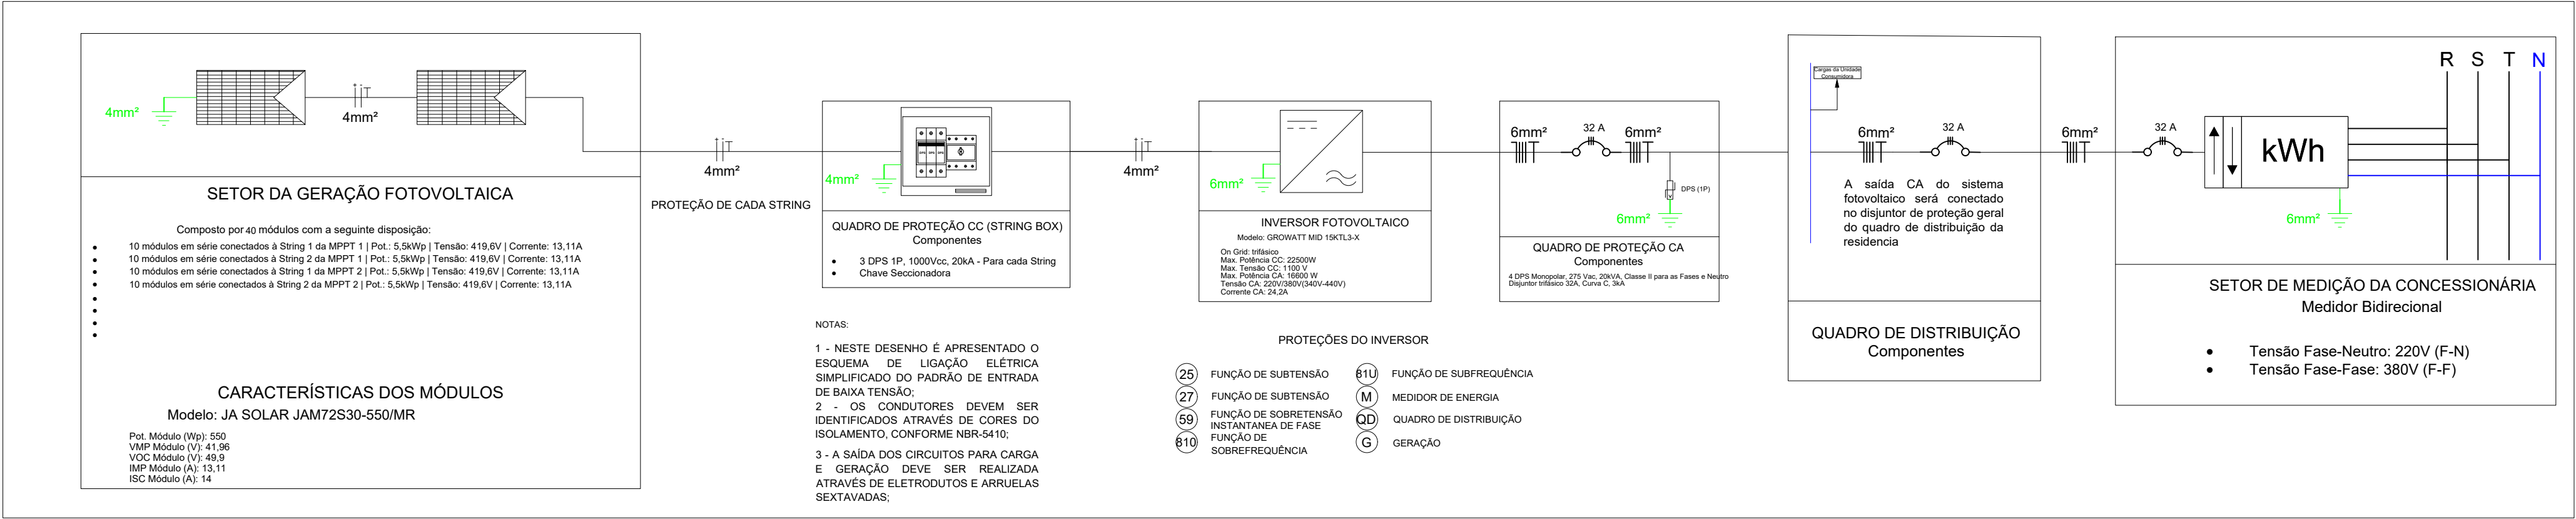


Projeto Elétrico Fotovoltaico
SEMESCALA

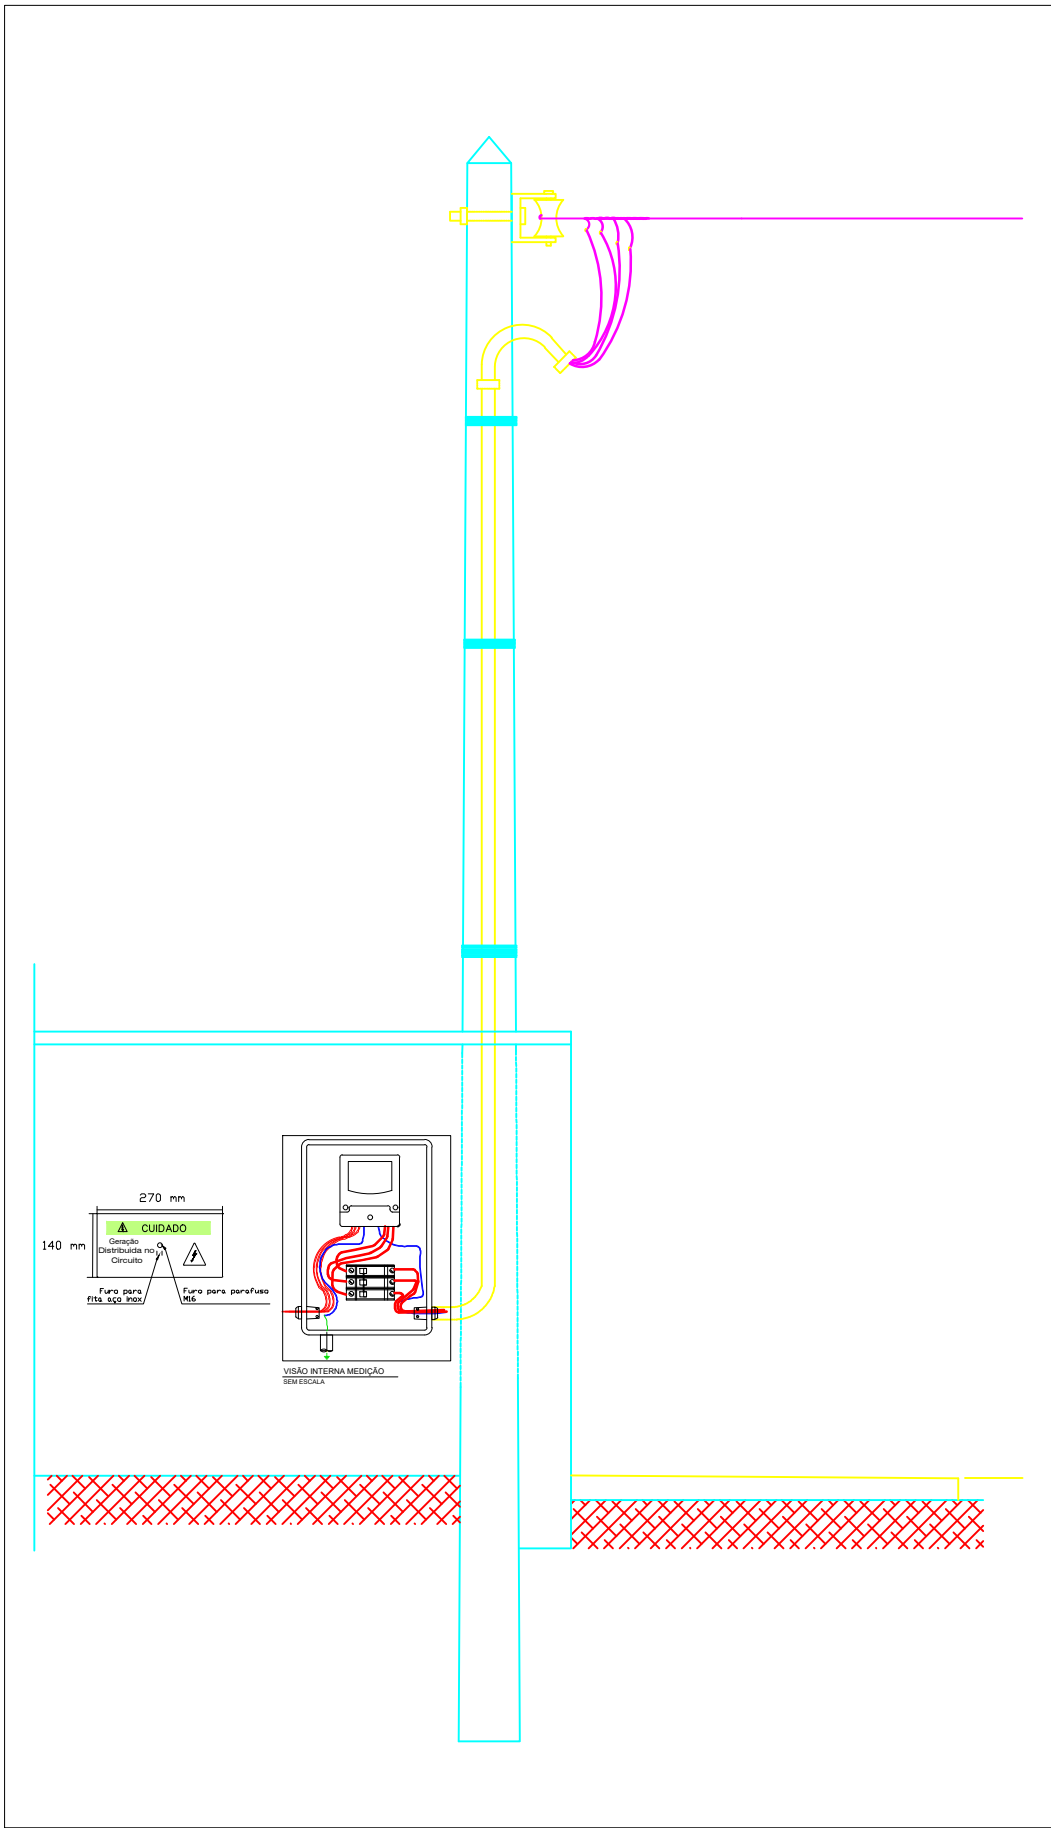


Padrão de Entrada
SEMESCALA

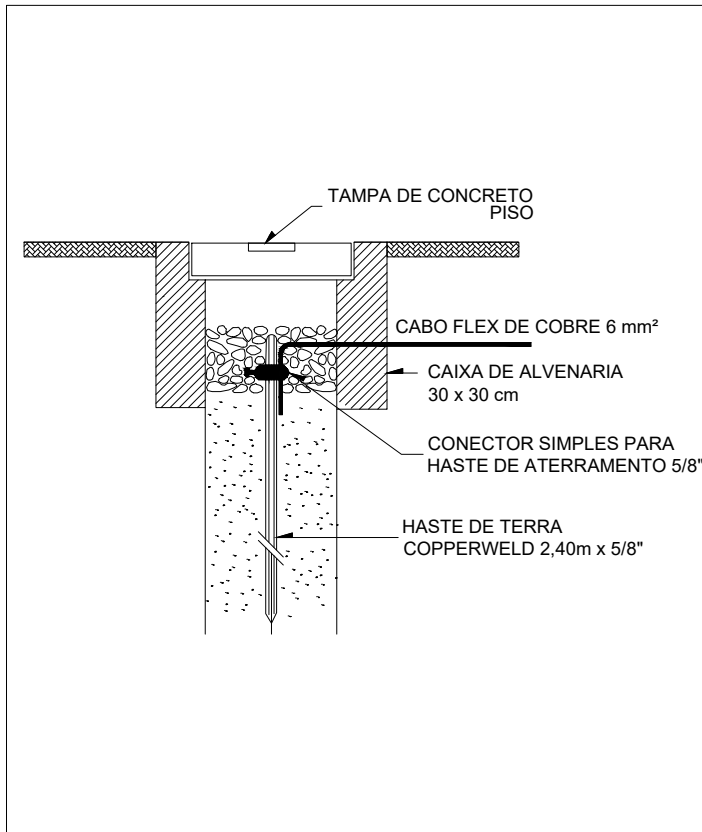


Esquema de Aterramento
SEMESCALA

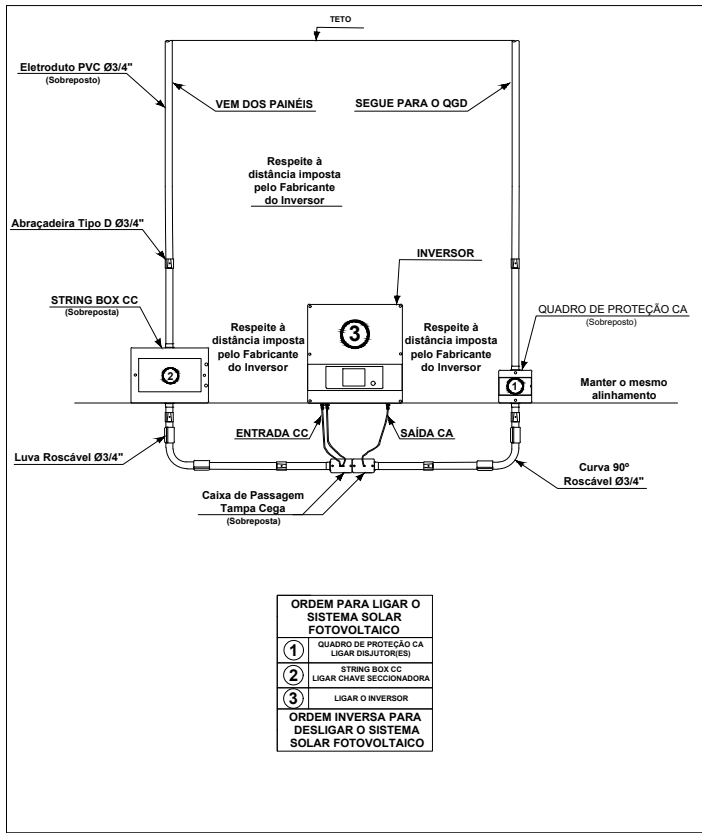

Inversor e Proteções
SEMESCALA

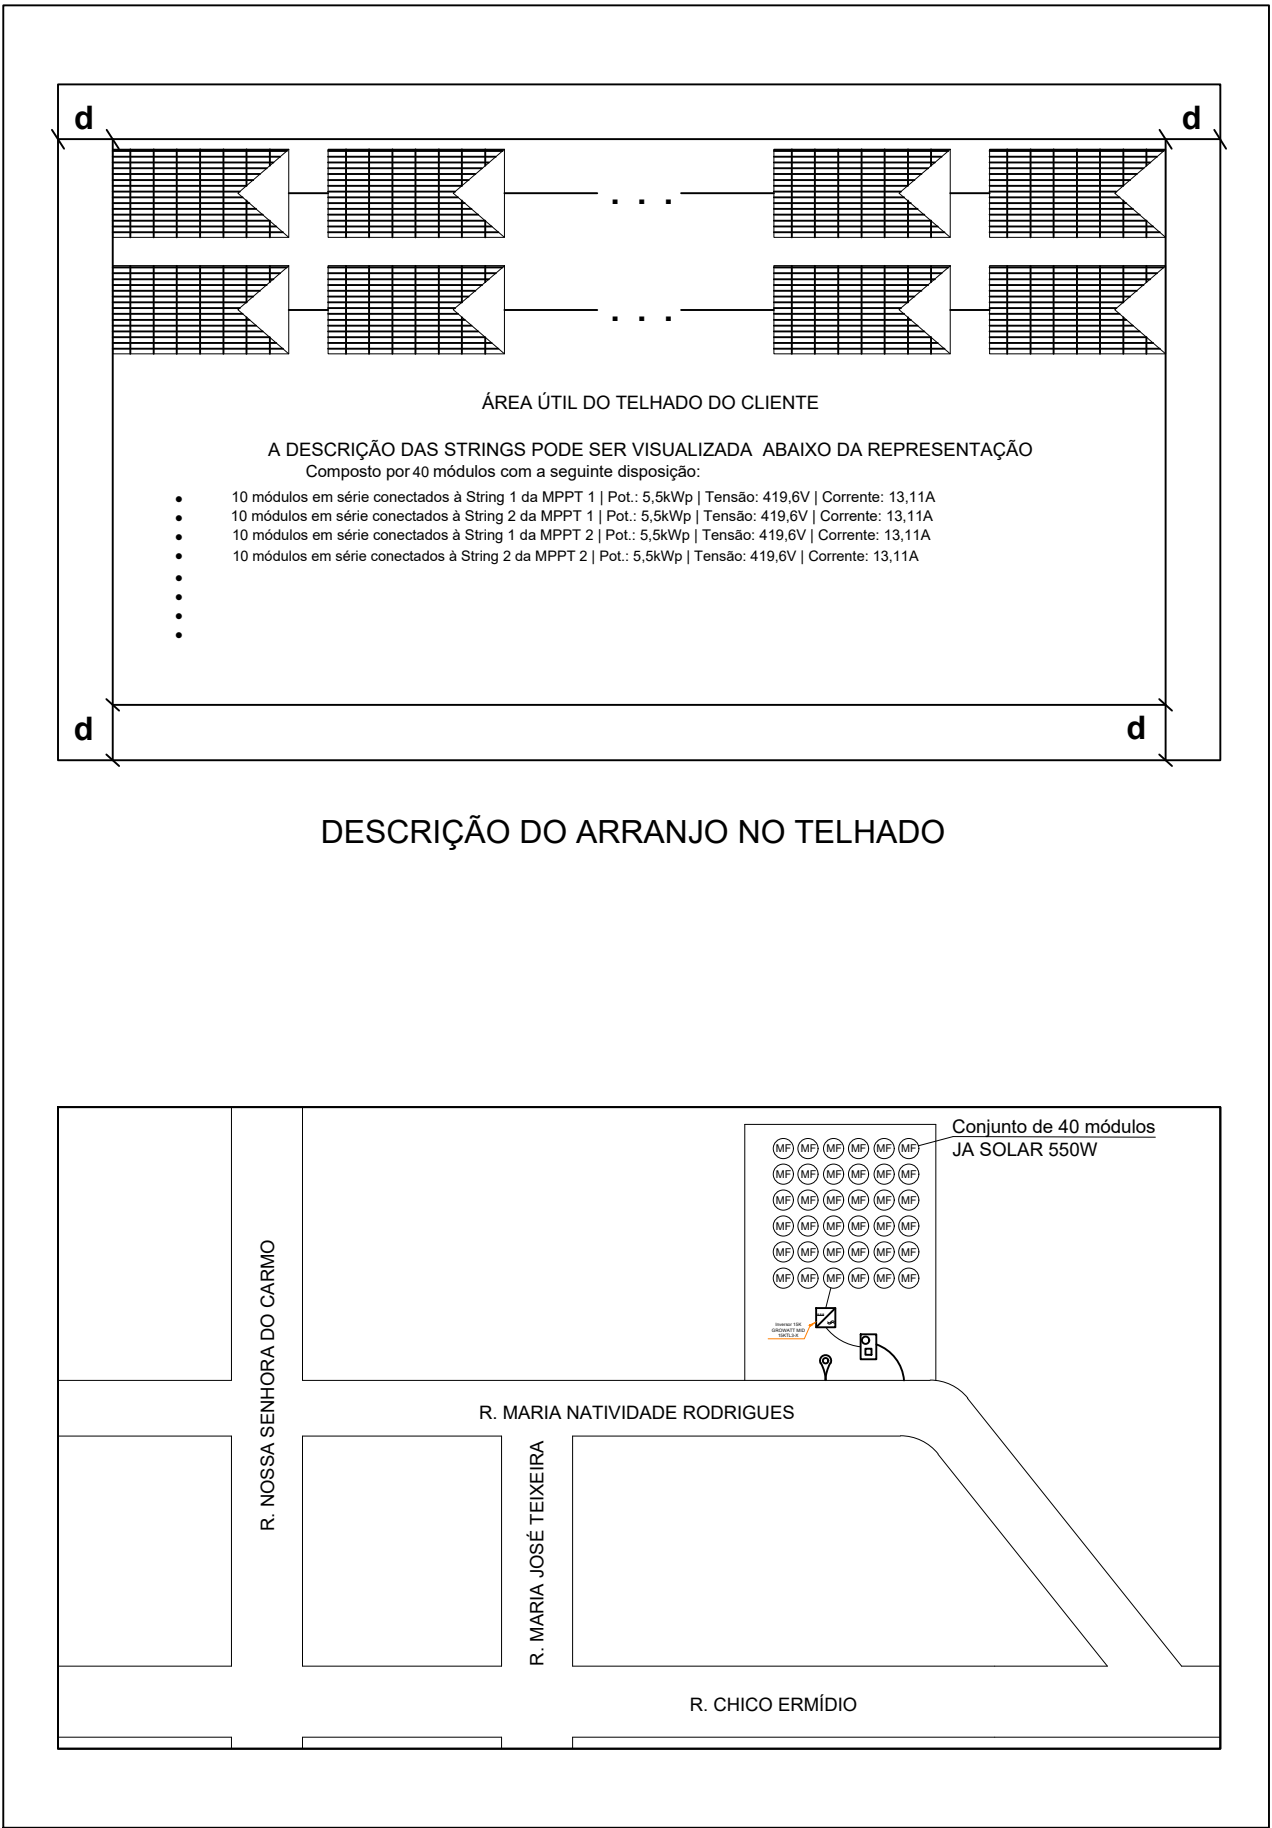

Planta de Situação
SEMESCALA

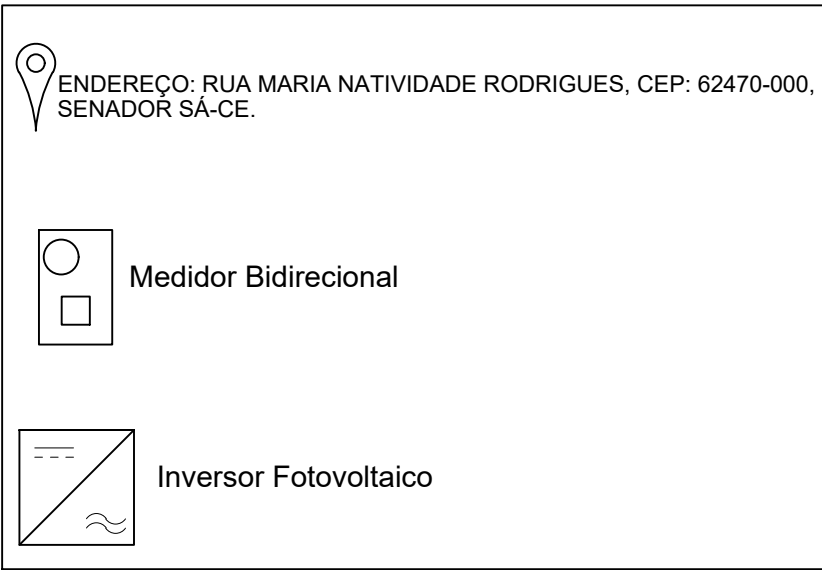

Legenda da Planta de Situação
SEMESCALA

CLIENTE:

UBS FRANCISCO RODRIGUES

RESPONSÁVEL TÉCNICO:


CREA:

ASSINATURA DO RESPONSÁVEL TÉCNICO:


PRANCHA:

Diagrama Elétrico Fotovoltaico
Padrão de Entrada
Esquema de Aterramento
Inversor e Proteções
Planta de Situação


PREFEITURA
SENADOR SA
ACELERA

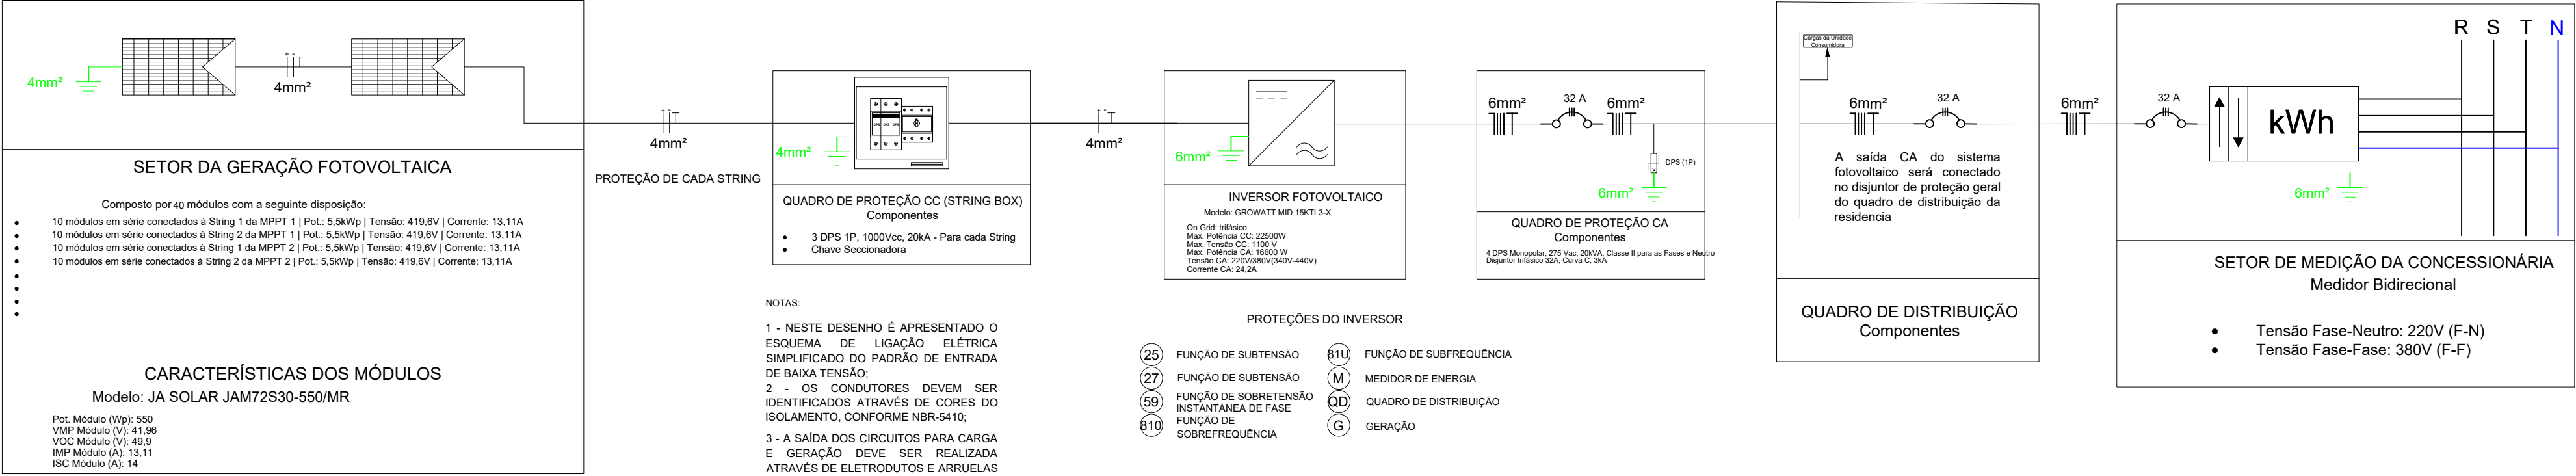


Projeto Elétrico Fotovoltaico
SEMESCALA

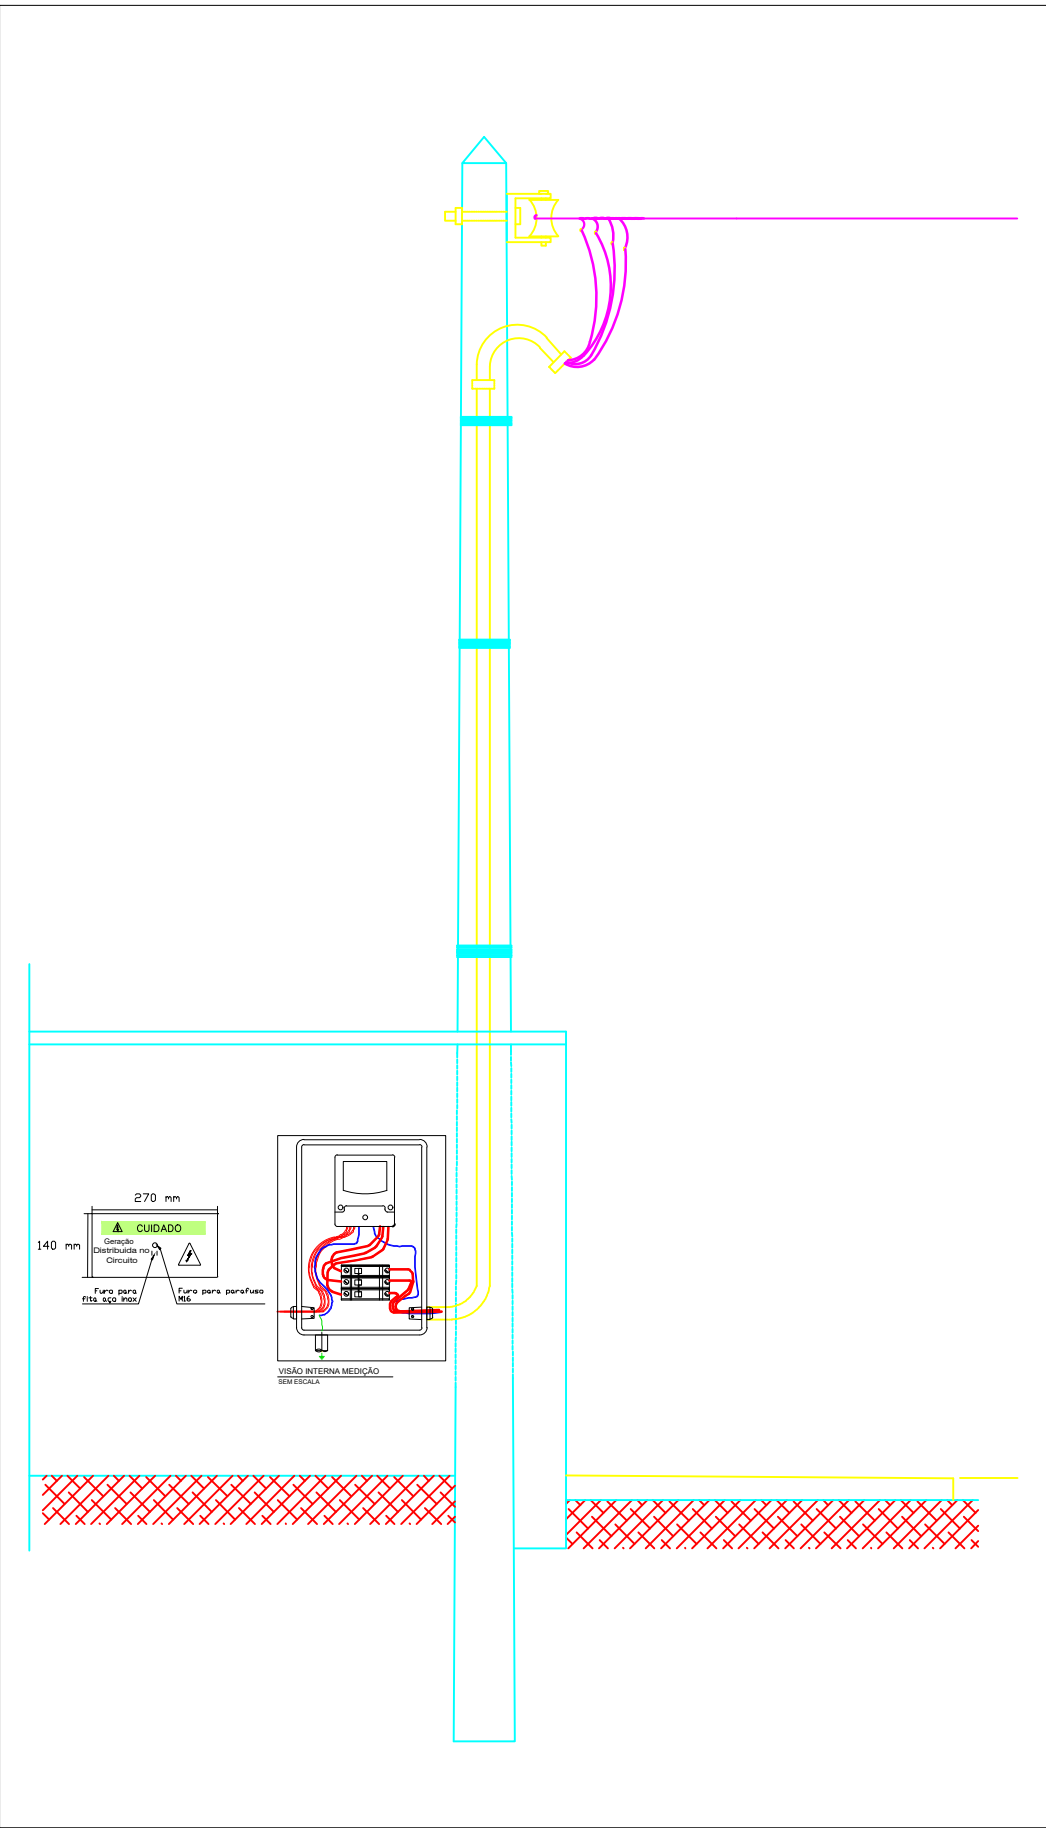


Padrão de Entrada
SEMESCALA

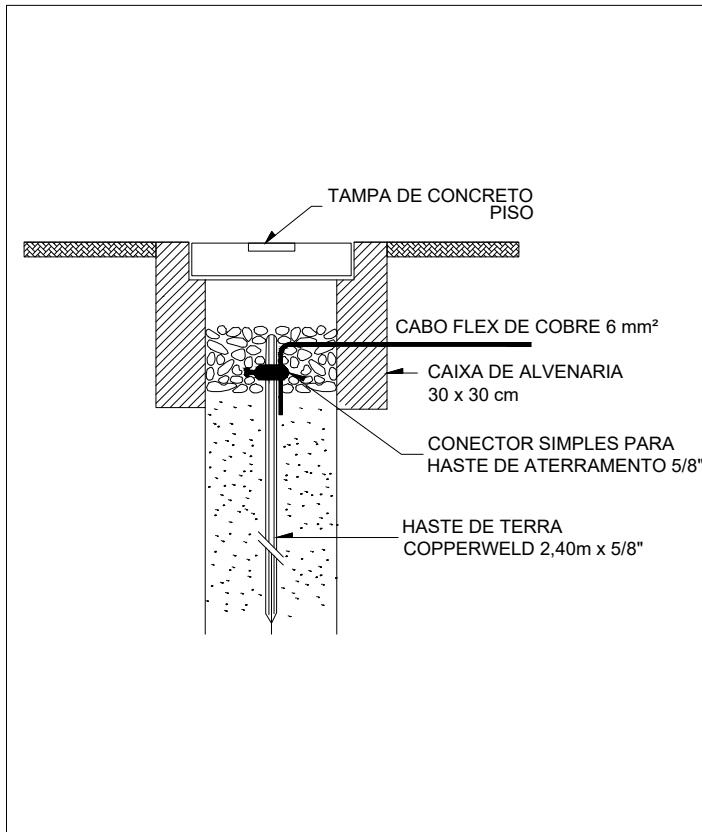


Esquema de Aterramento
SEMESCALA

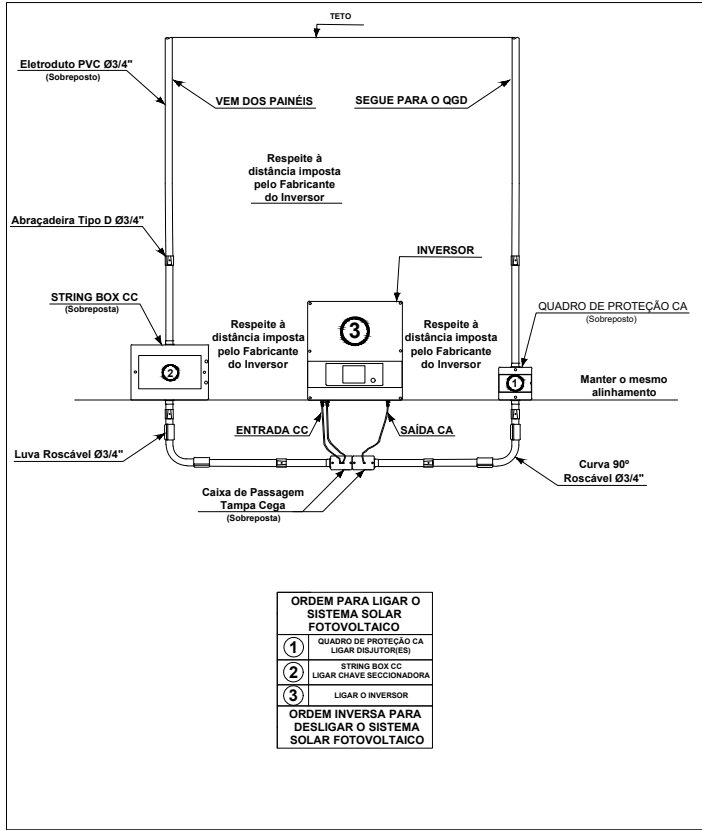


Inversor e Proteções
SEMESCALA

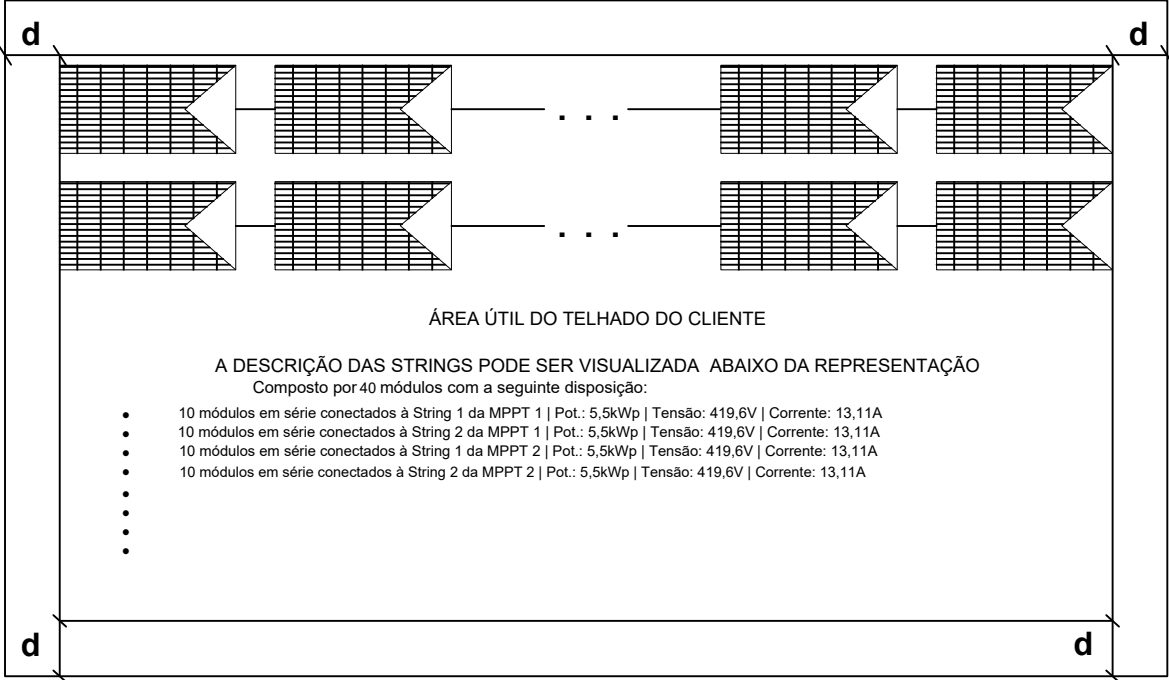

DESCRIÇÃO DO ARRANJO NO TELHADO

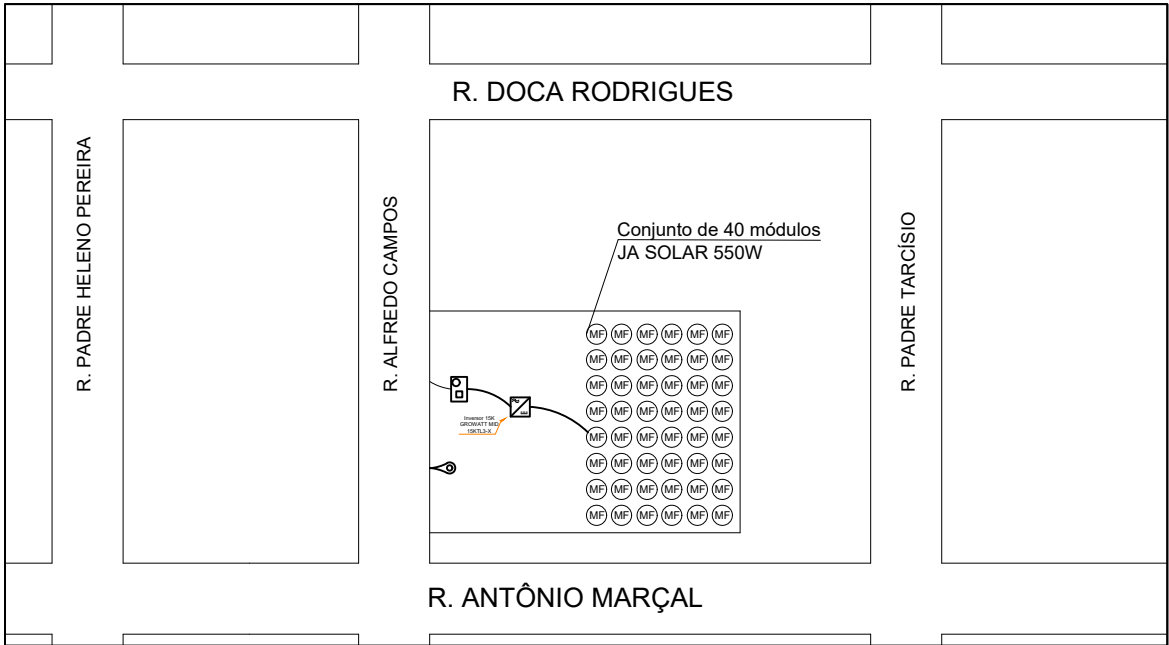

Planta de Situação
SEMESCALA

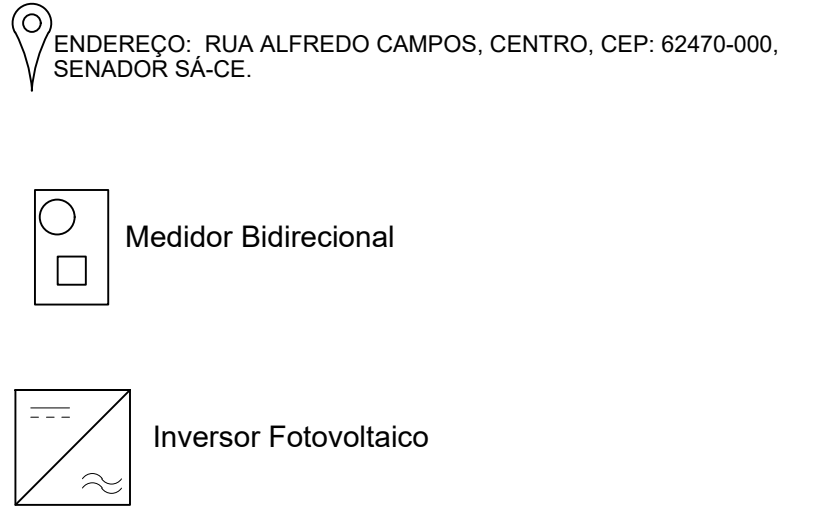

Legenda da Planta de Situação
SEMESCALA

CLIENTE:
CENTRO DE ESECIALIDADES-JOSÉ RODRIGUES


RESPONSÁVEL TÉCNICO:

CREA:


ASSINATURA DO RESPONSÁVEL TÉCNICO:

PRANCHA:
Diagrama Elétrico Fotovoltaico
Padrão de Entrada
Esquema de Aterramento
Inversor e Proteções
Planta de Situação




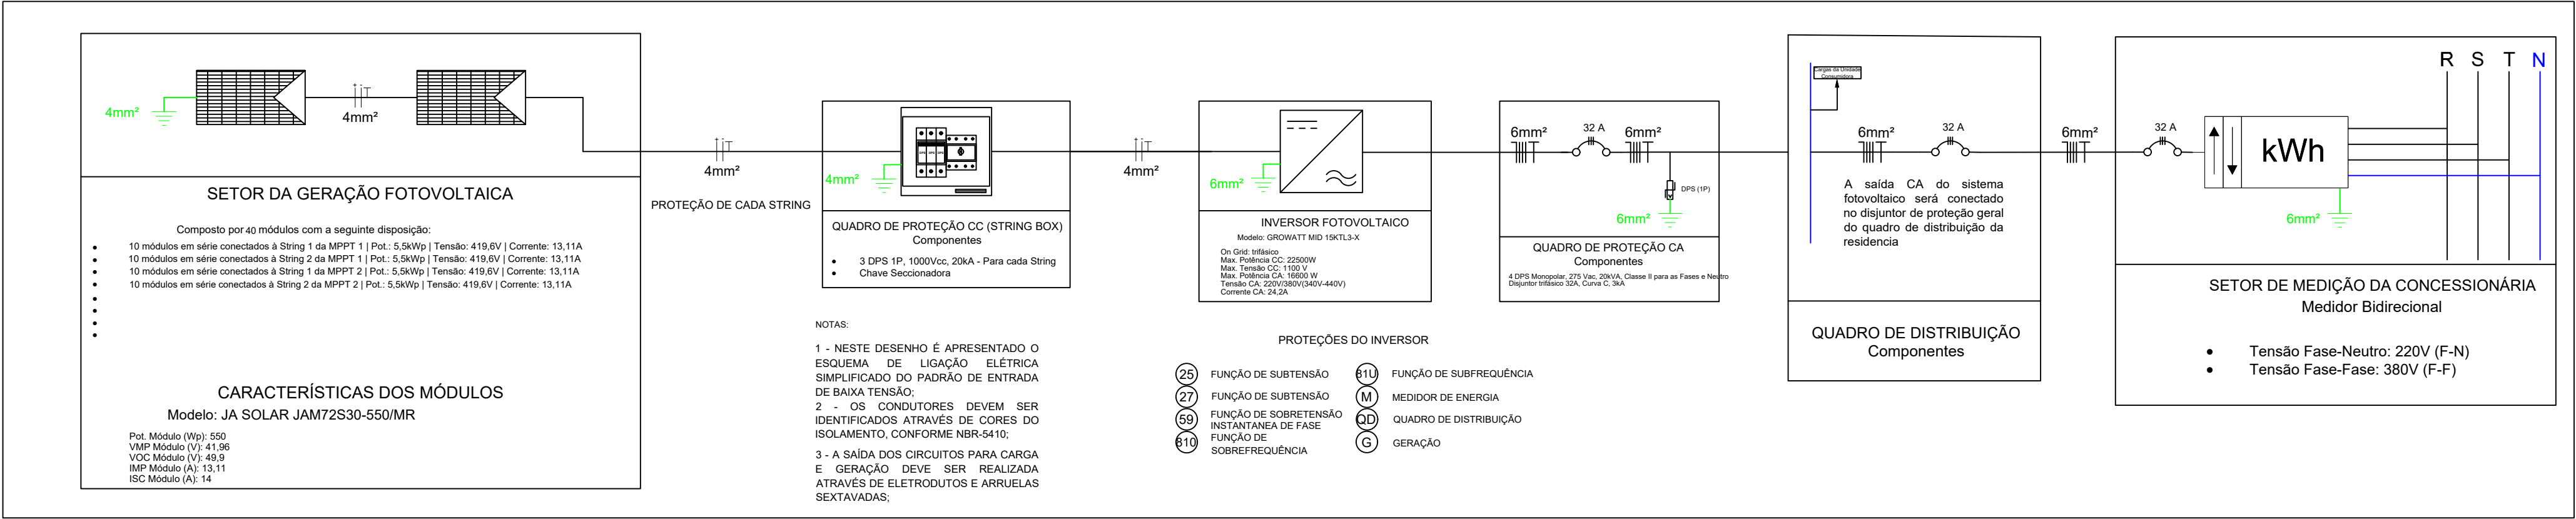


Projeto Elétrico Fotovoltaico
SEMESCALA

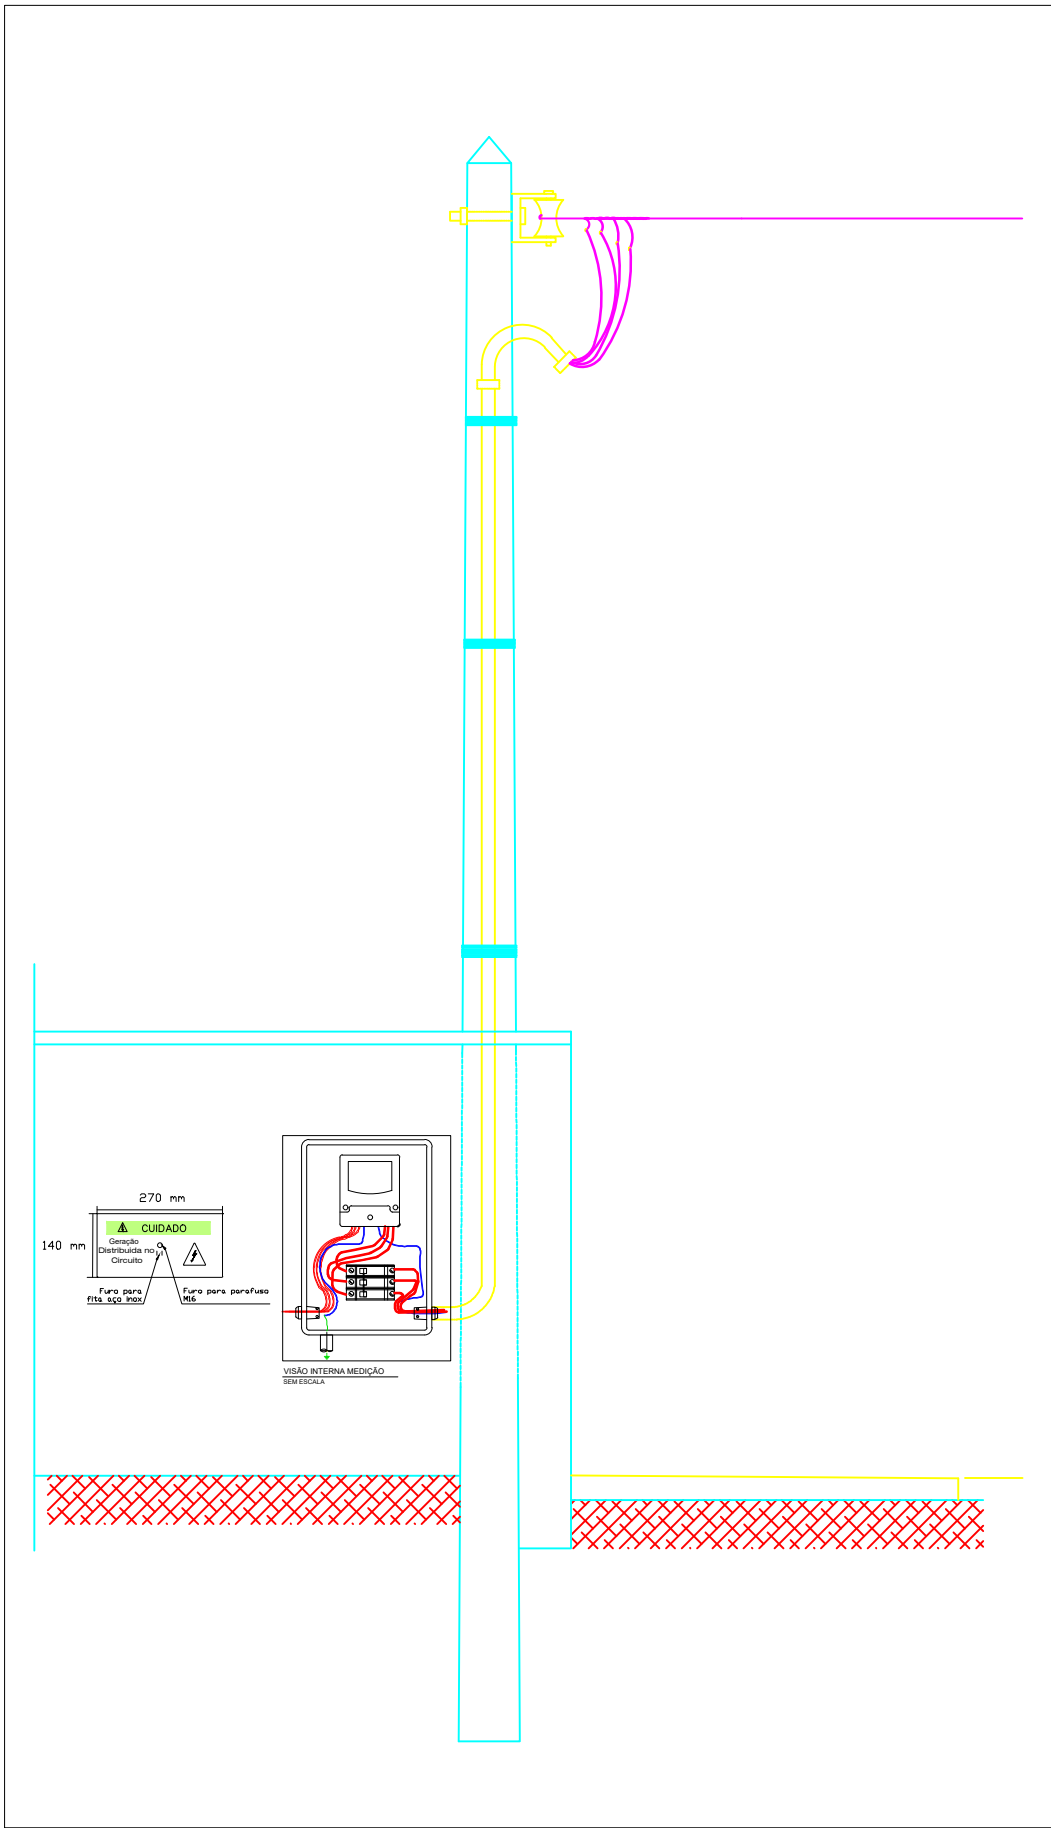


Padrão de Entrada
SEMESCALA

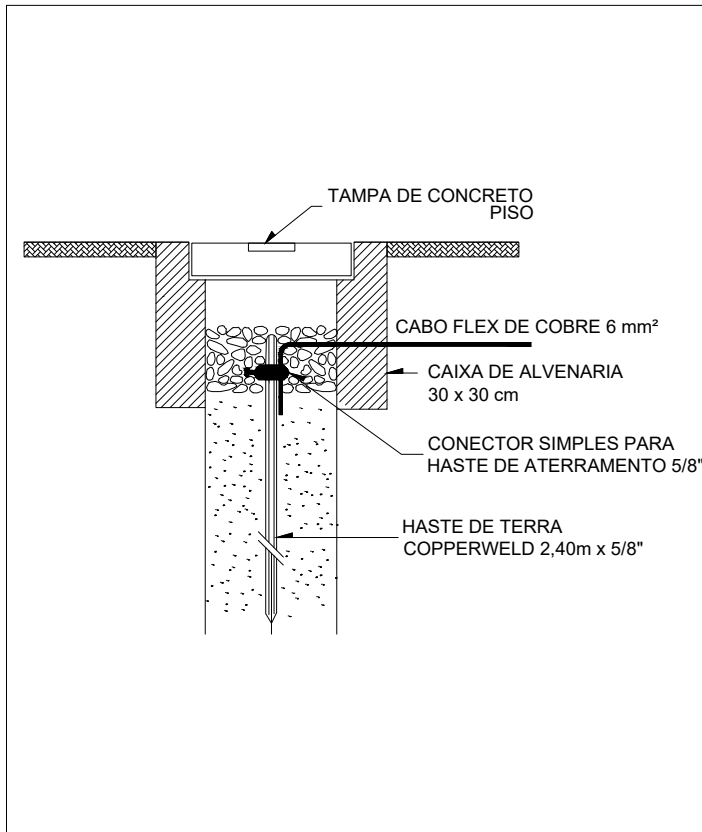


Esquema de Aterramento
SEMESCALA

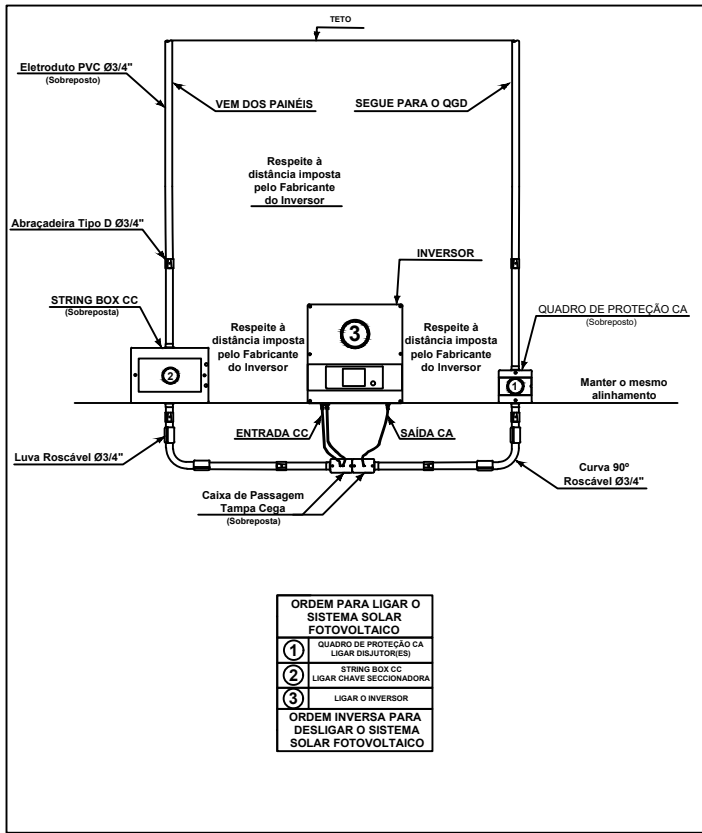

Inversor e Proteções
SEMESCALA

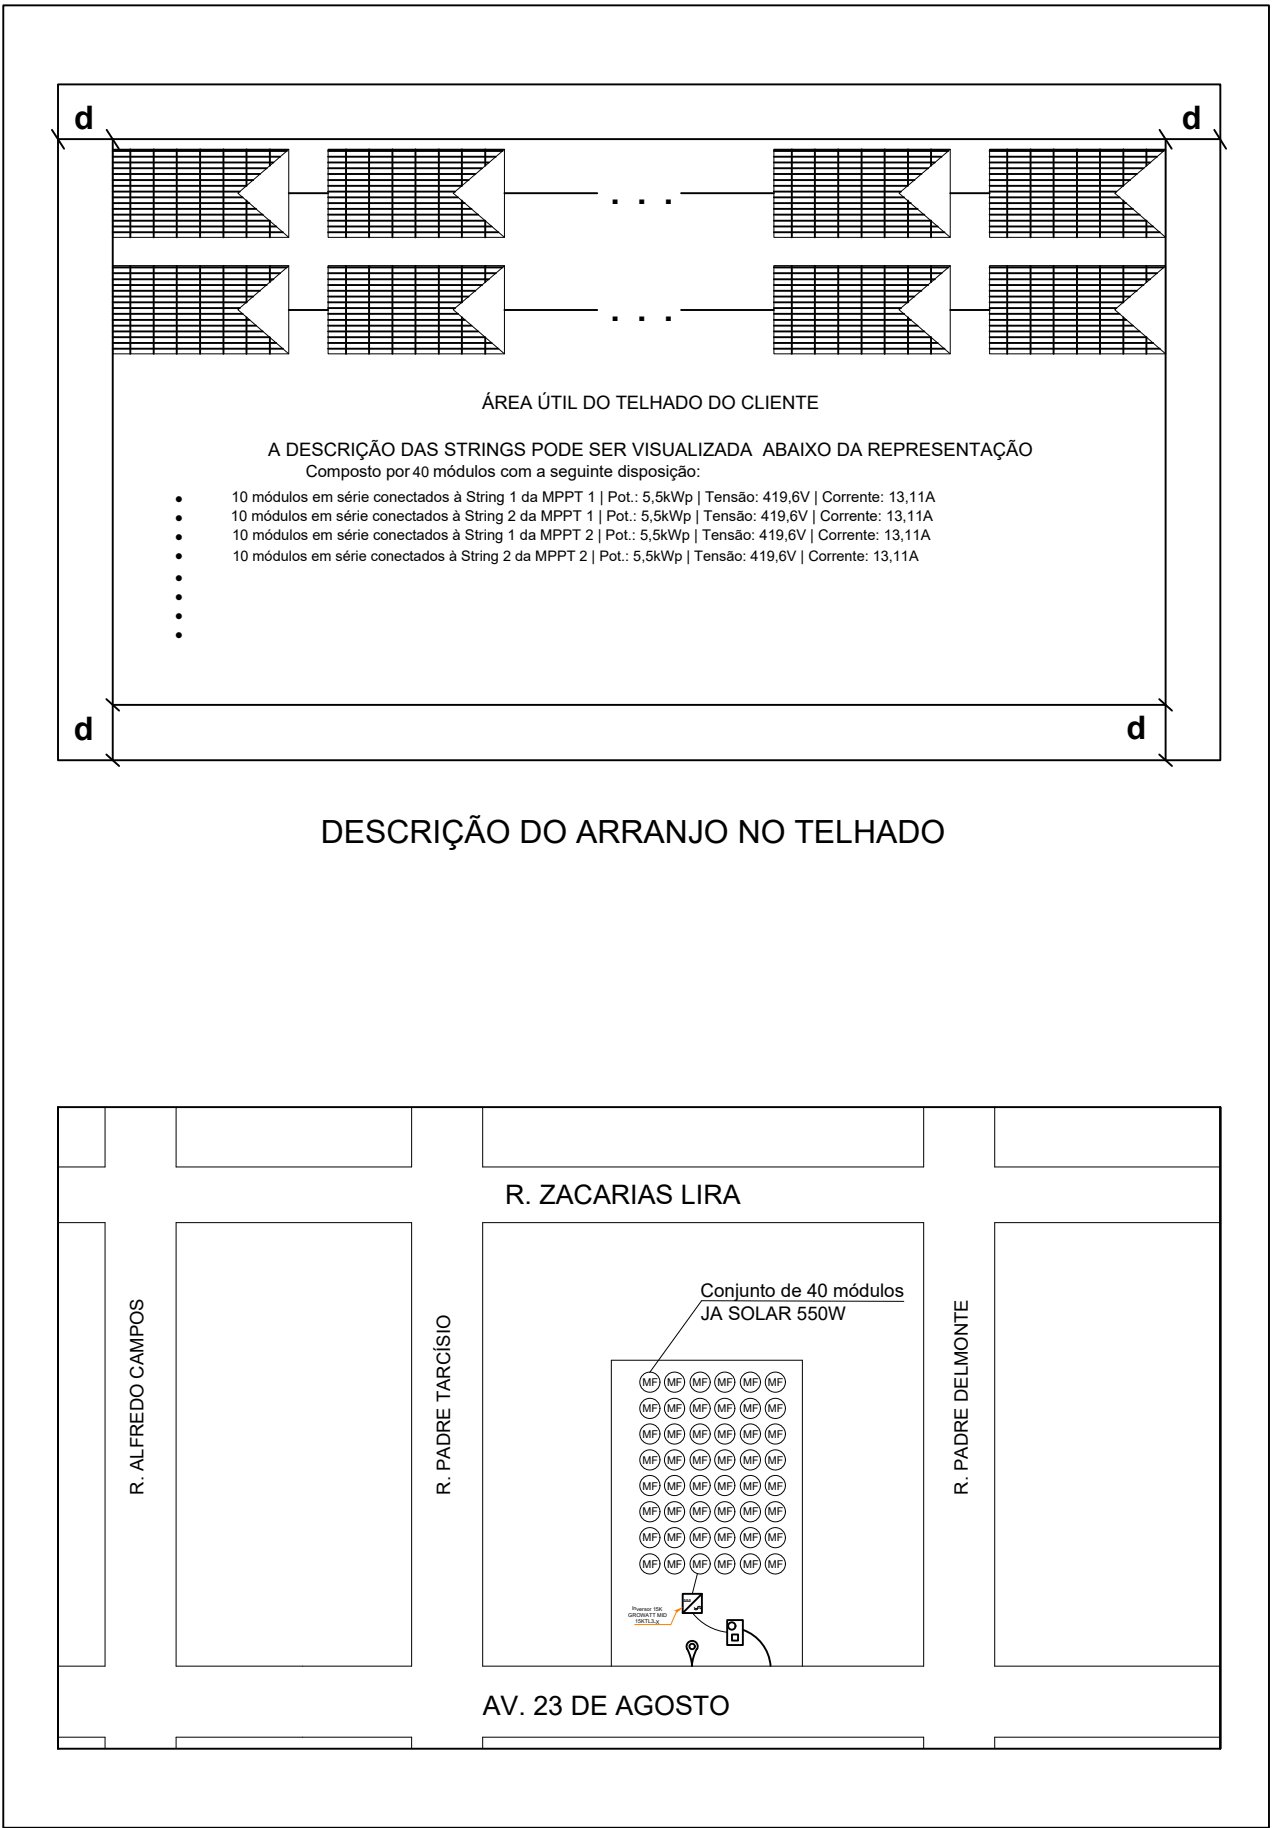

Planta de Situação
SEMESCALA

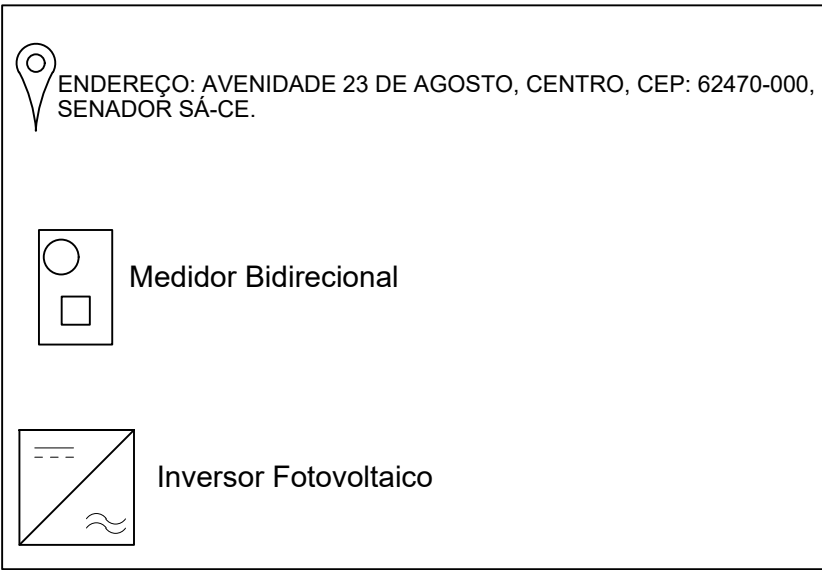

Legenda da Planta de Situação
SEMESCALA

CLIENTE:
PREFEITURA MUNICIPAL DE SENADOR SÁ


RESPONSÁVEL TÉCNICO:

CREA:


ASSINATURA DO RESPONSÁVEL TÉCNICO:

PRANCHA:
Diagrama Elétrico Fotovoltaico
Padrão de Entrada
Esquema de Aterramento
Inversor e Proteções
Planta de Situação




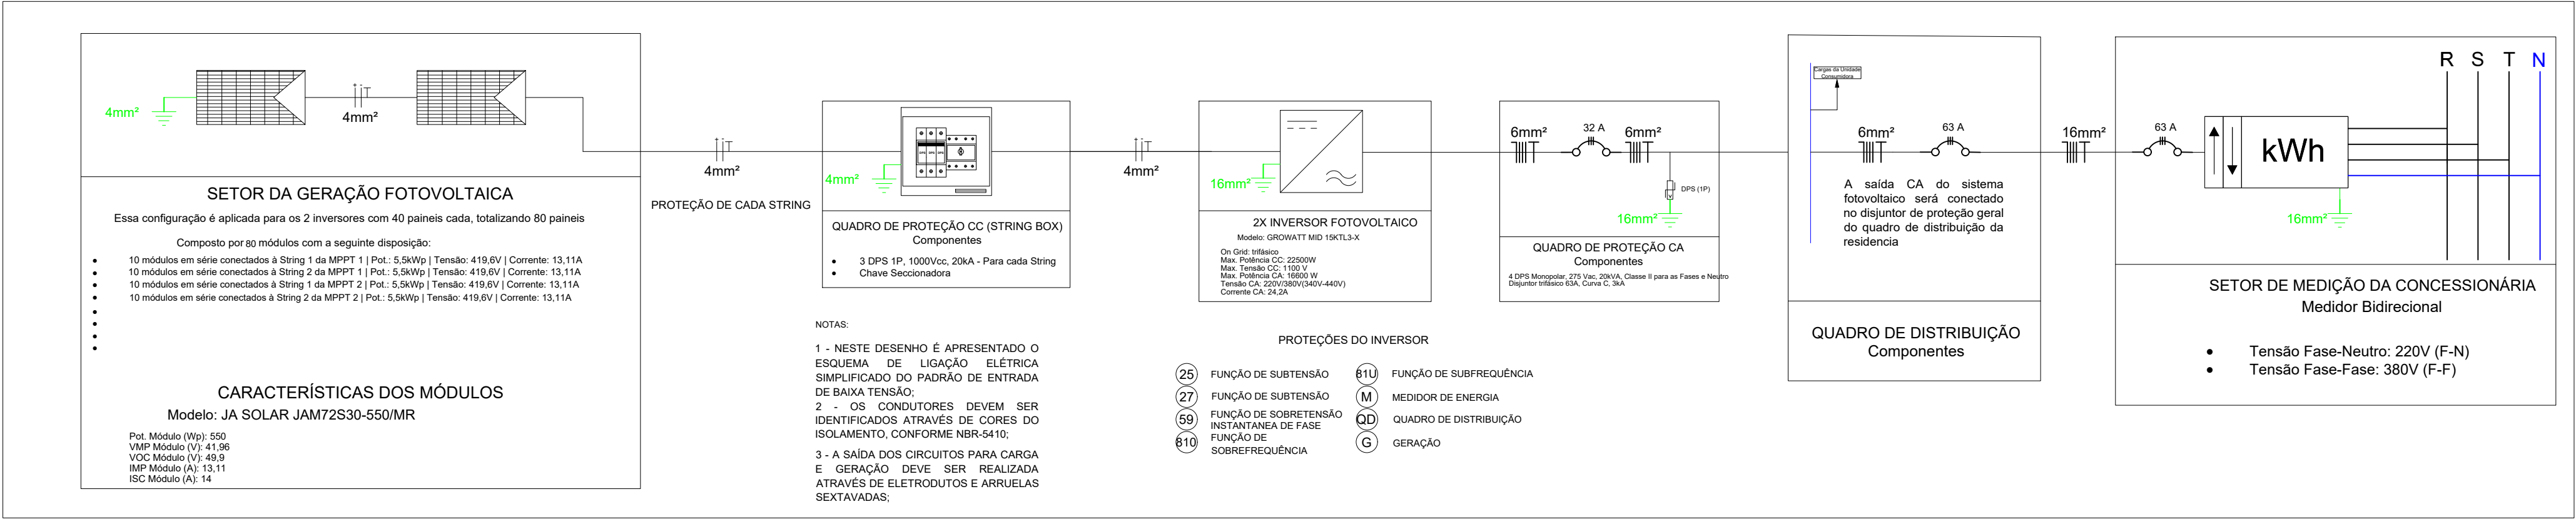


Projeto Elétrico Fotovoltaico
SEMESCALA

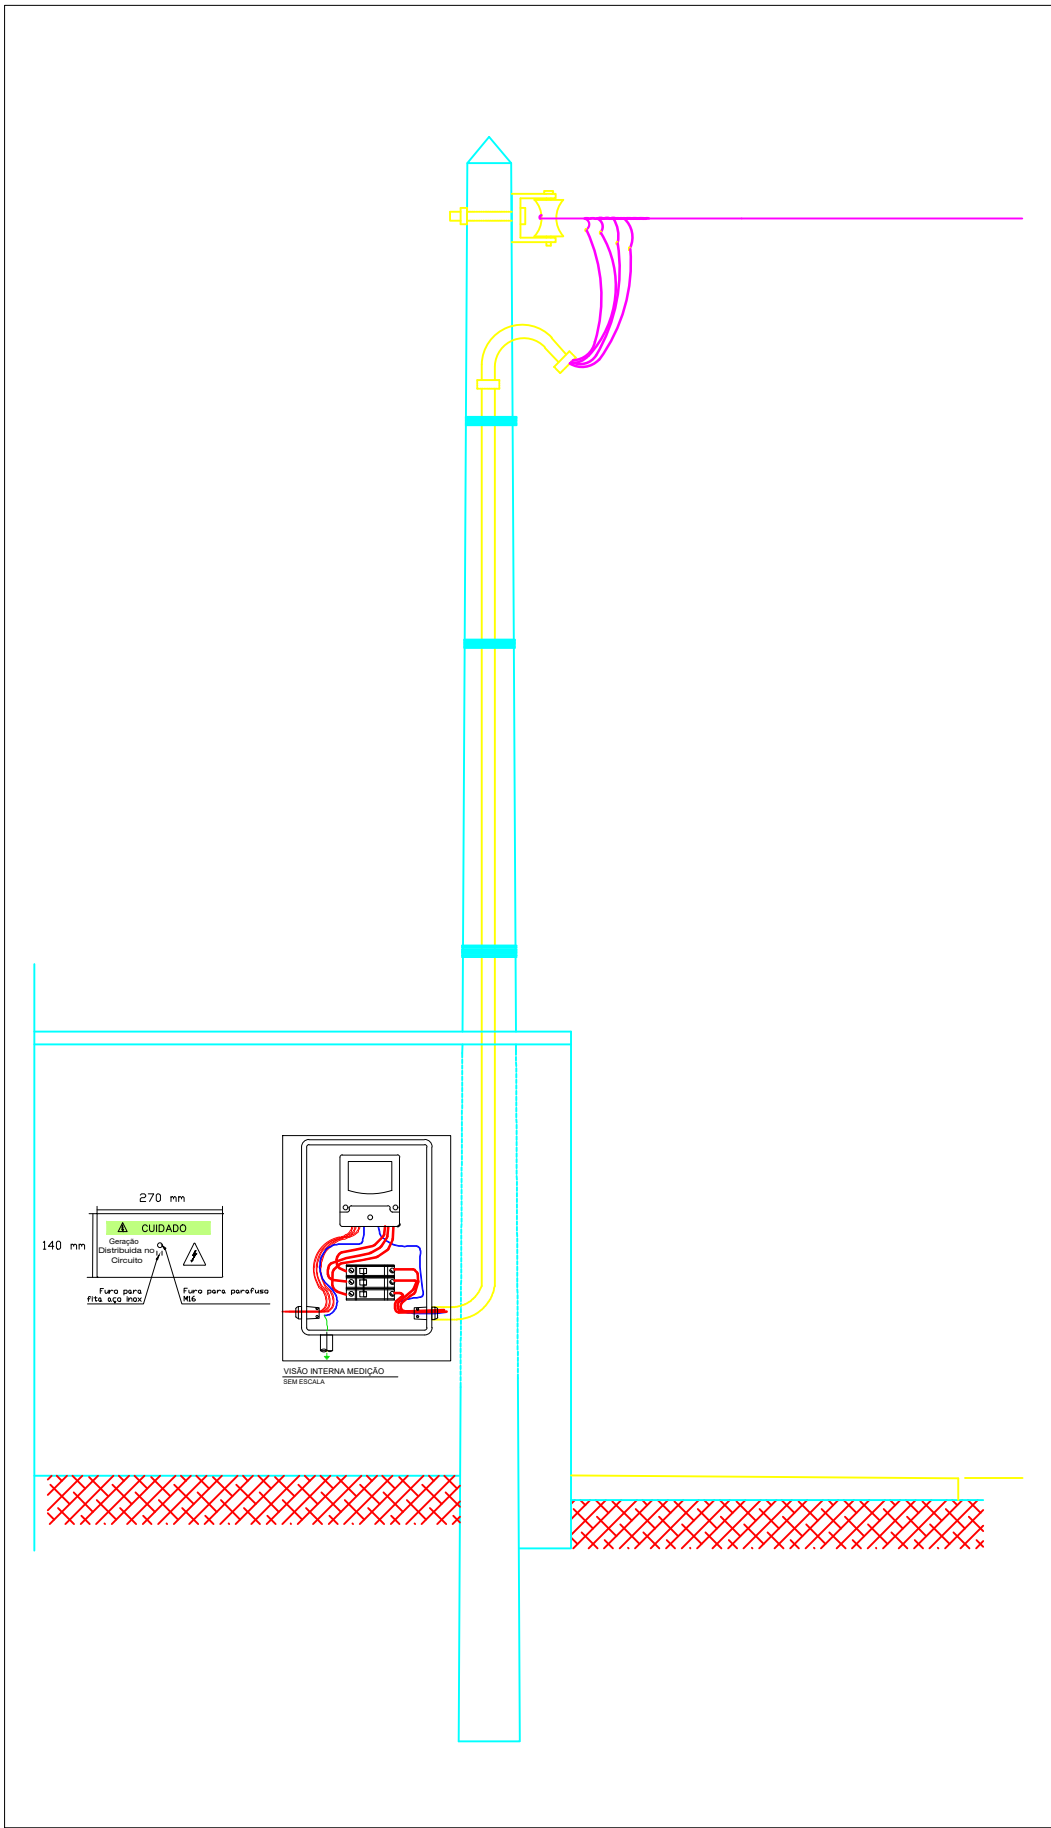


Padrão de Entrada
SEMESCALA

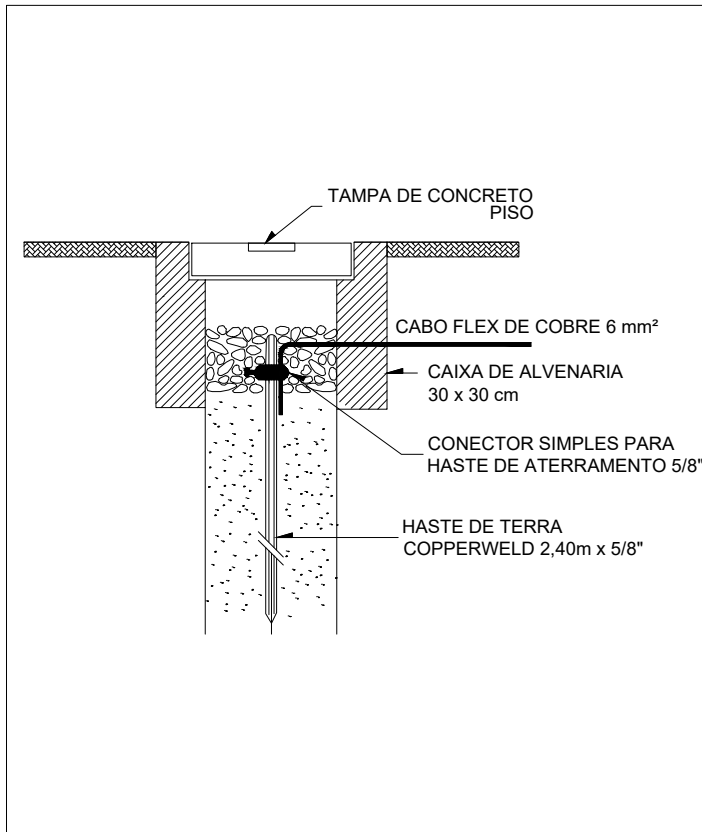


Esquema de Aterramento
SEMESCALA

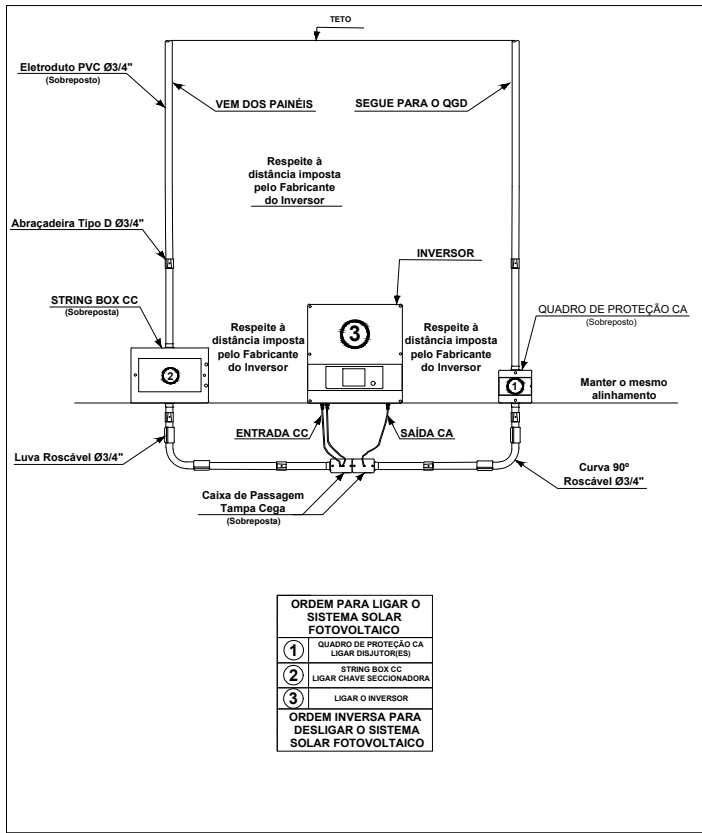

Inversor e Proteções
SEMESCALA

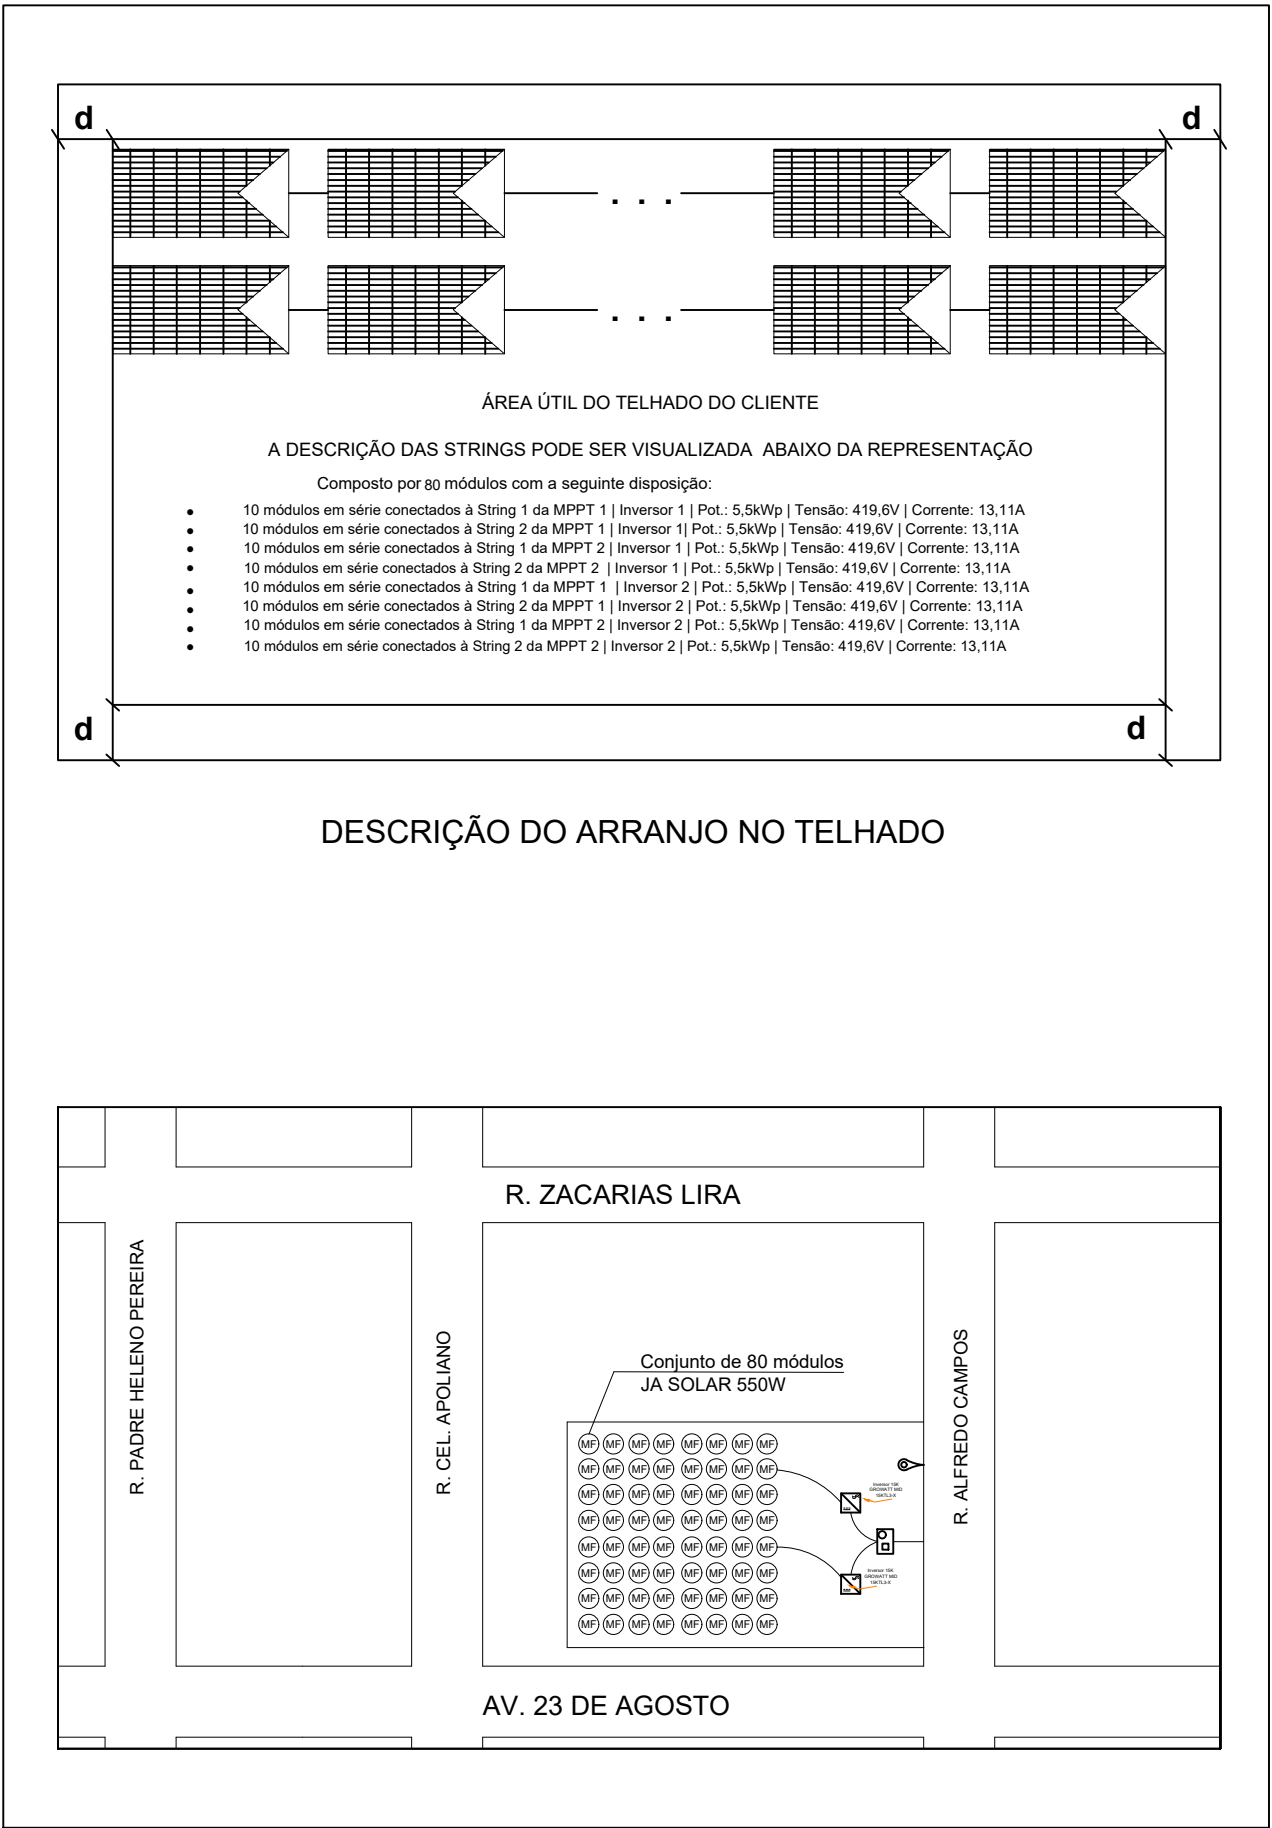

Planta de Situação
SEMESCALA

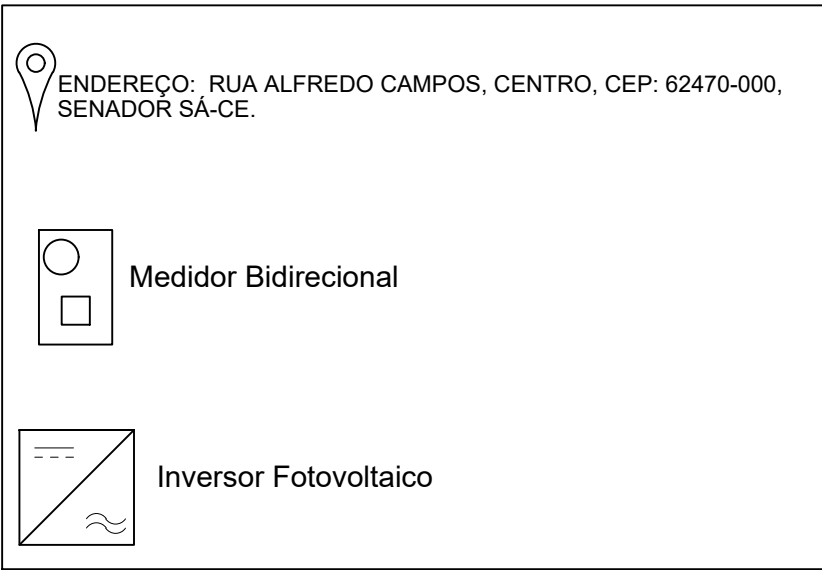

Legenda da Planta de Situação
SEMESCALA

CLIENTE:
MERCADO PÚBLICO DE SENADOR SÁ


RESPONSÁVEL TÉCNICO:

CREA:


ASSINATURA DO RESPONSÁVEL TÉCNICO:

PRANCHA:
Diagrama Elétrico Fotovoltaico
Padrão de Entrada
Esquema de Aterramento
Inversor e Proteções
Planta de Situação




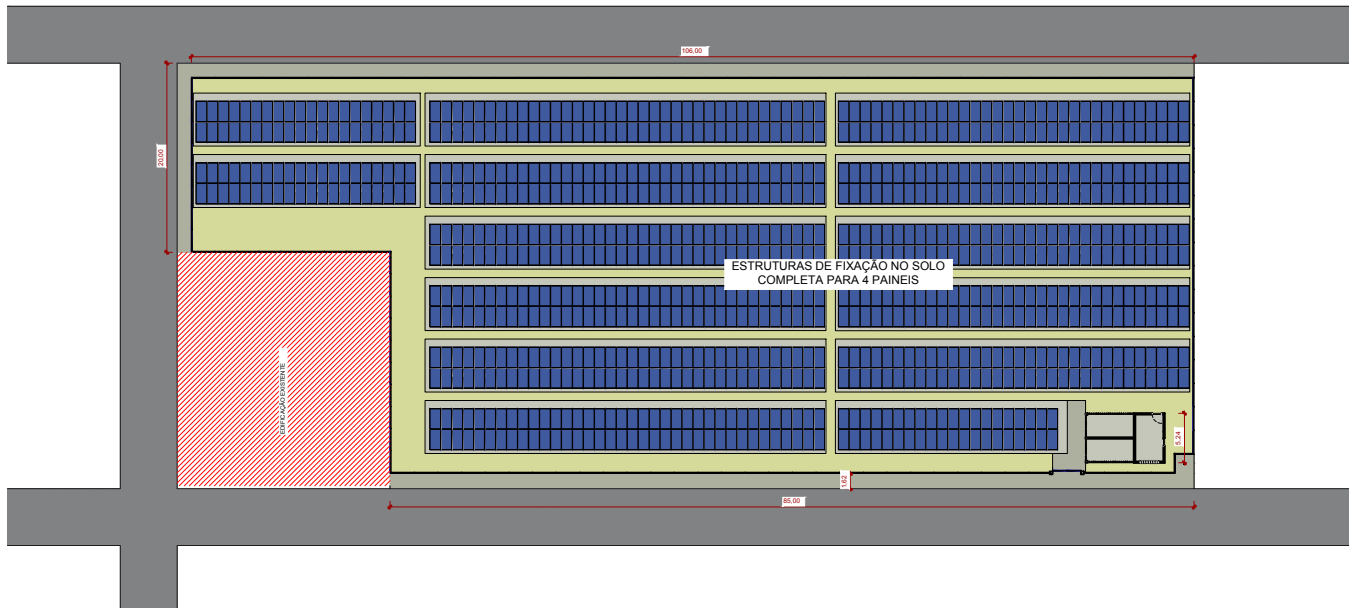


1 **TÉRREO**
ESCALA - 1 : 250

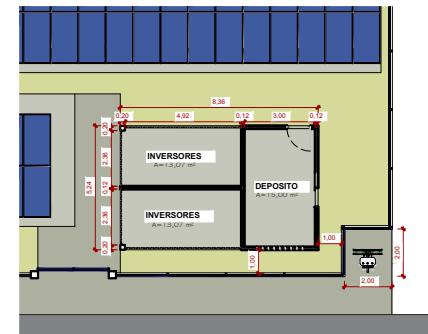


2 **CASA DOS INVERSORES**
ESCALA - 1 : 100

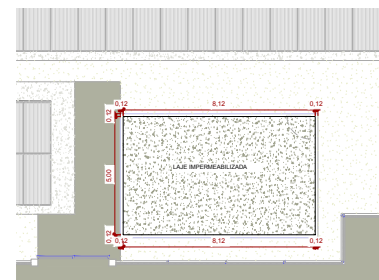

4 **COBERTURA**
ESCALA - 1 : 100

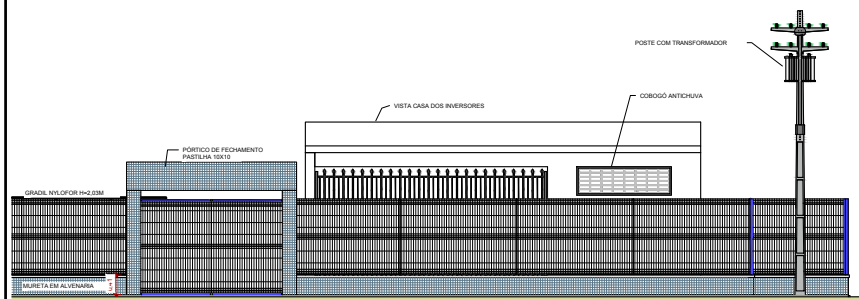

3 **VISTA FACHADA**
ESCALA - 1 : 50

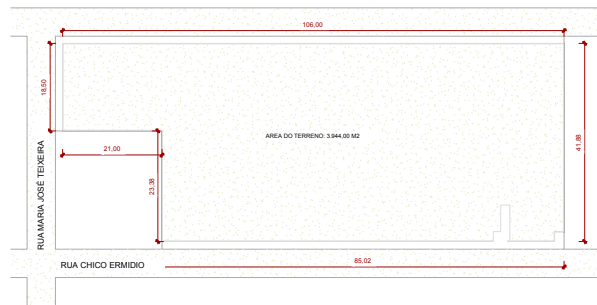

5 **LOCALIZAÇÃO**
ESCALA - 1 : 500

PROJETO ARQUITETÔNICO			
EDIFICAÇÃO RESIDENCIAL MULTIFAMILIAR			
ENDEREÇO DA OBRA:			
RUA CHICO ERMIDIO, SENADOR SÁ, CEARÁ			
PROPRIETÁRIO:			
PREFEITURA MUNICIPAL DE SENADOR SÁ			
FELIPE KAIAN ARAUJO			
RESPONSÁVEL TÉCNICO: LIMA:05380159346			
FELIPE KAIAN ARAUJO LIMA			
ENG. CIVIL - CREA 0616222874			
CONTEÚDO:			
1. PLANTA BAIXA - TÉRREO E COBERTURA			
2. PLANTA DE LOCALIZAÇÃO			
3. VISTA FACHADA			
ETAPA:	ÁREA CONSTRUÍDA:	DATA:	FOLHA:
PROJETO DE ENG. CIVIL	3.944,00 M2	25/08/2025	01/01