

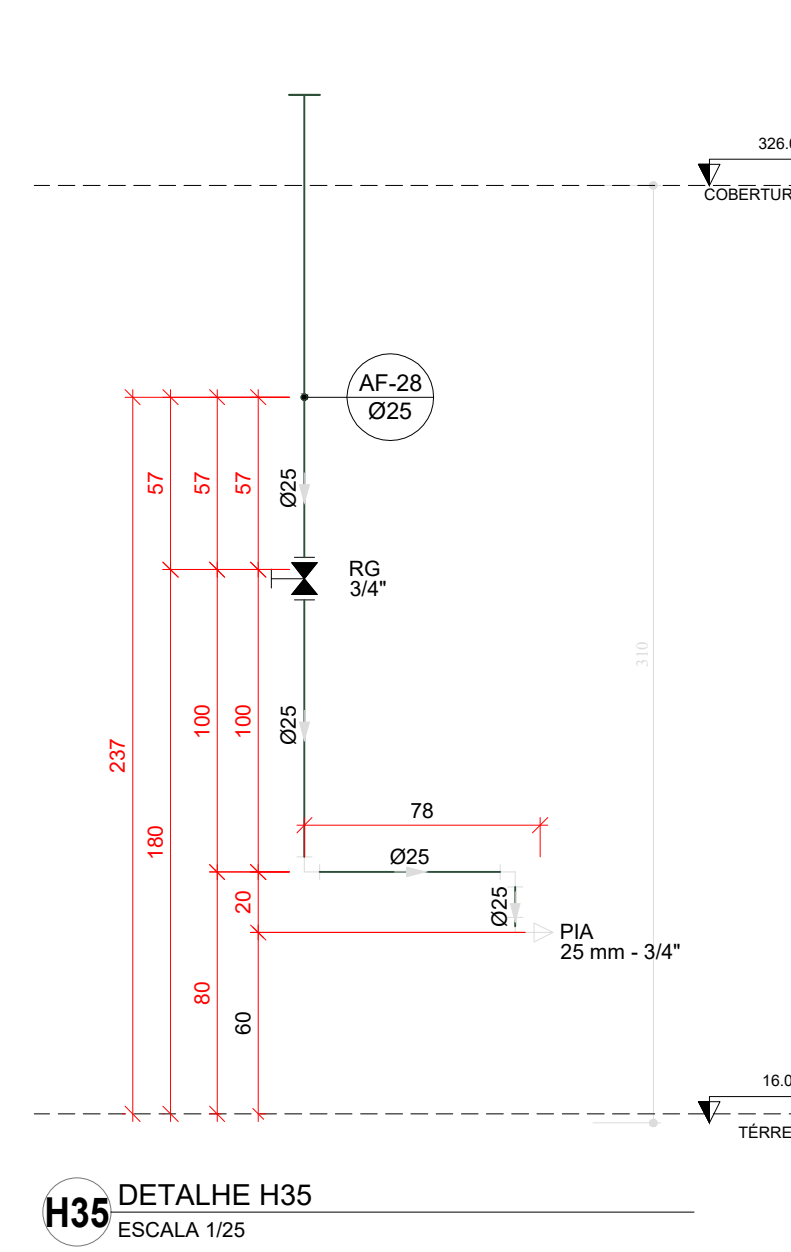
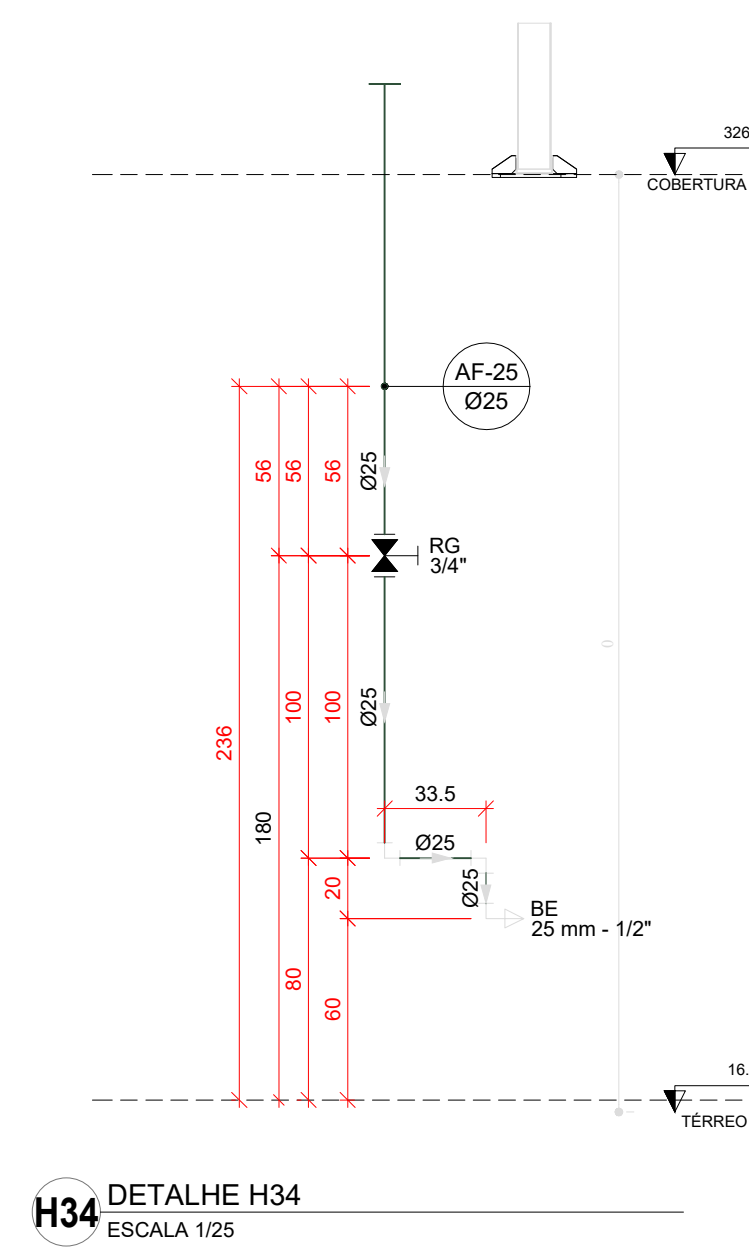
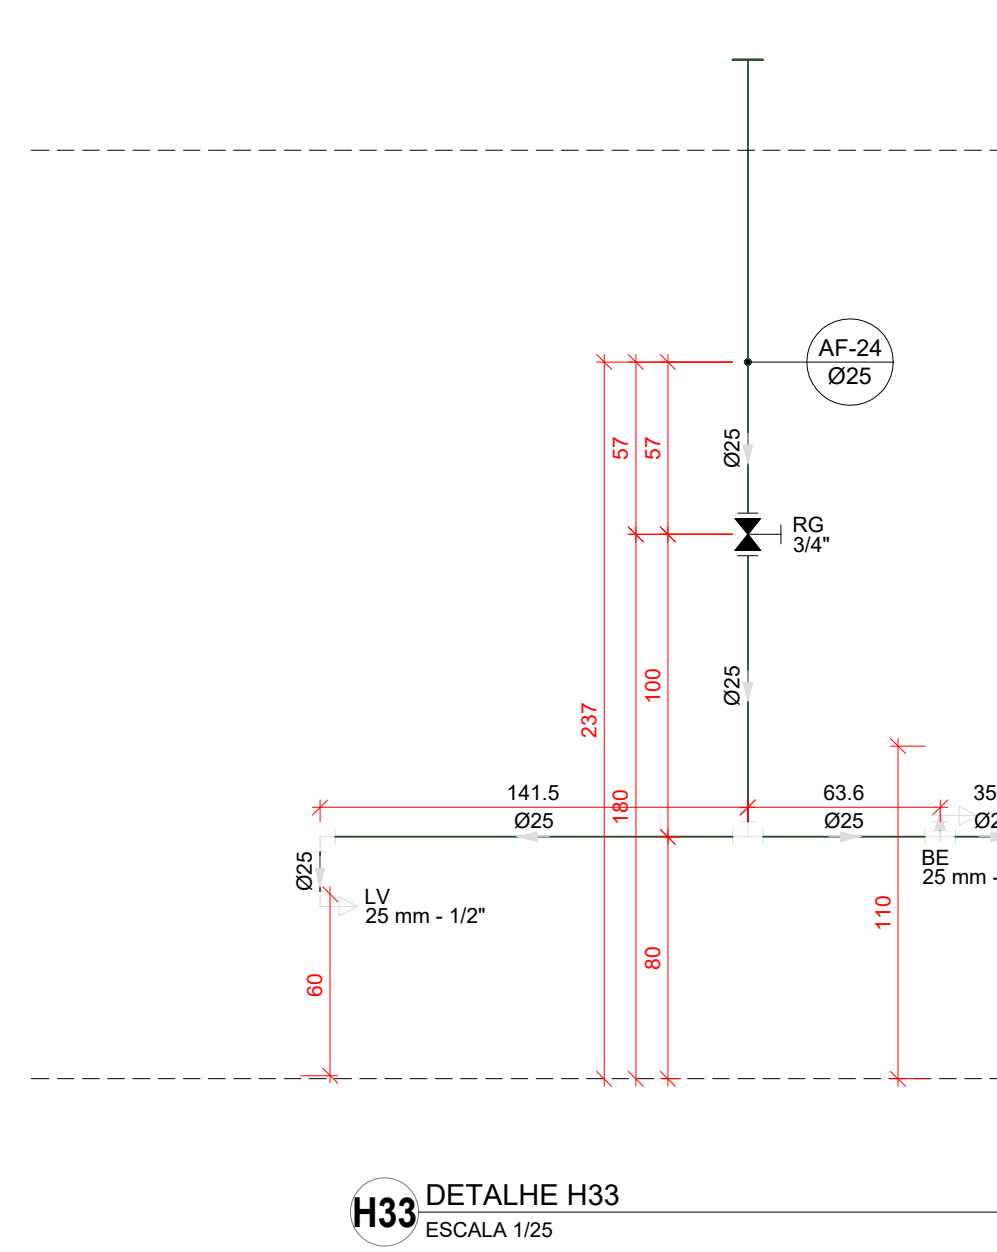
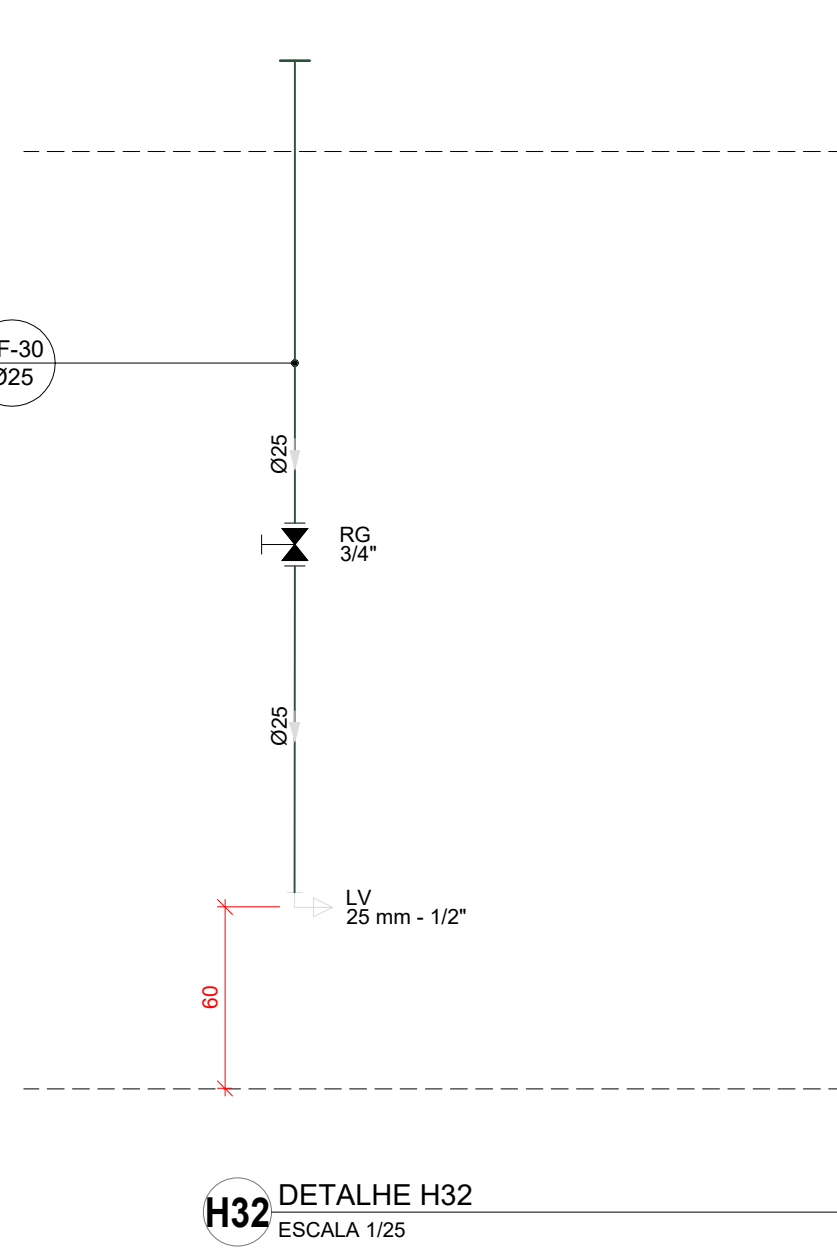
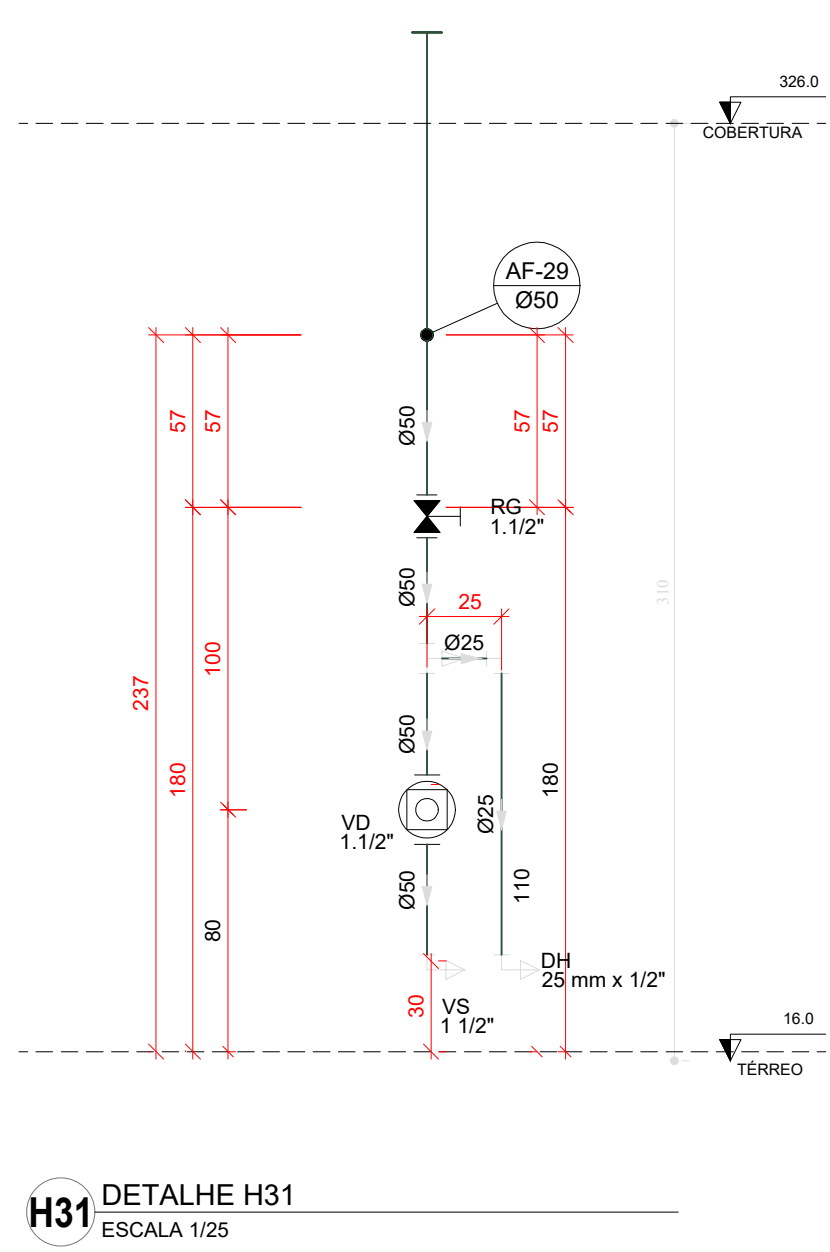
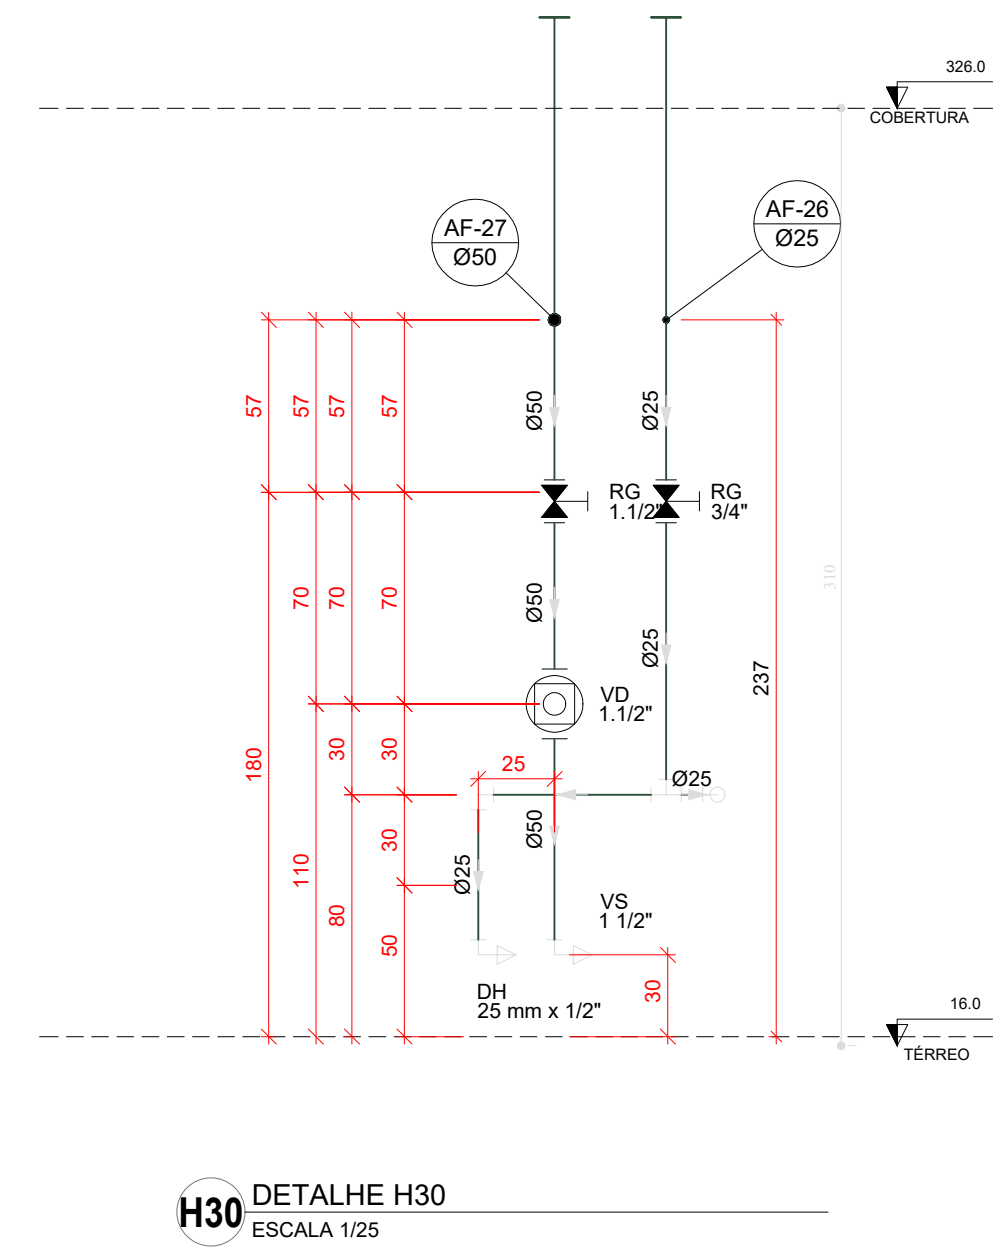
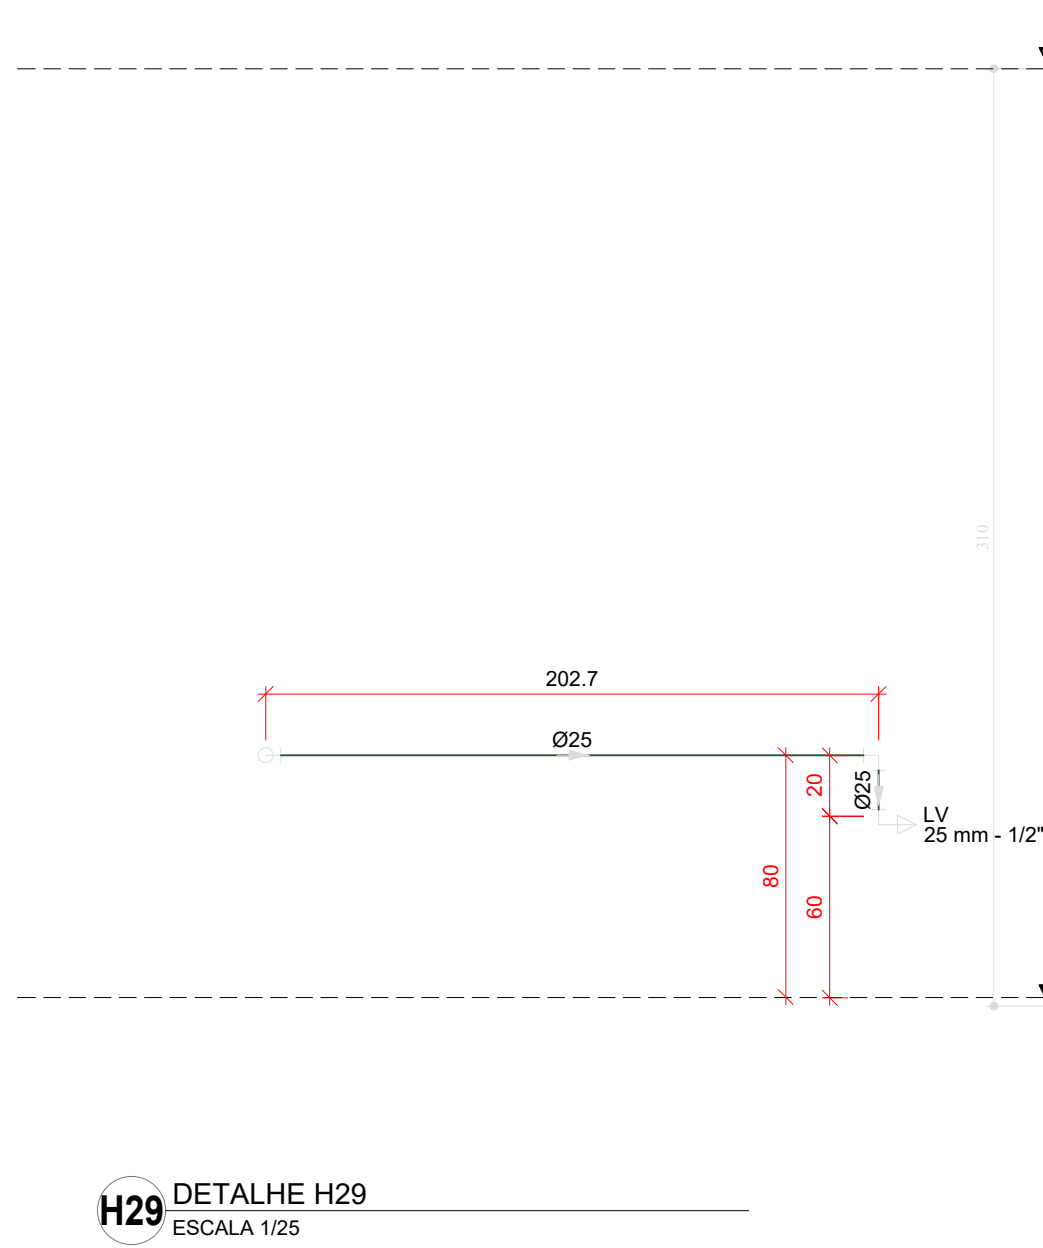
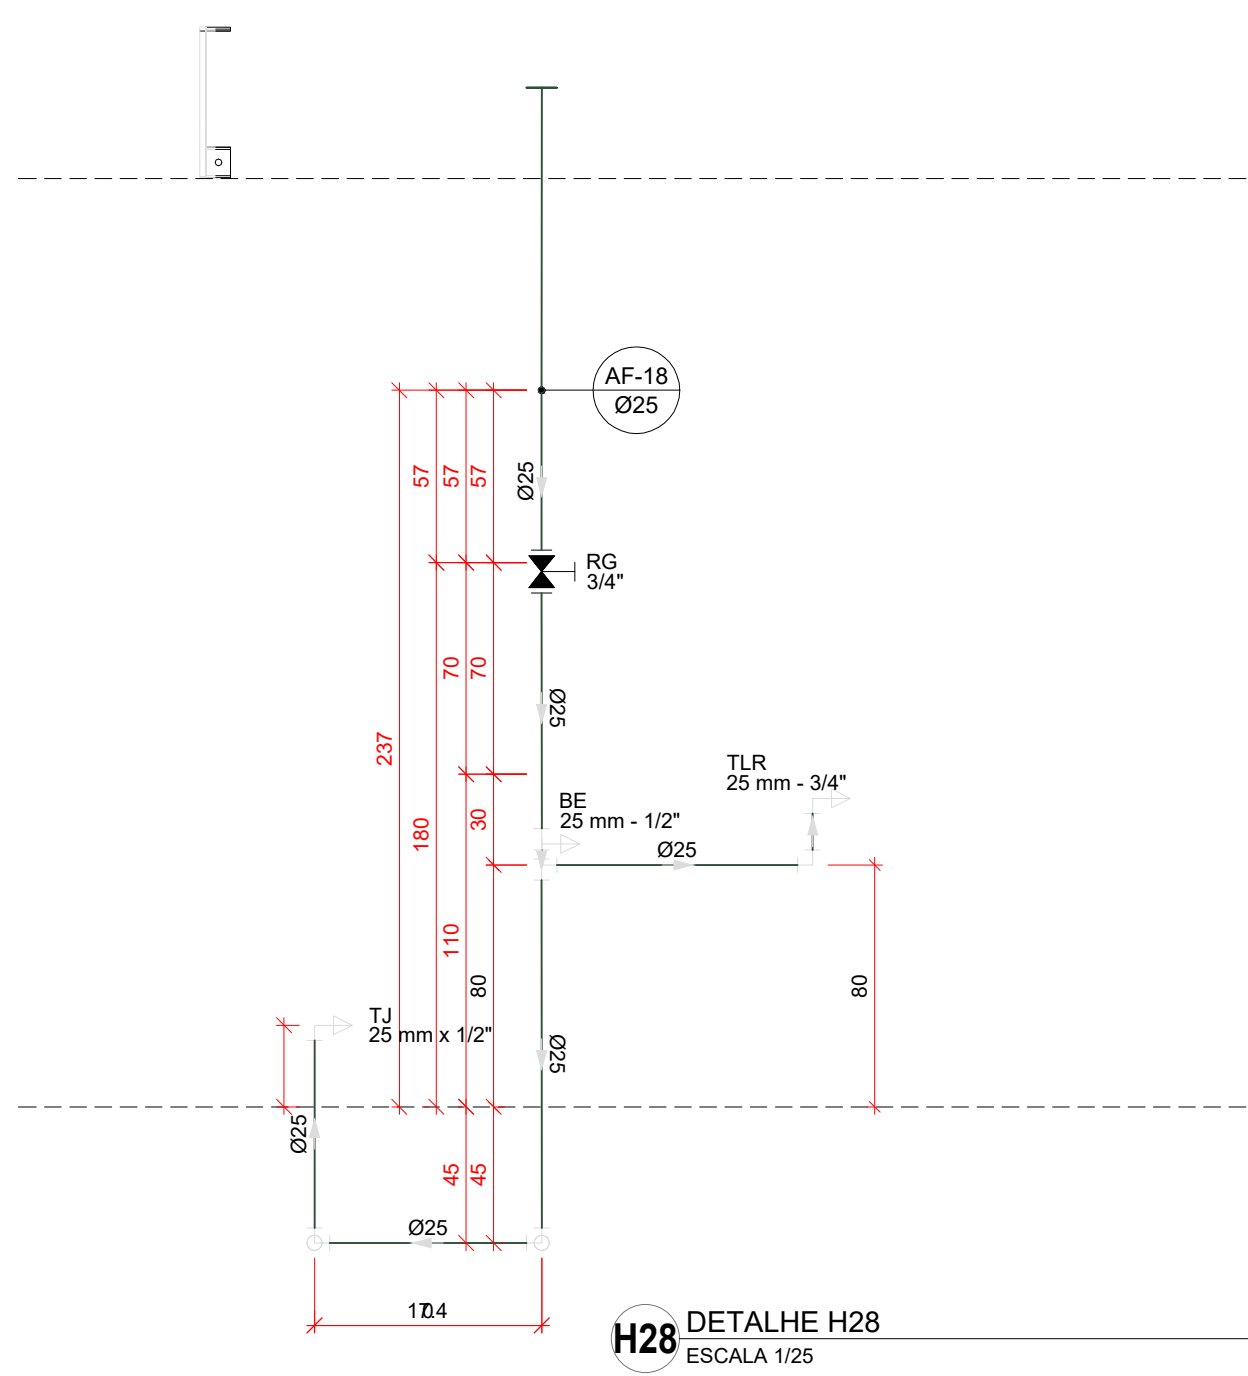
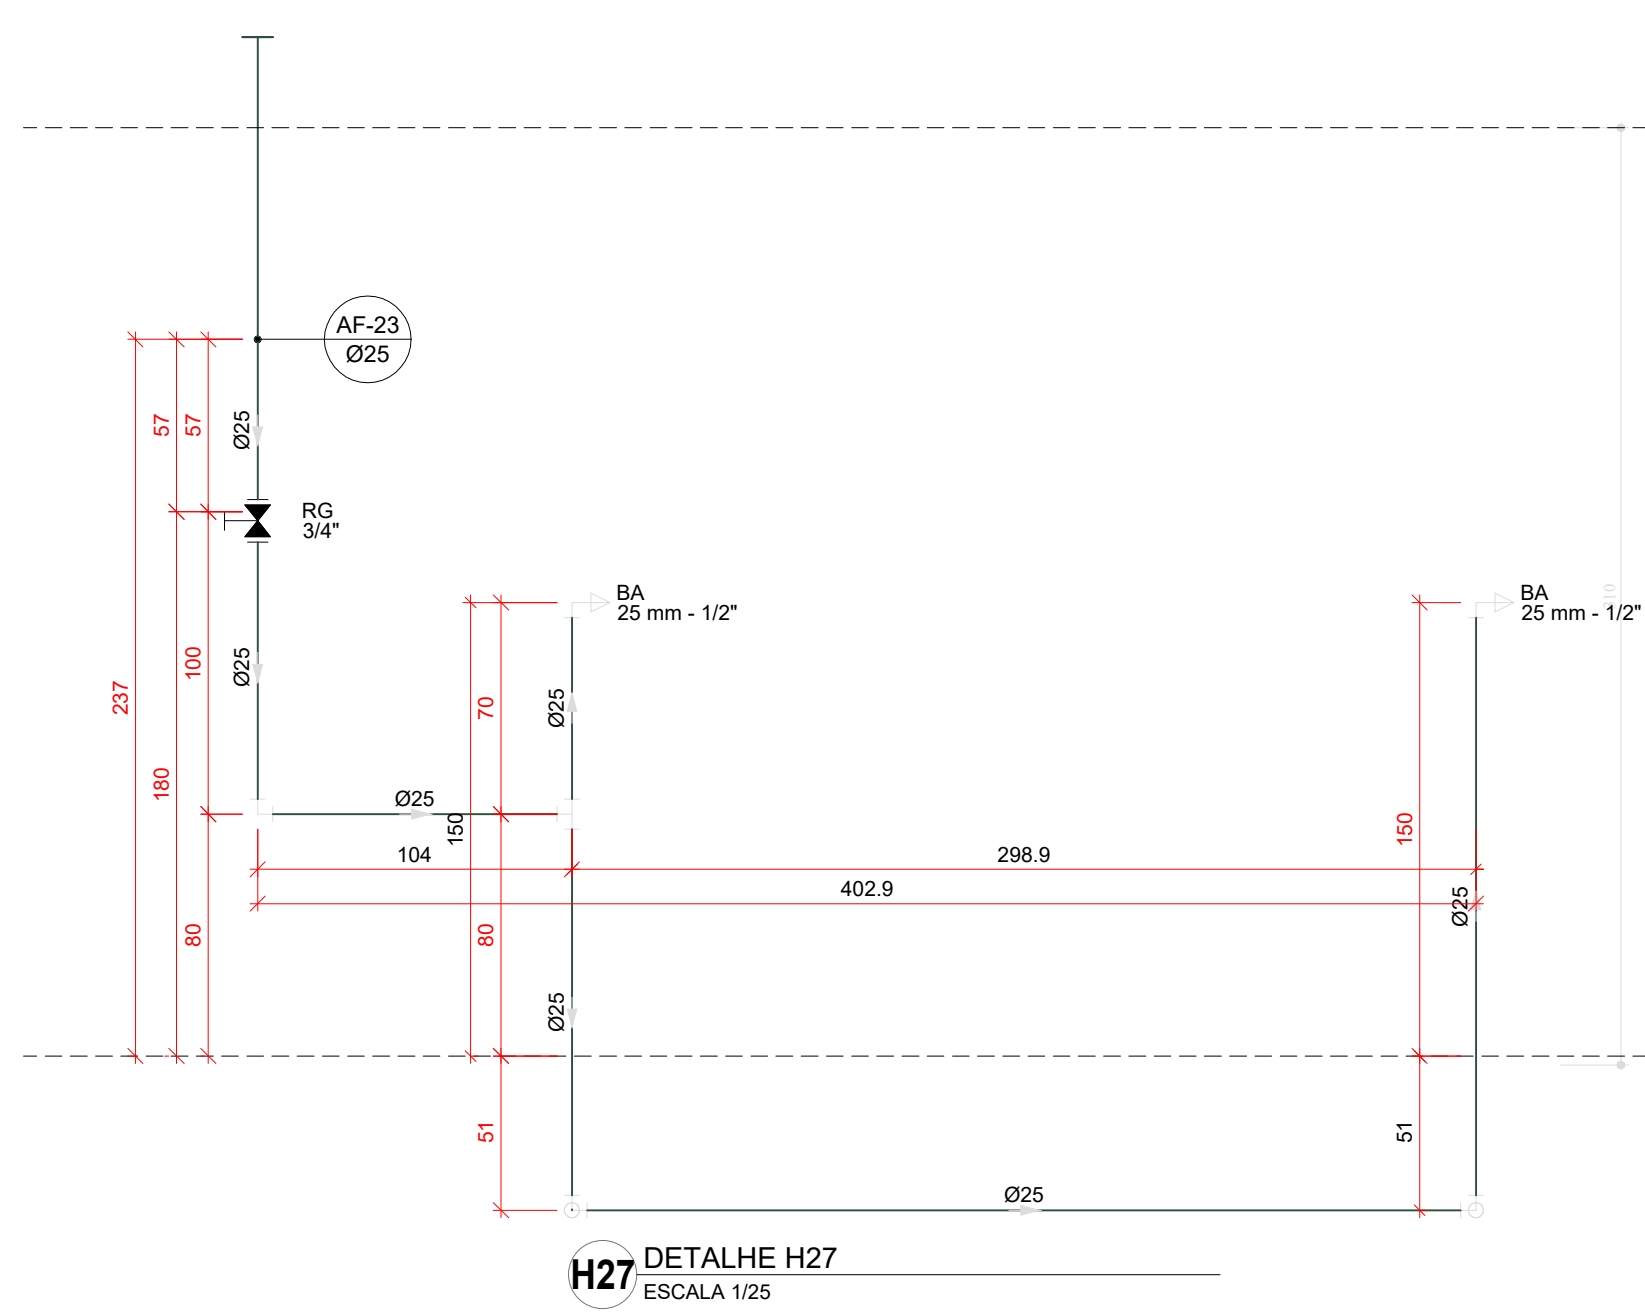
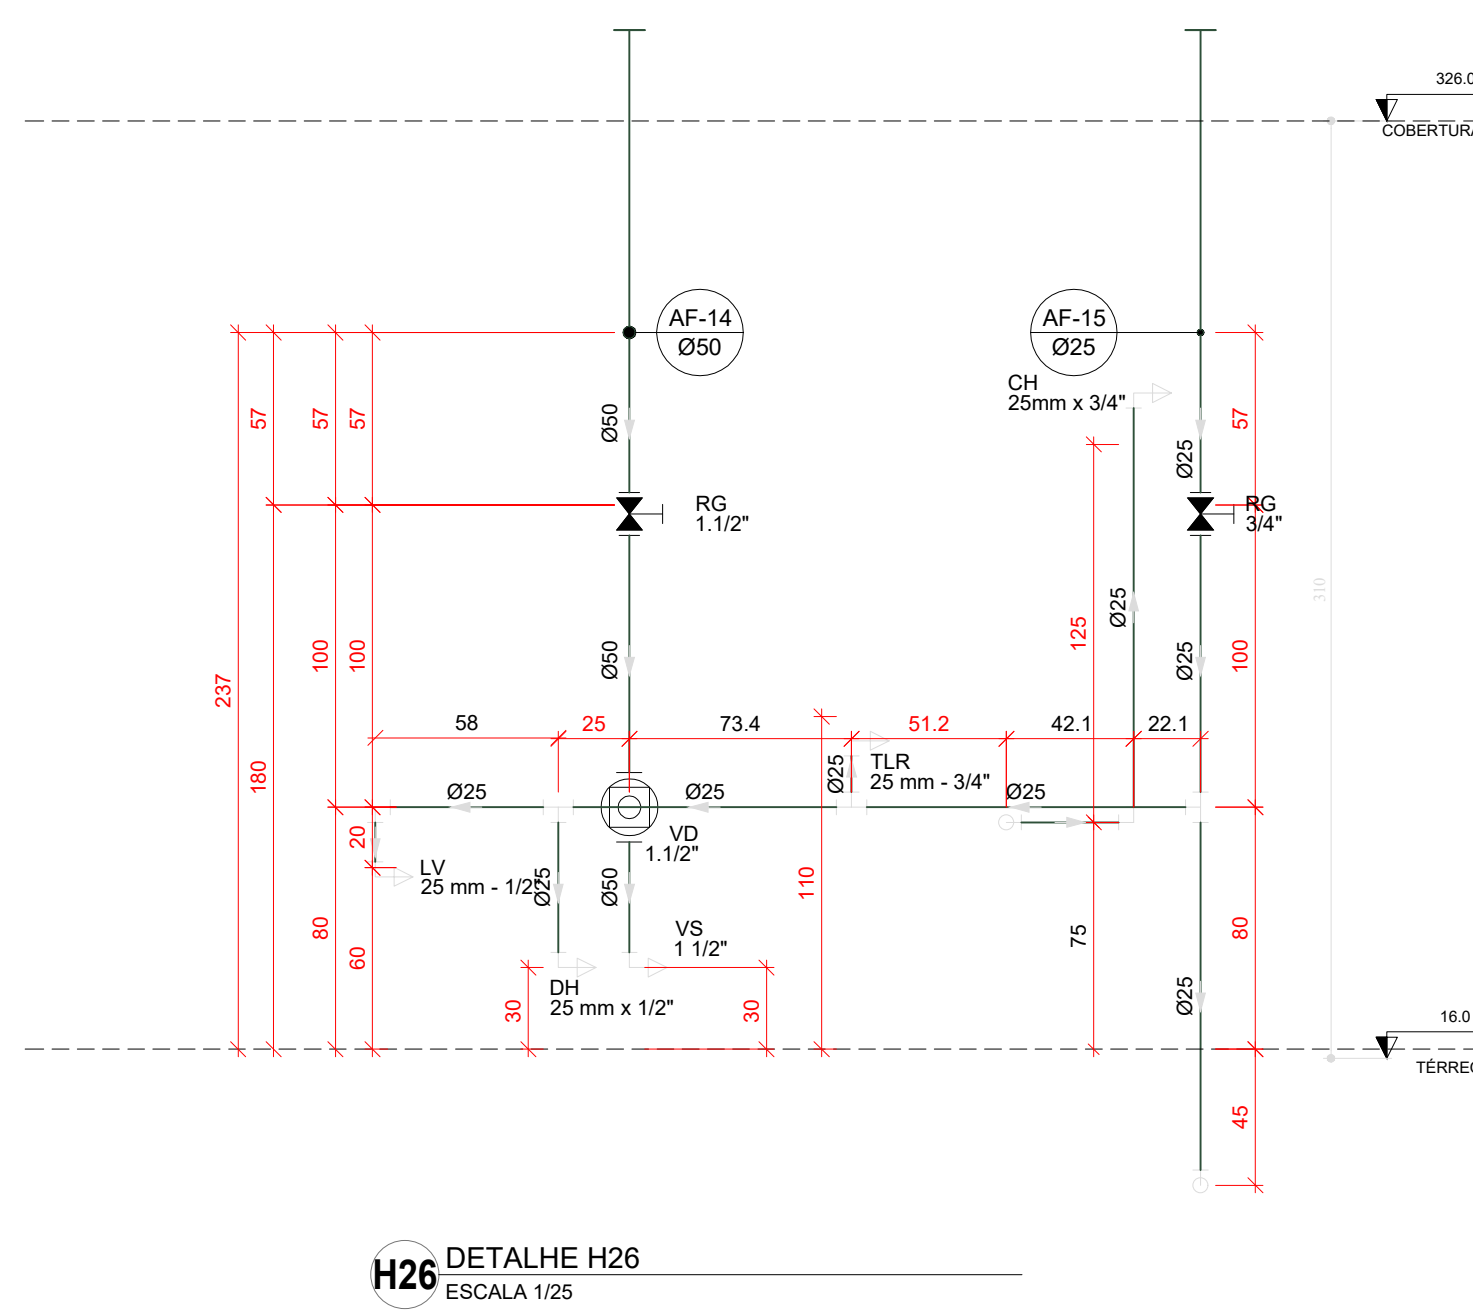
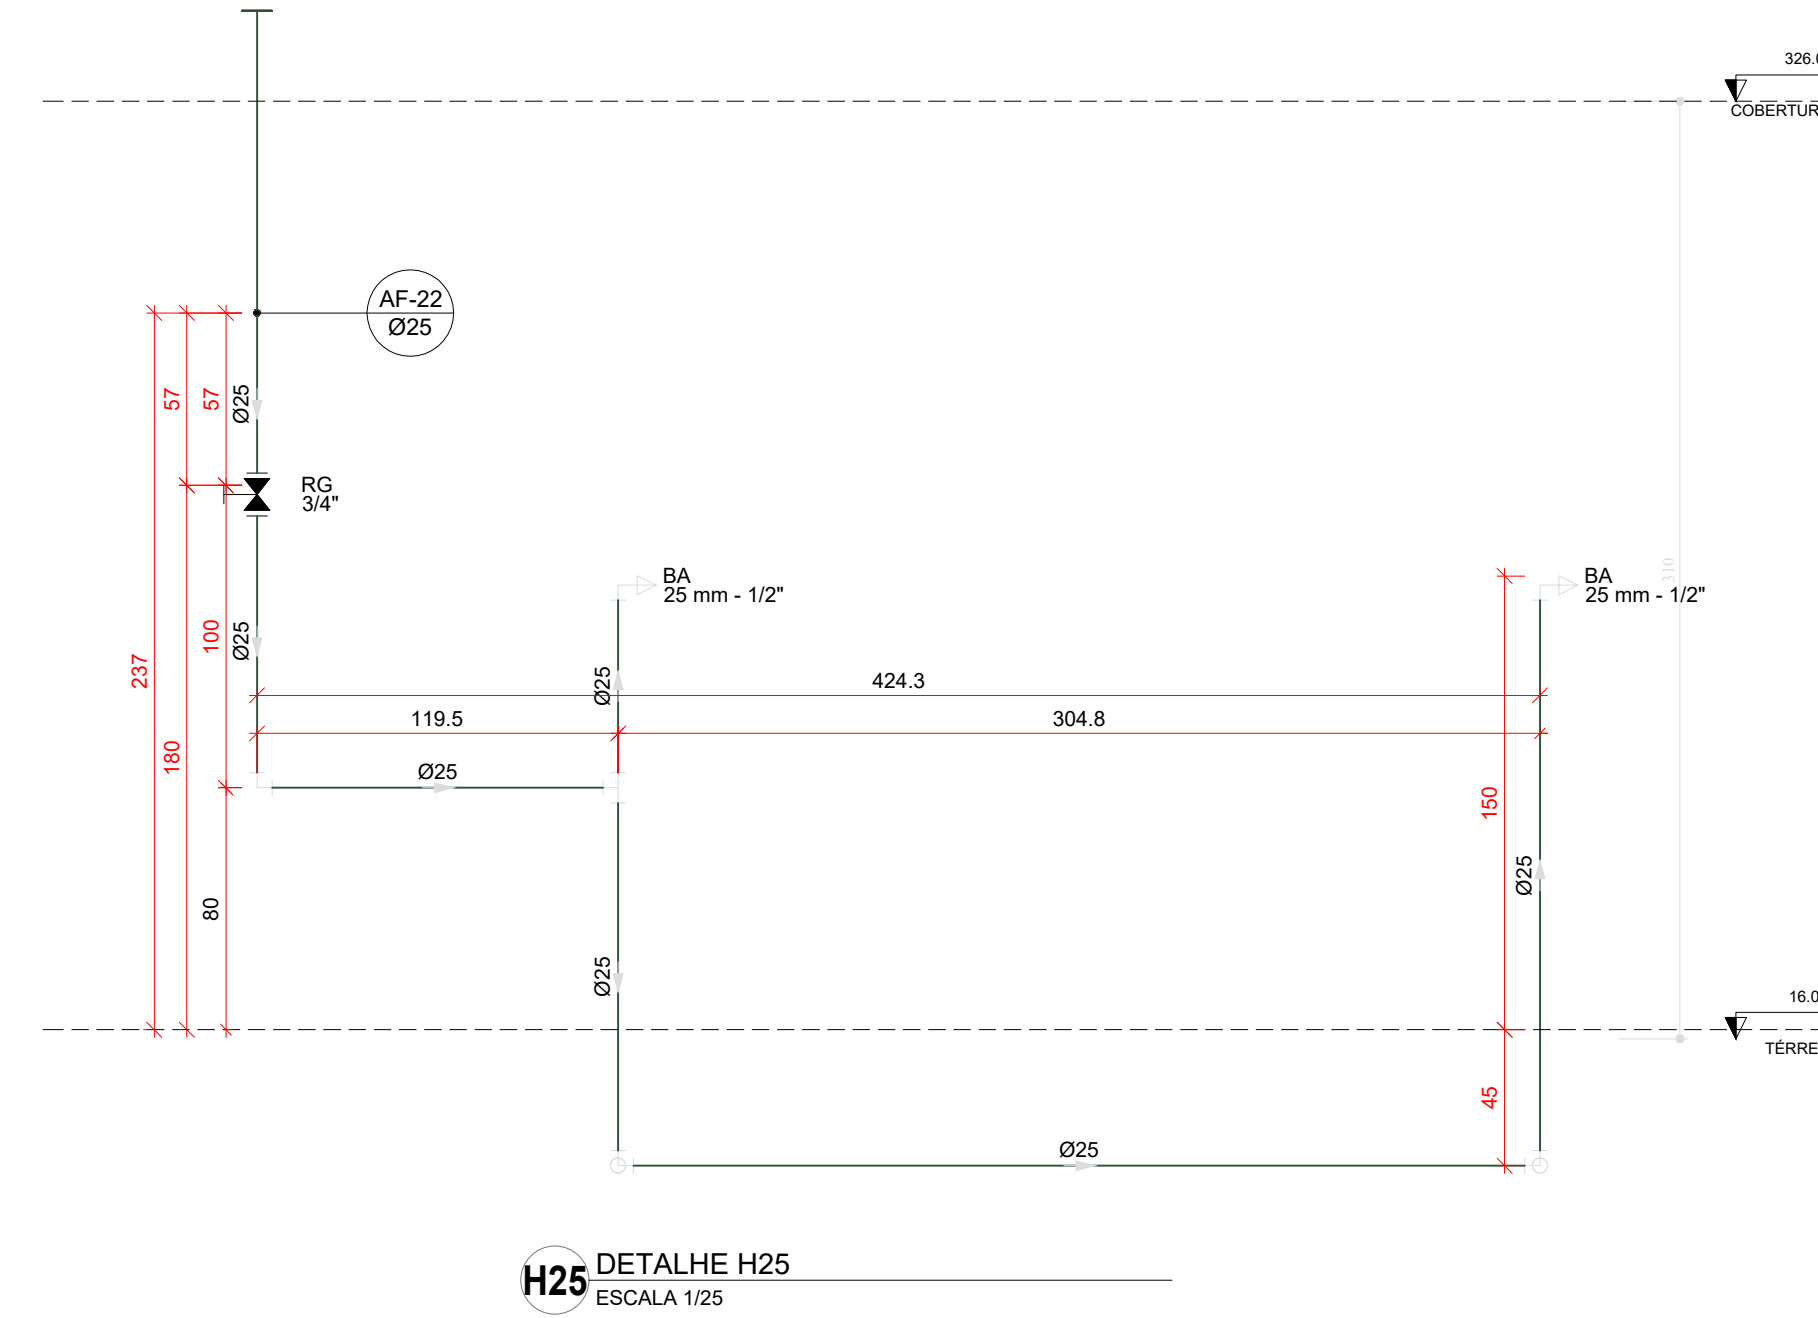
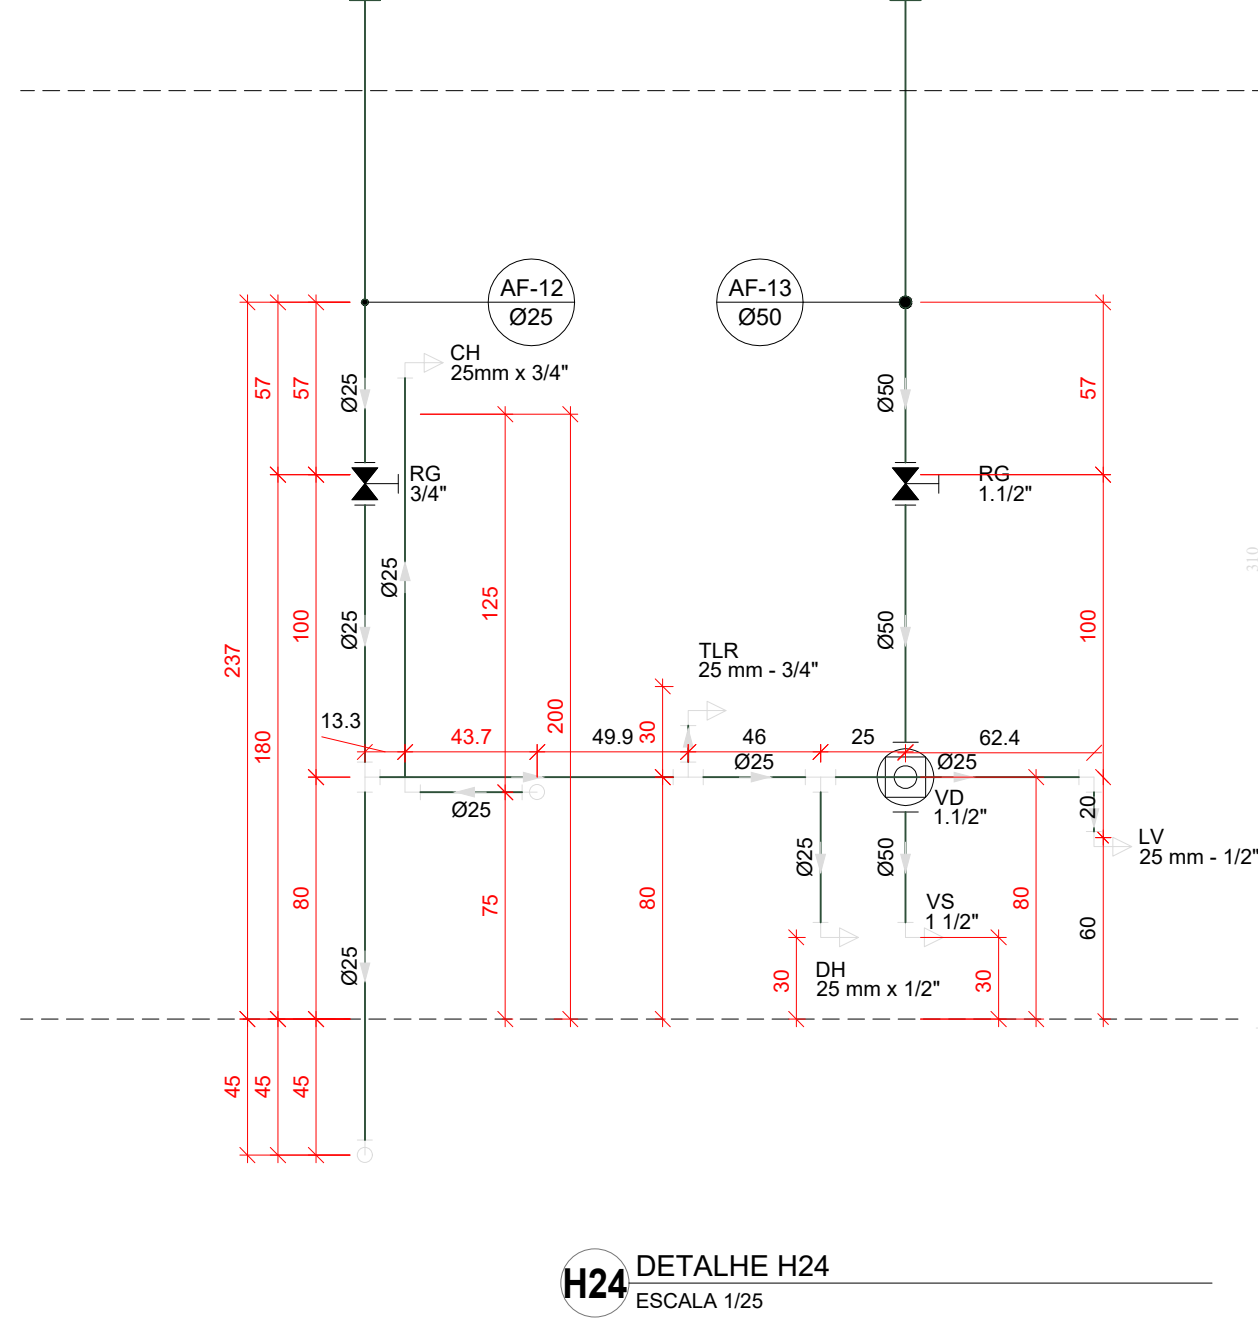
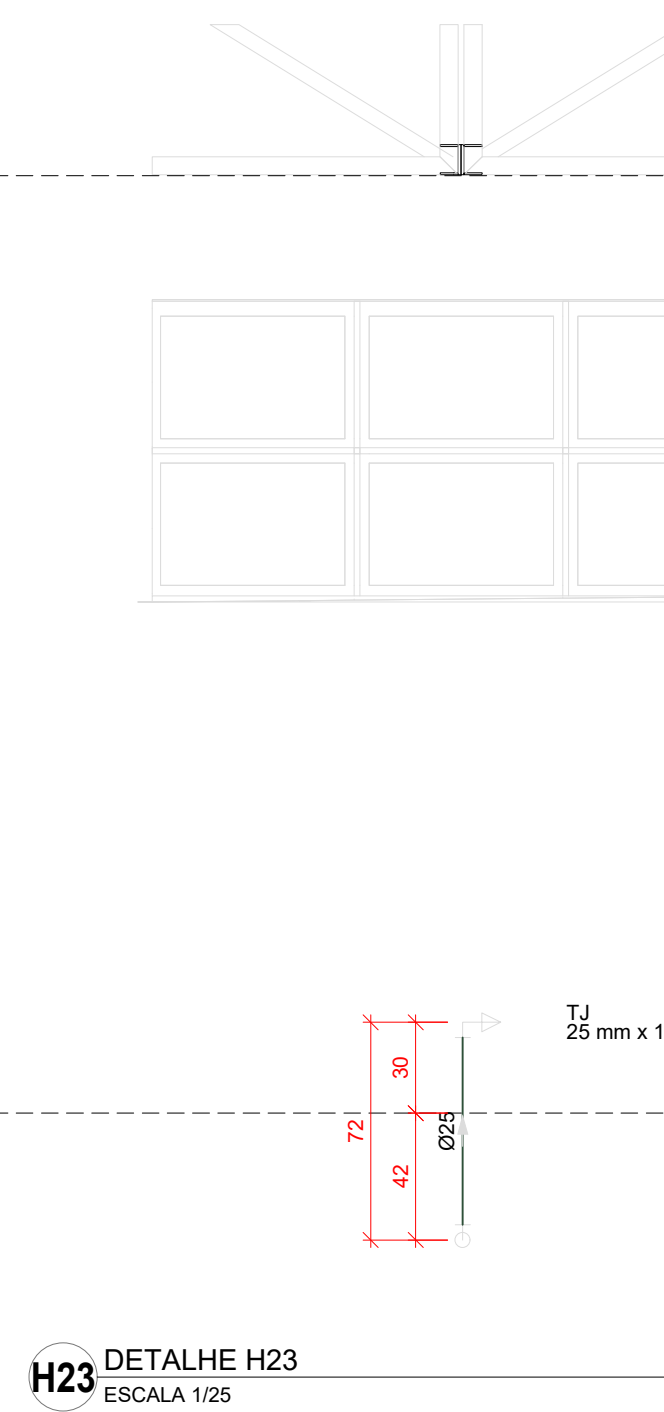
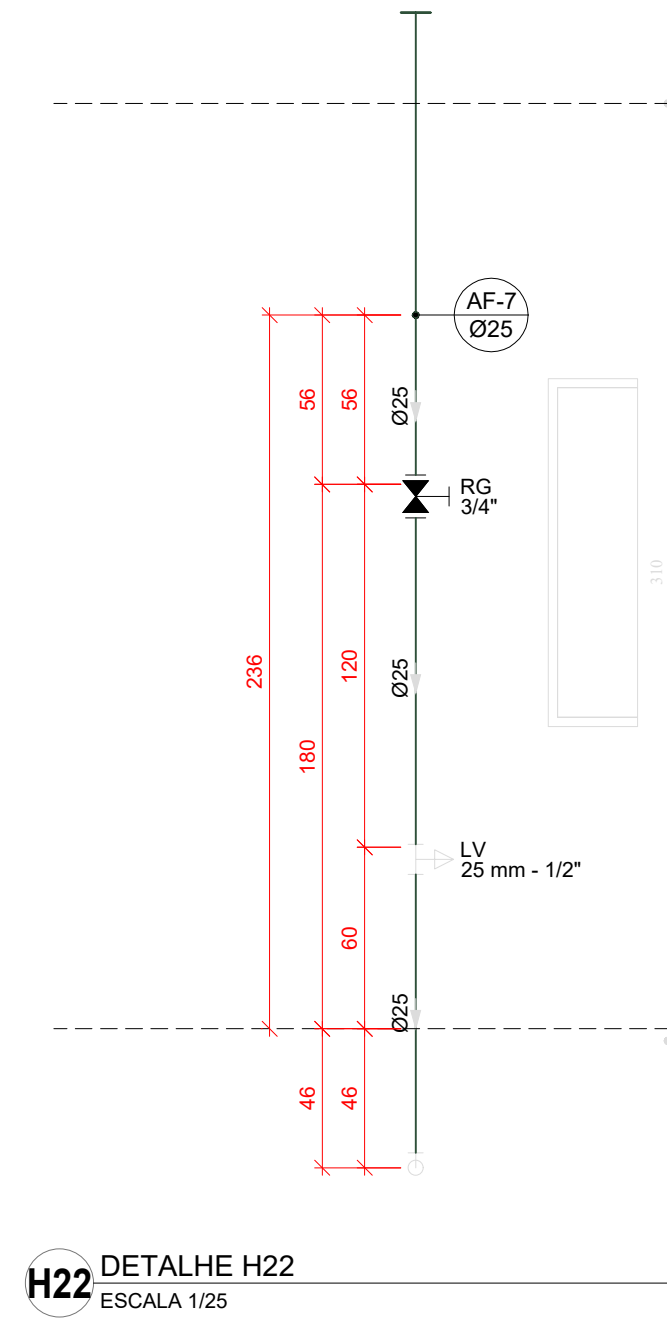
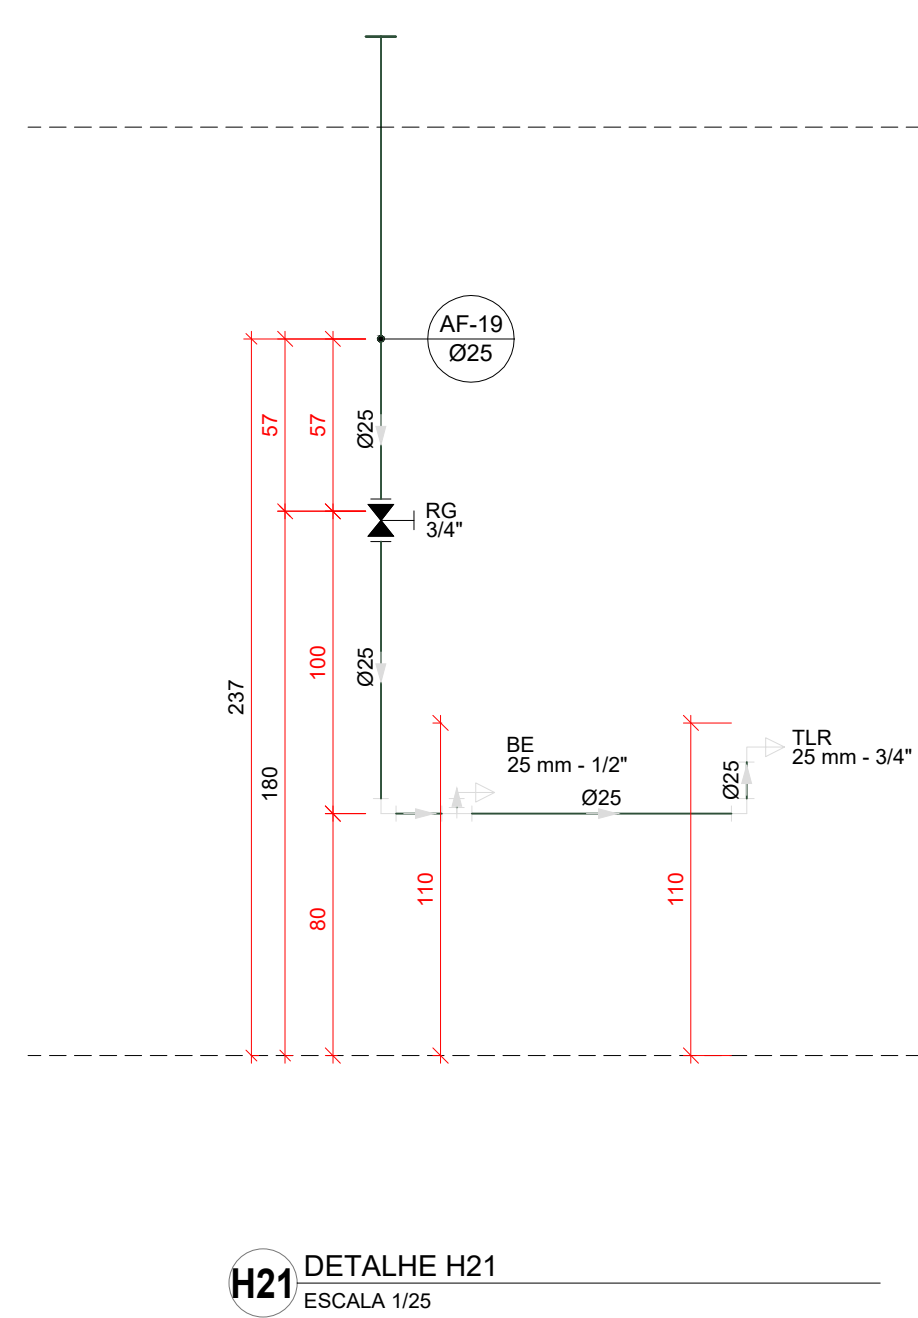
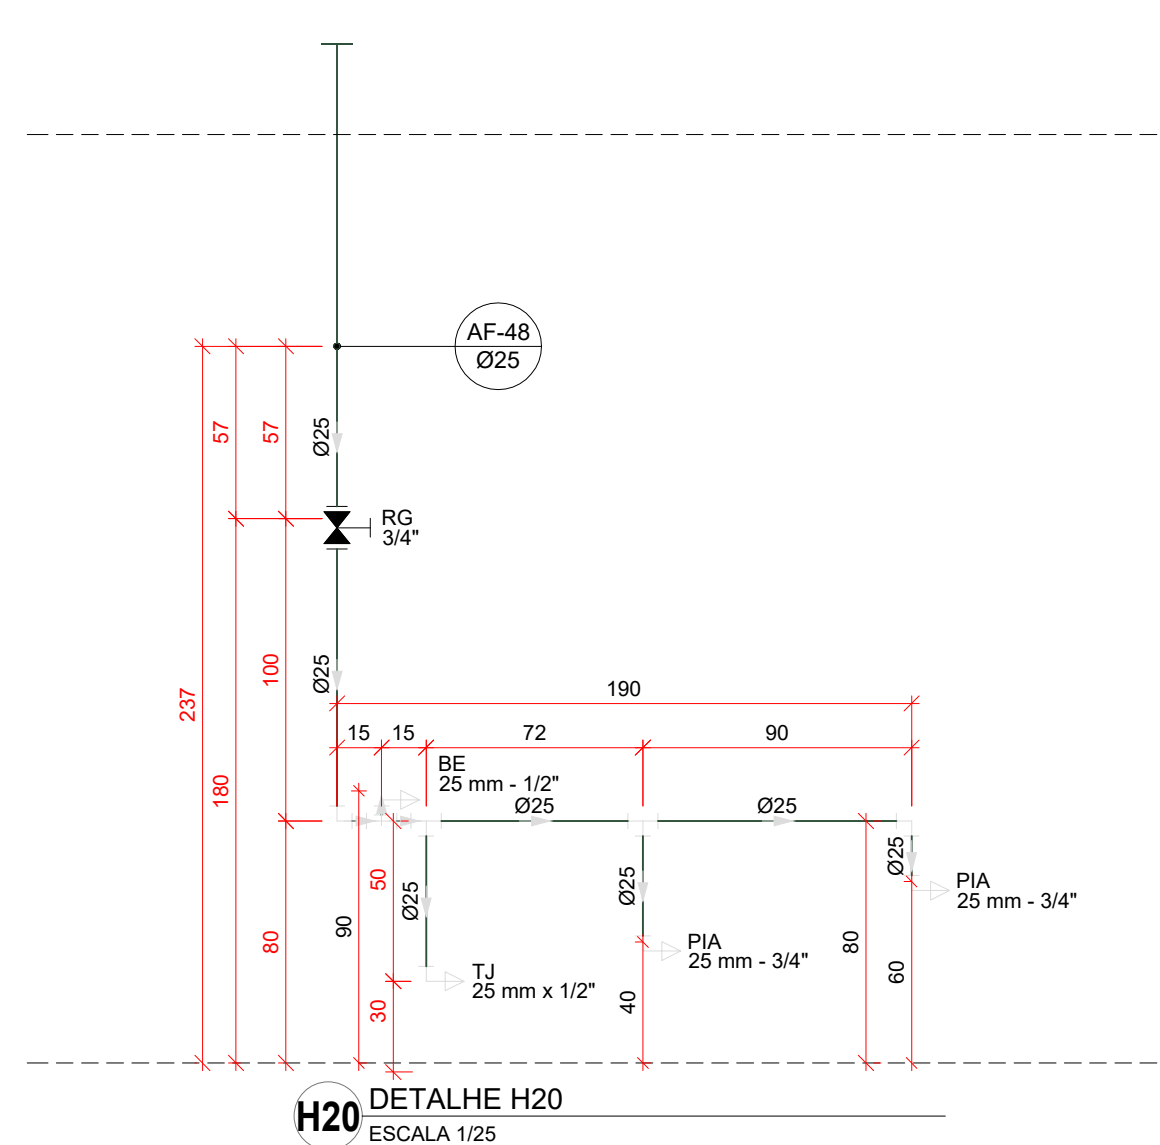
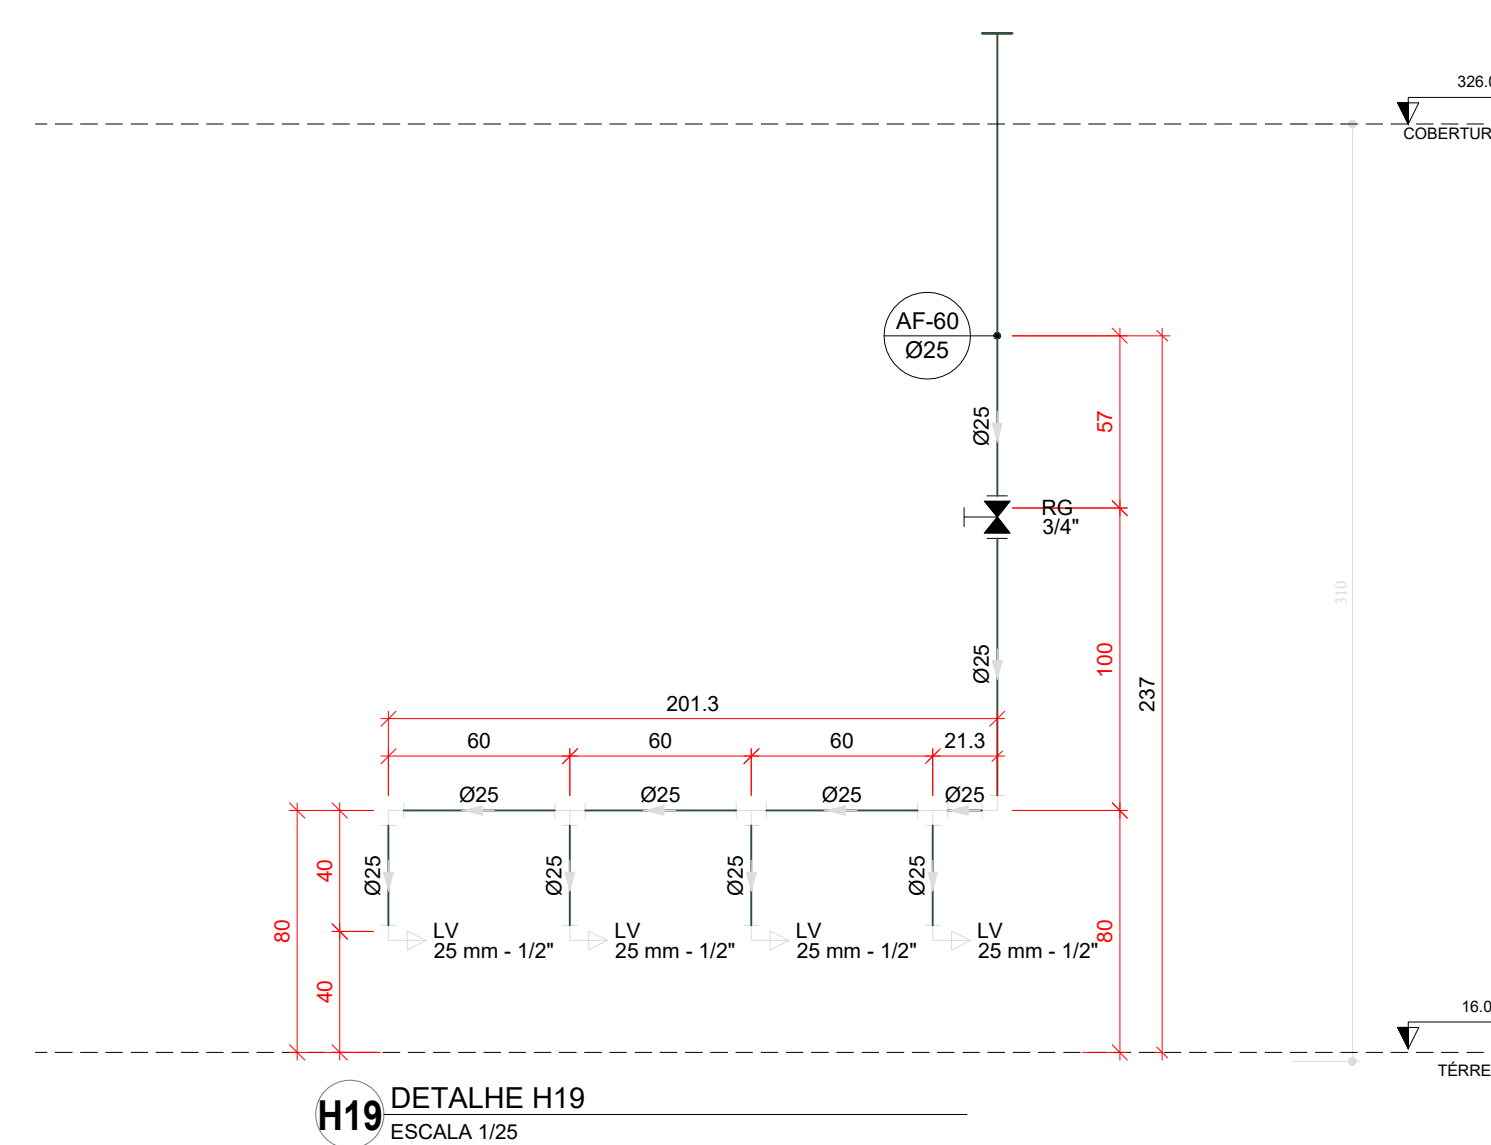
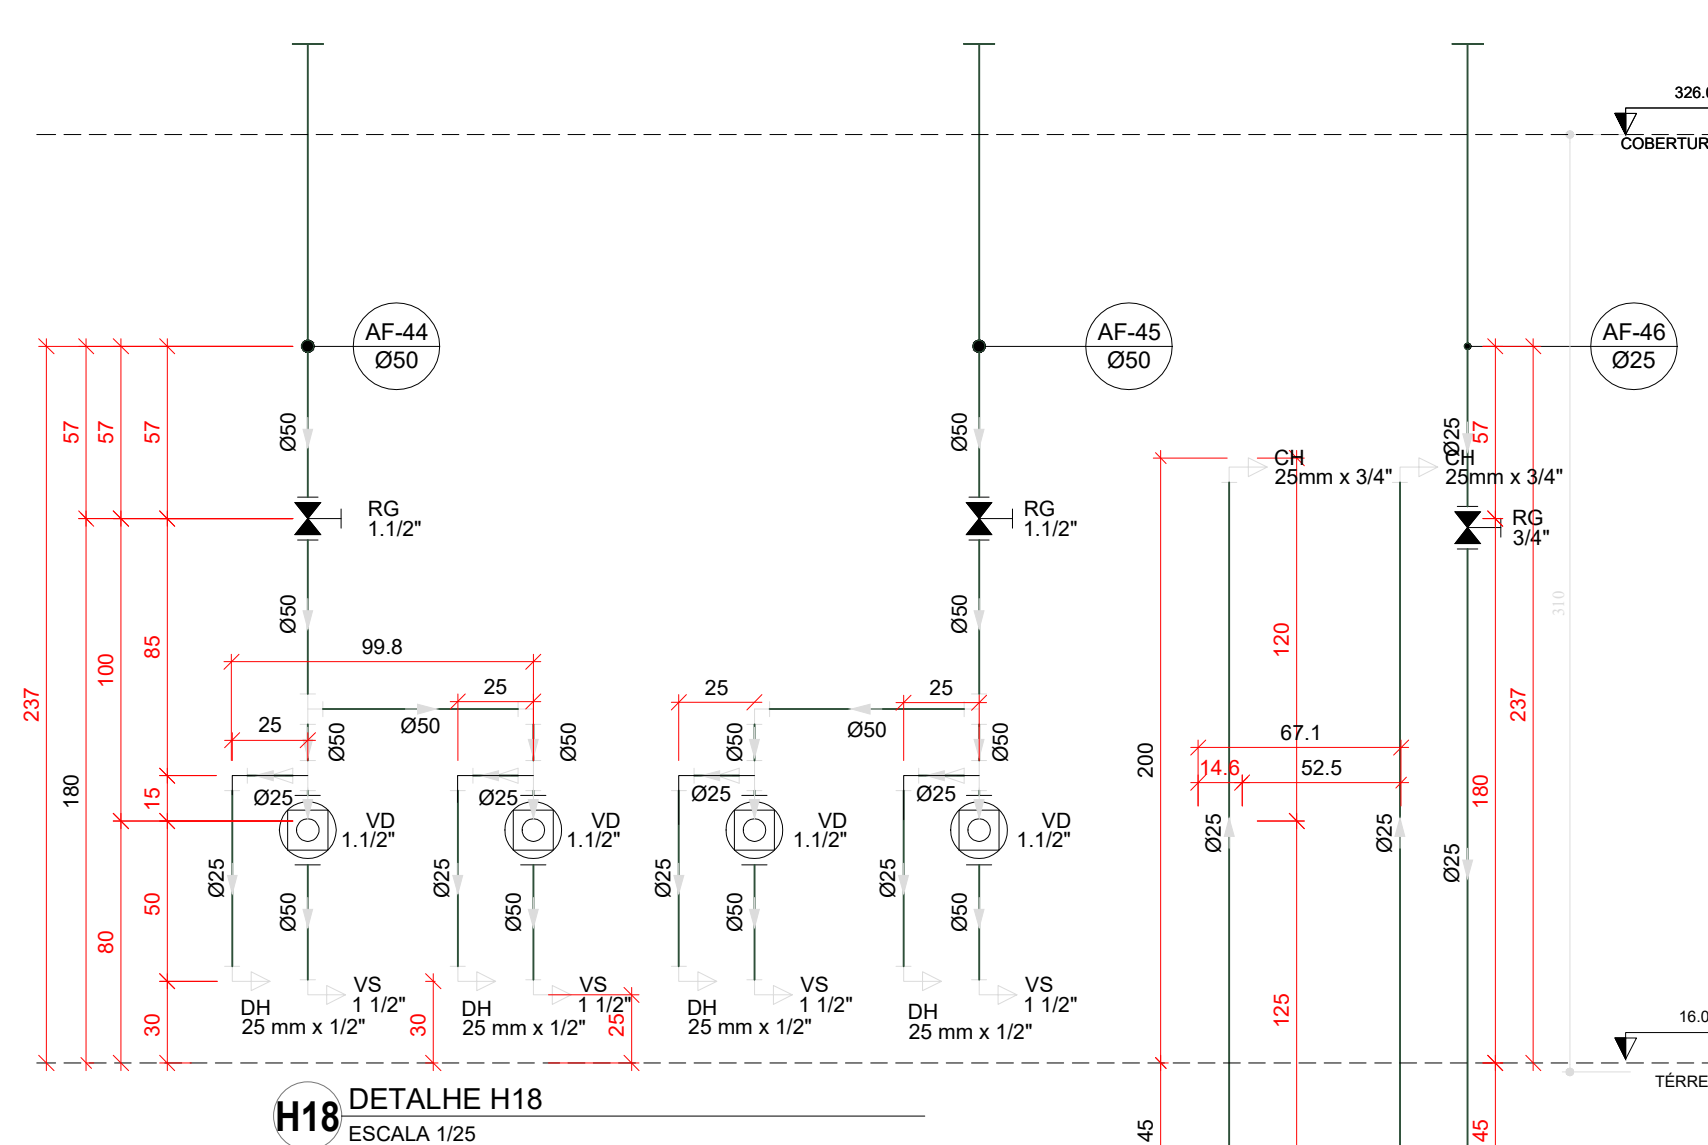
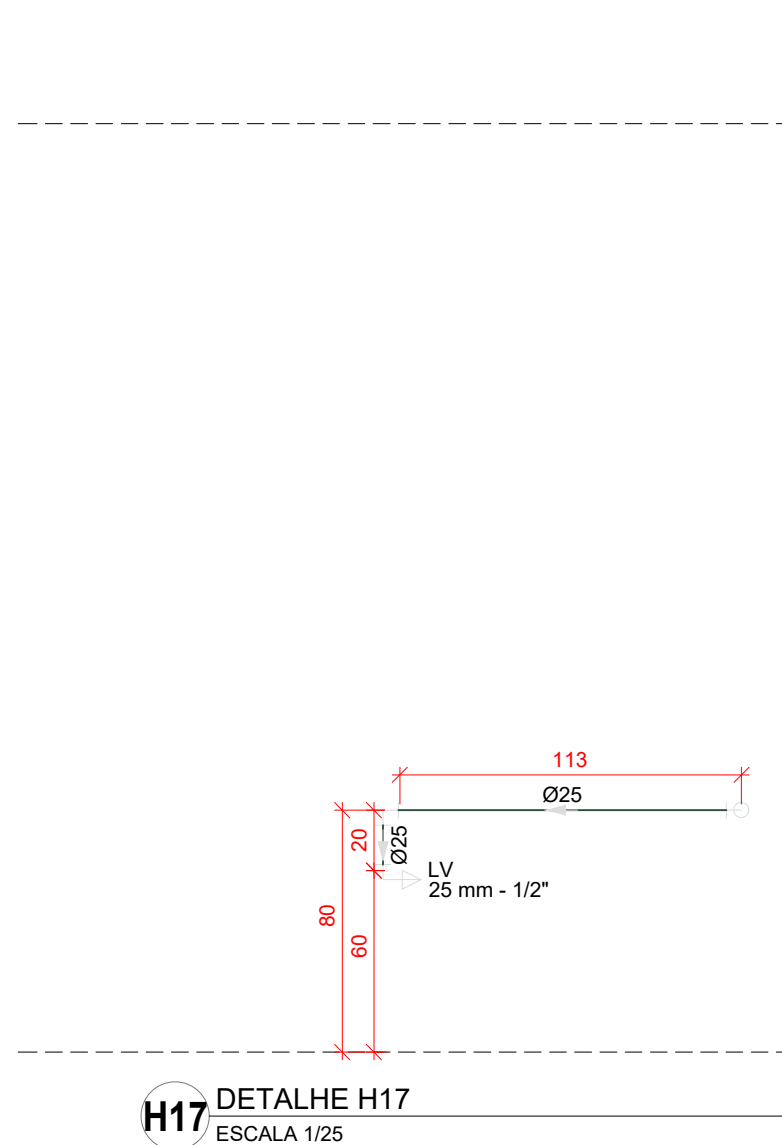


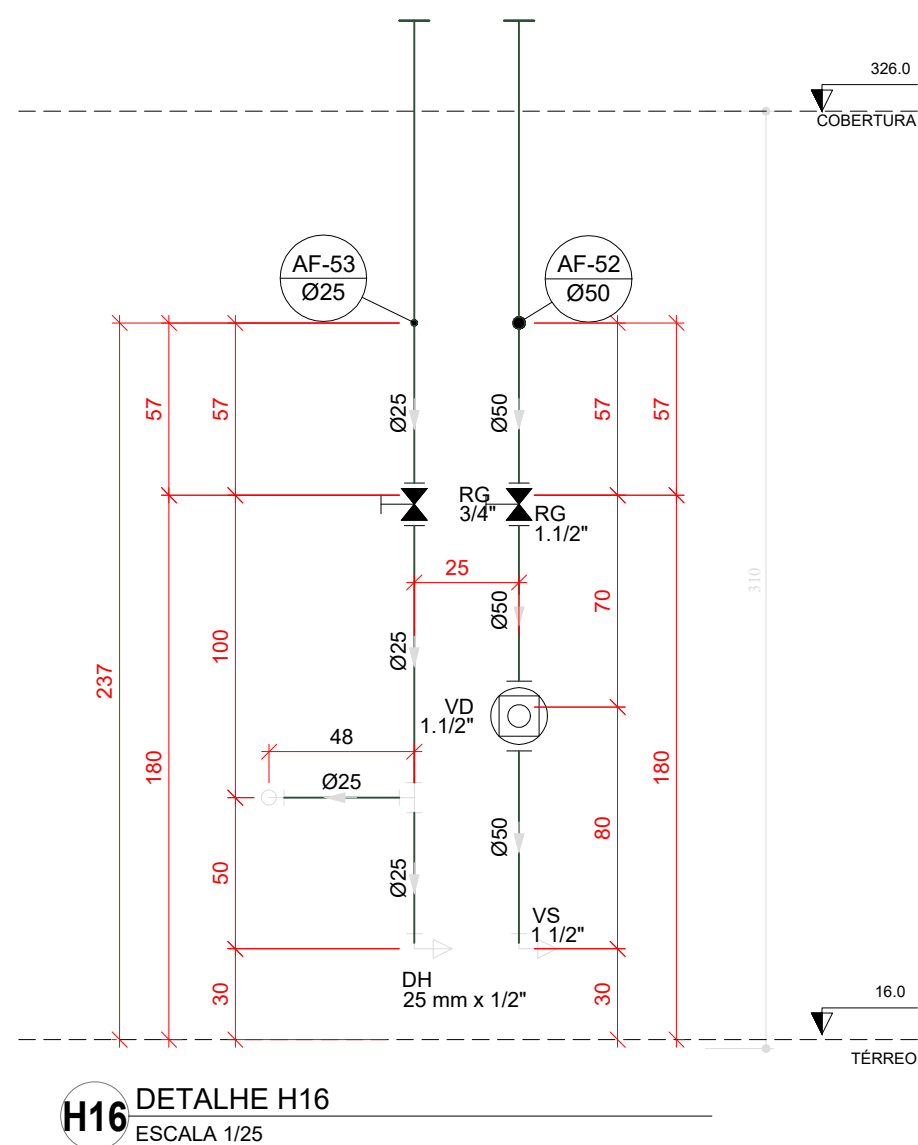

03	JANEIRO/ 2023	Revisão geral da disciplina conforme a atualização da arquitetura. Padronização dos pontos de água fria, esgoto cloacal e pluvial para adequação da arquitetura a novo layout. Alterando a NBR 5500/2022.
02	JANEIRO/ 2017	Acordando a NBR 5500/2015. Alteração: quadro de áreas, fechamento frontal, sanitários 1 e 2, altura da plataforma, mobiliário e equipamento, altura da cerâmica nos sanitários, cor dos portões dos suportes e altura da porta P44. Acrescendo: gradil e quadro de cargas no castelo d'água, de duchas higiênicas e escaninhos pré-escala.
01	JULHO/ 2016	Alteração paredes - shaft para tubulação hidráulica e detalhamento; alteração da altura da plataforma.
N°	DATA	DESCRIÇÃO

CONTROLE DE REVISÕES

FNDE MINISTÉRIO DA EDUCAÇÃO	
PROJETO PADRÃO - FNDE	
PROPRIETÁRIO:	
ENDEREÇO:	
MUNICÍPIO - UF:	
PROPRIETÁRIO:	
RESP. TÉCNICO:	CAU / CREA
AUTOR DO PROJETO:	CAU / CREA
APROVAÇÕES	CAU / CREA
	PREFEITURA / RA
OBSERVAÇÕES:	
CRECHE PRÉ-ESCOLA - TIPO 1	
PROJETO DE ÁGUA FRIA	
COORDENAÇÃO	DETALHES - VISTAS
CGEST - Coordenação Geral de Infraestrutura Educacional	DETALHE H16 A H35
REVISÃO	ESCALA
R.00 R.03	1/25
R.01 R.02	PRANCHAS
FORMATO (1189x841)	DATA EMISSÃO
	JAN/2023
HAF	
13/15	

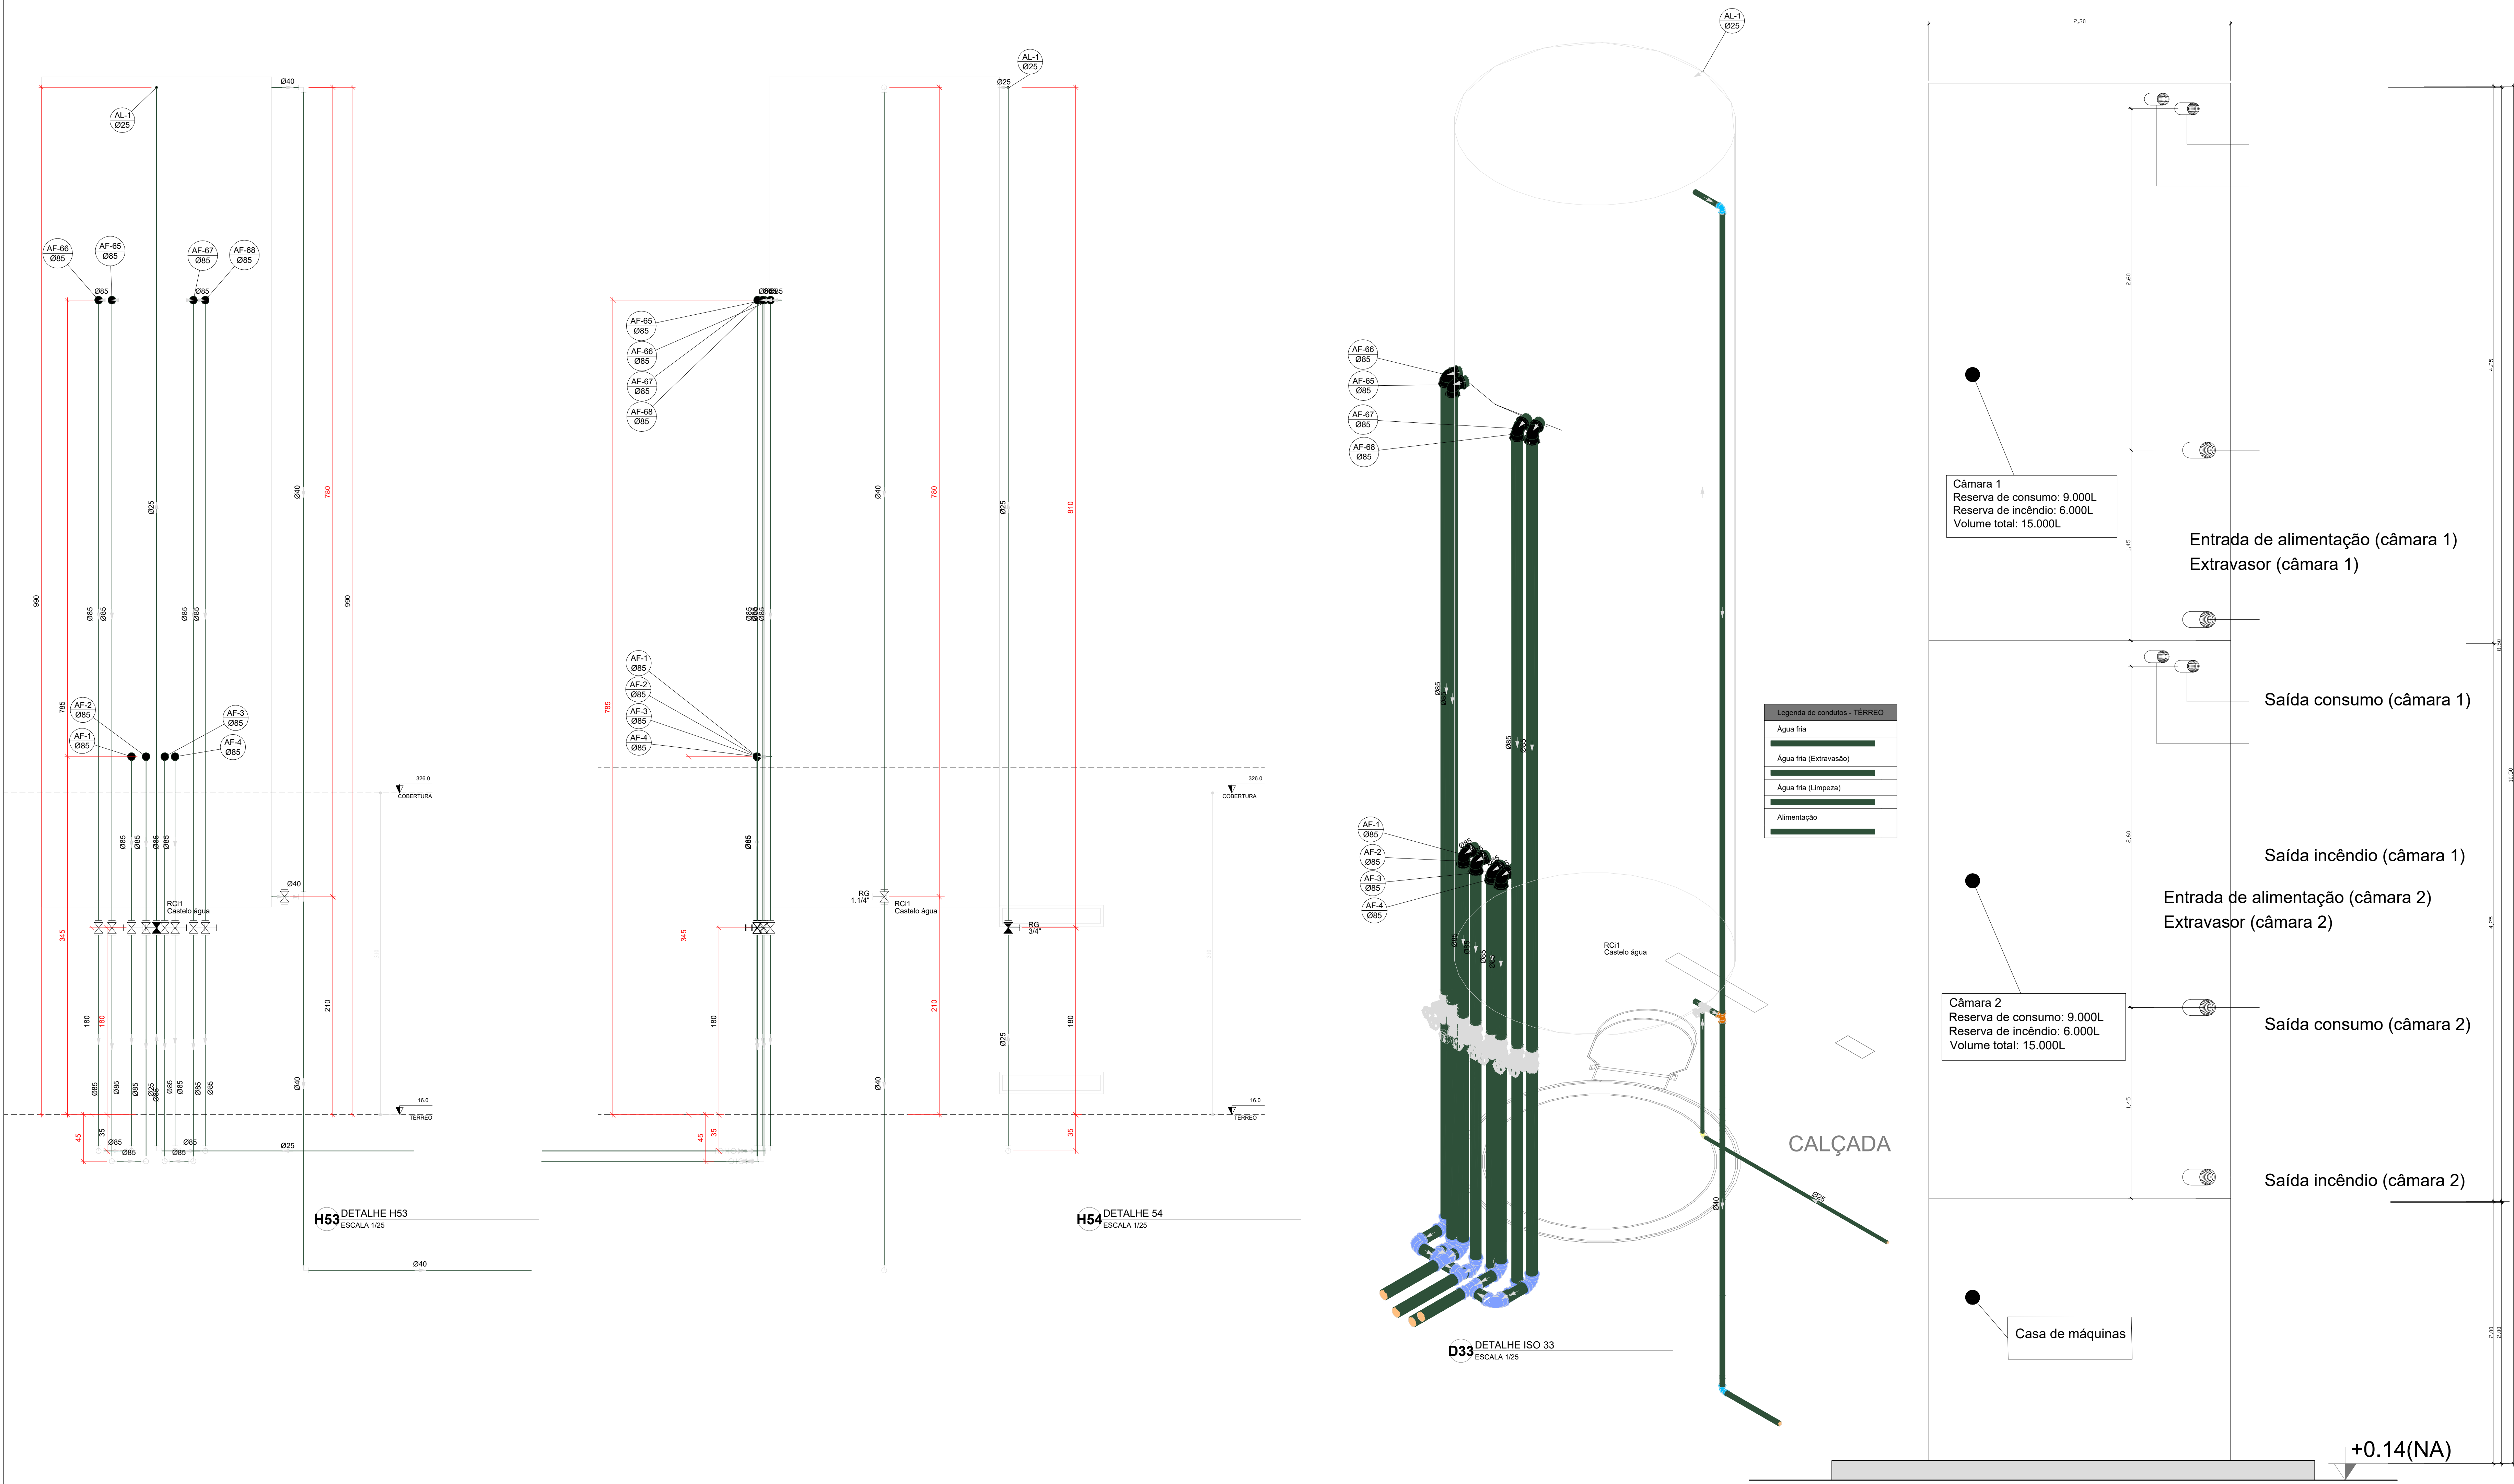

03	JANEIRO/2023	Revisão geral da disciplina conforme a atualização da arquitetura. Padronização dos pontos de água fria, esgoto cloacal e pluvial para adequação da arquitetura a novo layout. Alteração a NBR 5500/2022.
02	JANEIRO/2017	Acordamento à NBR 5500/2015. Alteração: quadro de áreas, fechamento frontal, sanitários 1 e 2, altura da plataforma, mobiliário e equipamento, altura da cerâmica nos sanitários, cor dos portões dos salões e altura da porta P44. Acréscimo: grade e quadro de cargas no castelo d'água, de duchas higiênicas e escaninhos pré-escola.
01	JULHO/2016	Alteração paredes - shaft para tubulação hidráulica e detalhamento; alteração da altura da plataforma.

Nº DATA DESCRIÇÃO

CONTROLE DE REVISÕES

PROJETO PADRÃO - FNDE

PROPRIETÁRIO:

ENDEREÇO:

MUNICÍPIO - UF:

PROPRIETÁRIO:

RESP. TÉCNICO: CAU / CREA

AUTOR DO PROJETO: CAU / CREA

APROVAÇÕES

CAU / CREA

PREFEITURA / RA

OBSERVAÇÕES:

CRECHE PRÉ-ESCOLA - TIPO 1

PROJETO DE ÁGUA FRIA

COORDENAÇÃO

CGEST - Coordenação Geral de Infraestrutura Educacional

REVISÃO

R.00 R.03

R.01 R.02

FORMATO (1189x841)

ESCALA 1:25

DATA EMISSÃO

JAN/2023

PRANCHAS


HAF

15/15

S35

S31

S33

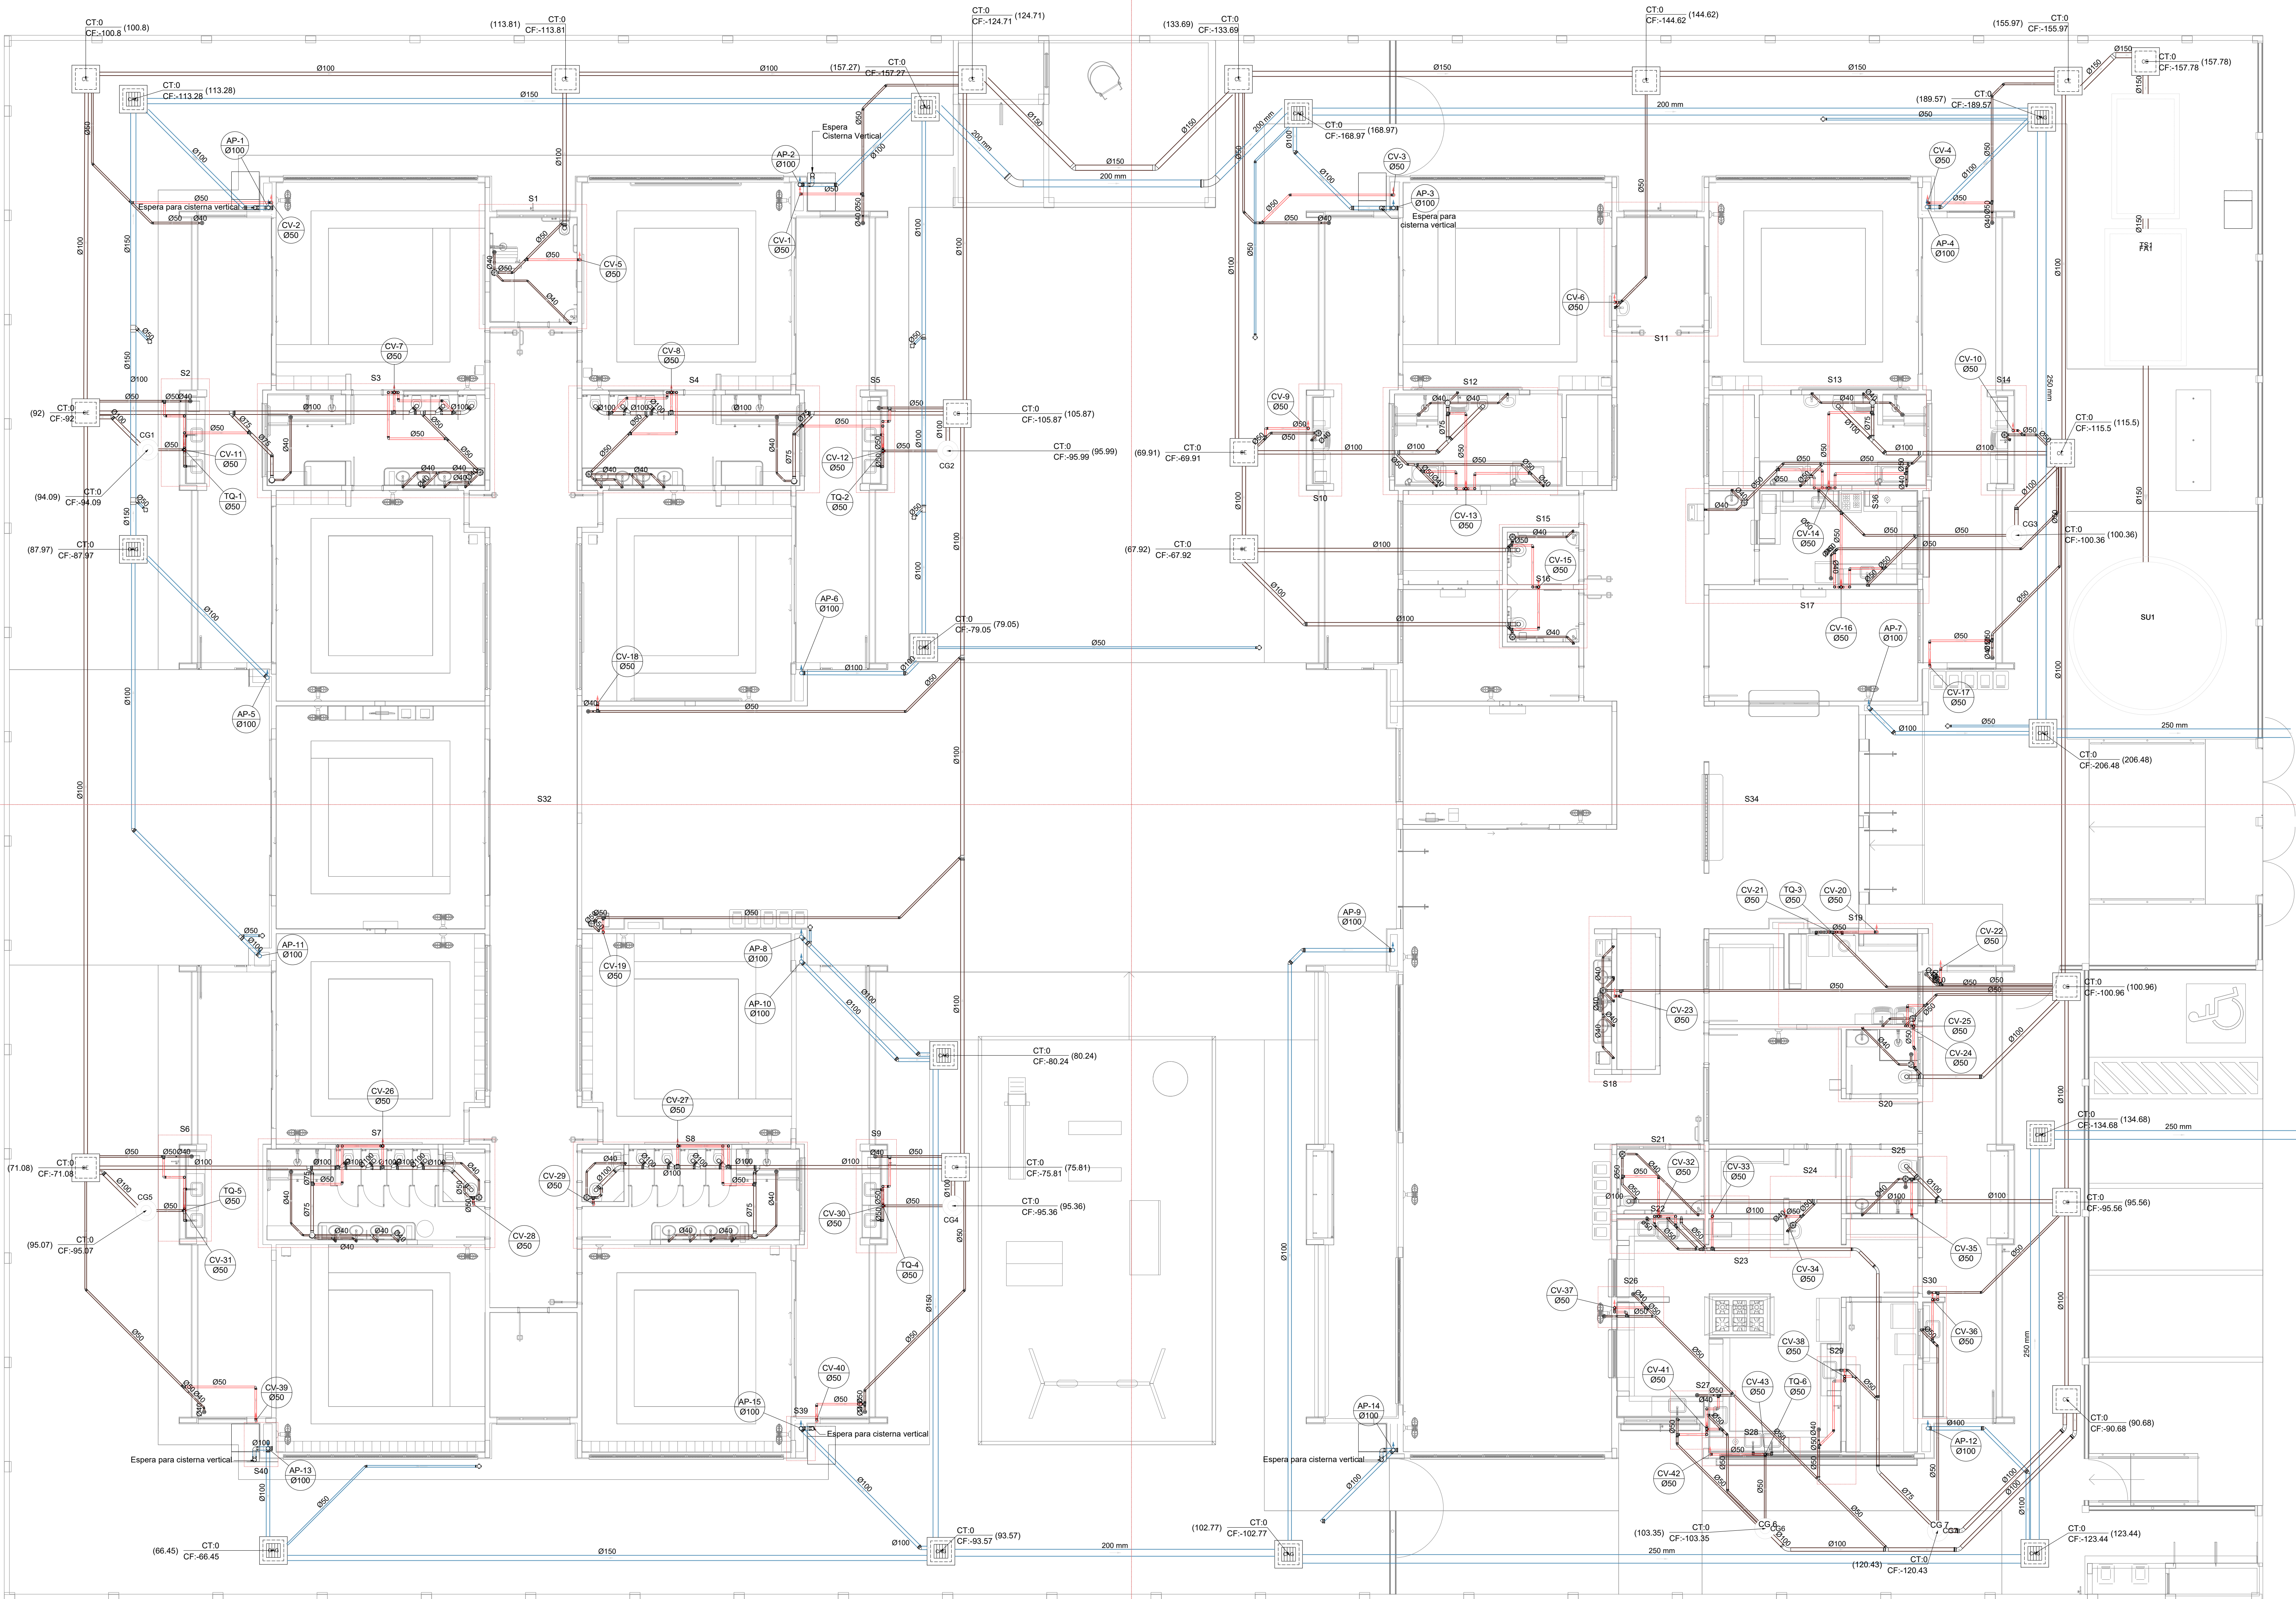

Legenda de condutas - TÉRREO	
	Esgoto
	Pluvial
	Ventilação


Legenda - TÉRREO	
	Sifonagem
	Caixa de redução longa
	Caixa Sifonada
	Caixa de área pluvial cônica
	Caixa Inspeção Esgoto Simples
	Cap. Superior
	Chuveiro Coletivo
	Chuveiro Residencial
	Curva 45 Longa para Esgoto Sanitário
	Curva 45°
	Curva 45° curta Amarelo
	Curva 45° curta coluna
	Joelho 45°
	Joelho 90°
	Joelho 90° coluna
	Joelho 90° coluna longa
	Junção invertida
	Junção simples
	Junção simples c/ redução
	Junção simples- coluna
	Lavatório Residencial com sifão
	Lavatório de Use Geral
	Lixa simples- coluna
	Máquina de Lavar Louças- DN 50mm
	Máquina de Lavar Roupa DN 50mm
	Pia de Cozinha Residencial com Sifão 50mm
	Ramais de Ventilação
	Residência exotérica
	Tanque de Lavar Roupa DN 40mm
	To sanitário- coluna
	Vaso Sanitário c/ curva 90°

03	JANEIRO/ 2023	Revisão geral da disciplina conforme a atualização da arquitetura. Padronizadamente dos pontos de água fria, esgoto cloacal e pluvial para adequação da arquitetura e novo layout. Adesão à NBR 5580/2022.
02	JANEIRO/ 2017	Adesão à NBR 5580/2015. Alteração: quadro de áreas, fechamento frontal, sanitários 1 e 2, altura da plataforma, mobiliário e equipamento, altura da cerâmica nos sanitários, cor dos portões dos suportes e altura da porta P44. Acréscimo: gradil e quadro de cargas no castelo d'água, de duchas higiênicas e escaninhos pré-escola.
01	JULHO/ 2016	Alteração paredes - shaft para tubulação hidráulica e detalhamento; alteração da altura da plataforma.
N°	DATA	DESCRIÇÃO

CONTROLE DE REVISÕES


		MINISTÉRIO DA EDUCAÇÃO	
PROJETO PADRÃO - FNE			
PROPRIETÁRIO:			
ENDEREÇO:			
MUNICÍPIO - UF:			
PROPRIETÁRIO:			
RESP. TÉCNICO:		CAU / CREA	
AUTOR DO PROJETO:		CAU / CREA	
APROVAÇÕES		CAU / CREA	
		PREFEITURA / RA	

1 PLANTA BAIXA TÉRREO
ESCALA 1/75

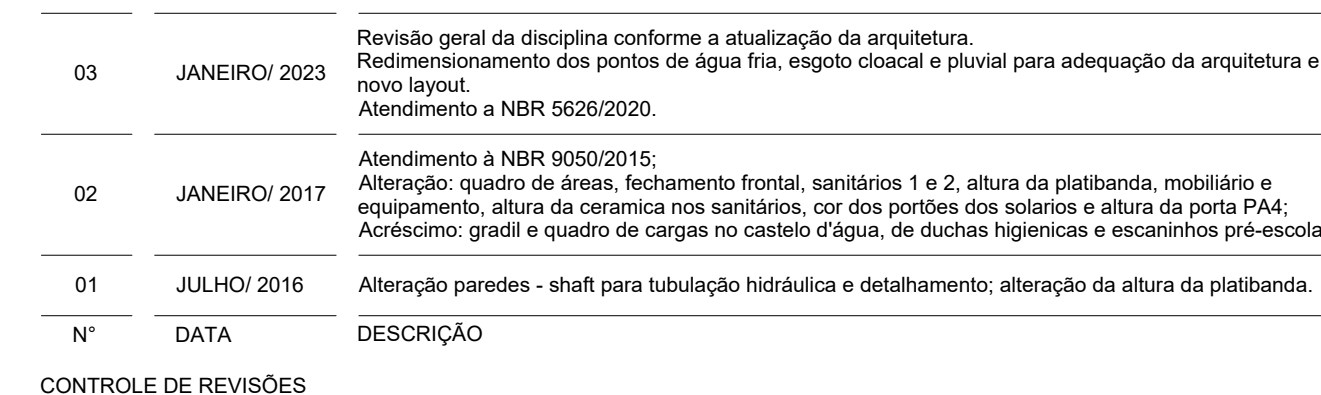

OBSERVAÇÕES:	
--------------	--

2 PLANTA BAIXA COBERTURA
ESCALA 1/75

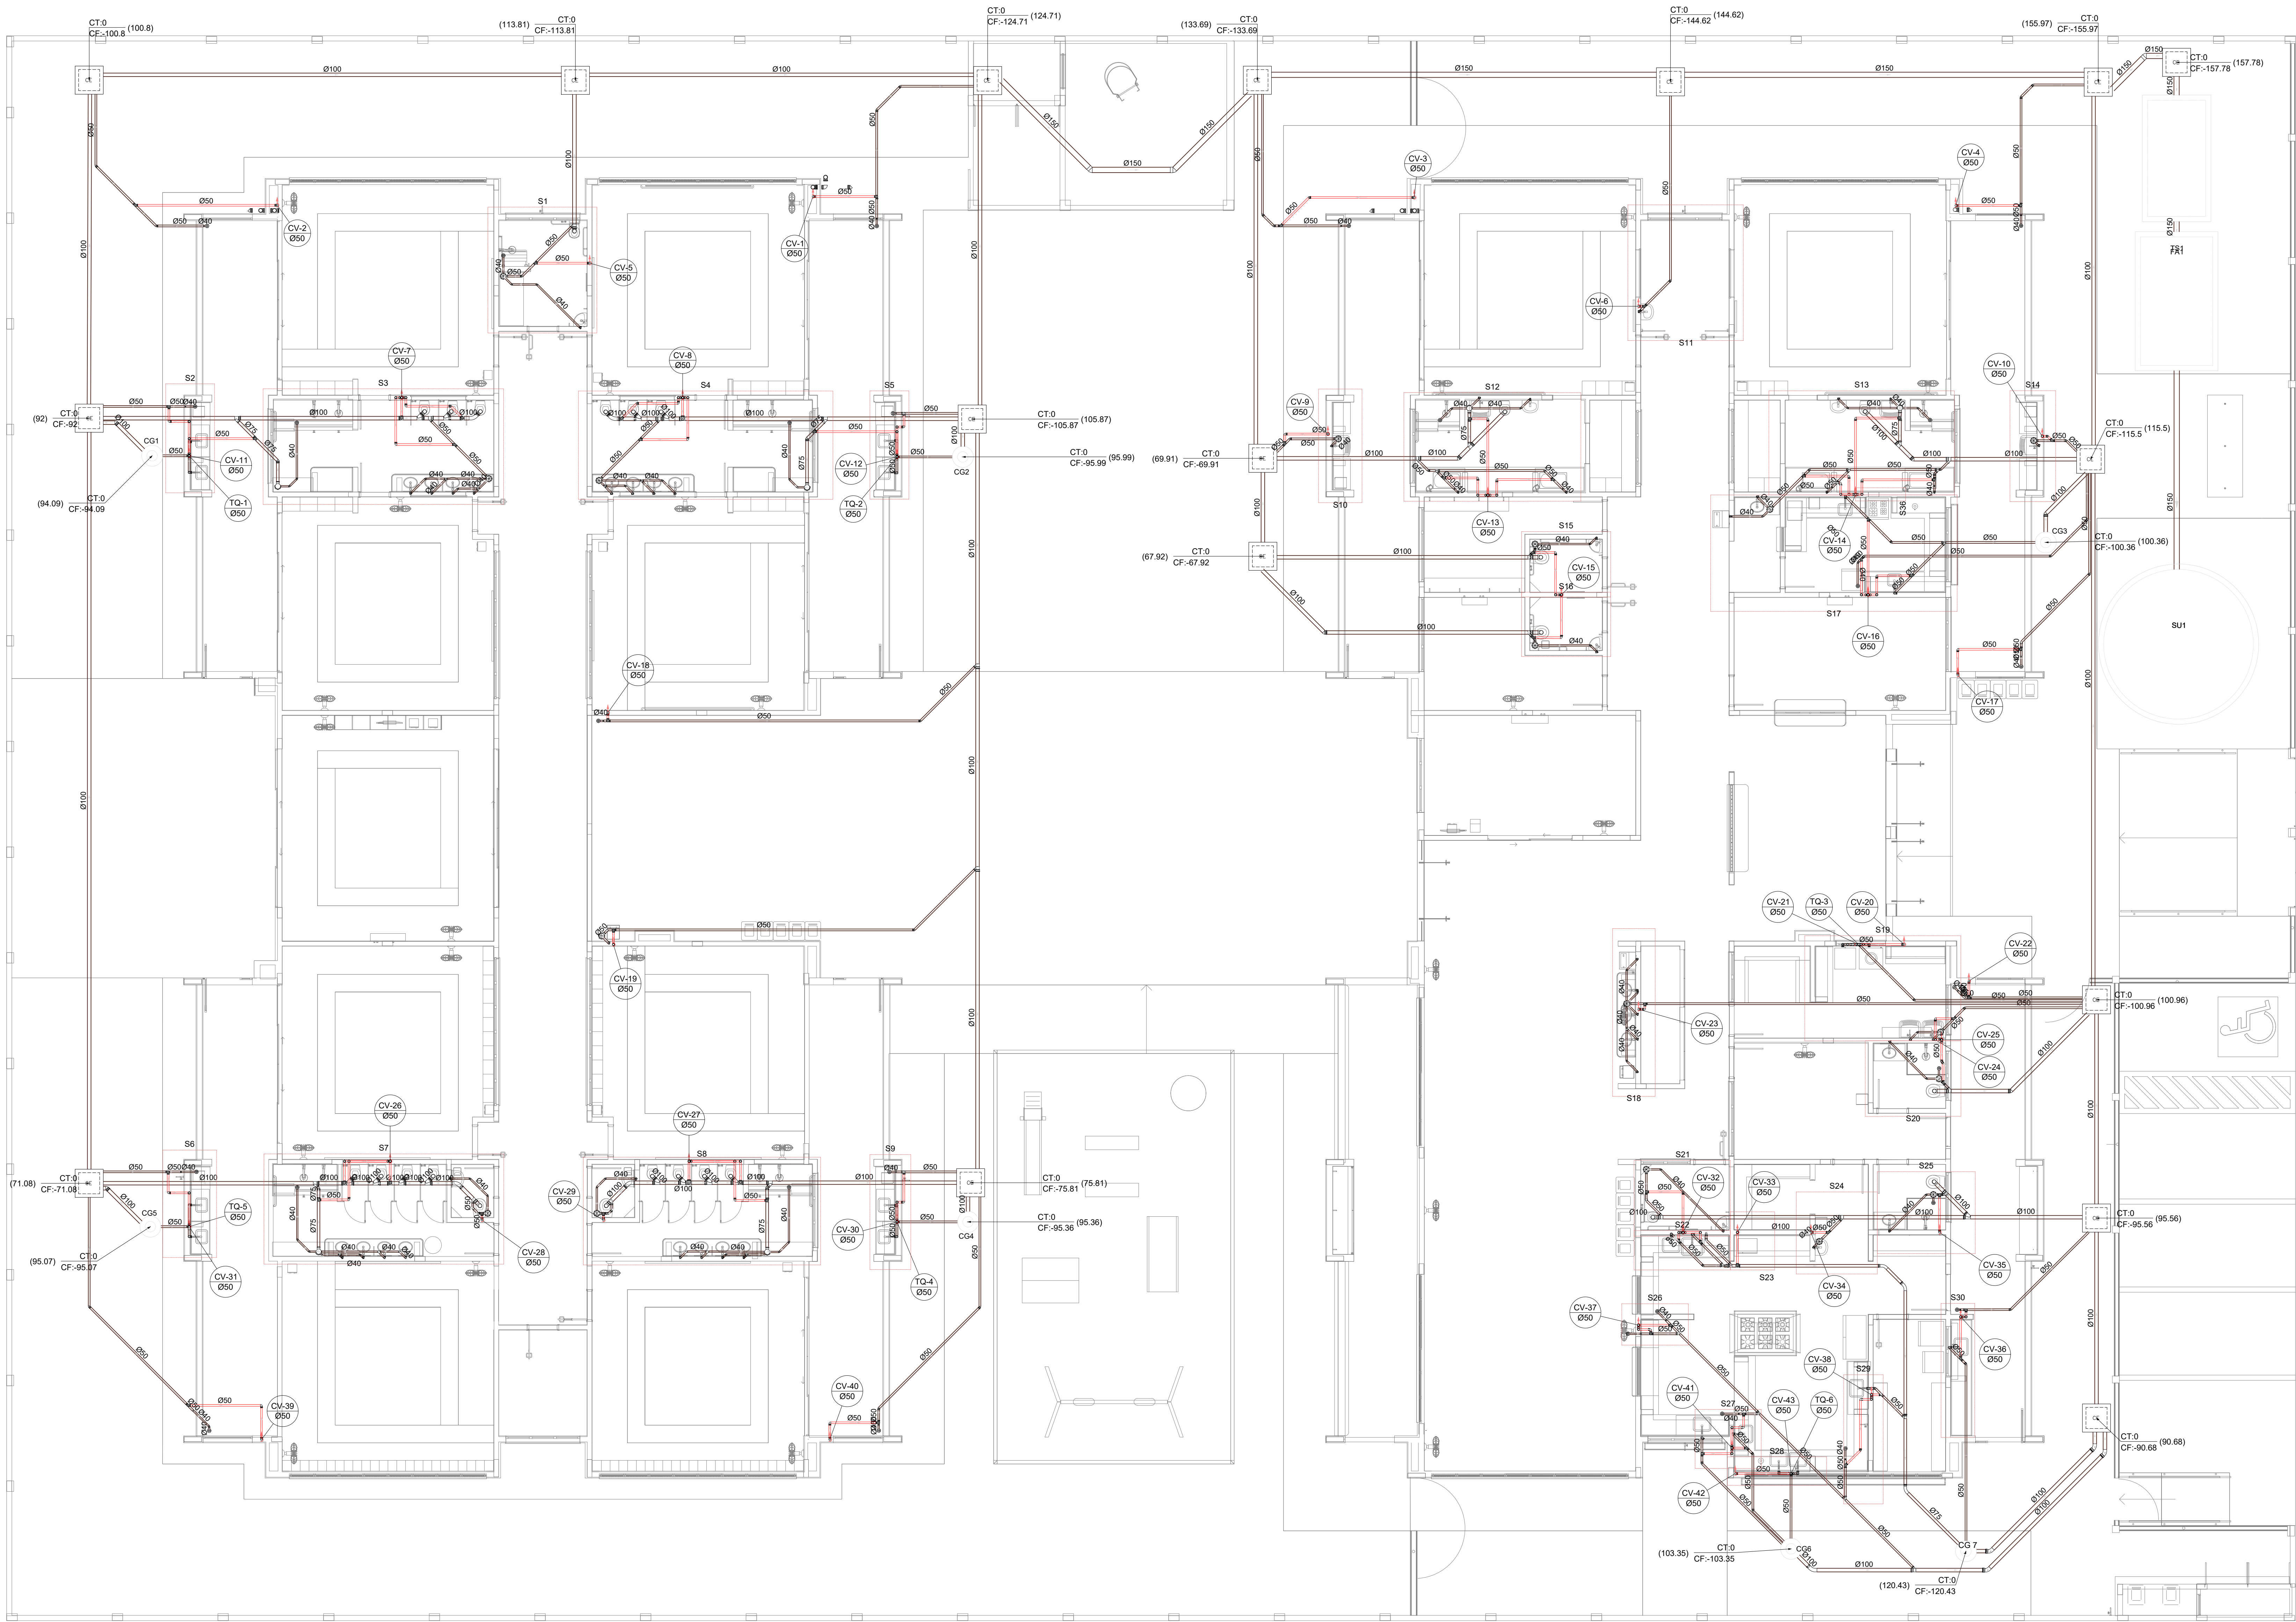

1 PLANTA BAIXA TÉRREO - REDE DE ESGOTO SANITÁRIO
ESCALA 1/75

Legenda de condutos	Legenda inclinação
Esgoto	Ø40mm 2%
	Ø50mm 2%
	Ø75mm 1%
	Ø100mm 1%
	Ø150mm 1%
Pluvial	Ø75mm 1%
	Ø100mm 1%
	Ø150mm 1%
Ventilação	Ø50mm 1%
	Ø75mm 1%

Legenda
Bebedouro
Bucha de redução longa
Caixa Sifonada
Caixa de areia pluvial c/ grelha
Caixas Inspecção Esgoto Simples
Caixa sifonada
Ralo seco
Curva 45° curta para Esgoto Sanitário
Curva 45° curta Amanco
Curva 90 curta- coluna
Joelho 45
Joelho 90
Joelho 90- coluna bolsa
Junção invertida
Junção simples
Junção simples c/ redução
Junção simples- coluna
Lavatório Residencial com sifão
Luva simples- coluna
Máquina de Lavar Louças- DN 50mm
Máquina de Lavar Roupas DN 50mm
Pia de Cozinha Residencial com Sifão 50mm
Ramais de Ventilação
Redução excêntrica
Tanque de Lavar Roupas DN 40mm
Vaso Sanitário c/ curva 90°

03	JANEIRO/ 2023	Revisão geral da disciplina conforme a atualização da arquitetura. Redimensionamento das pontas de água fria, esgoto cloacal e pluvial para adequação da arquitetura e novo layout. Atualização a NBR 9050/2020.
02	JANEIRO/ 2017	Acordamento à NBR 9050/2015. Alteração: quadro de áreas, fechamento frontal, sanitários 1 e 2, altura da plataforma, mobiliário e equipamento, altura da cerâmica nos sanitários, cor dos portões dos sanitários e altura da porta P44. Acréscimo: gradil e quadro de cargas no castelo d'água, de duchas higiênicas e escaninhos pré-escola.
01	JULHO/ 2016	Alteração paredes - shaft para tubulação hidráulica e detalhamento; alteração da altura da plataforma.
N°	DATA	DESCRIÇÃO

CONTROLE DE REVISÕES

FNDE MINISTÉRIO DA EDUCAÇÃO	
PROJETO PADRÃO - FNDE	
PROPRIETÁRIO:	
ENDEREÇO:	
MUNICÍPIO - UF:	
PROPRIETÁRIO:	
RESP. TÉCNICO:	CAU / CREA
AUTOR DO PROJETO:	CAU / CREA
APROVAÇÕES	CAU / CREA
OBSERVAÇÕES:	PREFEITURA / RA
CRECHE PRÉ-ESCOLA TIPO 1 PROJETO DE ESGOTO SANITÁRIO E ÁGUAS PLUVIAIS	
COORDENAÇÃO CGEST - Coordenação Geral de Infraestrutura Educação	LANÇAMENTO DA REDE PLANTA BAIXA TÉRREO - REDE DE ESGOTO
REVISÃO R.00 R.01 R.02	ESCALA 1/75 DATA EMISSÃO JAN/2023
FORMATO (1189x841)	PRANCHAS 03/18