

*Em casos que a inclinação for diferente da descrita na tabela, estará especificado em planta



CONTRÔLE DE RETENUES



PROPRIETÁRIO:

ENDEREÇO:

MUNICÍPIO - UF:

PROPRIETÁRIO: _____

RESP. TÉCNICO: _____ CALI / CREA _____

AUTOR DO PROJETO: CAUJ / CREA

APROVAÇÕES	CAU / CREA
------------	------------

	PREFEITURA / RA
--	-----------------

OBSERVAÇÕES:	
--------------	--

CRECHE PRÉ-ESCOLA TIPO 1

PROJETO DE ESGOTO SANITÁRIO E ÁGUAS PLUVIAIS


COORDENAÇÃO	LANÇAMENTO DA REDE	
COGEST. Coordenação		

CGEST - Coordenação
Geral de Infraestrutura
Eduacional

REVISÃO	ESCALA	PRANCHA
---------	--------	---------

	R.00	R.03	1:75	04/18
FORMATO	R.01		DATA EMISSÃO	

(1189x841)	R.02	JAN/2023	
------------	------	----------	--

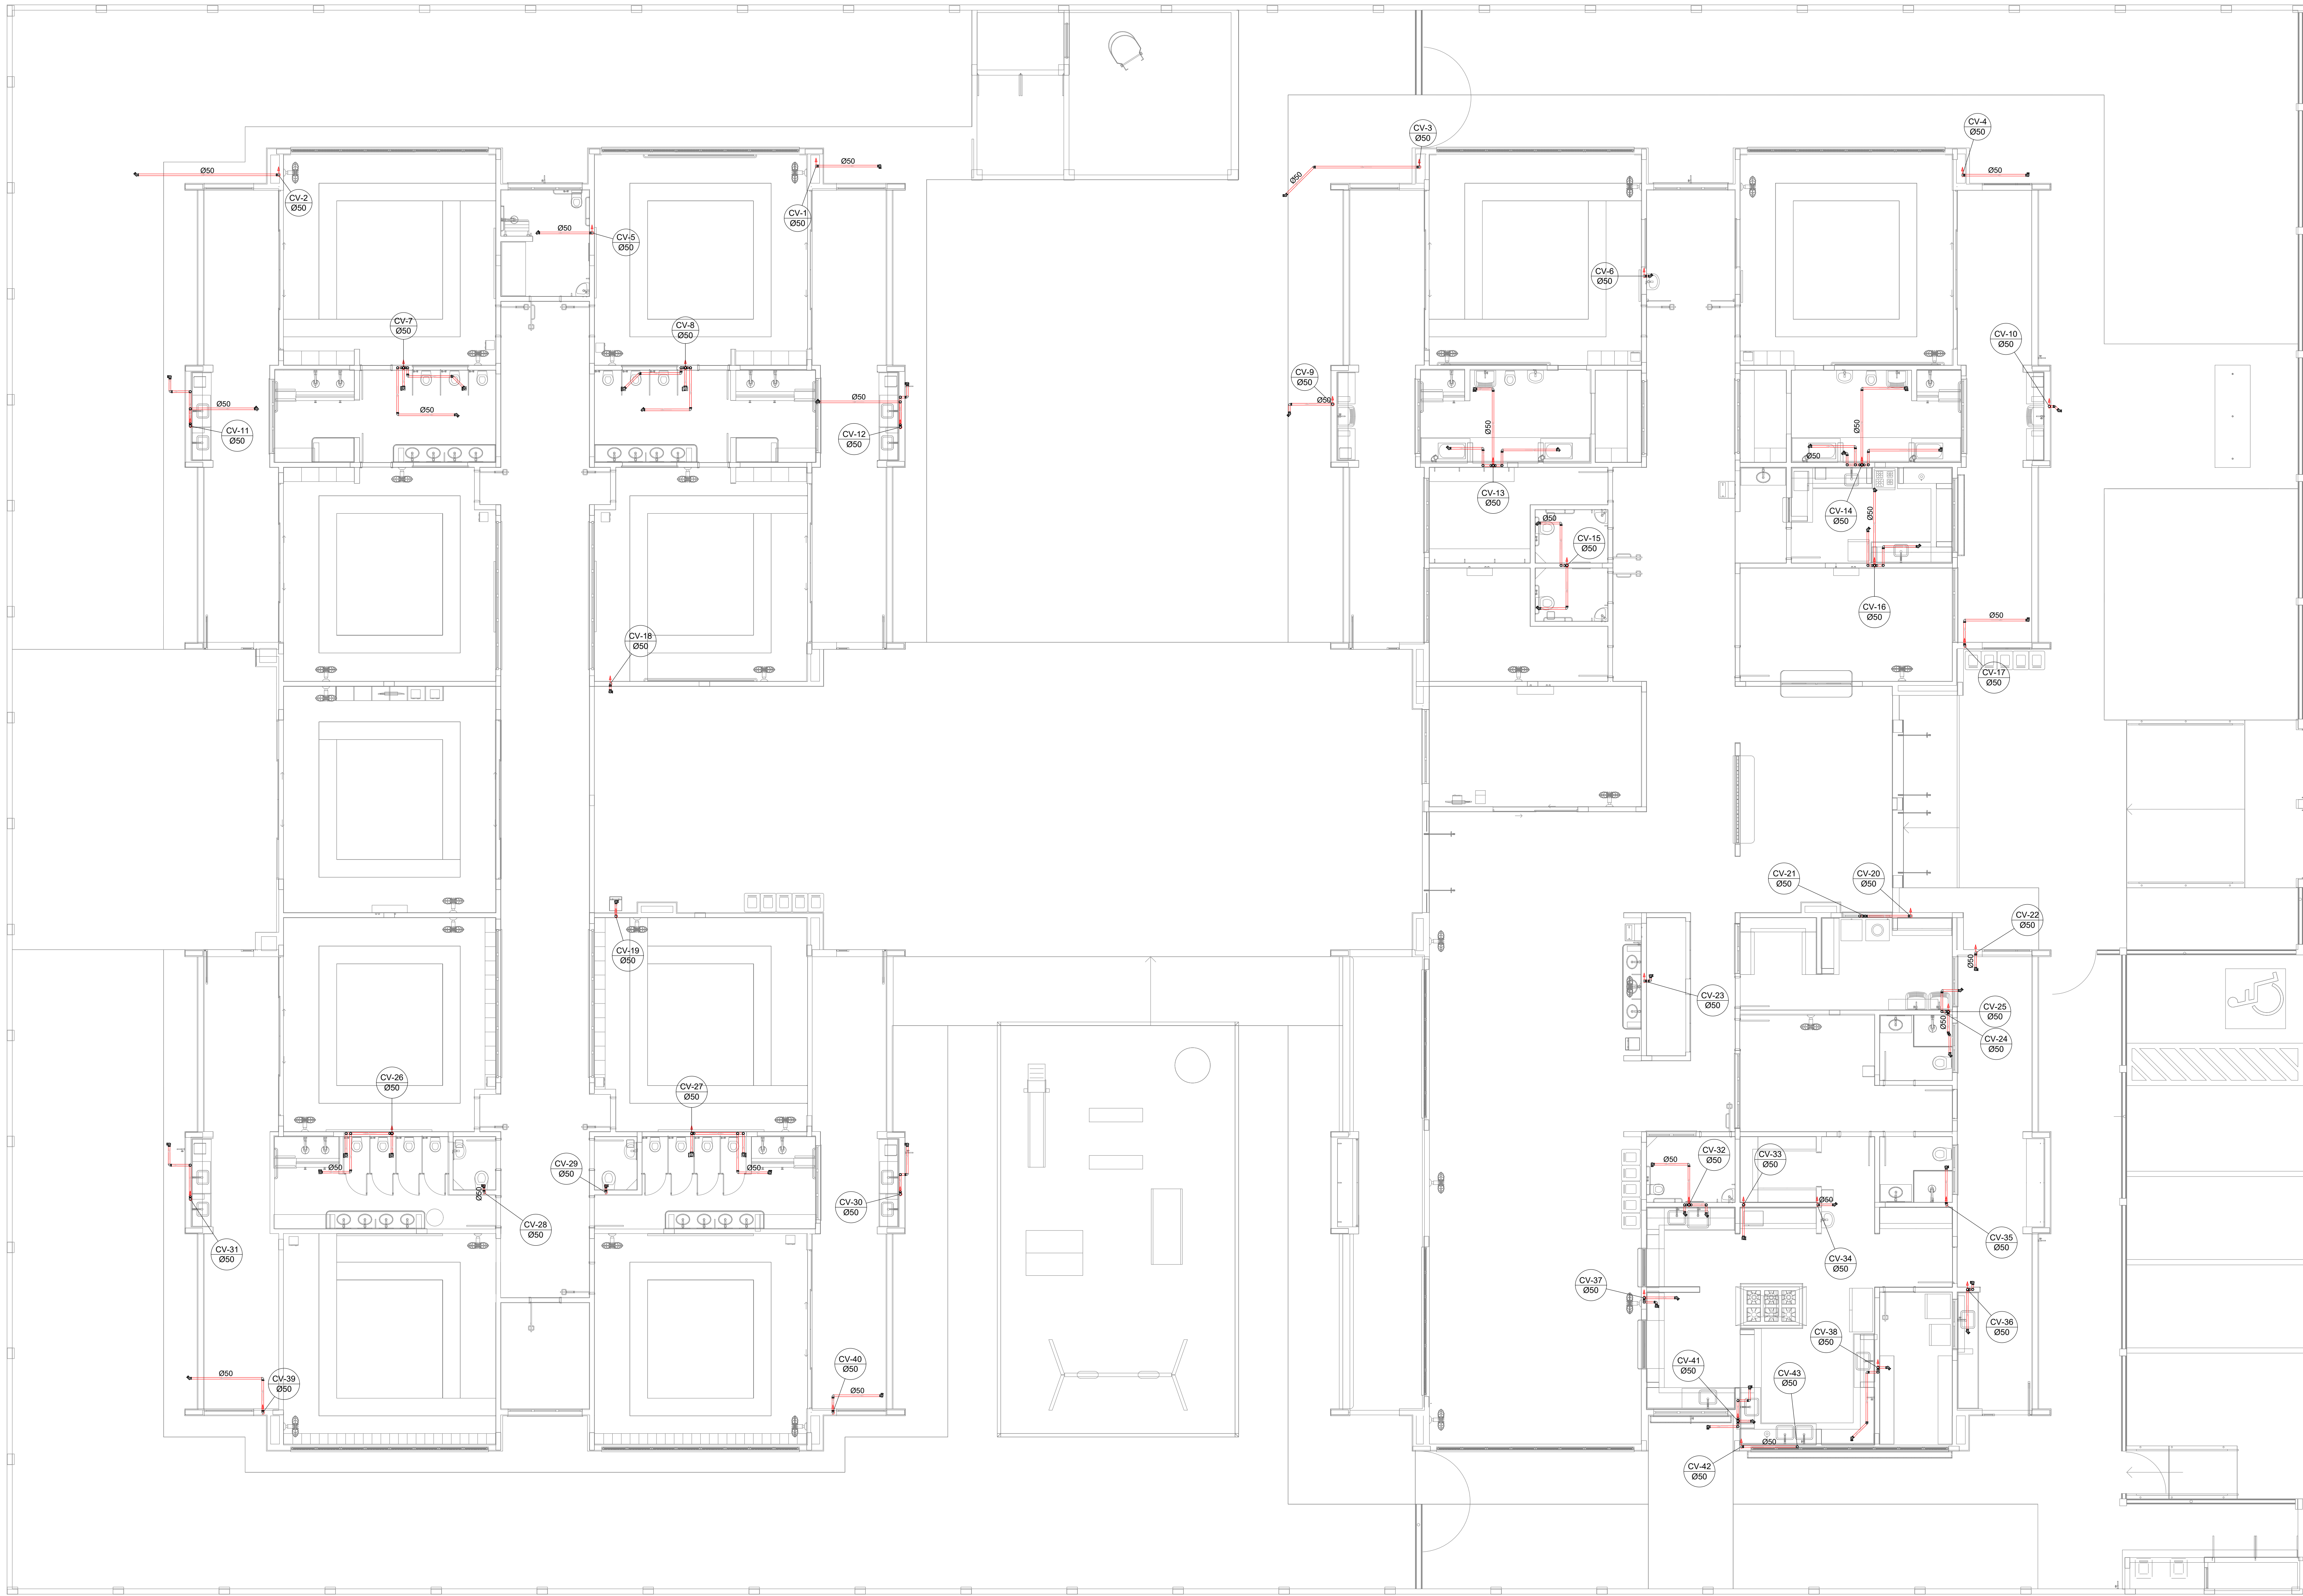


1 PLANTA BAIXA TÉRREO - REDE DE ESGOTO SANITÁRIO
ESCALA 1/75

Legenda de condutos		Legenda inclinação	
Esgoto		Ø40mm	2%
		Ø50mm	2%
		Ø75mm	2%
Pluvial		Ø100mm	1%
		Ø150mm	1%
		Ø75mm	1%
Ventilação		Ø100mm	1%
		Ø150mm	1%
		Ø200mm	1%
		Ø75mm	1%

Em casos de inclinação, a inclinação foi especificada em planta.

Legenda	
Bebedouro	
Bucha de redução longa	
Caixa Sifonada	
CAG	Caixa de areia pluvial c/grelha
CE	Caixas Inspeção Esgoto Simples
Caixa sifonada	
Ralo seco	
Curva 45 Longa para Esgoto Sanitário	
Curva 45° curta Amanco	
Curva 90 curta- coluna	
Joelho 45	
Joelho 90	
Joelho 90- coluna	
Joelho 90- coluna bolsa	
Junção invertida	
Junção simples	
Junção simples c/ redução	
Junção simples- coluna	
Lavatório Residencial com sifão	
Lixa simples- coluna	
Máquina de Lavar Louças- DN 50mm	
Máquina de Lavar Roupas DN 50mm	
Placa de Cozinha Residencial com Sifão 50mm	
Ramais de Ventilação	
Redução excêntrica	
Tanque de Lavar Roupas DN 40mm	
Vaso Sanitário c/ curva 90°	

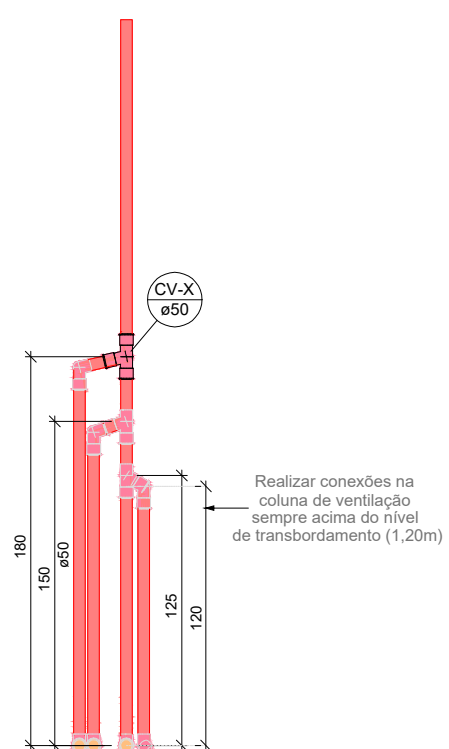

01 DETALHE VENTILAÇÃO - ESGOTO CLOACAL
ESCALA 1/25

03	JANEIRO/ 2023	Revisão geral da disciplina conforme a atualização da arquitetura. Padronização dos pontos de água fria, esgoto cloacal e pluvial para adequação da arquitetura e novo layout. Atualização a NBR 0850/2012.
02	JANEIRO/ 2017	Acrescentado à NBR 0850/2012. Alteração: quadro de áreas, fechamento frontal, sanitários 1 e 2, altura da platibanda, mobiliário e equipamento, altura da cerâmica nos sanitários, cor dos portões dos sanitários e altura da porta PM. Acréscimo: gradil e quadro de cargas no castelo d'água de duchas higiênicas e escaninhos pré-escala.
01	JULHO/ 2016	Alteração paredes - shaft para tubulação hidráulica e detalhamento; alteração da altura da platibanda.
Nº	DATA	DESCRIÇÃO

CONTROLE DE REVISÕES	
FNDE MINISTÉRIO DA EDUCAÇÃO	
PROJETO PADRÃO - FNDE	
PROPRIETÁRIO:	
ENDEREÇO:	
MUNICÍPIO - UF:	
PROPRIETÁRIO:	
RESP. TÉCNICO: CAU / CREA	
AUTOR DO PROJETO: CAU / CREA	
APROVAÇÕES	
CAU / CREA	
PREFEITURA / RA	
OBSERVAÇÕES:	
CRECHE PRÉ-ESCOLA TIPO 1 PROJETO DE ESGOTO SANITÁRIO E ÁGUAS PLUVIAIS	
COORDENAÇÃO: CGEST - Coordenação Geral de Infraestrutura Educacional	
LANÇAMENTO DA REDE: PLANTA BAIXA TÉRREO - REDE VENTILAÇÃO	
HEP	
REVISÃO: R.00 R.03 R.01 R.02	
ESCALA: 1/75	
PRANCHAS: 05/18	
FORMATO: 1189x841	
DATA EMISSÃO: JAN/2023	

2 PLANTA BAIXA COBERTURA - REDE PLUVIAL
ESCALA 1/75

03	JANEIRO/ 2023	Revisão geral da disciplina conforme a atualização da arquitetura. Redimensionamento dos pontos de água fria, esgoto caldado e pluvial para adequação da arquitetura e novo layout. Atendimento a NBR 5626/2020.
02	JANEIRO/ 2017	Atendimento a NBR 9050/2015; Alteração: qüotas de áreas, fechamento floor, sanitários e 2ª altura da platibanda, mobiliário e equipamento, altura da parede nos sanitários, cor das paredes dos sanitários e altura da porta P44. Anticongelante: gradiente de calor no canteiro da grade, de duchas higiênicas e escaninhos p-estocola.
01	JULHO/ 2016	Alteração paredes - shaft para tubulação hidráulica e desafumamento; alteração da altura da platibanda.
Nº	DATA	DESCRIÇÃO
CONTROLE DE REVISÕES		

 MINISTÉRIO DA EDUCAÇÃO	
PROJETO PADRÃO - FNEDE	
PROPRIETÁRIO:	
ENDEREÇO:	
MUNICÍPIO - UF:	
PROPRIETÁRIO:	
RESP. TÉCNICO:	CAU / CREA
AUTOR DO PROJETO:	CAU / CREA
APROVAÇÕES	CAU / CREA PREFEITURA / RA

OBSERVAÇÕES:			
CRECHE PRÉ-ESCOLA TIPO 1			
PROJETO DE ESGOTO SANITÁRIO E ÁGUAS PLUVIAIS			
COORDENAÇÃO CGEST - Coordenação Geral de Infraestrutura Educatonal	LANÇAMENTO DA REDE PLANTA BAIXA COBERTURA - REDE PLUVIAL		HEP
REVISÃO R.00 R.03 R.01 R.02	ESCALA 1:75 DATA EMISSÃO JAN/2023	PRANCHAS 06/18	
FORMATO (189x841)			

Legenda de condutos		Legenda inclinação	
Esgoto		Esgoto	Ø40mm 2% Ø50mm 2% Ø75mm 2% Ø100mm 1% Ø150mm 1% Ø75mm 1%
Pluvial		Pluvial	Ø100mm 1% Ø150mm 1% Ø50mm 1%
Ventilação			

Legenda	
	Joelho 90
	Joelho 90- coluna
	Joelho 90- coluna bolsa
	Junção simples- coluna
	Te sanitário
	Terminal de ventilação- coluna

					Revisão geral da disciplina conforme a atualização da arquitetura.
03	JANEIRO/2023				Redimensionamento dos pontos de água fria, esgoto coletivo e pluvial para adequação da arquitetura e novo layout. Atualização do ABRDAMENTO em NBR 5626/2020.
02	JANEIRO/2017				Adequamento à NBR 9080/2015; Alteração: quadro de áreas, fechamento frontais, sanitários e 1,2 altura da platibanda, molduras e equipamentos; alteração da cerâmica nos sanitários, cor das paredes das varandas e altura da porta P44; Acroretilado e grade no caso das cores no castelo d'água, de dutos hidráulicos e escaninhos pré-colados.
01	JULHO/2016				Alteração paredes - shaft para tubulação hidrúlica e detalhamento; alteração da altura da platibanda.
N°	DIA				DESCRIÇÃO

 MINISTÉRIO DA EDUCAÇÃO	
PROJETO PADRÃO - FNDE	
PROPRIETÁRIO: ENDEREÇO: MUNICÍPIO - UF:	
PROPRIETÁRIO: RESP. TÉCNICO: CAU / CREA AUTOR DO PROJETO: CAU / CREA	
APROVAÇÕES	CAU / CREA PREFEITURA / RA

OBSERVAÇÕES:	

CRECHE PRÉ-ESCOLA TIPO 1
PROJETO DE ESGOTO SANITÁRIO E ÁGUAS PLUVIAIS

COORDENAÇÃO	LANÇAMENTO DA REDE		HEP
CGEST - Coordenação Geral de Infraestrutura Educativa	PLANTA BAIXA COBERTURA - REDE VENTILAÇÃO		
FORMATO (1189x841)	REVISÃO	ESCALA	PRANCHAS
	R.00	1:75	07/18
	R.01 R.02	DATA EMISSÃO JAN/2023	

