


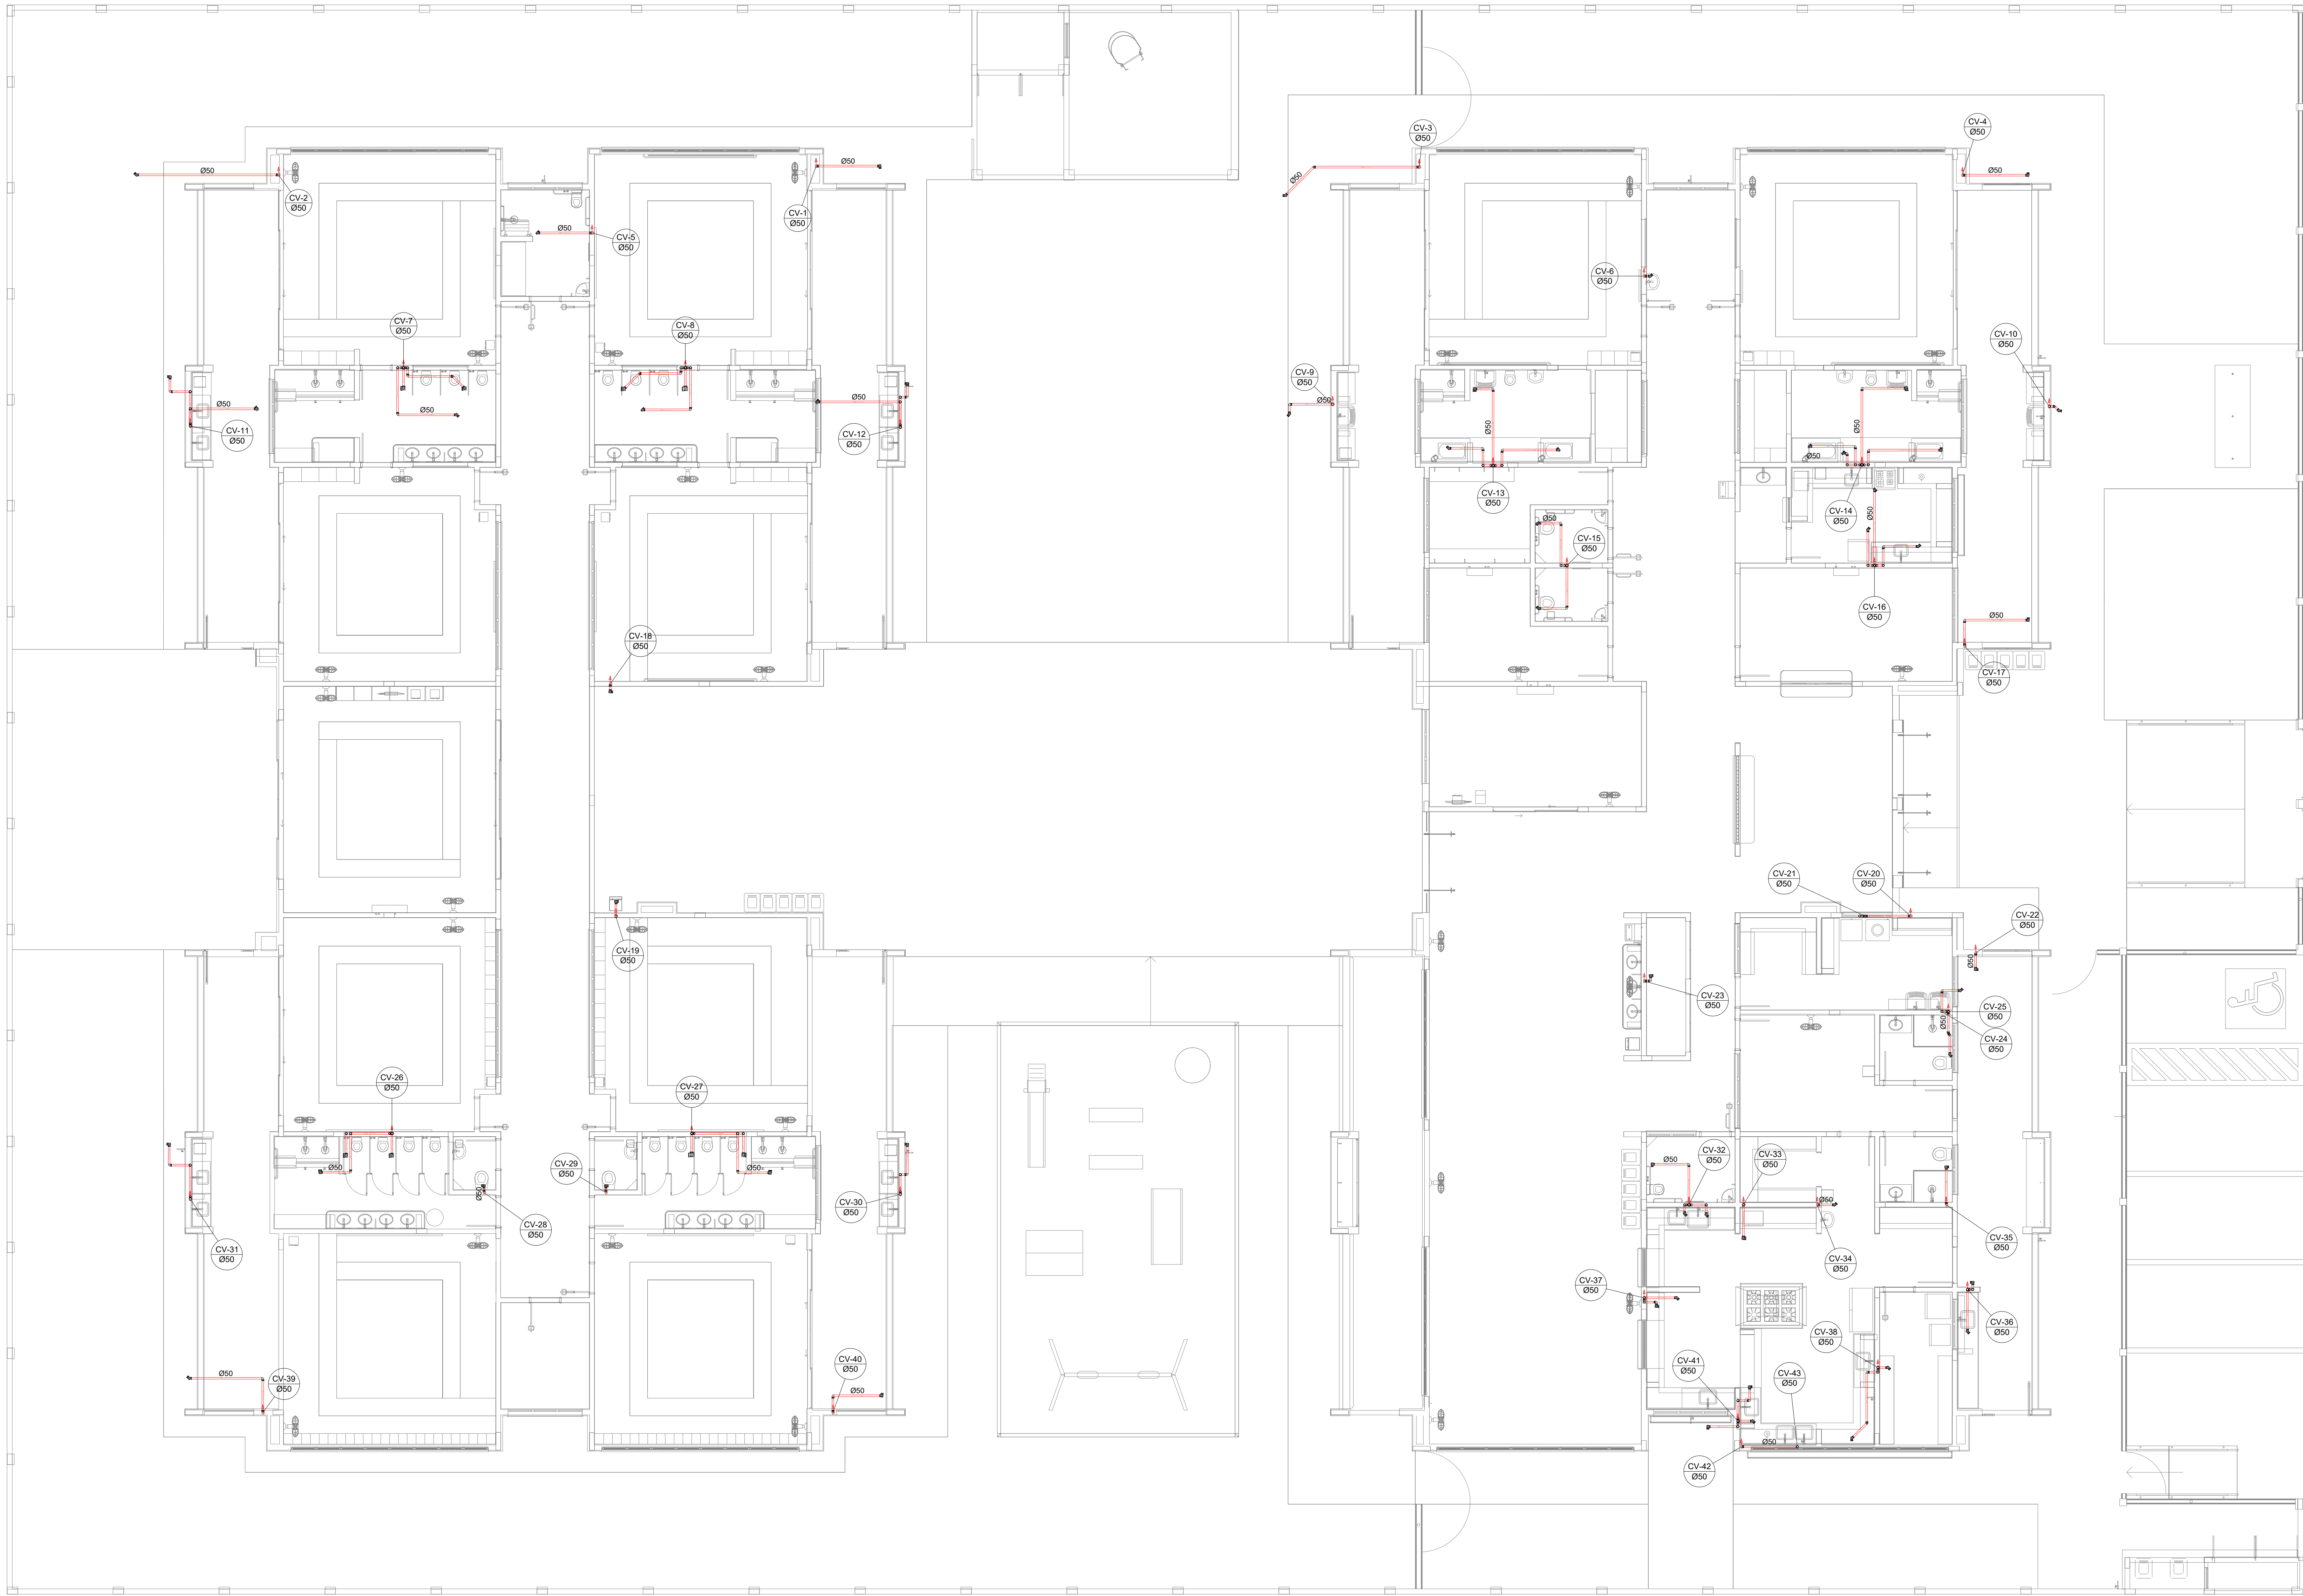


1 PLANTA BAIXA TÉRREO - REDE DE ESGOTO SANITÁRIO
ESCALA 1/75

Legenda de condutos		Legenda inclinação	
Esgoto		Ø40mm	2%
		Ø50mm	2%
		Ø75mm	2%
Pluvial		Ø100mm	1%
		Ø150mm	1%
		Ø75mm	1%
Ventilação		Ø100mm	1%
		Ø150mm	1%
		Ø200mm	1%
		Ø75mm	1%

Em casos de inclinação for especificado em planta, esta

Legenda	
Bebedouro	
Bucha de redução longa	
Caixa Sifonada	
CAG	Caixa de areia pluvial c/grelha
CE	Caixas Inspeção Esgoto Simples
Caixa sifonada	
Ralo seco	
Curva 45° Longa para Esgoto Sanitário	
Curva 45° curta Amanco	
Curva 90° curta- coluna	
Joelho 45°	
Joelho 90°	
Joelho 90°- coluna	
Joelho 90°- coluna bolsa	
Junção invertida	
Junção simples	
Junção simples c/ redução	
Junção simples- coluna	
Lavatório Residencial com sifão	
Lixa simples- coluna	
Máquina de Lavar Louças- DN 50mm	
Máquina de Lavar Roupas DN 50mm	
Plia de Cozinha Residencial com Sifão 50mm	
Ramais de Ventilação	
Redução excêntrica	
Tanque de Lavar Roupas DN 40mm	
Vaso Sanitário c/ curva 90°	

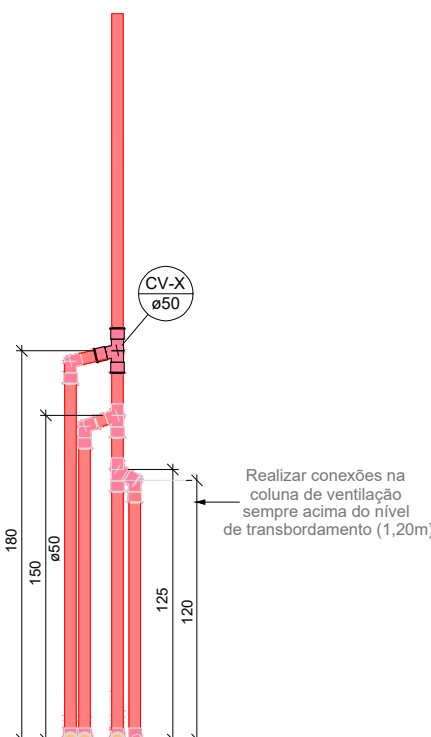


01 DETALHE VENTILAÇÃO - ESGOTO CLOACAL
ESCALA 1/25

03	JANEIRO/ 2023	Revisão geral da disciplina conforme a atualização da arquitetura. Padronizamento dos pontos de água fria, esgoto cloacal e pluvial para adequação da arquitetura e novo layout. Atualização a NBR 0850/2015.
02	JANEIRO/ 2017	Acrescentado à NBR 0850/2015. Alteração: quadro de áreas, fechamento frontal, sanitários 1 e 2, altura da platibanda, mobiliário e equipamento, altura da cerâmica nos sanitários, cor dos portões dos suportes e altura da porta PM. Acréscimo: gradil e quadro de cargas no castelo d'água de duchas higiênicas e escaninhos pré-escala.
01	JULHO/ 2016	Alteração paredes - shaft para tubulação hidráulica e detalhamento; alteração da altura da platibanda.
Nº	DATA	DESCRIÇÃO

CONTROLE DE REVISÕES

FNDE MINISTÉRIO DA EDUCAÇÃO	
PROJETO PADRÃO - FNDE	
PROPRIETÁRIO:	
ENDEREÇO:	
MUNICÍPIO - UF:	
PROPRIETÁRIO:	
RESP. TÉCNICO:	CAU / CREA
AUTOR DO PROJETO:	CAU / CREA
APROVAÇÕES	CAU / CREA
OBSERVAÇÕES:	PREFEITURA / RA
CRECHE PRÉ-ESCOLA TIPO 1 PROJETO DE ESGOTO SANITÁRIO E ÁGUAS PLUVIAIS	
COORDENAÇÃO CGEST - Coordenação Geral de Infraestrutura Educativa	LANÇAMENTO DA REDE PLANTA BAIXA TÉRREO - REDE VENTILAÇÃO
REVISÃO R.00 R.01 R.02	ESCALA 1:75 DATA EMISSÃO JAN/2023
FORMATO (1189x841)	PRANCHAS 05/18

Legenda de condutos		Legenda inclinação	
Esgoto		Ø40mm	2%
		Ø50mm	2%
		Ø75mm	2%
		Ø100mm	1%
Pluvial		Ø150mm	1%
		Ø75mm	1%
		Ø100mm	1%
Ventilação		Ø150mm	1%
		Ø50mm	1%
		Ø75mm	1%
Em caso de alteração de inclinação, for especificado em planta.			
Legenda			
Joelho 90			
Joelho 90- coluna			
Joelho 90- coluna bolsa			
Junção simples- coluna			
Te sanitário			
Terminal de ventilação- coluna			

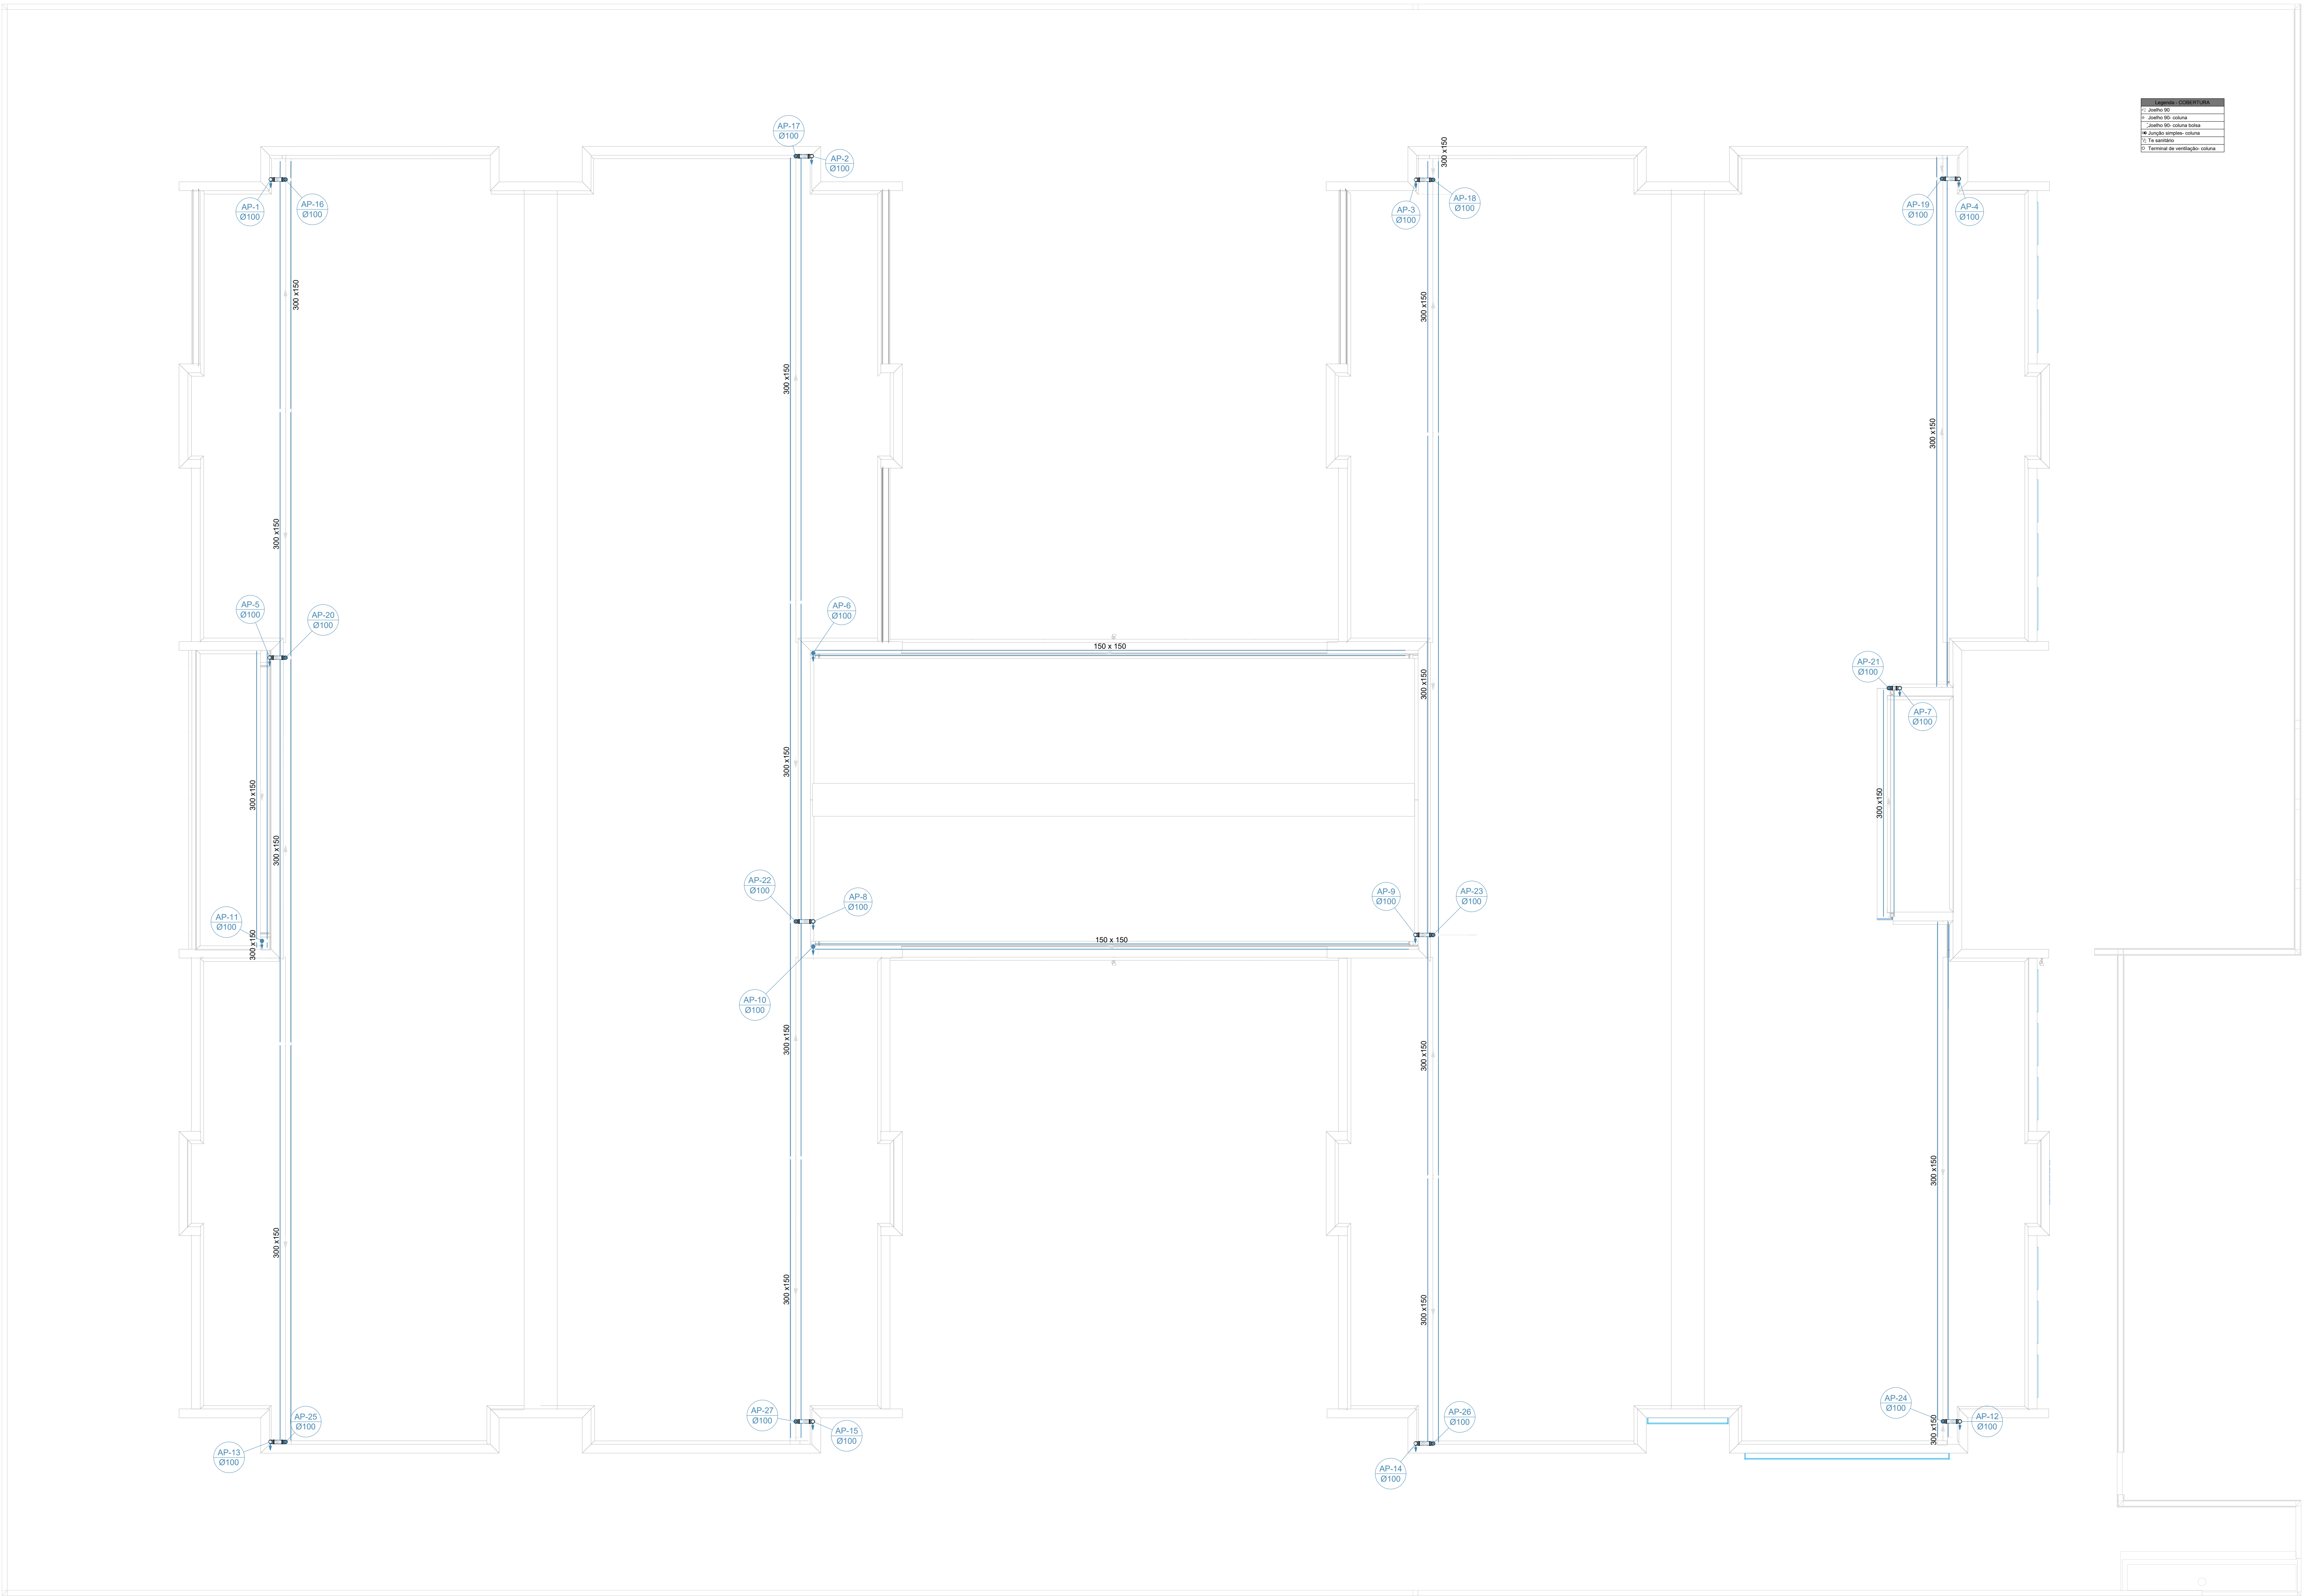

Legenda de condutos
Joelho 90
Joelho 90- coluna
Joelho 90- coluna bolsa
Junção simples- coluna
Te sanitário
Terminal de ventilação- coluna

2 PLANTA BAIXA COBERTURA - REDE PLUVIAL
ESCALA 1/75

03	JANEIRO/ 2023	Revisão geral da disciplina conforme a atualização da arquitetura. Padronizamentom de bits pontos de água fria, esgoto cloacal e pluvial para adequação da arquitetura a novo layout. Atualização a NBR 5500/2020.
02	JANEIRO/ 2017	Acordamento à NBR 5500/2015. Alteração: quadro de áreas, fechamento frontal, sanitários 1 e 2, altura da plataforma, mobiliário e equipamento, altura da cerâmica nos sanitários, cor dos portões dos suportes e altura da porta P&B. Acréscimo: gradil e quadro de cargas no castelo d'água de duchas higiênicas e escaninhos pré-escala.
01	JULHO/ 2016	Alteração paredes - shaft para tubulação hidráulica e detalhamento; alteração da altura da plataforma.
Nº	DATA	DESCRIÇÃO

CONTROLE DE REVISÕES

FNDE MINISTÉRIO DA EDUCAÇÃO	
PROJETO PADRÃO - FNDE	
PROPRIETÁRIO:	
ENDEREÇO:	
MUNICÍPIO - UF:	
PROPRIETÁRIO:	
RESP. TÉCNICO:	CAU / CREA
AUTOR DO PROJETO:	CAU / CREA
APROVAÇÕES	CAU / CREA
PREFEITURA / RA	
OBSERVAÇÕES:	
CRECHE PRÉ-ESCOLA TIPO 1	
PROJETO DE ESGOTO SANITÁRIO E ÁGUAS PLUVIAIS	
COORDENAÇÃO	LANÇAMENTO DA REDE
CGEST - Coordenação Geral de Infraestrutura Educacional	PLANTA BAIXA COBERTURA - REDE PLUVIAL
REVISÃO	PRONCHA
R.00	R.03
R.01	R.02
FORMATO	ESCALA
1189AB41	1:75
	DATA EMISSÃO
	JAN/2023
06/18	

