



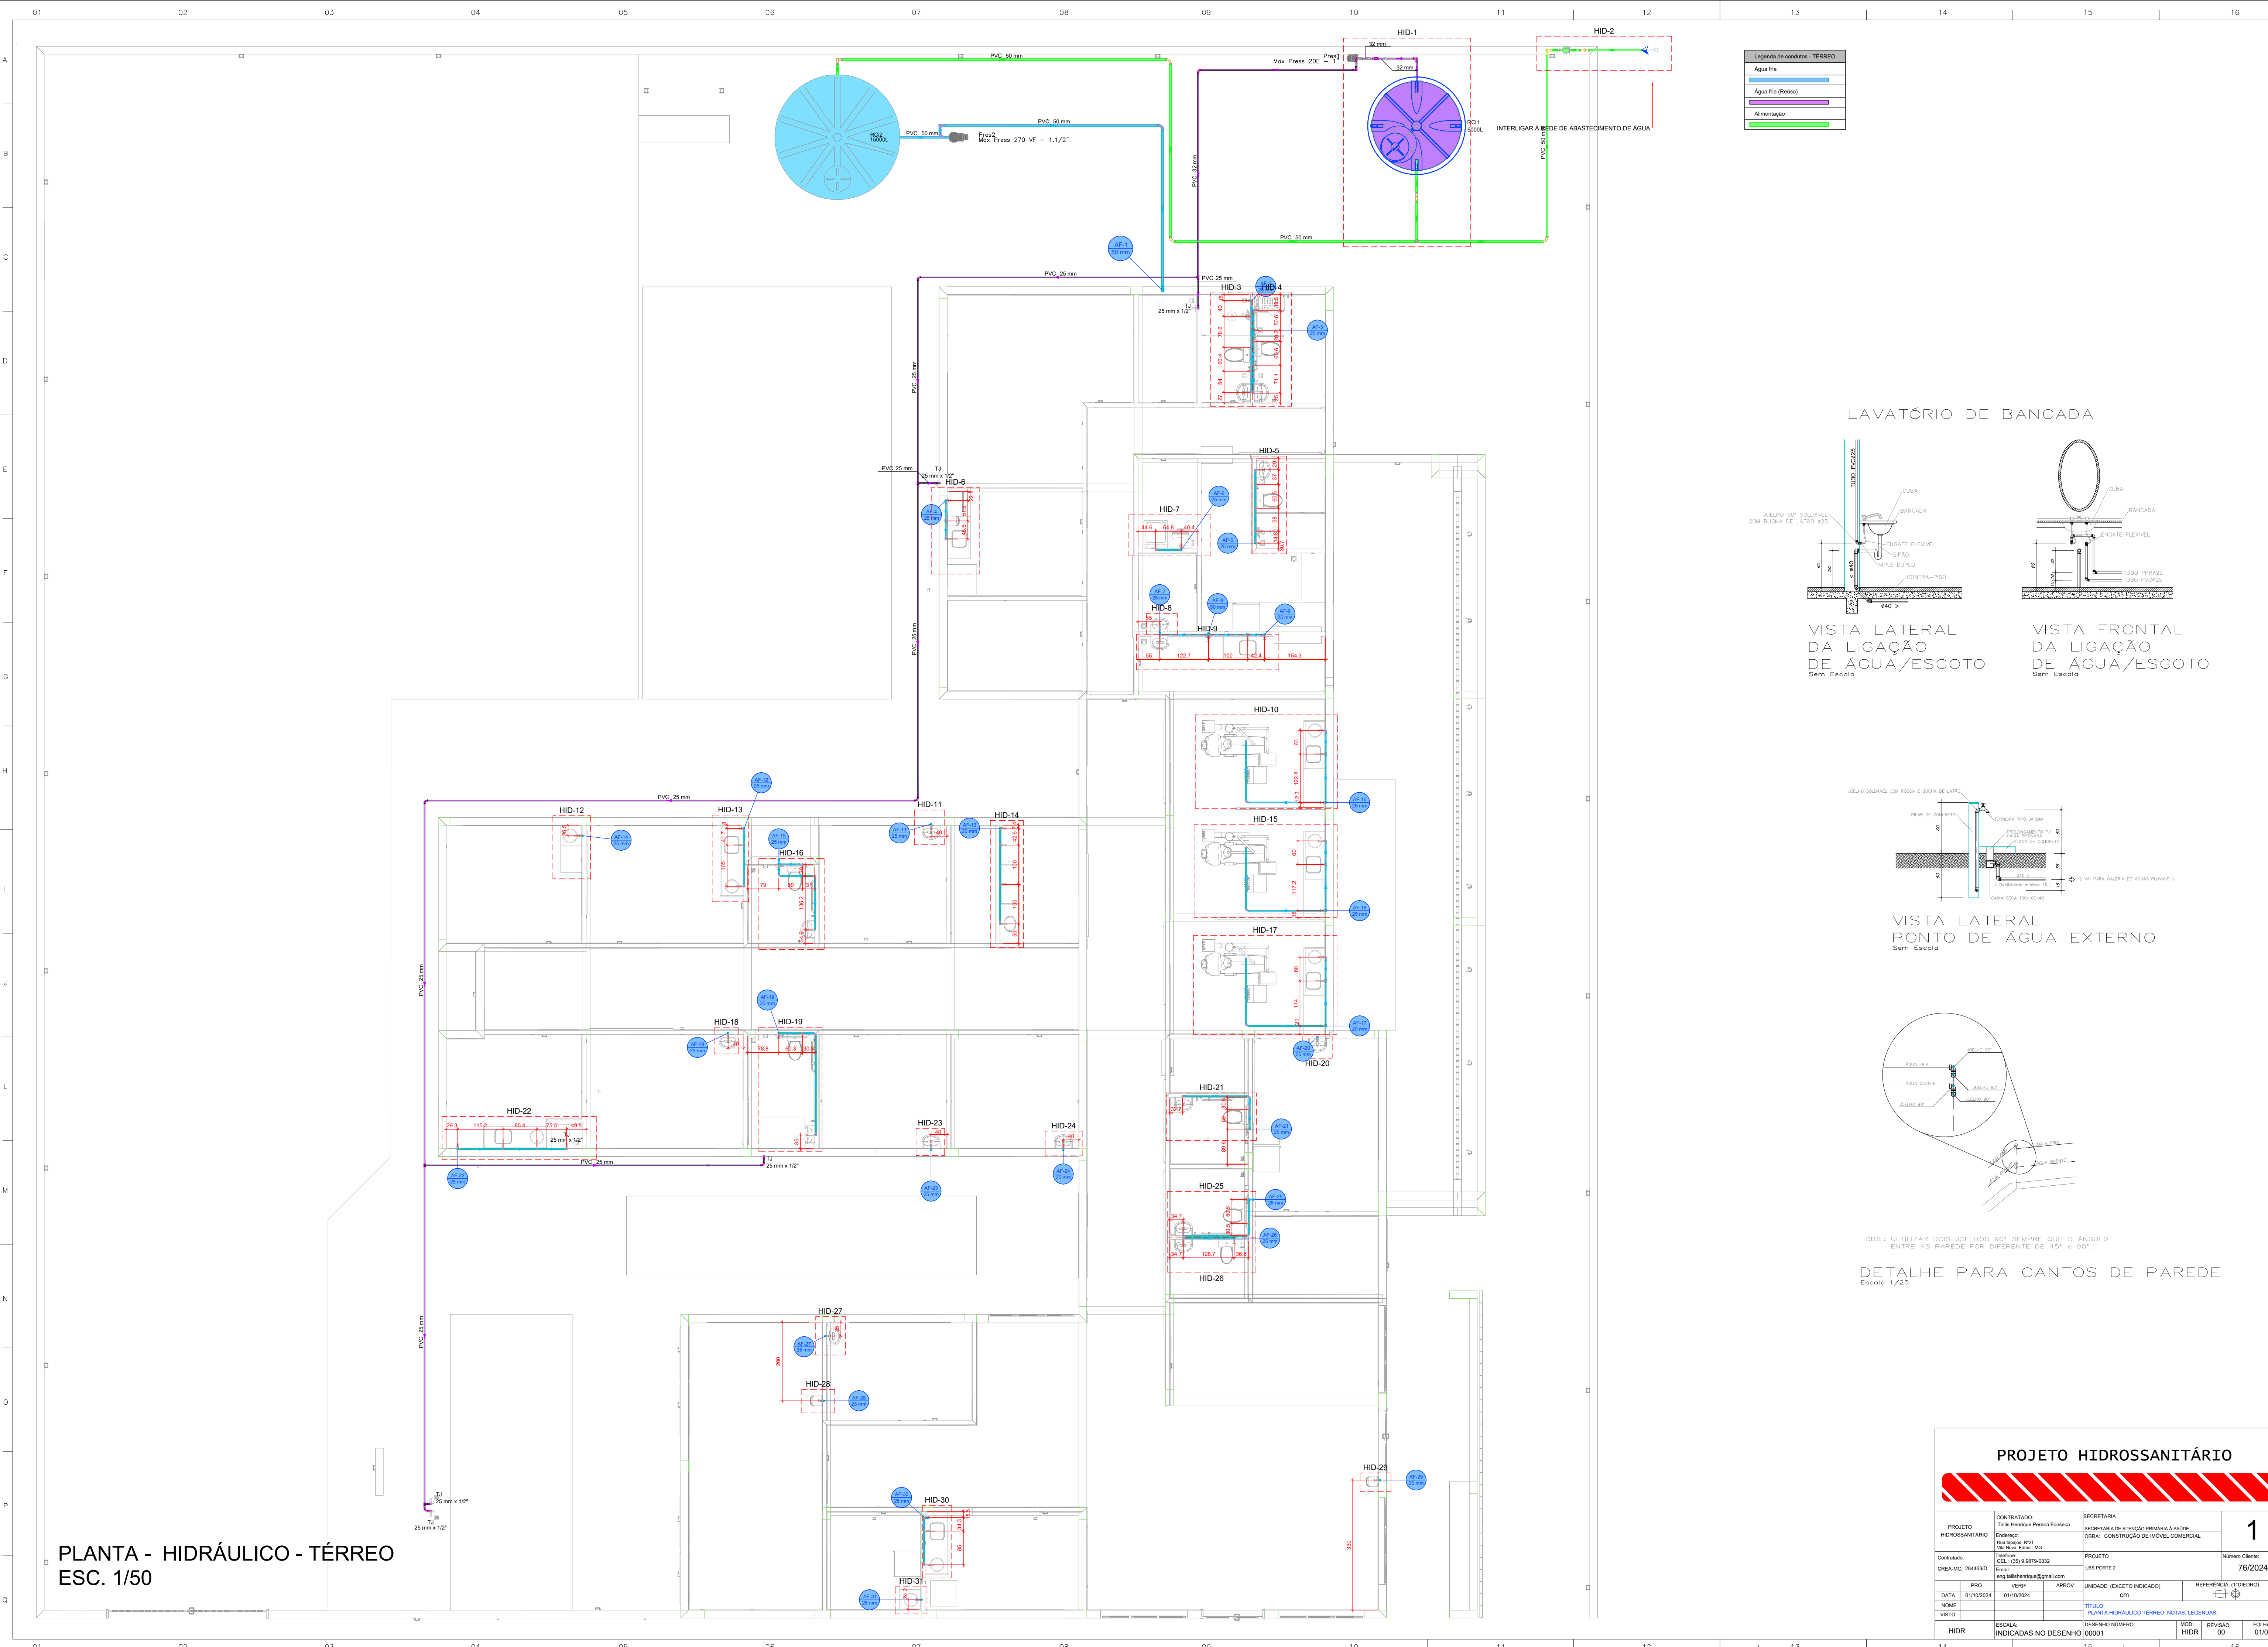


Legenda de condutos - TÉRREO	
Água fria	
Água fria (Resaca)	
Alimentação	
Esgoto	


LAVATÓRIO DE BANCADA

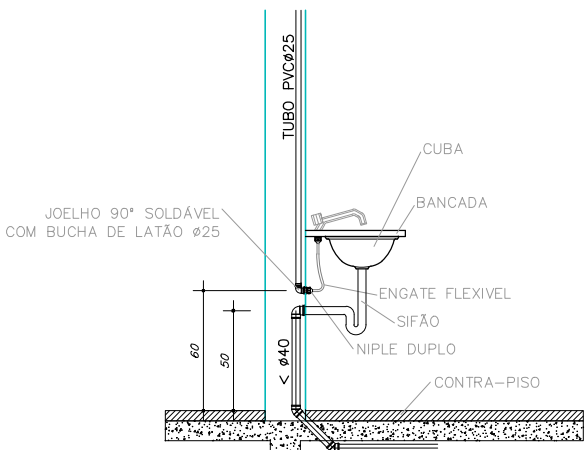


VISTA LATERAL
DA LIGAÇÃO
DE ÁGUA/ESGOTO
Sem Escala

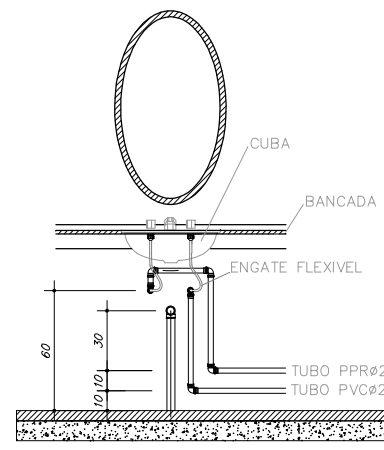

VISTA FRONTAL
DA LIGAÇÃO
DE ÁGUA/ESGOTO
Sem Escala

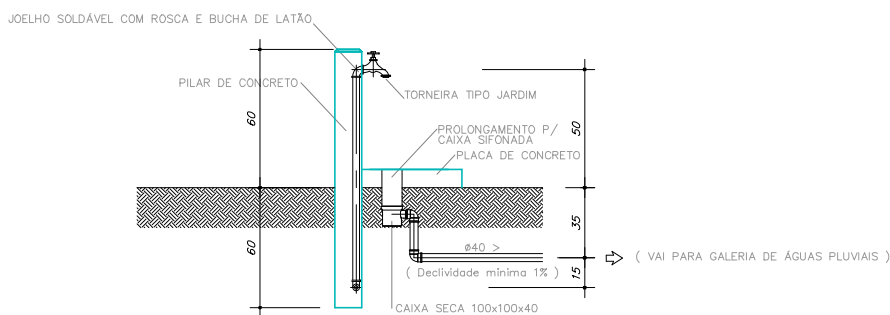

VISTA LATERAL
PONTO DE ÁGUA EXTERNO
Sem Escala

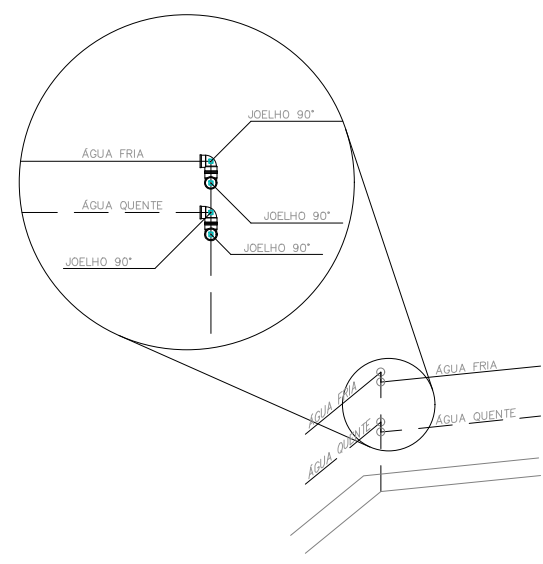


OBS.: UTILIZAR DOIS JOELHOS 90° SEMPRE QUE O ÂNGULO ENTRE AS PAREDE FOR DIFERENTE DE 45° e 90°.





DETALHE PARA CANTOS DE PAREDE
Escala 1/25

PLANTA - HIDRÁULICO - TÉRREO
ESC. 1/50

PROJETO HIDROSSANITÁRIO					
PROJETO HIDROSSANITÁRIO		CONTRATADO: Talita Henrique Pereira Fonseca		SECRETARIA SECRETARIA DE ATENÇÃO PRIMÁRIA À SAÚDE	
Endereço: Rua Nogueira, Nº 11		Município: Fátima - MG		OBRA: CONSTRUÇÃO DE IMÓVEL COMERCIAL	
Contratado: OREIA-MG: 284463D		Telefone: (35) 9.9879-0332		PROJETO UBS PORTE 2	
E-mail: eng.talishenrique@gmail.com		Número Cliente: 76/2024			
DATA: 01/10/2024	PROJ: 01/10/2024	APROV: 01/10/2024	UNIDADE: (EXCETO INDICADO)	REFERÊNCIA (1) (TÉRREO)	
NOME: VISTO:			GTN		
		TÍTULO: PLANTA HIDRÁULICO TÉRREO, NOTAS, LEGENDAS			
HIDR		ESCALA: INDICADAS NO DESENHO		DESENHO NÚMERO: 00001	MOD: 00
				REVISÃO: 00	FOLHA: 01/07

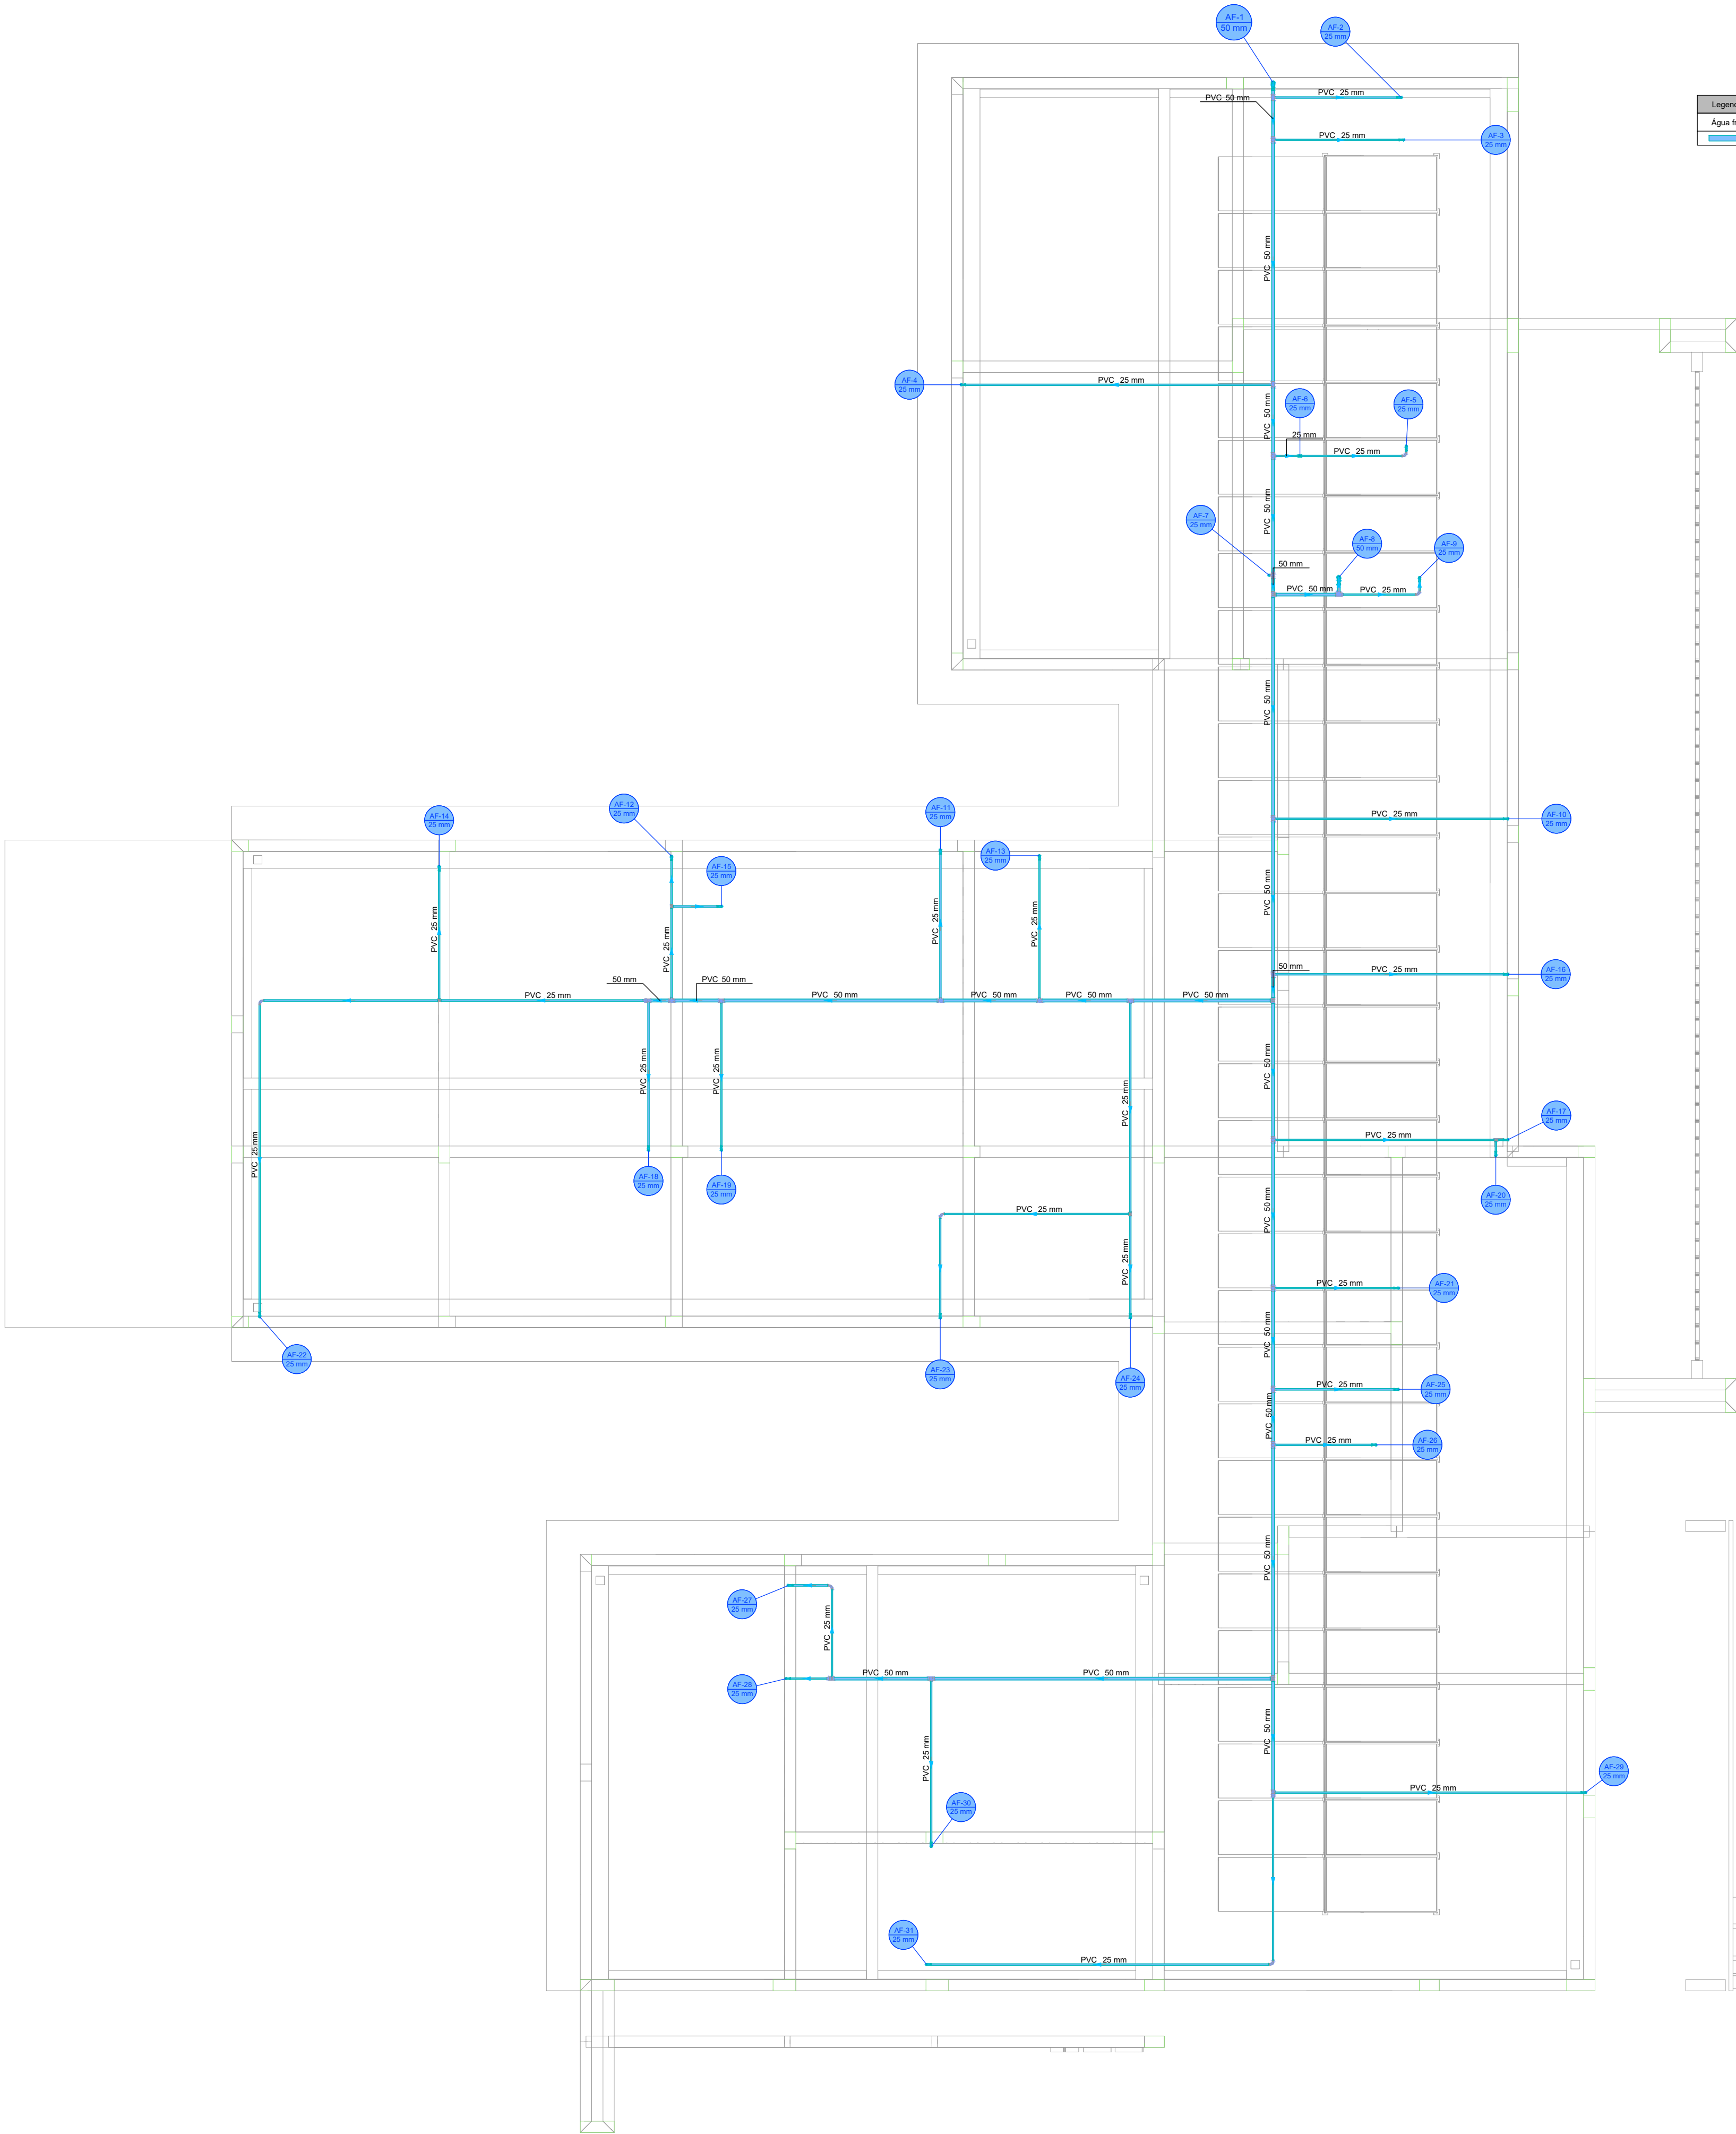


Legenda de condutos - COBERTURA	
Água fria	

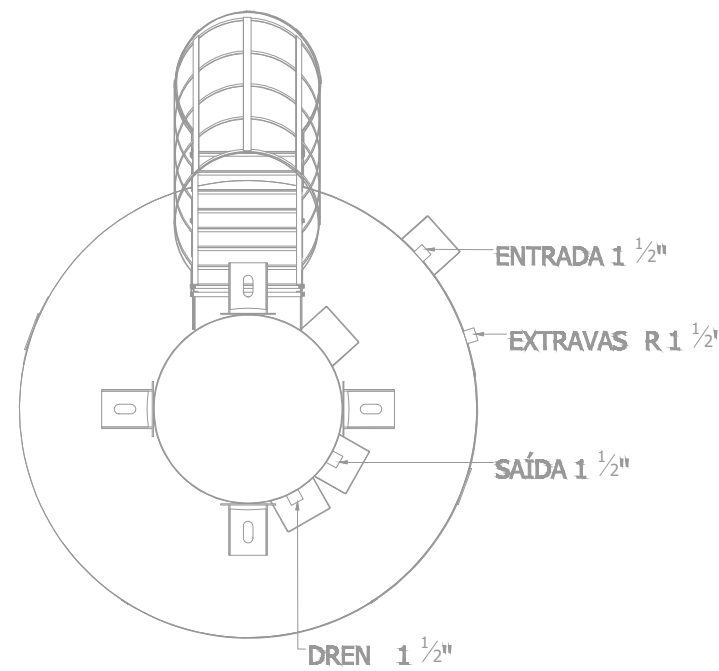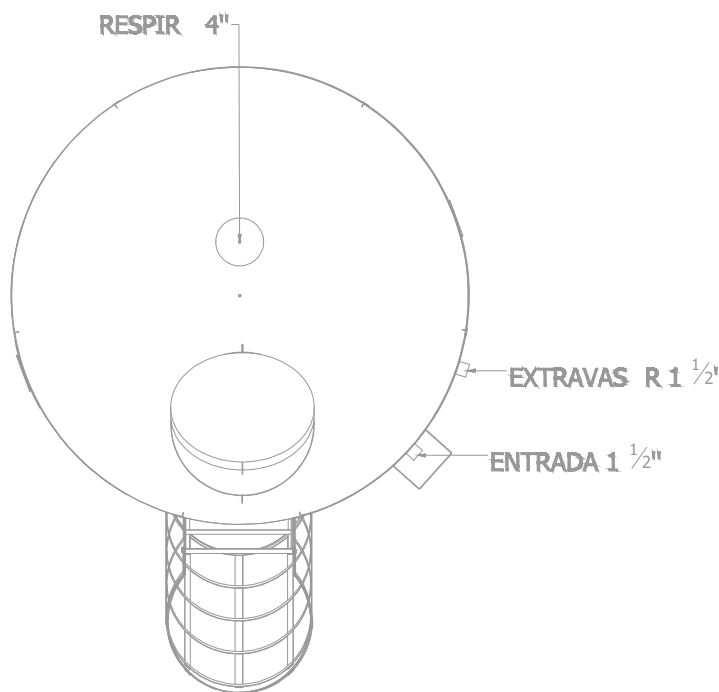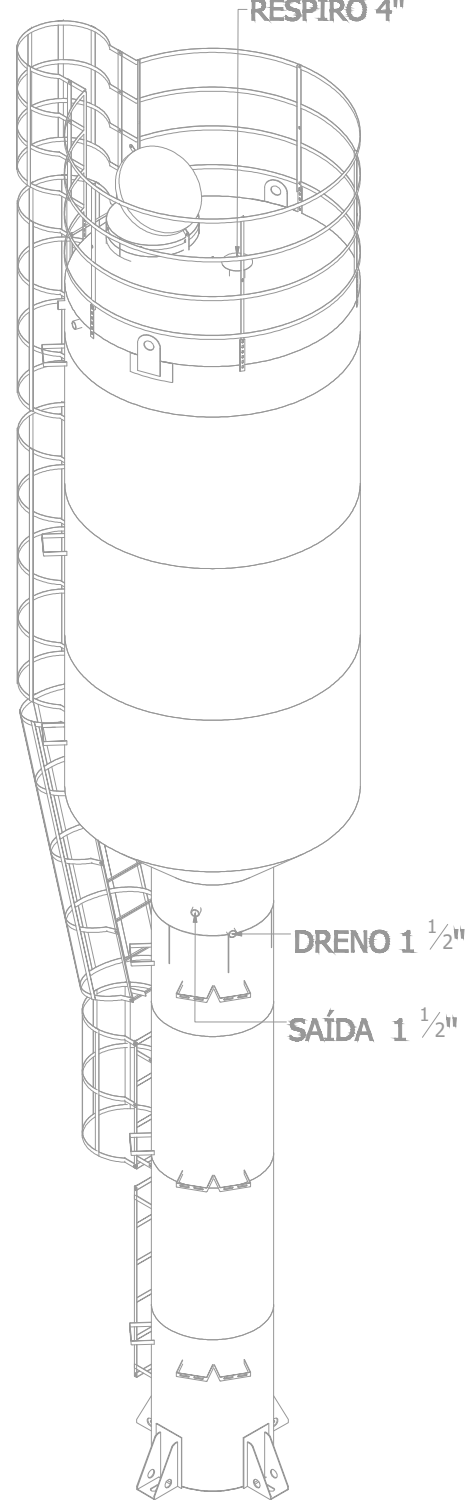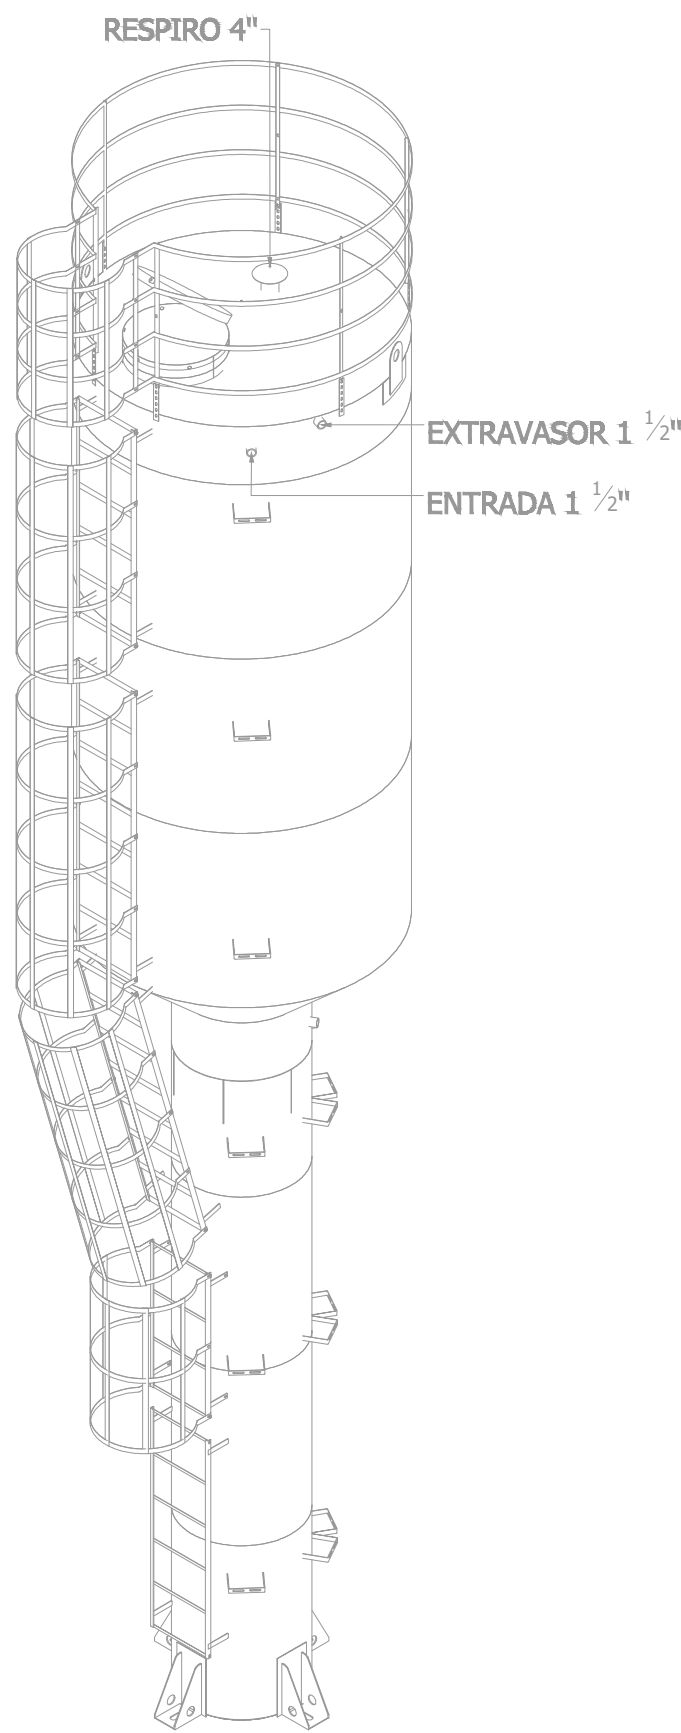

PLANTA - HIDRÁULICO - COBERTURA
ESC. 1/50

PROJETO HIDROSSANITÁRIO					
PROJETO		CONTRATADO:		SECRETARIA	
HIDROSSANITÁRIO		Talis Henrique Pereira Fonseca		SECRETARIA DE ATENÇÃO PRIMÁRIA À SAÚDE	
Endereço:		Rua Nogueira, Nº 1		OBRA: CONSTRUÇÃO DE IMÓVEL COMERCIAL	
Cidade:		Rio de Janeiro, RJ		PROJETO	
Telefone:		(21) 9 9879-0332		UBS FORTE 2	
E-mail:		eng.talishenrique@gmail.com		Número Cliente:	
CREA-MG: 284463/D				76/2024	
DATA:	PROJ	VERIF	APROV	UNIDADE: (EXCETO INDICADO)	REFERÊNCIA (1" DREDO)
9/11/2024	9/11/2024			GR	
NOME:	TÍTULO:				
VISTO:	PLANTA HIDRÁULICO COBERTURA, NOTAS, LEGENDAS				
HIDR		ESCALA:		DESENHO NÚMERO:	
		INDICADAS NO DESENHO		00001	
		MOD:		REVISÃO:	
		HIDR		00	
				FOLHA:	
				02/07	

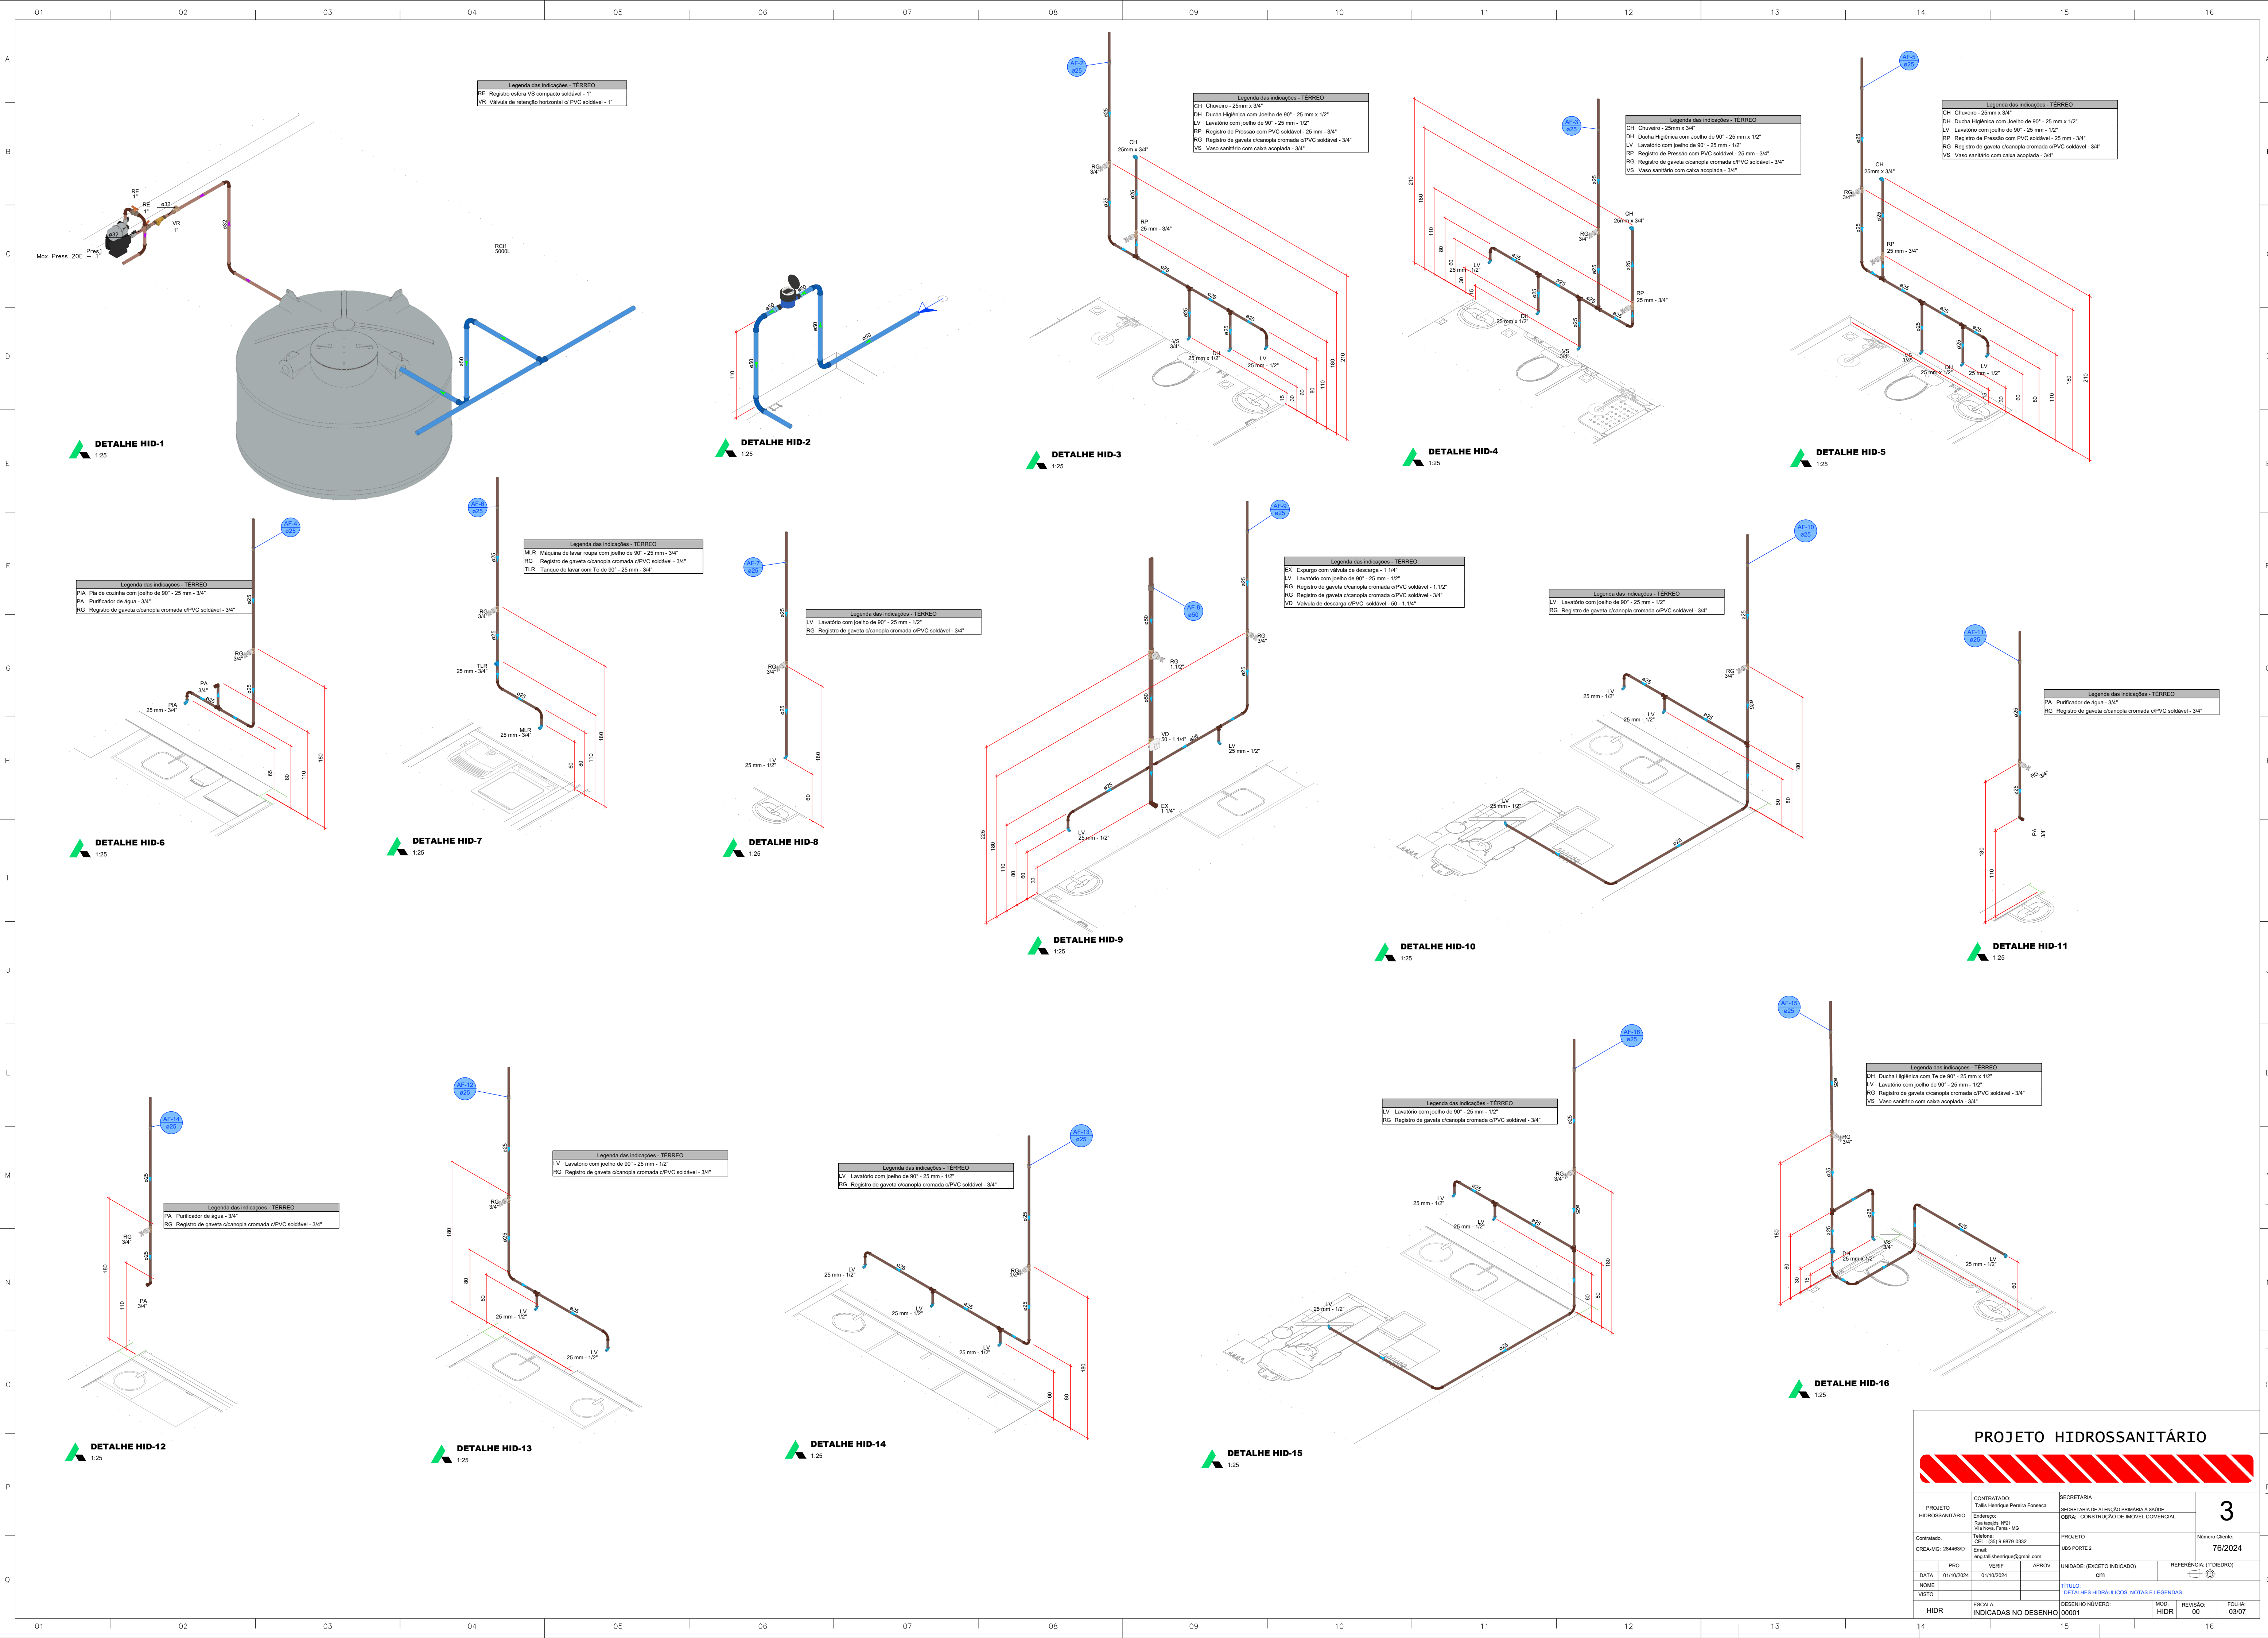

PROJETO HIDROSSANITÁRIO					
PROJETO HIDROSSANITÁRIO		CONTRATADO:		SECRETARIA	
Talis Henrique Pereira Fonseca		Endereço:		SECRETARIA DE ATENÇÃO PRIMÁRIA À SAÚDE	
Rua Nereide, Nº 21		Projeto:		OBRA: CONSTRUÇÃO DE IMÓVEL COMERCIAL	
Vila Nova, Fátima - MG		Título:		Número Cliente:	
Telefone:		CPL: (35) 9 9879-0332		76/2024	
Email:		eng.talishenrique@gmail.com			
PROJ		VERIF		APROV	
DATA: 9/11/2024		9/11/2024		UNIDADE: (EXCETO INDICADO)	
NOME:				CIN	
VISTO:				TÍTULO:	
				DETALHES HIDRÁULICOS, NOTAS E LEGENDAS	
HIDR		ESCALA:		DESENHO NÚMERO:	
		INDICADAS NO DESENHO		MOD: 00	
				FOLHA: 03/07	

DETALHE HID-17

1:25



DETALHE HID-18

1:25



DETALHE HID-19

1:25



DETALHE HID-20

1:25



DETALHE HID-21

1:25



DETALHE HID-22

1:25



DETALHE HID-23

1:25



DETALHE HID-24

1:25



DETALHE HID-25

1:25



DETALHE HID-26

1:25



DETALHE HID-27

1:25



DETALHE HID-28

1:25



DETALHE HID-29

1:25



DETALHE HID-30

1:25




DETALHE HID-31

1:25




PROJETO HIDROSSANITÁRIO					
PROJETO		CONTRATADO:		SECRETARIA	
HIDROSSANITÁRIO		Talis Henrique Pereira Fonseca		SECRETARIA DE ATENÇÃO PRIMÁRIA À SAÚDE	
Endereço:		Endereço:		OBRA: CONSTRUÇÃO DE IMÓVEL COMERCIAL	
Rua Siqueira, Nº 21		Rua Siqueira, Nº 21			
Vila Nova, Fátima - MG		Vila Nova, Fátima - MG			
Contratado:		PROJETO		Número Cliente:	
CNEIA-MG: 284463D		UBS PORTE 2		76/2024	
Email:		Email:			
eng.talishenrique@gmail.com					
PROJ		VERIF		APROV	
DATA: 01/10/2024		01/10/2024		UNIDADE: (EXCETO INDICADO)	
NOME:				CIN	
VISTO:				TÍTULO:	
				DETALHES HIDRAULICOS, NOTAS E LEGENDAS	
HIDR		ESCALA:		DESENHO NÚMERO:	
INDICADAS NO DESENHO				00001	
				MOD: 00	
				REVISÃO: 00	
				FOLHA: 04/07	

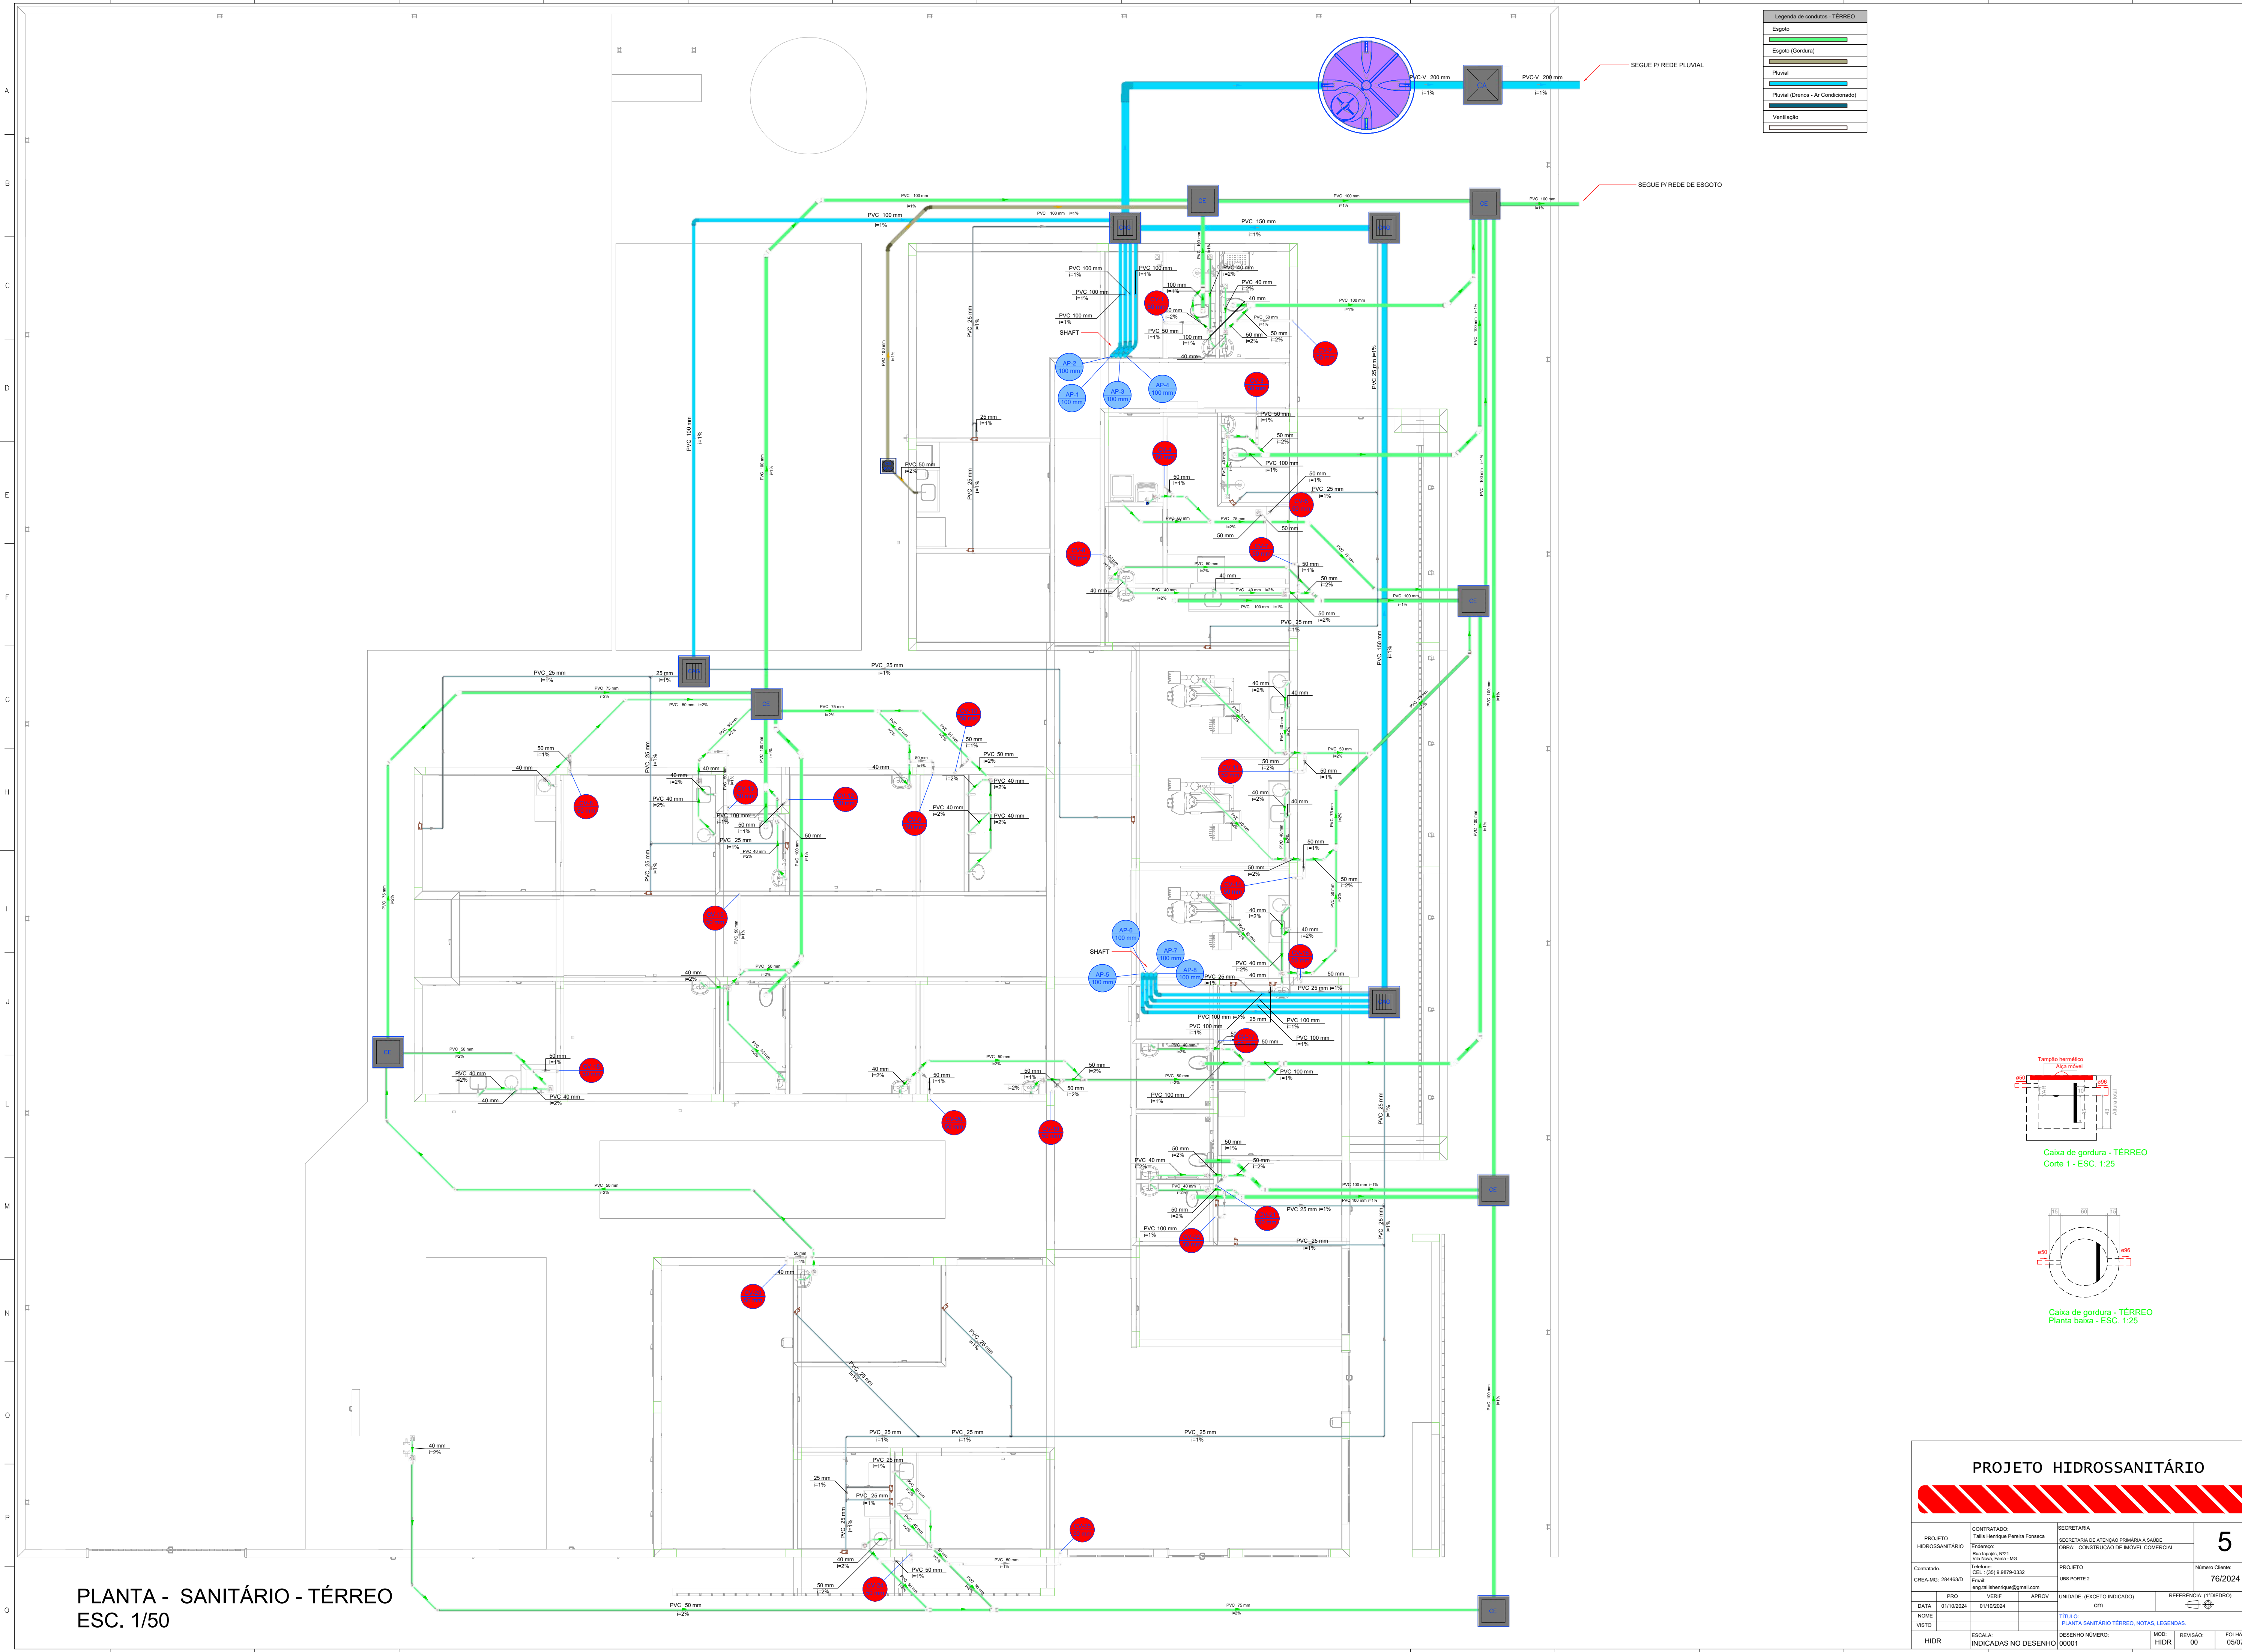


PLANTA - SANITÁRIO - TÉRREO
ESC. 1/50

PROJETO HIDROSSANITÁRIO					
PROJETO HIDROSSANITÁRIO	CONTRATADO: Talles Henrique Pereira Fonseca		SECRETARIA SECRETARIA DE ATENÇÃO PRIMÁRIA À SAÚDE		5
	Endereço: Rua Augusta, 1921 Vila Nova, Faria - MG		OBRA: CONSTRUÇÃO DE IMÓVEL COMERCIAL		
Contratado: CREA-MG: 284463D	Telefone: CEL: (35) 93878-0332		PROJETO LBS PORTE 2		Número Cliente: 78/2024
	Email: eng.talleshenrique@gmail.com		UNIDADE: (EXCETO INDICADO) cm		
DATA 01/10/2024	VERIF 01/10/2024	APROV	REFERÊNCIA (TÓRREDO)		
NOME VISTO			TÍTULO: PLANTA SANITÁRIO TERREO, NOTAS, LEGENDAS		
HIDR	ESCALA: INDICADAS NO DESENHO	DESENHO NÚMERO 00001	MOD: HIDR	REVISÃO: 00	FOLHA 05/07

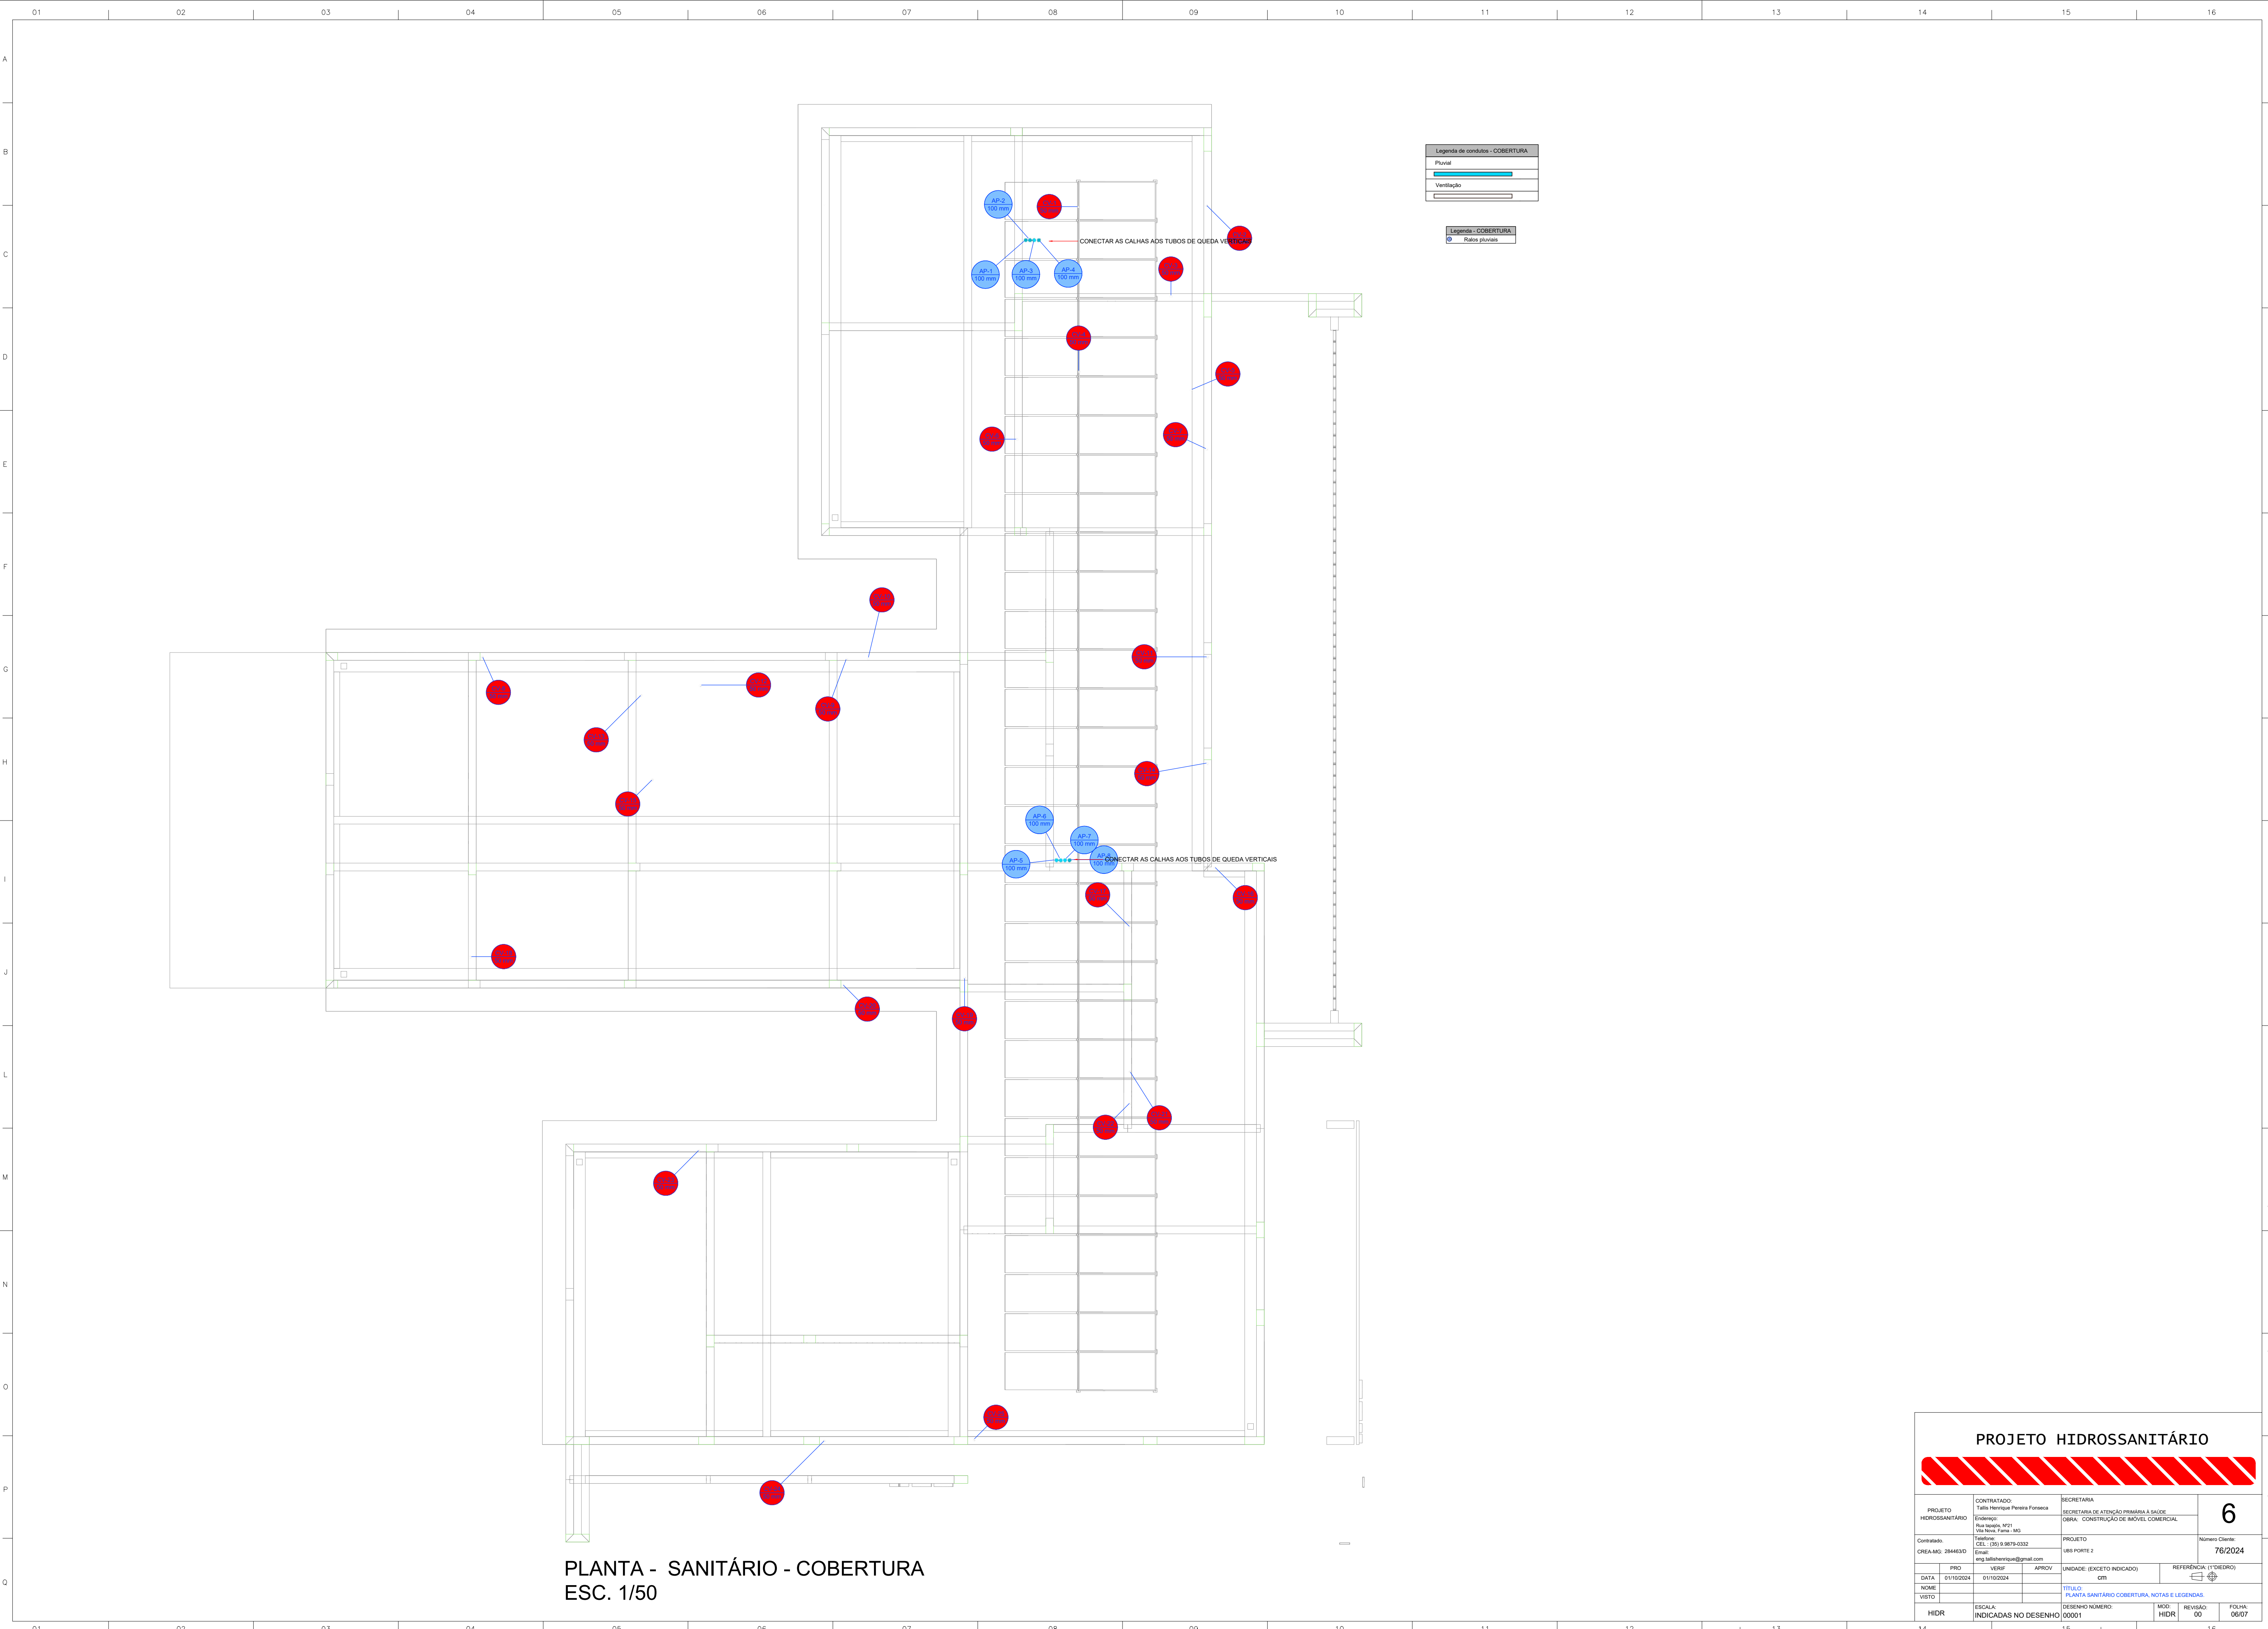


PLANTA - SANITÁRIO - COBERTURA
ESC. 1/50


PROJETO HIDROSSANITÁRIO									
PROJETO HIDROSSANITÁRIO				CONTRATADO: Talia Henrique Pereira Fonseca				SECRETARIA	
				Endereço: Rua Nogueira, Nº21 Vila Nova, Fátima - MG				SECRETARIA DE ATENÇÃO PRIMÁRIA À SAÚDE	
				Telefone: CEL.: (35) 316870-0332				OBRA: CONSTRUÇÃO DE IMÓVEL COMERCIAL	
Contratado: CREA-MG: 284463/D				E-mail: eng.taliahenrique@gmail.com				PROJETO	
								UBS PORTE 2	
								Número Cliente 76/2024	
DATA 9/11/2024		PRO 9/11/2024		VERIF 9/11/2024		APROV		UNIDADE: (EXCETO INDICADO) cm	
NOME		TÍTULO: PLANTA SANITÁRIO COBERTURA, NOTAS E LEGENDAS.							
VISTO									
HIDR		ESCALA: INDICADAS NO DESENHO				DESENHO NÚMERO 00001		MOD HIDR	
								REVISÃO 00	
								FOLHA 06/07	

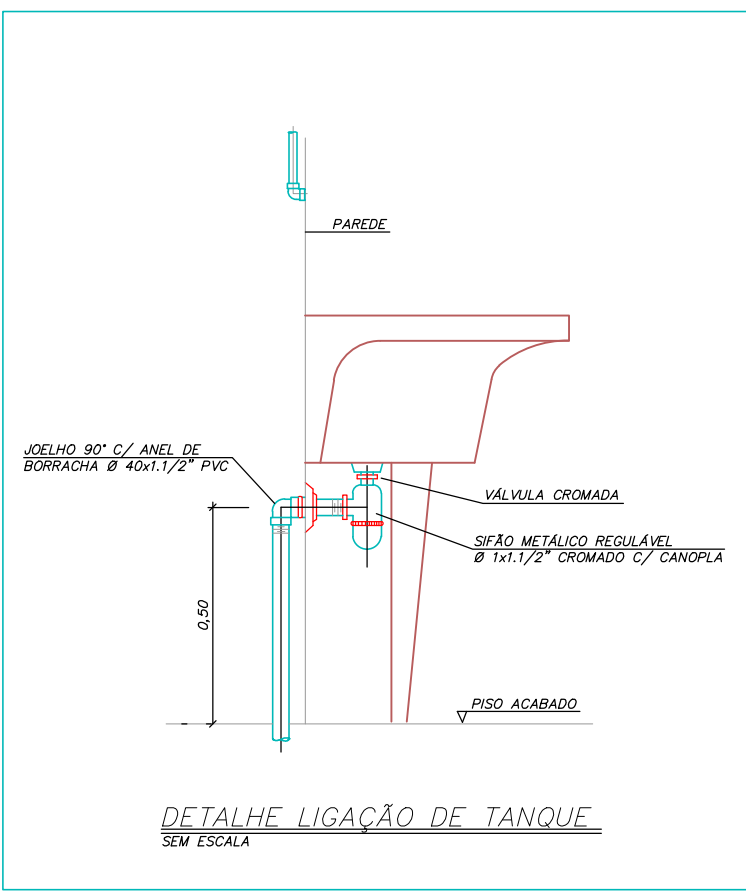


DETALHE LIGAÇÃO DE TANQUE SEM ESCALA

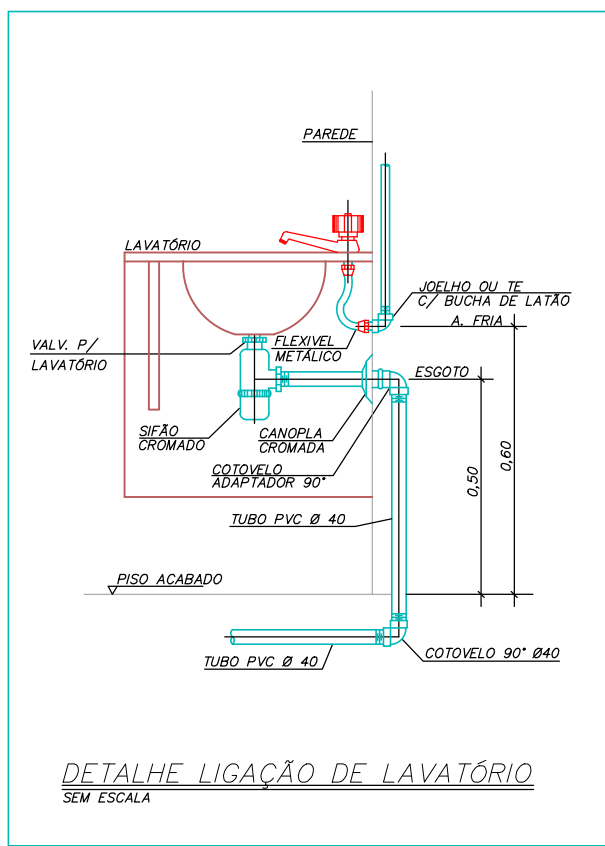


DETALHE LIGAÇÃO DE LAVATÓRIO SEM ESCALA

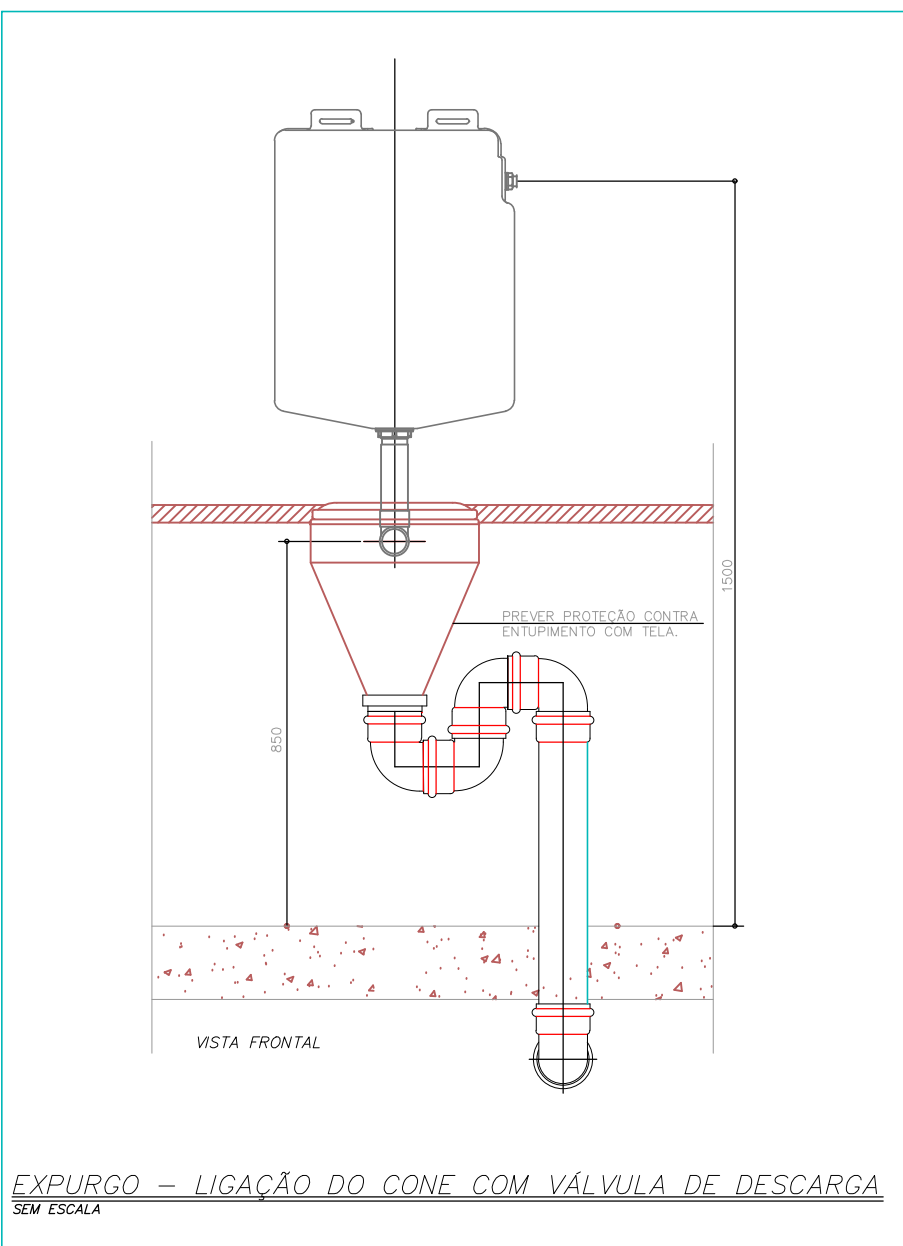


EXPURGO - LIGAÇÃO DO CONE COM VÁLVULA DE DESCARGA SEM ESCALA

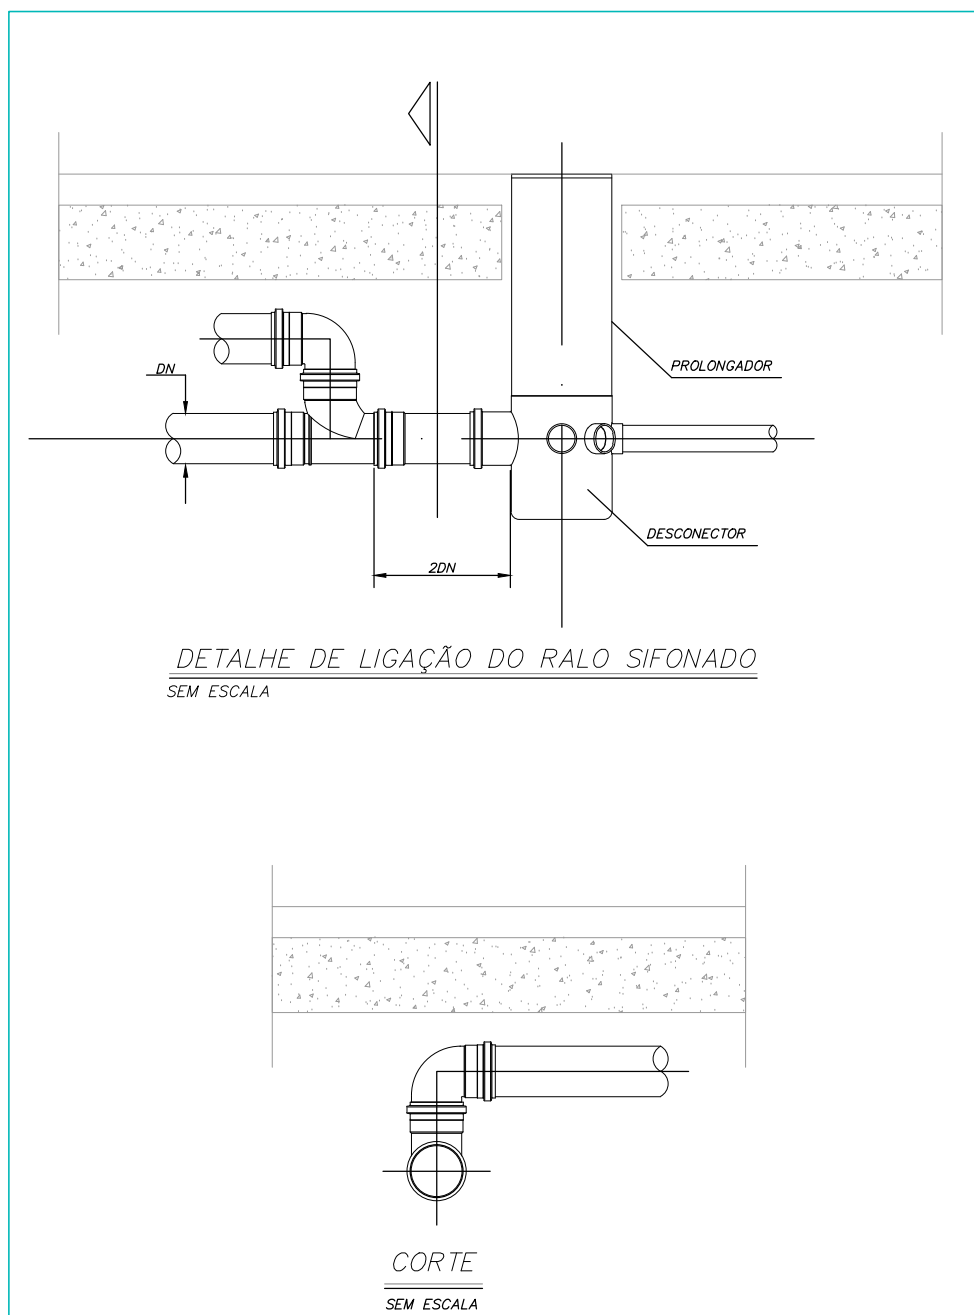


DETALHE DE LIGAÇÃO DO RALO SIFONADO SEM ESCALA

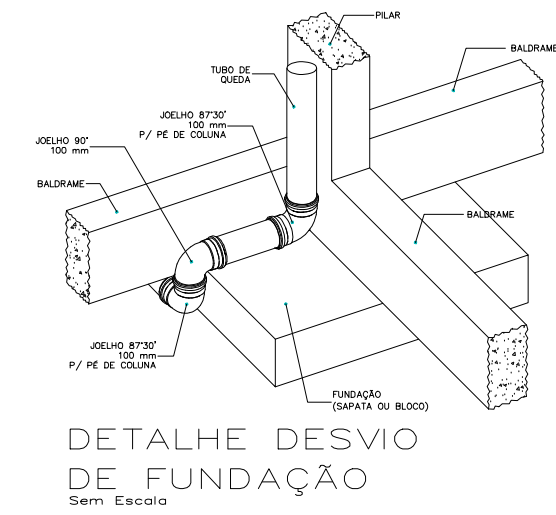


DETALHE DESVIO DE FUNDAÇÃO Sem Escala

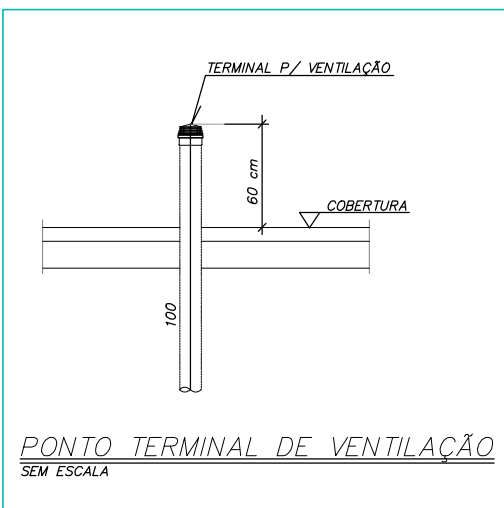


PONTO TERMINAL DE VENTILAÇÃO SEM ESCALA

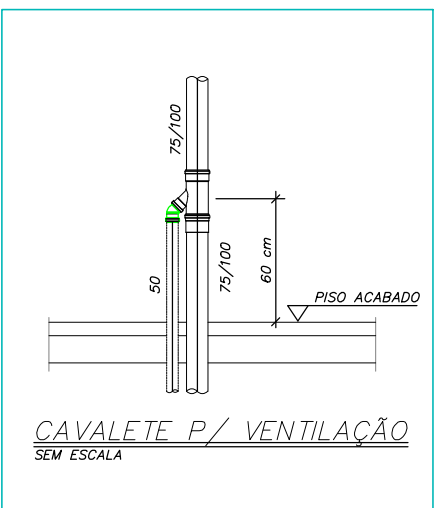


CAVALETE P/ VENTILAÇÃO SEM ESCALA

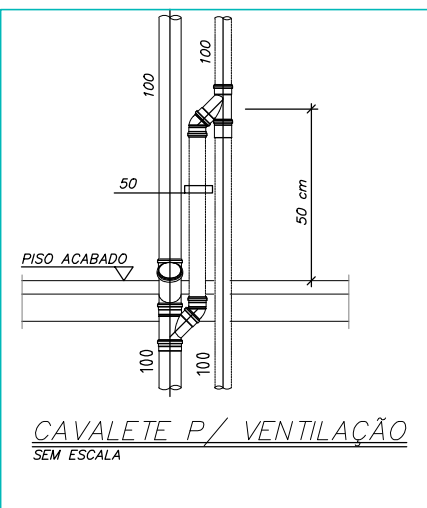


CAVALETE P/ VENTILAÇÃO SEM ESCALA

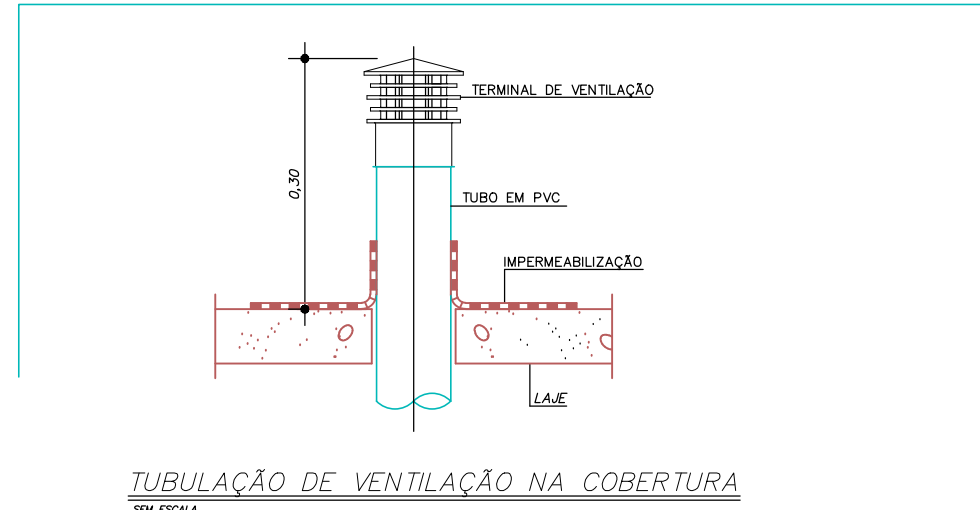


TUBULAÇÃO DE VENTILAÇÃO NA COBERTURA SEM ESCALA

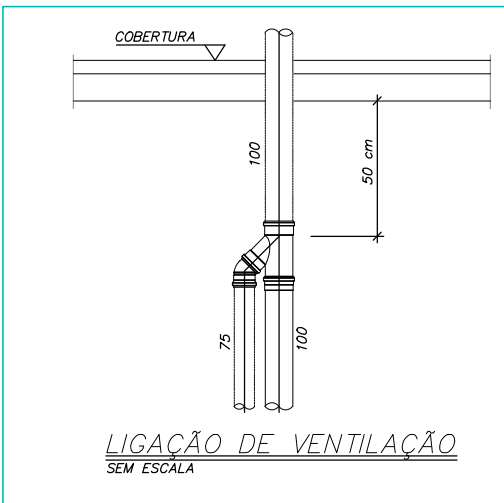


LIGAÇÃO DE VENTILAÇÃO SEM ESCALA

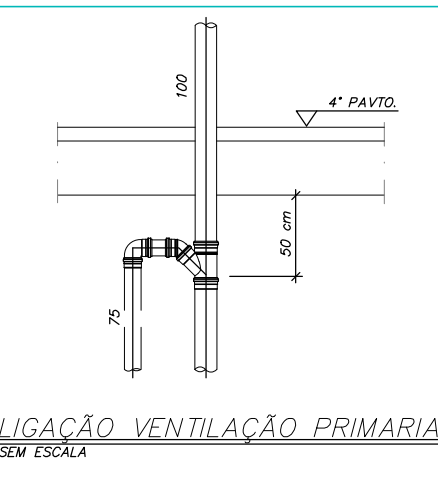


LIGAÇÃO VENTILAÇÃO PRIMÁRIA SEM ESCALA

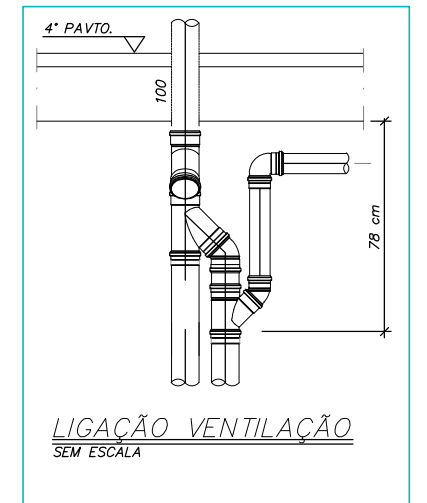


LIGAÇÃO VENTILAÇÃO SEM ESCALA

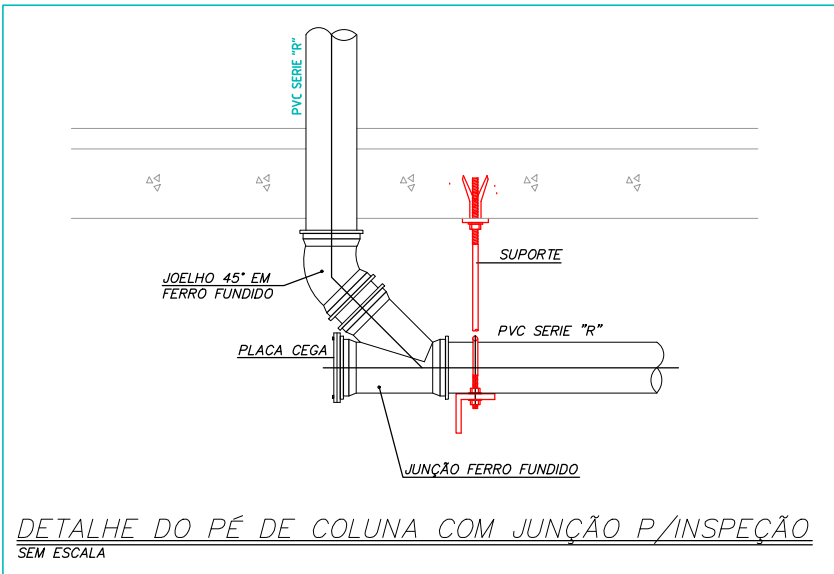


DETALHE DO PÉ DE COLUNA COM JUNÇÃO P/INSPEÇÃO SEM ESCALA

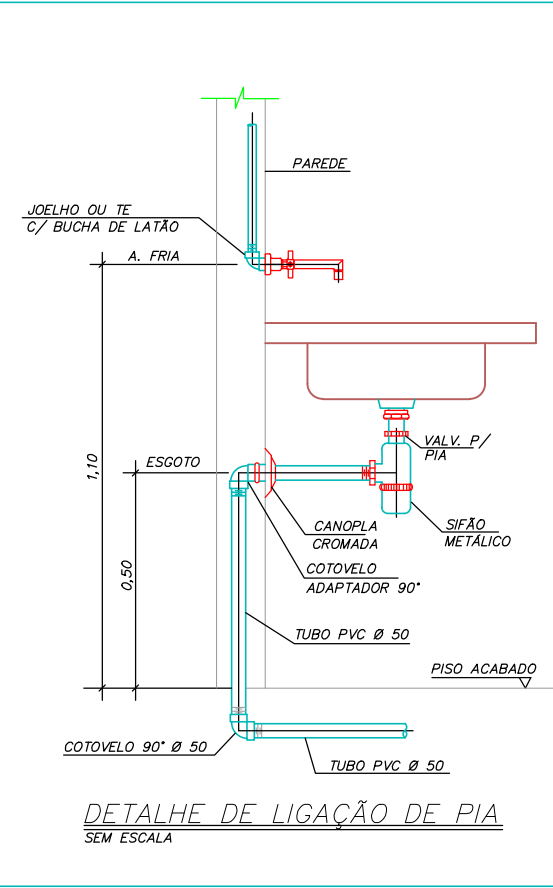


DETALHE DE LIGAÇÃO DE PIA SEM ESCALA

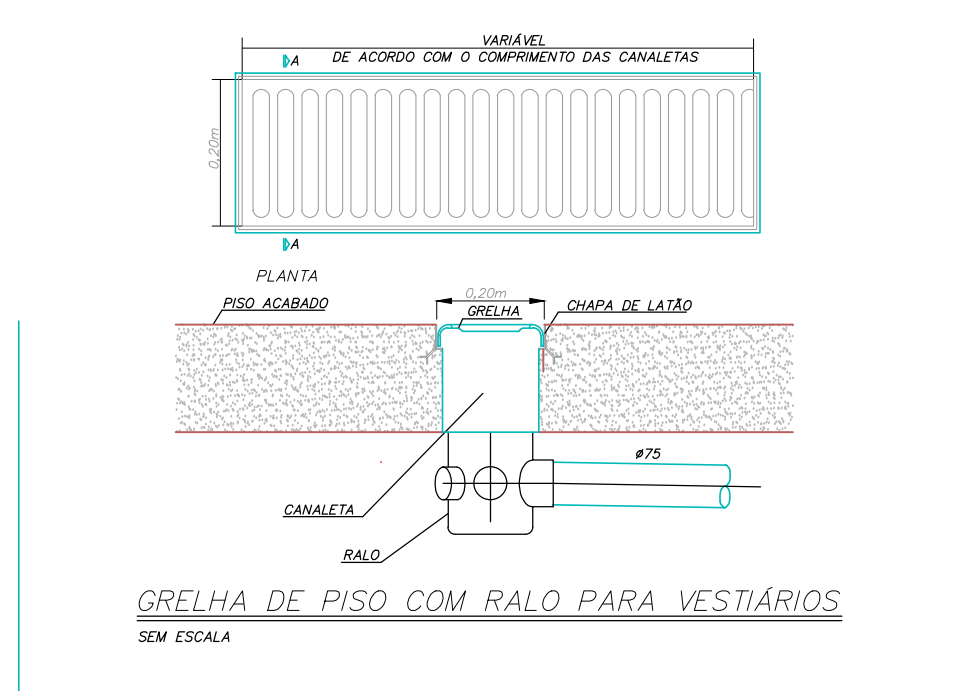


GRELHA DE PISO COM RALO PARA VESTIÁRIOS SEM ESCALA

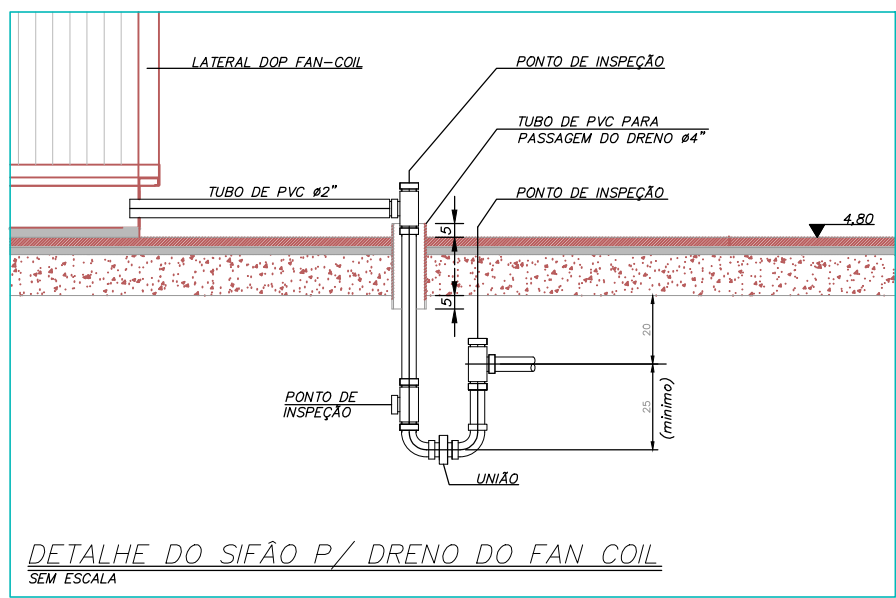


DETALHE DO SIFÃO P/ DRENO DO FAN COIL SEM ESCALA

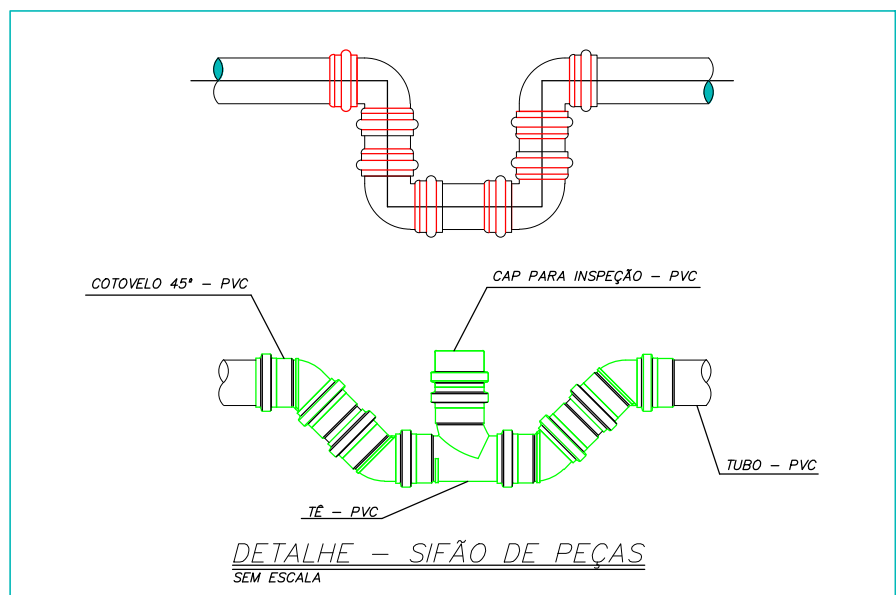


DETALHE - SIFÃO DE PEÇAS SEM ESCALA

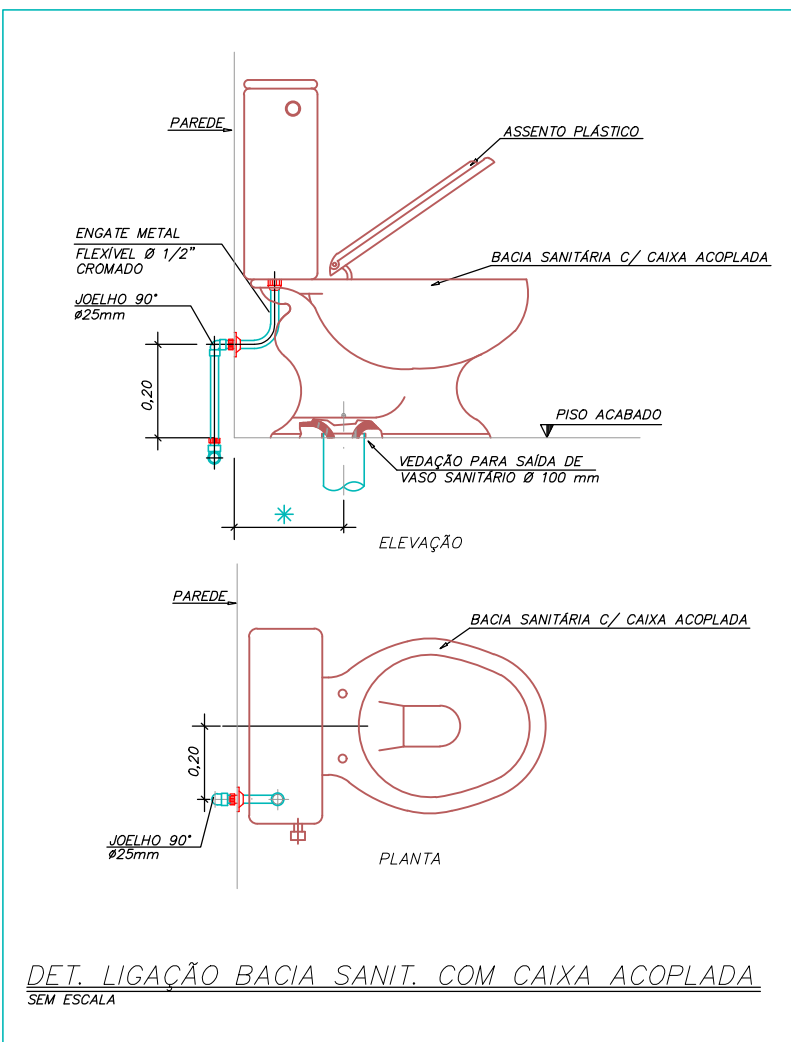

DET. LIGAÇÃO BACIA SANIT. COM CAIXA ACOPLADA SEM ESCALA

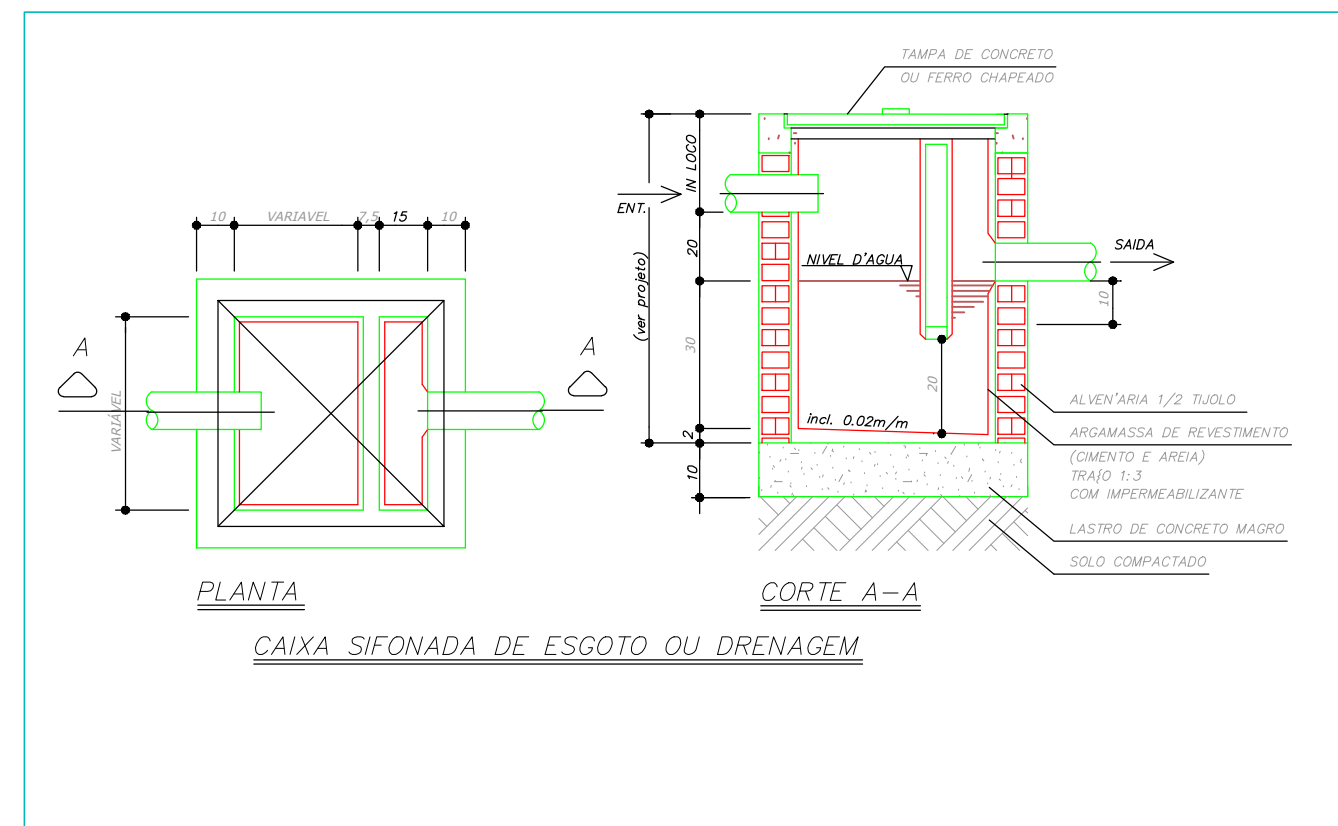

PLANTA CAIXA SIFONADA DE ESGOTO OU DRENAGEM

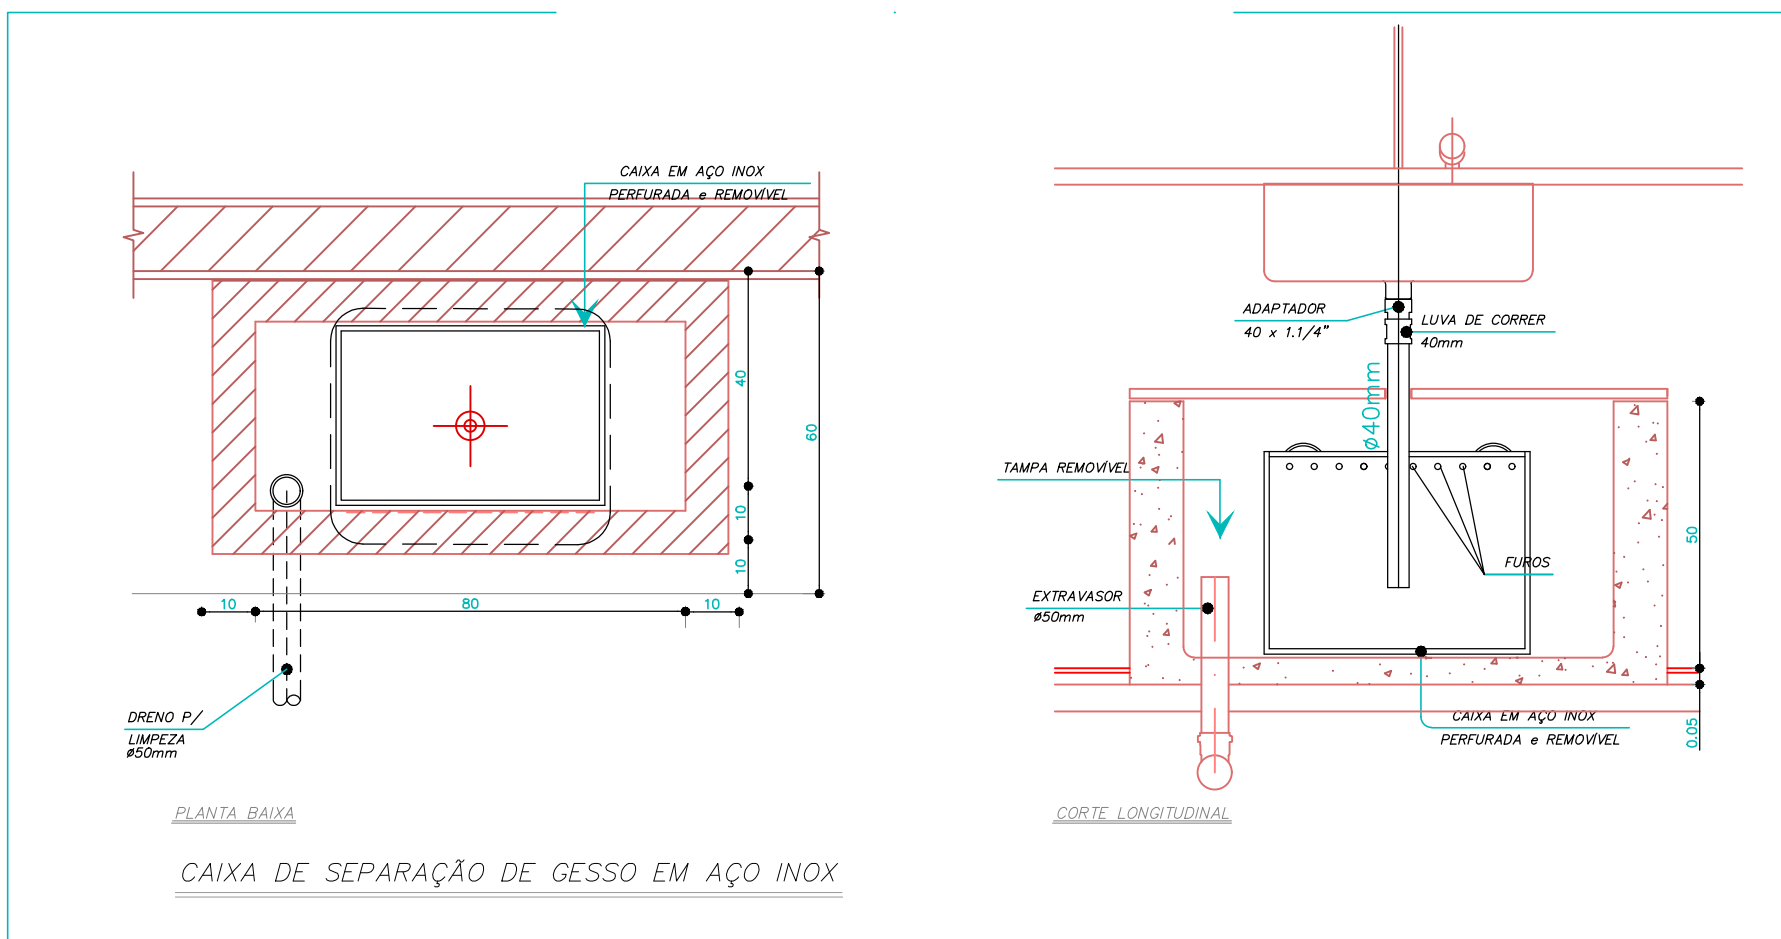

PLANTA BAIXA CAIXA DE SEPARAÇÃO DE GESSO EM AÇO INOX

PROJETO HIDROSSANITÁRIO					
PROJETO HIDROSSANITÁRIO			CLIENTE SECRETARIA DE ATENÇÃO PRIMÁRIA À SAÚDE		
CONTRATADO: Talis Henrique Pereira Fonseca			OBRA: CONSTRUÇÃO DE IMÓVEL COMERCIAL		
ENDEREÇO: Bairro Vila Nova, Faria - MG			Número Cliente: 76/2024		
Telefone: (35) 9 9879-0332			ENDEREÇO OBRA: UBS PORTE 2		
Email: eng.talishenrique@gmail.com			TÍTULO: DETALHES SANITÁRIOS, NOTAS E LEGENDAS		
PROJETO VERIFICADO APPROVADO			UNIDADE (EXCETO INDICADO) CITY		
DATA 9/11/2024			REFERÊNCIA (1) (TUBO)		
NOME VISTO			MOD. REVISÃO HIDR 00		
ESCALA: INDICADAS NO DESENHO			FOLHA 07/07		